


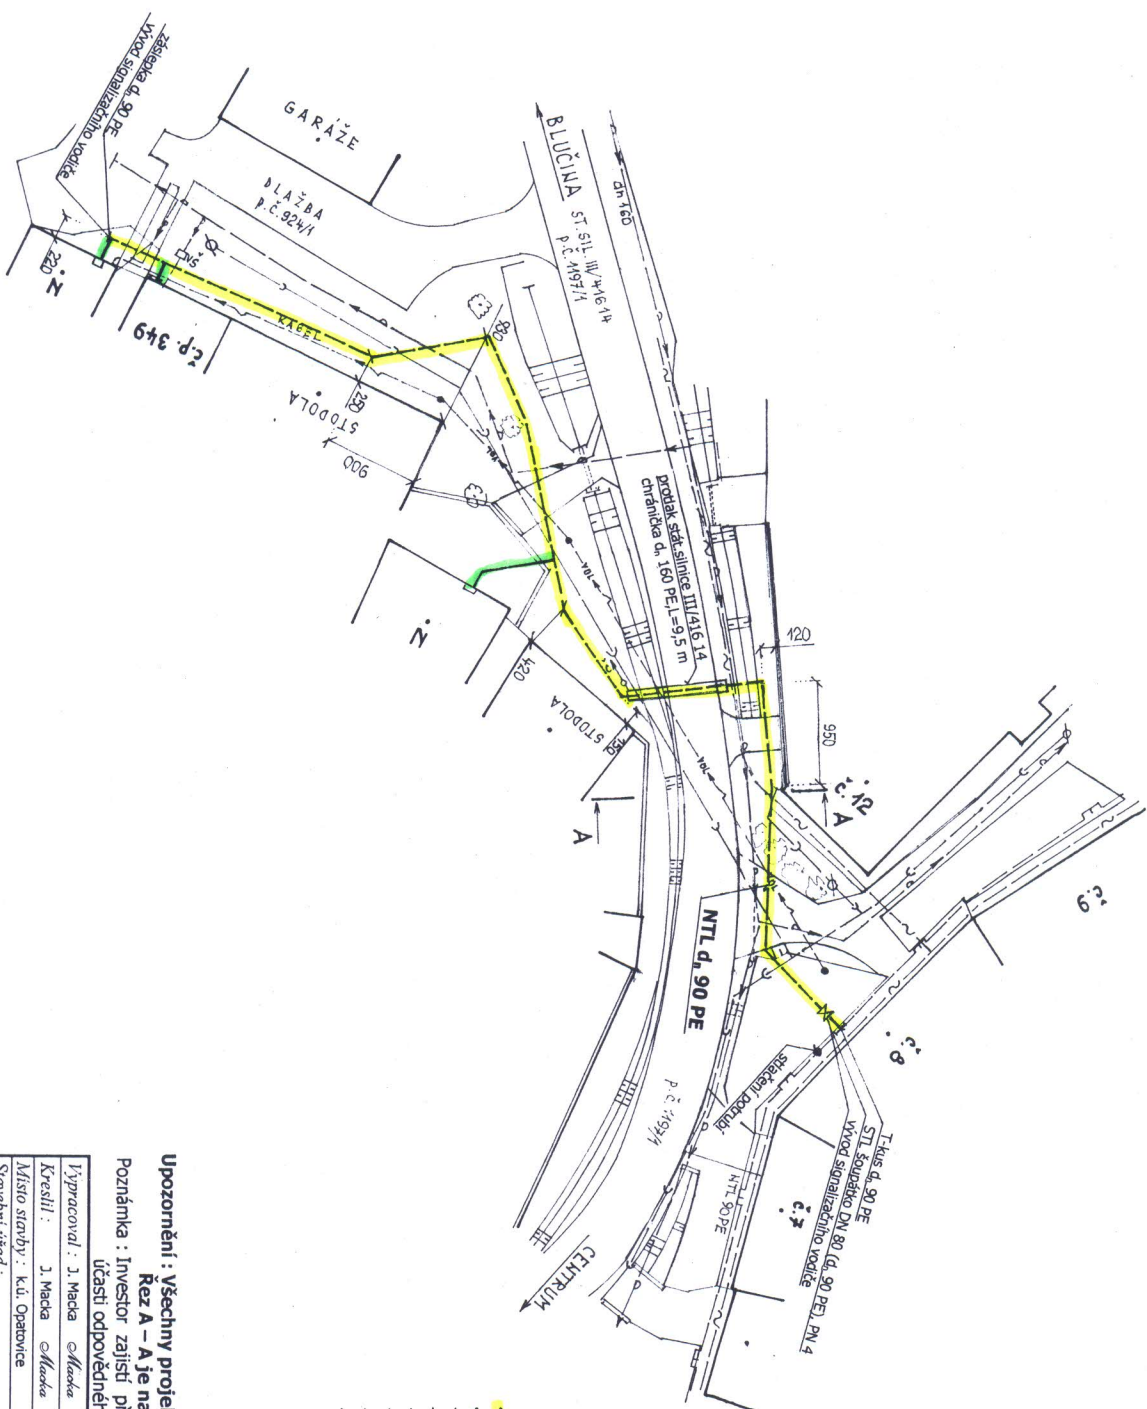

LEGENDA :

- projektovaný NTL plynovod
- projektovaná NTL domovní přípojka d_n 40 PE
- stávající NTL plynovod
- telefonní kabel
- elektrický kabel NN
- volné elektrické vedení NN
- vodovod
- kanalizace podtlaková

Upozornění : Všechny projektované domovní přípojky jsou v dimenzi d_n 40 PE

Řez A – A je na výř.č. 02 – OP – 11

Poznámka : Investor zajišťuje před zahájením prací vyřízení všech podzemních zařízení od jejich správců za účasti odpovědného zástupce zhotovitele (zářez stávajících inženýrských sítí je informativní) !!!

Vypracoval : J. Macák <i>elmacak</i>	Zodpovědný proj. : J. Macák <i>elmacak</i>	JUDr. MACÁK - GAS SERVICES
Kreslil : J. Macák <i>elmacak</i>	Vedoucí střediska : J. Macák <i>elmacak</i>	Groměšova 17
Místo stavby : k.ú. Opatovice	Investor : Obec Opatovice u Rajhradu	621 00 BRNO
Stavební úřad : Obecní úřad Rajhrad	Stupeň : dokumentace pro územní rozhodnutí a stavební povolení	tel : 602 712 122
		e – mail : j.macak@iol.cz

Akce :

PRODLOUŽENÍ NTL PLYNOVODU V OBCI OPATOVICE

ULICE NA NÁVSI

Příloha : CELKOVÁ SITUACE

Formát : 2 x A⁴

Datum : srpen 2011

Měřítko : 1 : 500 (kdy v cm)

Číslo výkresu :

01 – OP – 11