


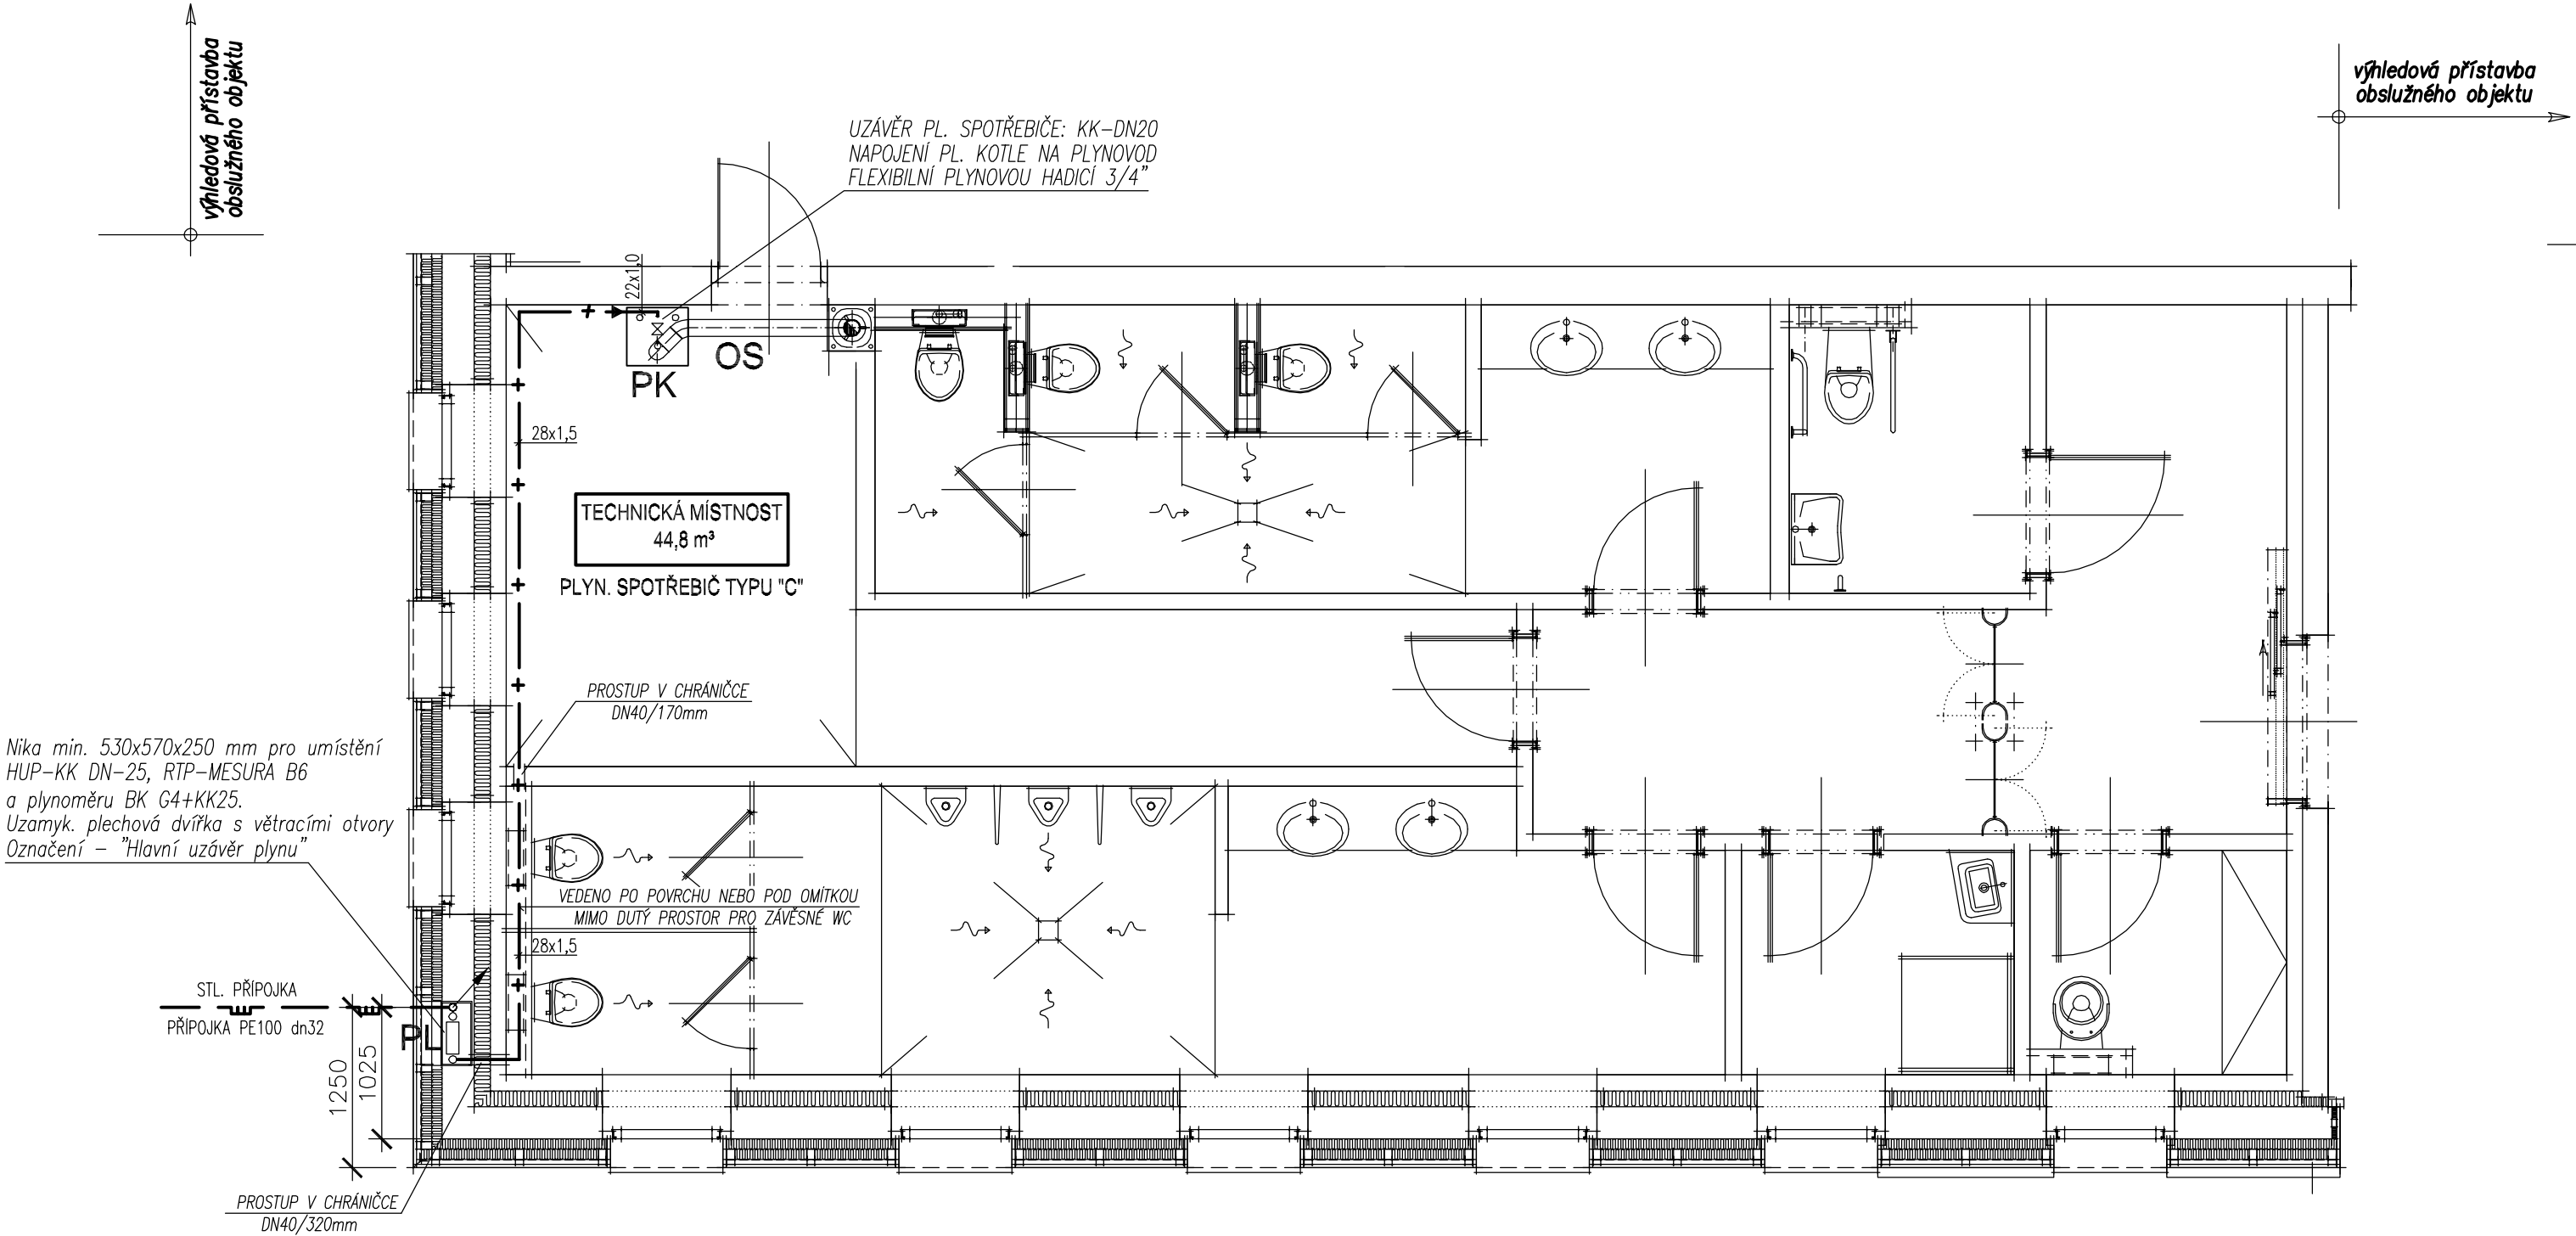

LEGENDA

- PK** Závěsný kondenzační plynový kotel Vaillant VU ecoTEC plus VU 466/4-5 – 13-46 kW, (44,1 kW – ohřev TUV) – PLYNOVÝ SPOTŘEBIČ TYPU "C"
- OS** Odtah spalin a přívod spalovacího vzduchu originálním příslušenstvím z PP pro kondenzační kotle Vaillant VU koax. odkouření z PP Ø 80/125 mm v délce cca. 1,8 m do stavebnic. komína pro kondenzační kotle Schiedel Absolut.
- PL** Fakturační membránový plynoměr PREMAGAS BK-G4
Rozteč – 250 mm, Rozsah měření – Qmin. = 0,04 m³/h, Qmax = 6 m³/h
- + — Potrubí pro rozvod zemního plynu z trubek měděných tvrdých Cu 22x1,0 – 28x1,5 mm spojovaných lisováním nebo pájením natvrdo. Po ukončení montáže bude provedena tlaková zkouška vnitřního plynovodu. Ležaté potrubí bude vedeno ve spádu min. 0,2%.

POZNÁMKA - Potrubí vedené pod omítkou

V případě vedení domovního plynovodu pod omítkou bude tento proveden v celé délce bez rozebíratelných spojů. Povrchová úprava min. 3-násobný syntetický nátěr. Potrubí pod omítkou chránit v celé délce chráničkou proti mechanickému poškození z ocelových L nebo U profilů. Dále je nutné zajistit, aby se potrubí z mědi nikde nedotýkalo kovových částí (včetně úchytů). Pro krytí plynovodu bude použita pouze malta nebo sádra. V žádném případě beton!!! Po ukončení montáže bude provedena dokumentace skutečného provedení min. částí plynovodu vedeného pod omítkou.

Ateliér : Sokolov, Křížová 121		Projektant : Martin Vokoun		Ateliér Ostrov : Staré náměstí 53 , 363 01 Ostrov tel. 353 844 402, 353 616 070, fax. 353 633 280	
AIP : Ing. Anton Jurica		Kreslil : HP Design Jet T610		Ateliér Sokolov : Křížová 121 , 356 01 Sokolov tel. 352 624 093, 352 603 455, fax. 352 624 093	
Ved. proj. : Miroslav Fischer		Kontroloval : Ing. Anton Jurica			
Investor : Město Boží Dar		Místo stavby : Klínovec			
Akce : Výstavba veřejného sociálního zařízení na p.p.č. 856/7 včetně přípojek na p.p.č. 5327/1 a 1538/3, k. ú. Jáchymov				Datum : Číslo paré :	
Charakter stavby : Novostavba				Zakázka č. : 39/17	
Stupeň PD : Projektová dokumentace pro DUR / DSP / DPS				Formát : 4 A4	
Objekt : 39/17-D.1. / PL - Plynoinstalace				Měřítko : 1:50	
Výkres : Půdorys 1.NP				Číslo výkresu : 39/17-D.1. / PL - 02	