


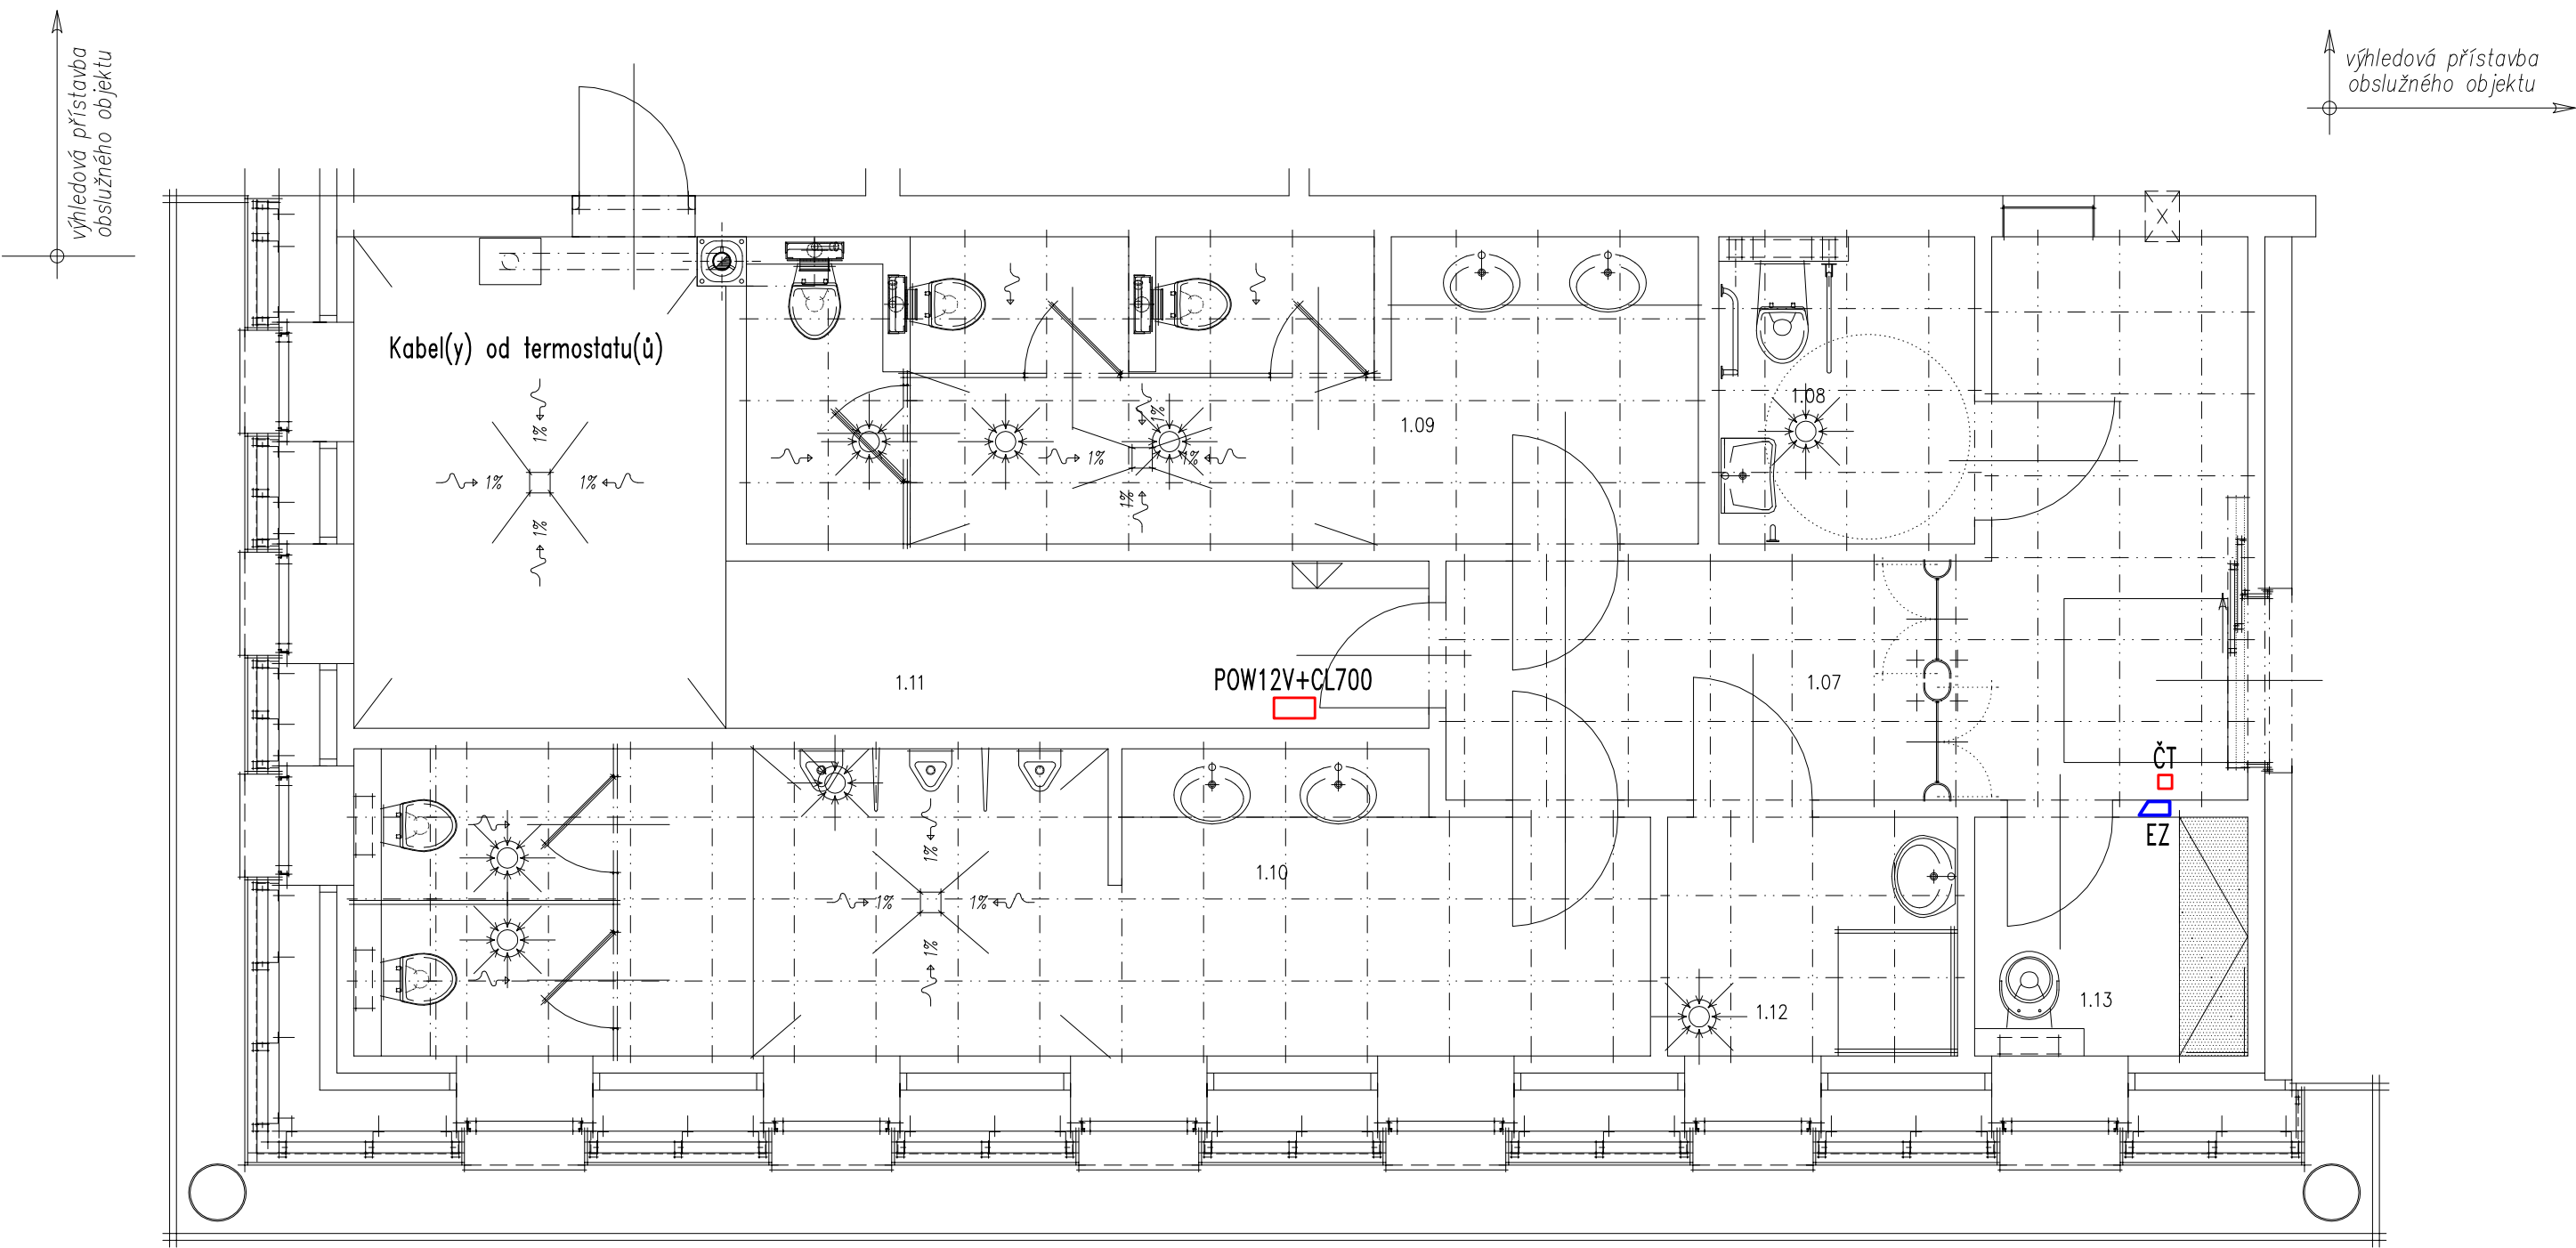

Legenda:

- ČT - vnitřní čtečka pro vstup
- EZ - elektrický zámek
- POW12V - zálohovaný zdroj 12V
- CL700 - řídicí jednotka

Legenda místností 1.NP		
Č.M.	NÁZEV MÍSTNOSTI	PODLAHOVÁ PLOCHA m2
1.07	Veřejné WC – chodba	15,30
1.08	WC kabina – imobilní	4,20
1.09	Veřejné WC – ženy	15,00
1.10	Veřejné WC – muži	20,00
1.11	Technická místnost	16,40
1.12	Přebalovací místnost	3,75
1.13	Úklid	3,35

Ateliér : Sokolov, Křížová 121			Projektant : Ing. Nádvorník Vojtěch			Ateliér Ostrov : Staré náměstí 53 , 363 01 Ostrov		
AIP : Ing. Jurica Anton			Kreslil : HP Designjet T610			tel. 353 844 402, 353 616 070, fax. 353 633 280		
Ved. proj. : Fischer Miroslav			Kontroloval : Ing. Jurica Anton			Ateliér Sokolov : Křížová 121 , 356 01 Sokolov		
Investor : Město Boží Dar			Místo stavby: Klínovec			tel. 352 624 093, 352 603 455, fax. 352 624 093		
Akce : Výstavba veřejného sociálního zařízení na p.č.st. 856/7 včetně přípojek na p.p.č. 5327/1 a 1538/3 k.ú. Jáchymov			Charakter stavby : Novostavba			Číslo paré :		
Stupeň PD : DUR, DSP, PDS			Objekt : D.1.4. / SL – Elektroinstalace – Slaboproud			Zakázka č. : 39/17		
Výkres: Půdorys 1.NP			Formát : A4			Měřítko : 1:50		
			Číslo výkresu :			39/17 - D.1.4. - SL1		