


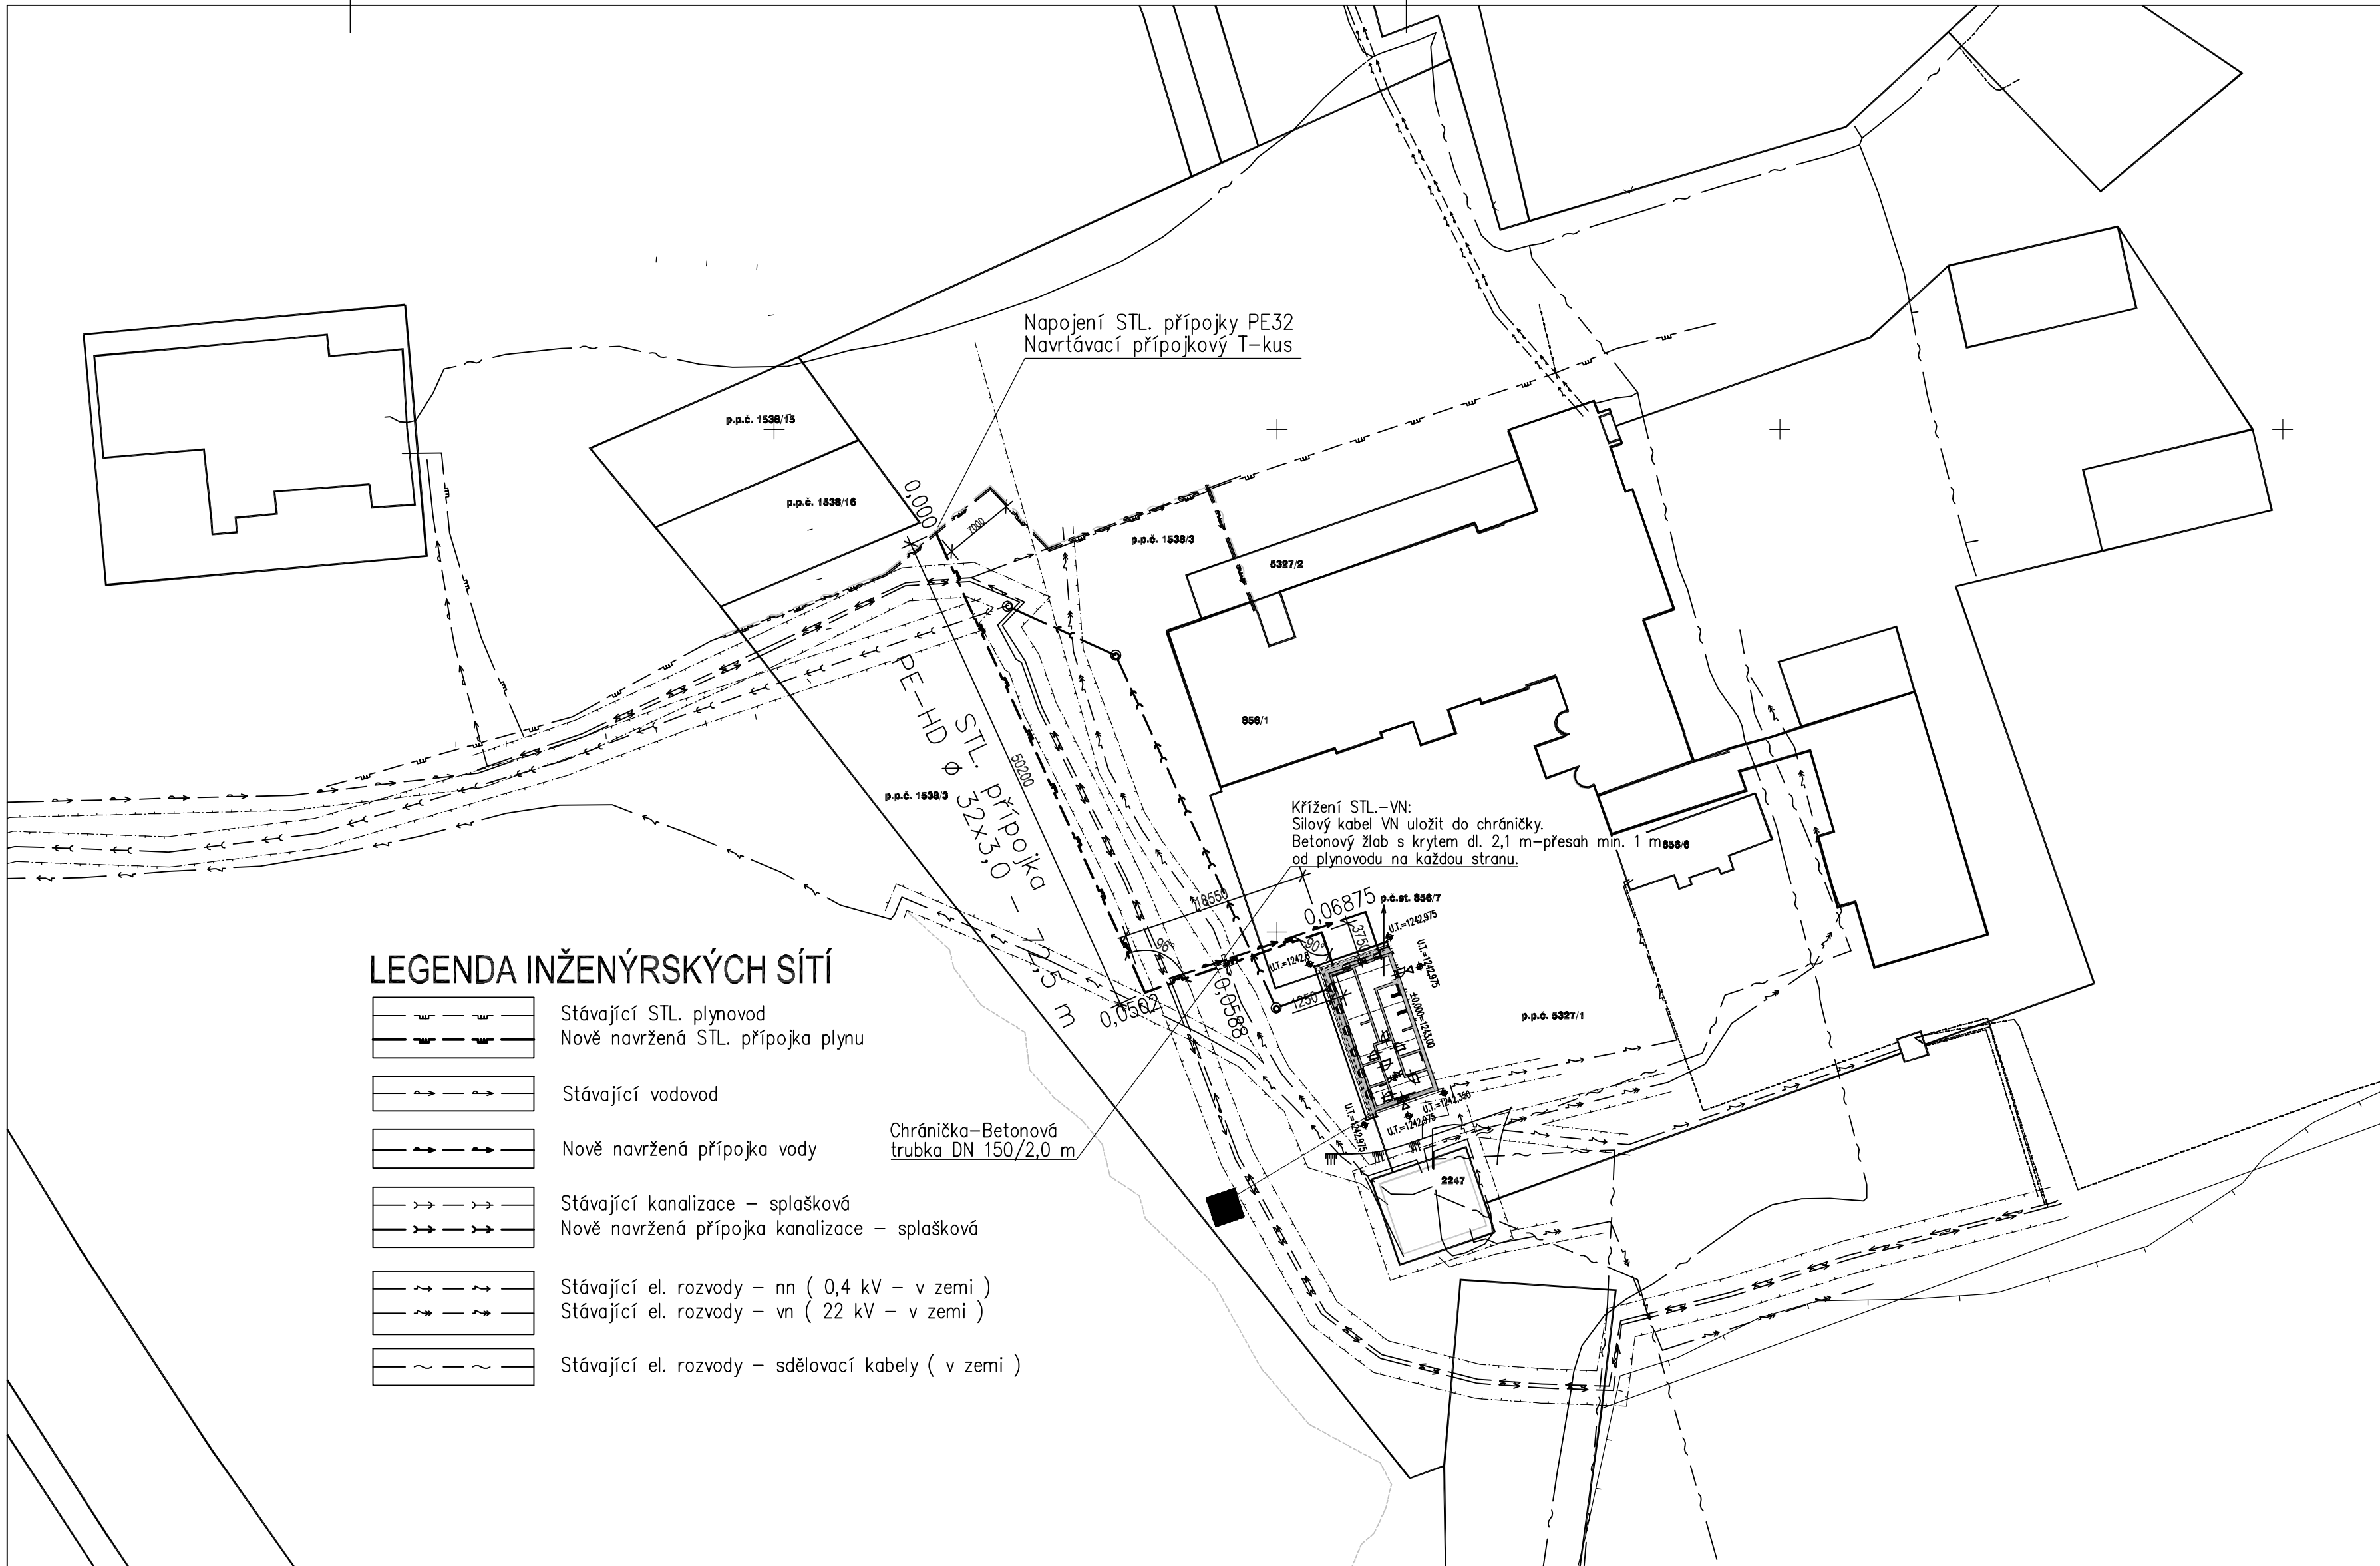

LEGENDA INŽENÝRSKÝCH SÍTÍ

	Stávající STL. plynovod
	Nově navržená STL. přípojka plynu
	Stávající vodovod
	Nově navržená přípojka vody
	Stávající kanalizace – splašková
	Nově navržená přípojka kanalizace – splašková
	Stávající el. rozvody – nn (0,4 kV – v zemi)
	Stávající el. rozvody – vn (22 kV – v zemi)
	Stávající el. rozvody – sdělovací kabely (v zemi)

Poznámka :

Podzemní inž. sítě jsou zakresleny pouze informativně. Před zahájením zemních prací je nutné provést jejich vytyčení. Vytyčení bude provedeno příslušnými pracovníky jednotlivých správců inženýrských sítí !!!
Křížení a souběhy sítí je nutné provést v souladu s ČSN 73 6005

Legenda

- ① HUP – Spojka ISIFLO–Kulový uzavírací kohout DN 25 s integrovaným přechodovým spojem,
RTP – MESURA B 6, plynoměr BK G4 + KK 32 a vyvedení signalizačního vodiče CYY 4 mm² (min. 30 cm)
v uzamykatelné nuce min. 650x650x250 mm. Dvířka s větracími otvory a označením
"HUP – Plynoměr, zákaz manipulace s otevřeným ohněm"

JURICA a.s. ARCHITEKTURA • PROJEKTY • STAVBY 362 62 Boží Dar 176 , iČ 263 84 795		
Ateliér : Sokolov, Křížová 121	Projektant : Martin Vokoun	Ateliér Ostrov : Staré náměstí 53 , 363 01 Ostrov tel. 353 844 402, 353 616 070, fax. 353 633 280
AIP : Ing. Anton Jurica	Kreslil : HP Design Jet T610	Ateliér Sokolov : Křížová 121 , 356 01 Sokolov tel. 352 624 093, 352 603 455, fax. 352 624 093
Ved. proj. : Miroslav Fischer	Kontroloval : Ing. Anton Jurica	
Investor : Město Boží Dar	Místo stavby : Klínovec	
Akce : Výstavba veřejného sociálního zařízení na p.p.č. 856/7 včetně přípojek na p.p.č. 5327/1 a 1538/3, k. ú. Jáchymov Charakter stavby : Novostavba Stupeň PD : Projektová dokumentace pro DUR / DSP / DPS		Datum : Zakázka č. : 39/17 Formát : 6 A4 Měřítko : 1:500
Objekt : 39/17-D.2. / PP - Přípojka plynu Výkres : SITUACE		Číslo paré : Číslo výkresu : 39/17-D.2. / PP - 02