


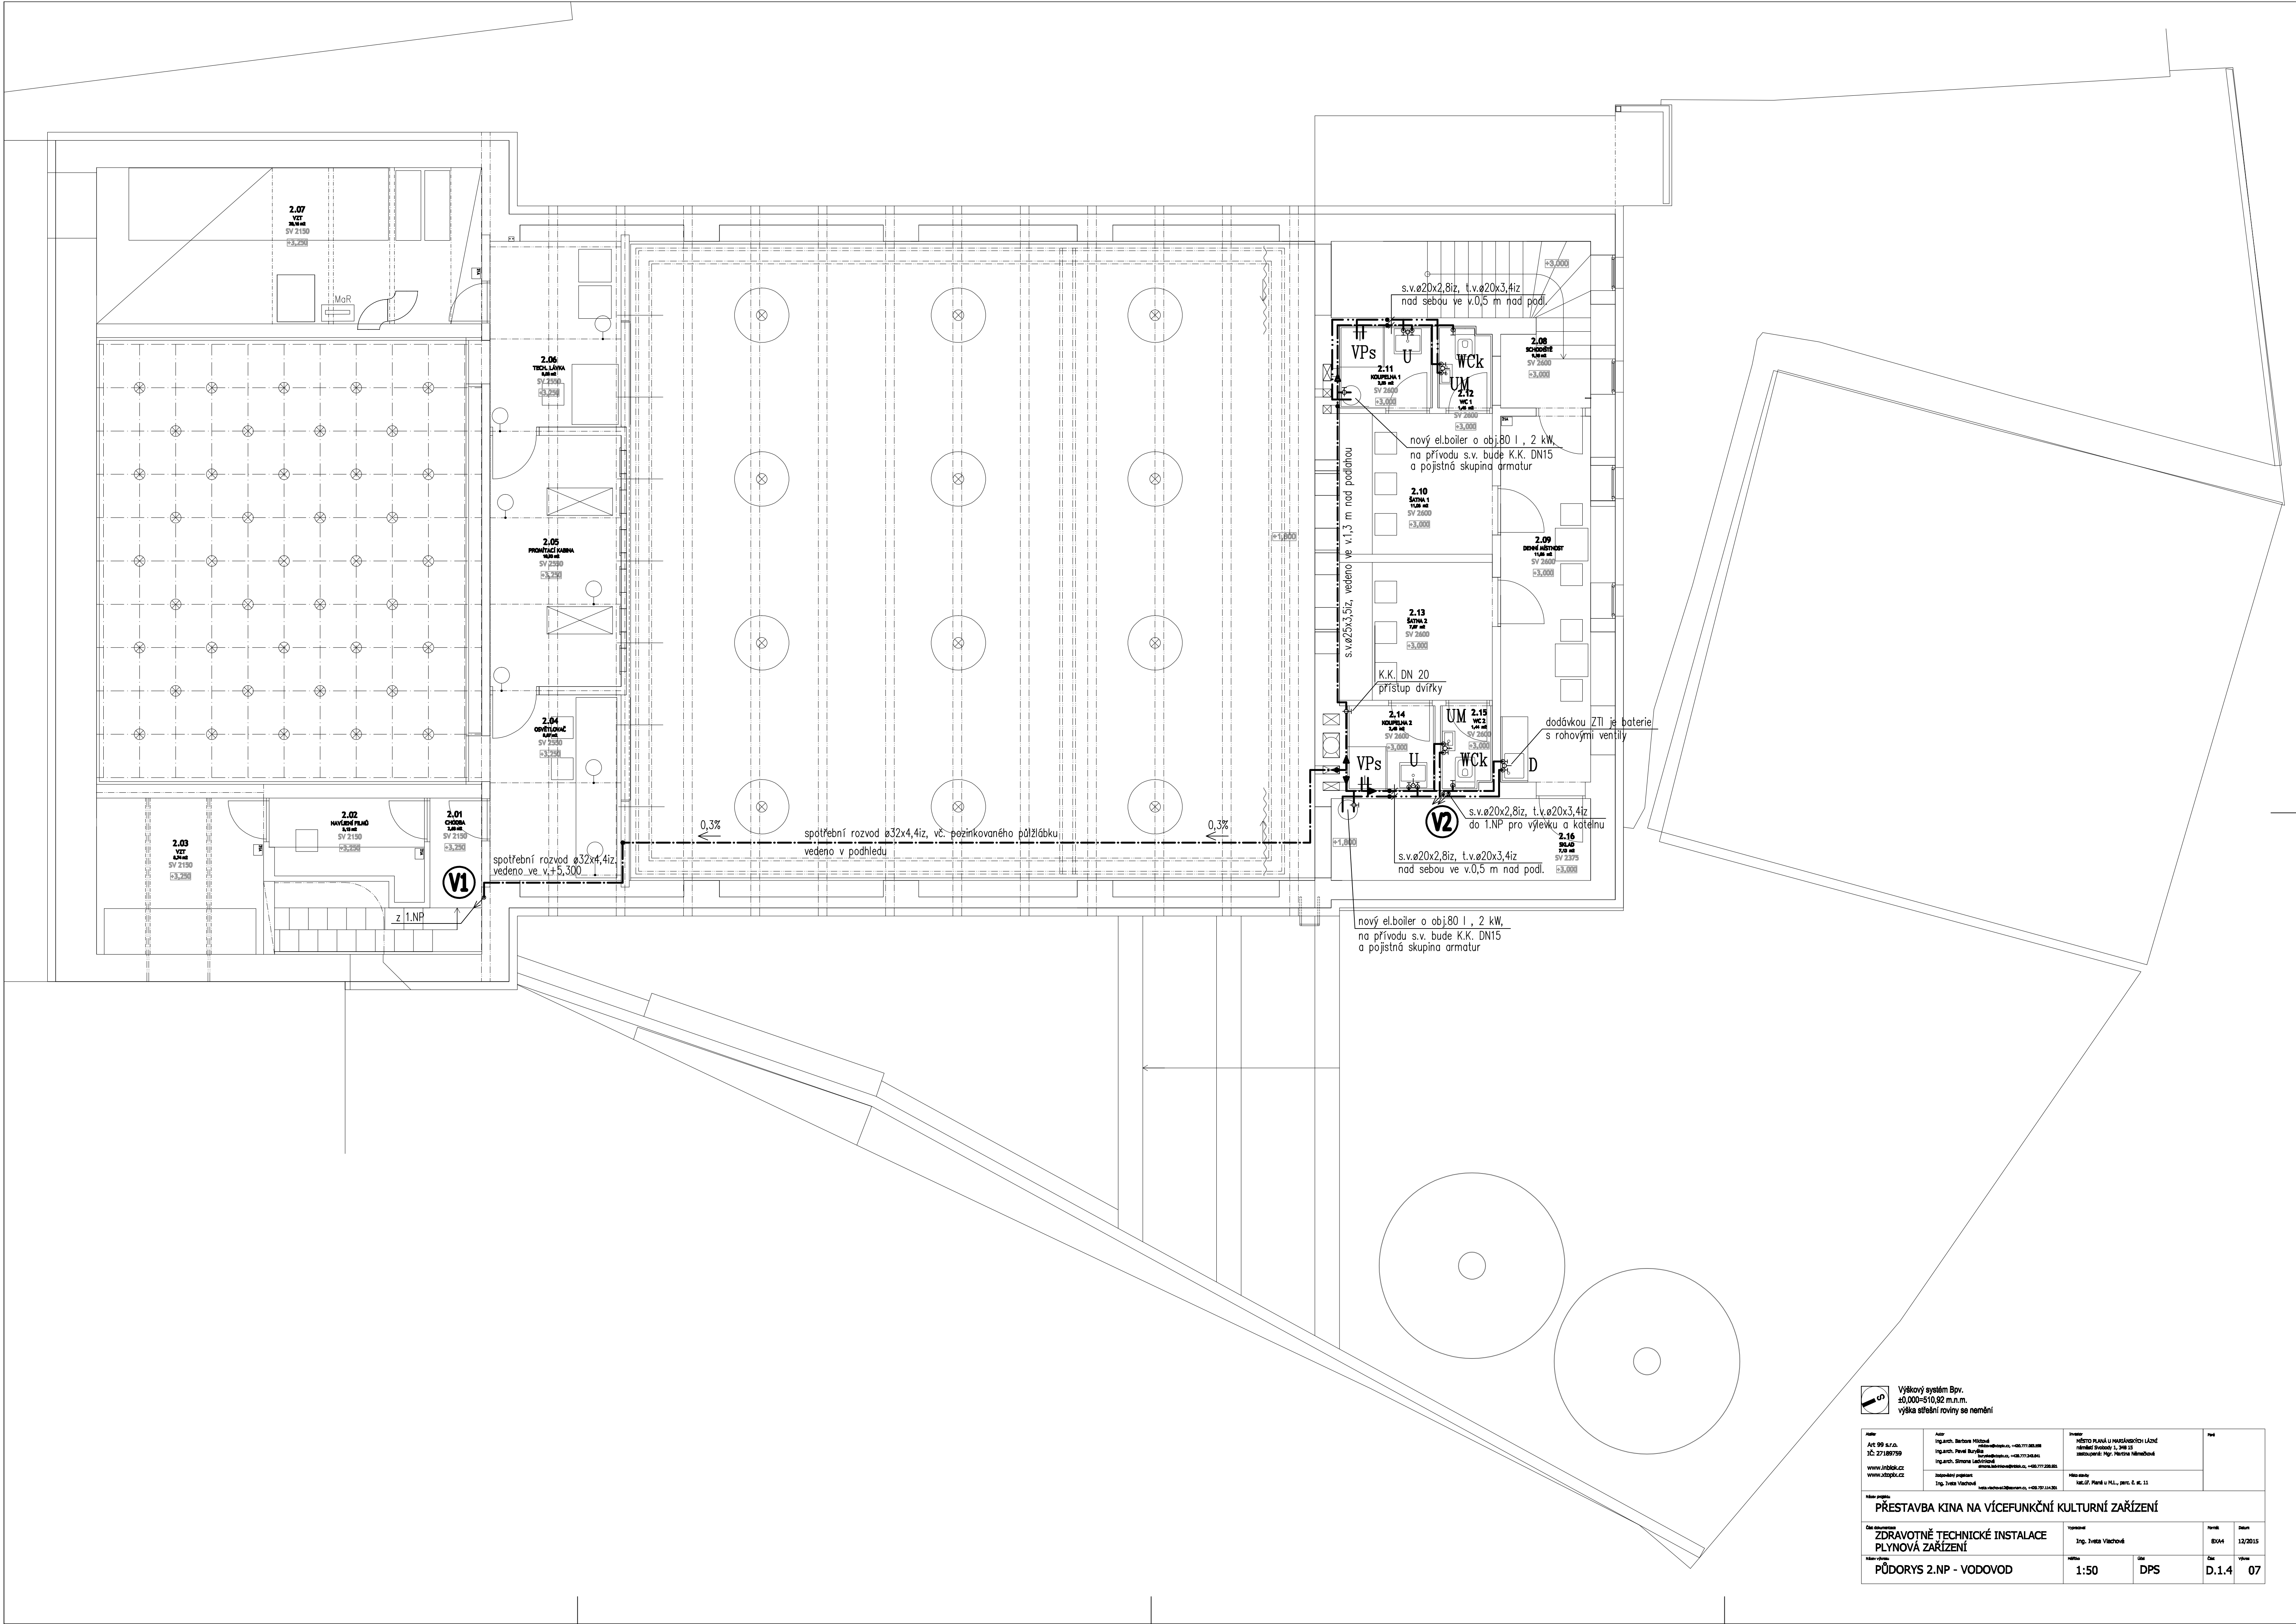

 Výškový systém BpV.
±0,000=±10,82 m.n.m.
výška střechy roviny se nemění

Aut. Ing. arch. Barbora Hložek Ing. arch. Petr Býžek Ing. arch. Štěpán Sedláček www.jmhob.cz www.jmhob.cz	Inženýr Ing. arch. Barbora Hložek Ing. arch. Petr Býžek Ing. arch. Štěpán Sedláček www.jmhob.cz www.jmhob.cz	Investor Město Plzeň u Hradištských Lázní Městské náměstí 1, 308 01 zastupitel: Mgr. Martina Němečková	Posl. -
Zastupitelé projektantů Ing. Jiřina Vachová www.jmhob.cz www.jmhob.cz		Název projektu MĚST. PLZEŇ U HRADIŠT. E. K. 11	
Název projektu PŘESTAVBA KINA NA VÍCEFUNKČNÍ KULTURNÍ ZAŘÍZENÍ			
Název dokumentu ZDRAVOTNĚ TECHNICKÉ INSTALACE PLYNOVÁ ZAŘÍZENÍ		Vypracoval Ing. Jiřina Vachová	
Název díla PŮDORYS 2.NP - VODOVOD		Reviz. B004 12/2015	
Měřítko 1:50		Číslo DPS D.1.4 07	