


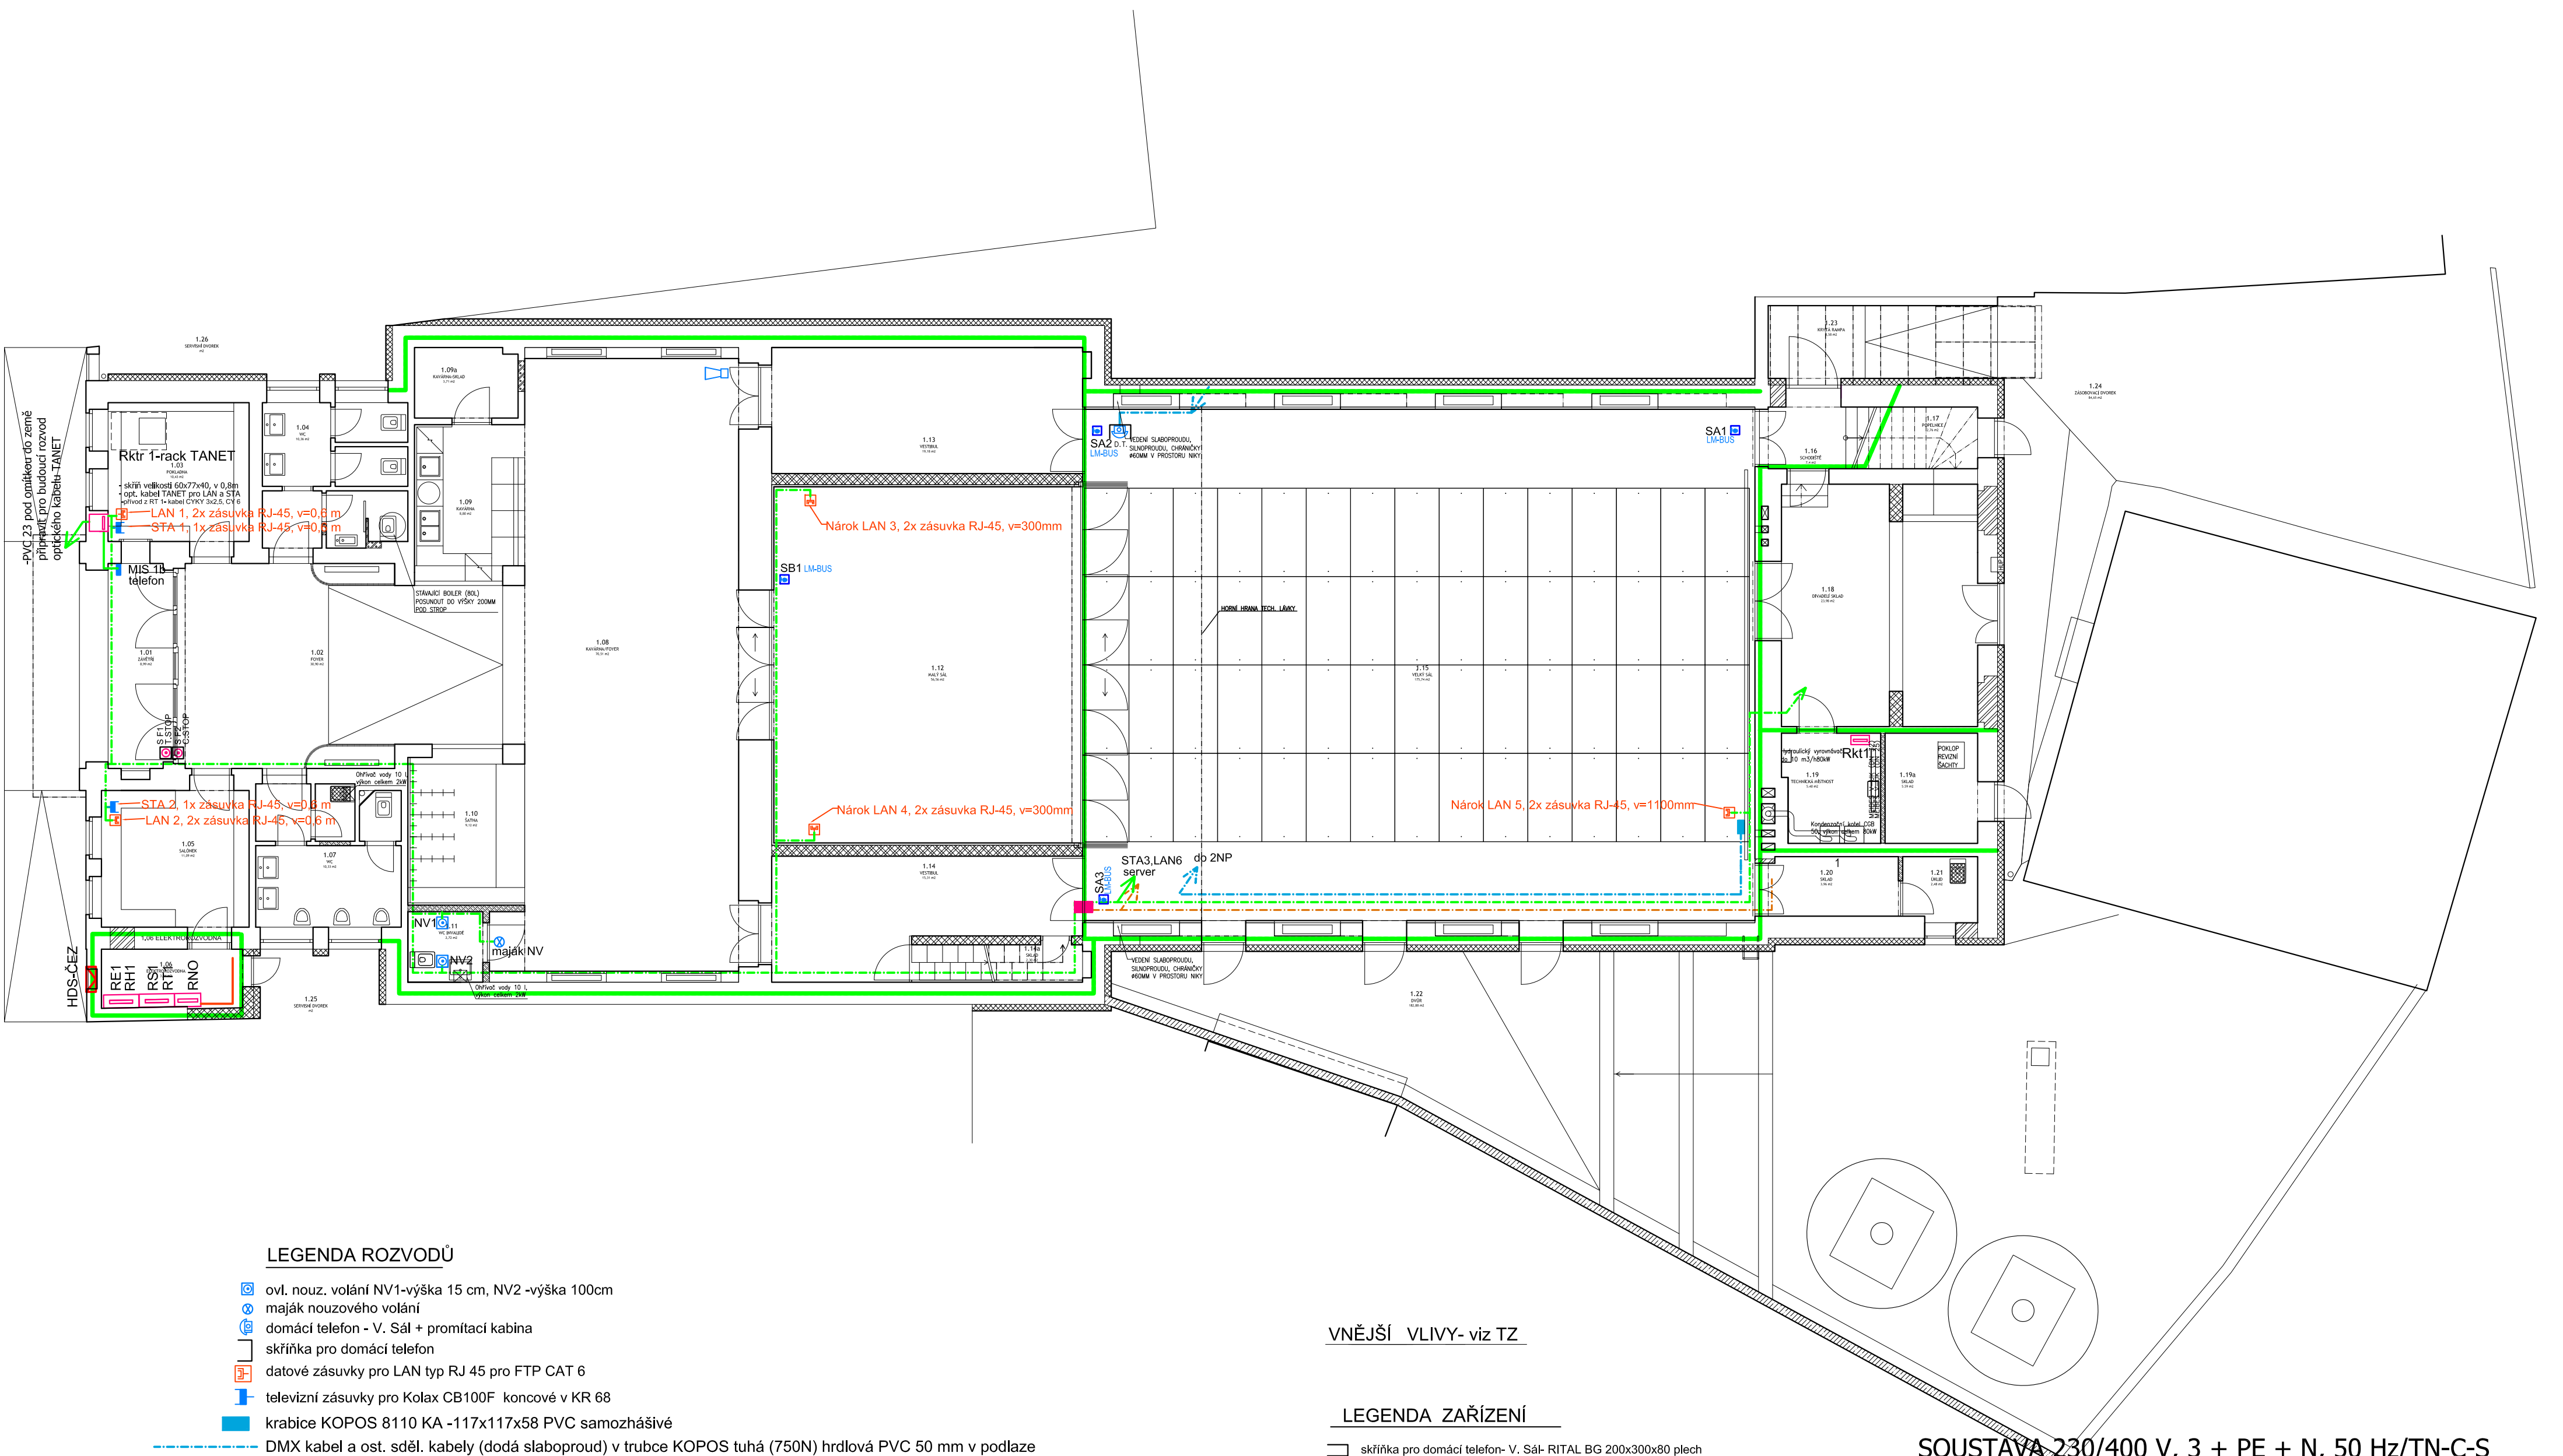

LEGENDA ROZVODŮ

- ovl. nouz. volání NV1-výška 15 cm, NV2 -výška 100cm
- maják nouzového volání
- domácí telefon - V. Sál + promítací kabína
- skříňka pro domácí telefon
- datové zásuvky pro LAN typ RJ 45 pro FTP CAT 6
- televizní zásuvky pro Kolax CB100F koncové v KR 68
- krabice KOPOS 8110 KA -117x117x58 PVC samozhášivé

- DMX kabel a ost. sděl. kabely (dodá slaboproud) v trubce KOPOS tuhá (750N) hrdlová PVC 50 mm v podlaze
- DMX kabel a ost. sděl. kabely (dodá slaboproud) v trubce KOPOS SUPER MOMOFLEXohebná PVC 40 mm pod omítkou
- případné propojení pracovišť rozvody NN- trubka KOPOS MONOFLEX PVC 40 mm pod omítkou
- uložit v souběhu s trubkou pro slaboproudé rozvody
- DATOVÉ A TELEVIZNÍ ROZVODY V TRUBKÁCH PVC 23 mm POD OMÍTKOU
- LAN1-8 pro každý signál LAN kabel typu FTP-CAT 6 , televizní signál kolax kabelem typu CB100F
- pro 2 kabely LAN-FTP-CAT 6 a tel.signál Kolax CB100F jedna trubka PVC 23 mm pod omítko,použít krabice KR 125
- kabely CYKY XCxXX okruhy v prostoru Velký Sál pod omítkou
- kabely CYKY XCxXX okruhy v prostoru V.Sál v betonové mazanině v podlaze

VNĚJŠÍ VLIVY- viz TZ

LEGENDA ZAŘÍZENÍ

- skříňka pro domácí telefon- V. Sál- RITAL BG 200x300x80 plech
- krabice KOPOS 8110 KA -117x117x58 PVC samozhášivé
- PROTIPOŽÁRNÍ UZÁVĚR- UTĚSNĚNÍ PRŮCHODU KABELŮ
- POŽÁRNÍ ÚSEK

SOUSTAVA 230/400 V, 3 + PE + N, 50 Hz/TN-C-S
OCHRANA PŘED NEBEZPEČNÝM DOTYKEM :
Základní - samočinným odpojením od zdroje
Zvýšená - doplňujícím pospojováním, proudovým chráničem

Autor INBLOK architekti www.inblok.cz	Autor Ing.arch. Barbora Mikštová ing.arch. Pavel Buryška ing.arch. Simona Ledvínková www.xtopix.cz	Investor MĚSTO PLANÁ U MARIÁNSKÝCH LÁZNÍ náměstí Svobody 1, 348 15 zastoupen: Mgr. Martina Němečková	Paré
Název projektu PŘESTAVBA KINA NA VÍCEFUNKČNÍ KULTURNÍ ZAŘÍZENÍ			
Čas dokumentace ELEKTROINSTALACE-SLABOPROUDÉ ROZV.		Vypracoval VÁCLAV VALÉŠ, +420 603 203 537 ROKYCANOVA 296, 347 01 TACHOV	Formát A2 Datum 08/2015
Název výkresu PŮDORYS - 1 NP		Měřítko 1:100	Účel DPS Číslo D7 Výkres 06