


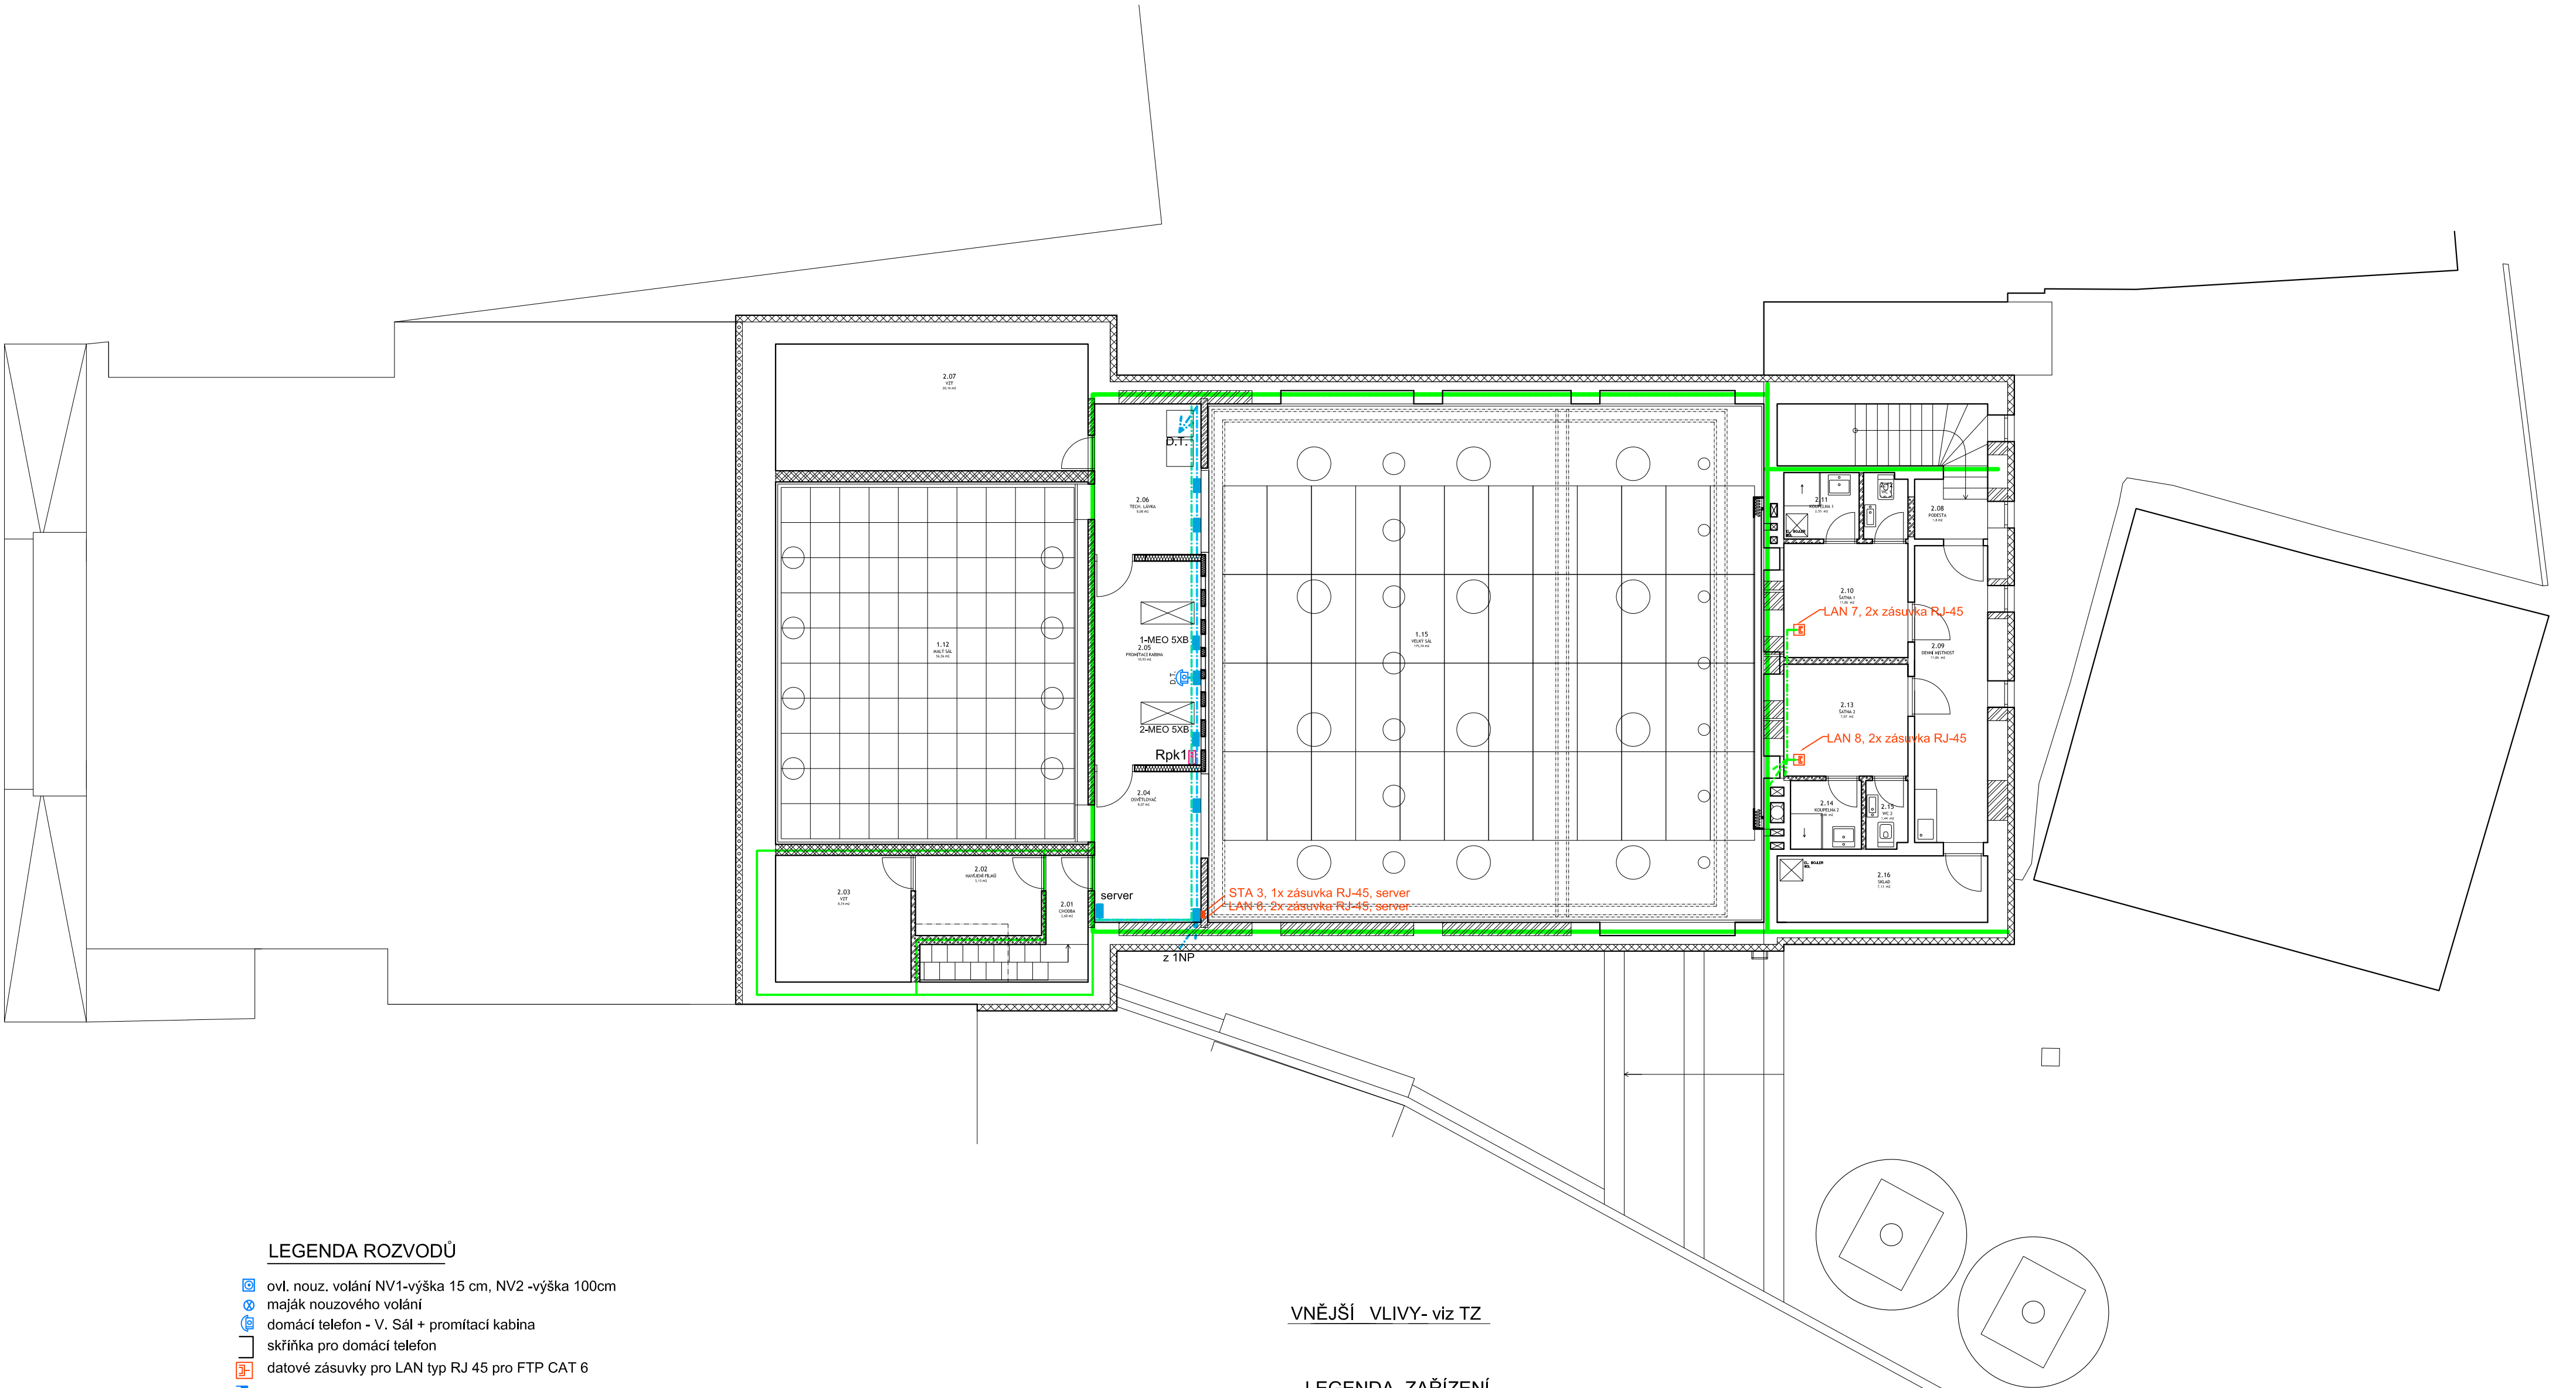

LEGENDA ROZVODŮ

- ovl. nouz. volání NV1-výška 15 cm, NV2 -výška 100cm
- maják nouzového volání
- domácí telefon - V. Sál + promítací kabina
- skříňka pro domácí telefon
- datové zásuvky pro LAN typ RJ 45 pro FTP CAT 6
- televizní zásuvky pro Kolax CB100F koncové v KR 68
- krabice KOPOS 8110 KA -117x117x58 PVC samozhášivé
- DMX kabel a ost. sděl. kabely (dodá slaboproud) v trubce KOPOS tuhá (750N) hrdlová PVC 50 mm v podlaze
- DMX kabel a ost. sděl. kabely (dodá slaboproud) v trubce KOPOS SUPER MOMOFLEXohebná PVC 40 mm pod omítkou
- případné propojení pracovišť rozvody NN- trubka KOPOS MONOFLEX PVC 40 mm pod omítkou uložit v souběhu s trubkou pro slaboproudé rozvody
- DATOVÉ A TELEVIZNÍ ROZVODY V TRUBKÁCH PVC 23 mm POD OMÍTKOU
- LAN1-8 pro každý signál LAN kabel typu FTP-CAT 6 , televizní signál kolax kabelem typu CB100F pro 2 kabely LAN-FTP-CAT 6 a tel.signál Kolax CB100F jedna trubka PVC 23 mm pod omítkou,použít krabice KR 125
- kabely CYKY XCxXX okruhy v prostoru Velký Sál pod omítkou
- kabely CYKY XCxXX okruhy v prostoru V.Sál v betonové mazanině v podlaze

VNĚJŠÍ VLIVY- viz TZ

LEGENDA ZAŘÍZENÍ

- skříňka pro domácí telefon- V. Sál- RITAL BG 200x300x80 plech
- krabice KOPOS 8110 KA -117x117x58 PVC samozhášivé
- PROTIPOŽÁRNÍ UZÁVĚR-UTĚSNĚNÍ PRŮCHODU KABELŮ
- POŽÁRNÍ ÚSEK

SOUSTAVA 230/400 V, 3 + PE + N, 50 Hz/TN-C-S
OCHRANA PŘED NEBEZPEČNÝM DOTYKEM :
Základní - samočinným odpojením od zdroje
Zvýšená - doplňujícím pospojováním, proudovým chráničem

Název projektu PŘESTAVBA KINA NA VÍCEFUNKČNÍ KULTURNÍ ZAŘÍZENÍ	Název dokumentace ELEKTROINSTALACE-SLABOPROUDÉ ROZV.		Výpracoval VÁCLAV VALEŠ, +420 603 203 537 ROKYCANOVA 296, 347 01 TACHOV		Formát A2	Datum 08/2015
	Název výkresu PŮDORYS - 2 NP		Měřítko 1:100	Účel DPS	Číslo D7	Výkres 07