


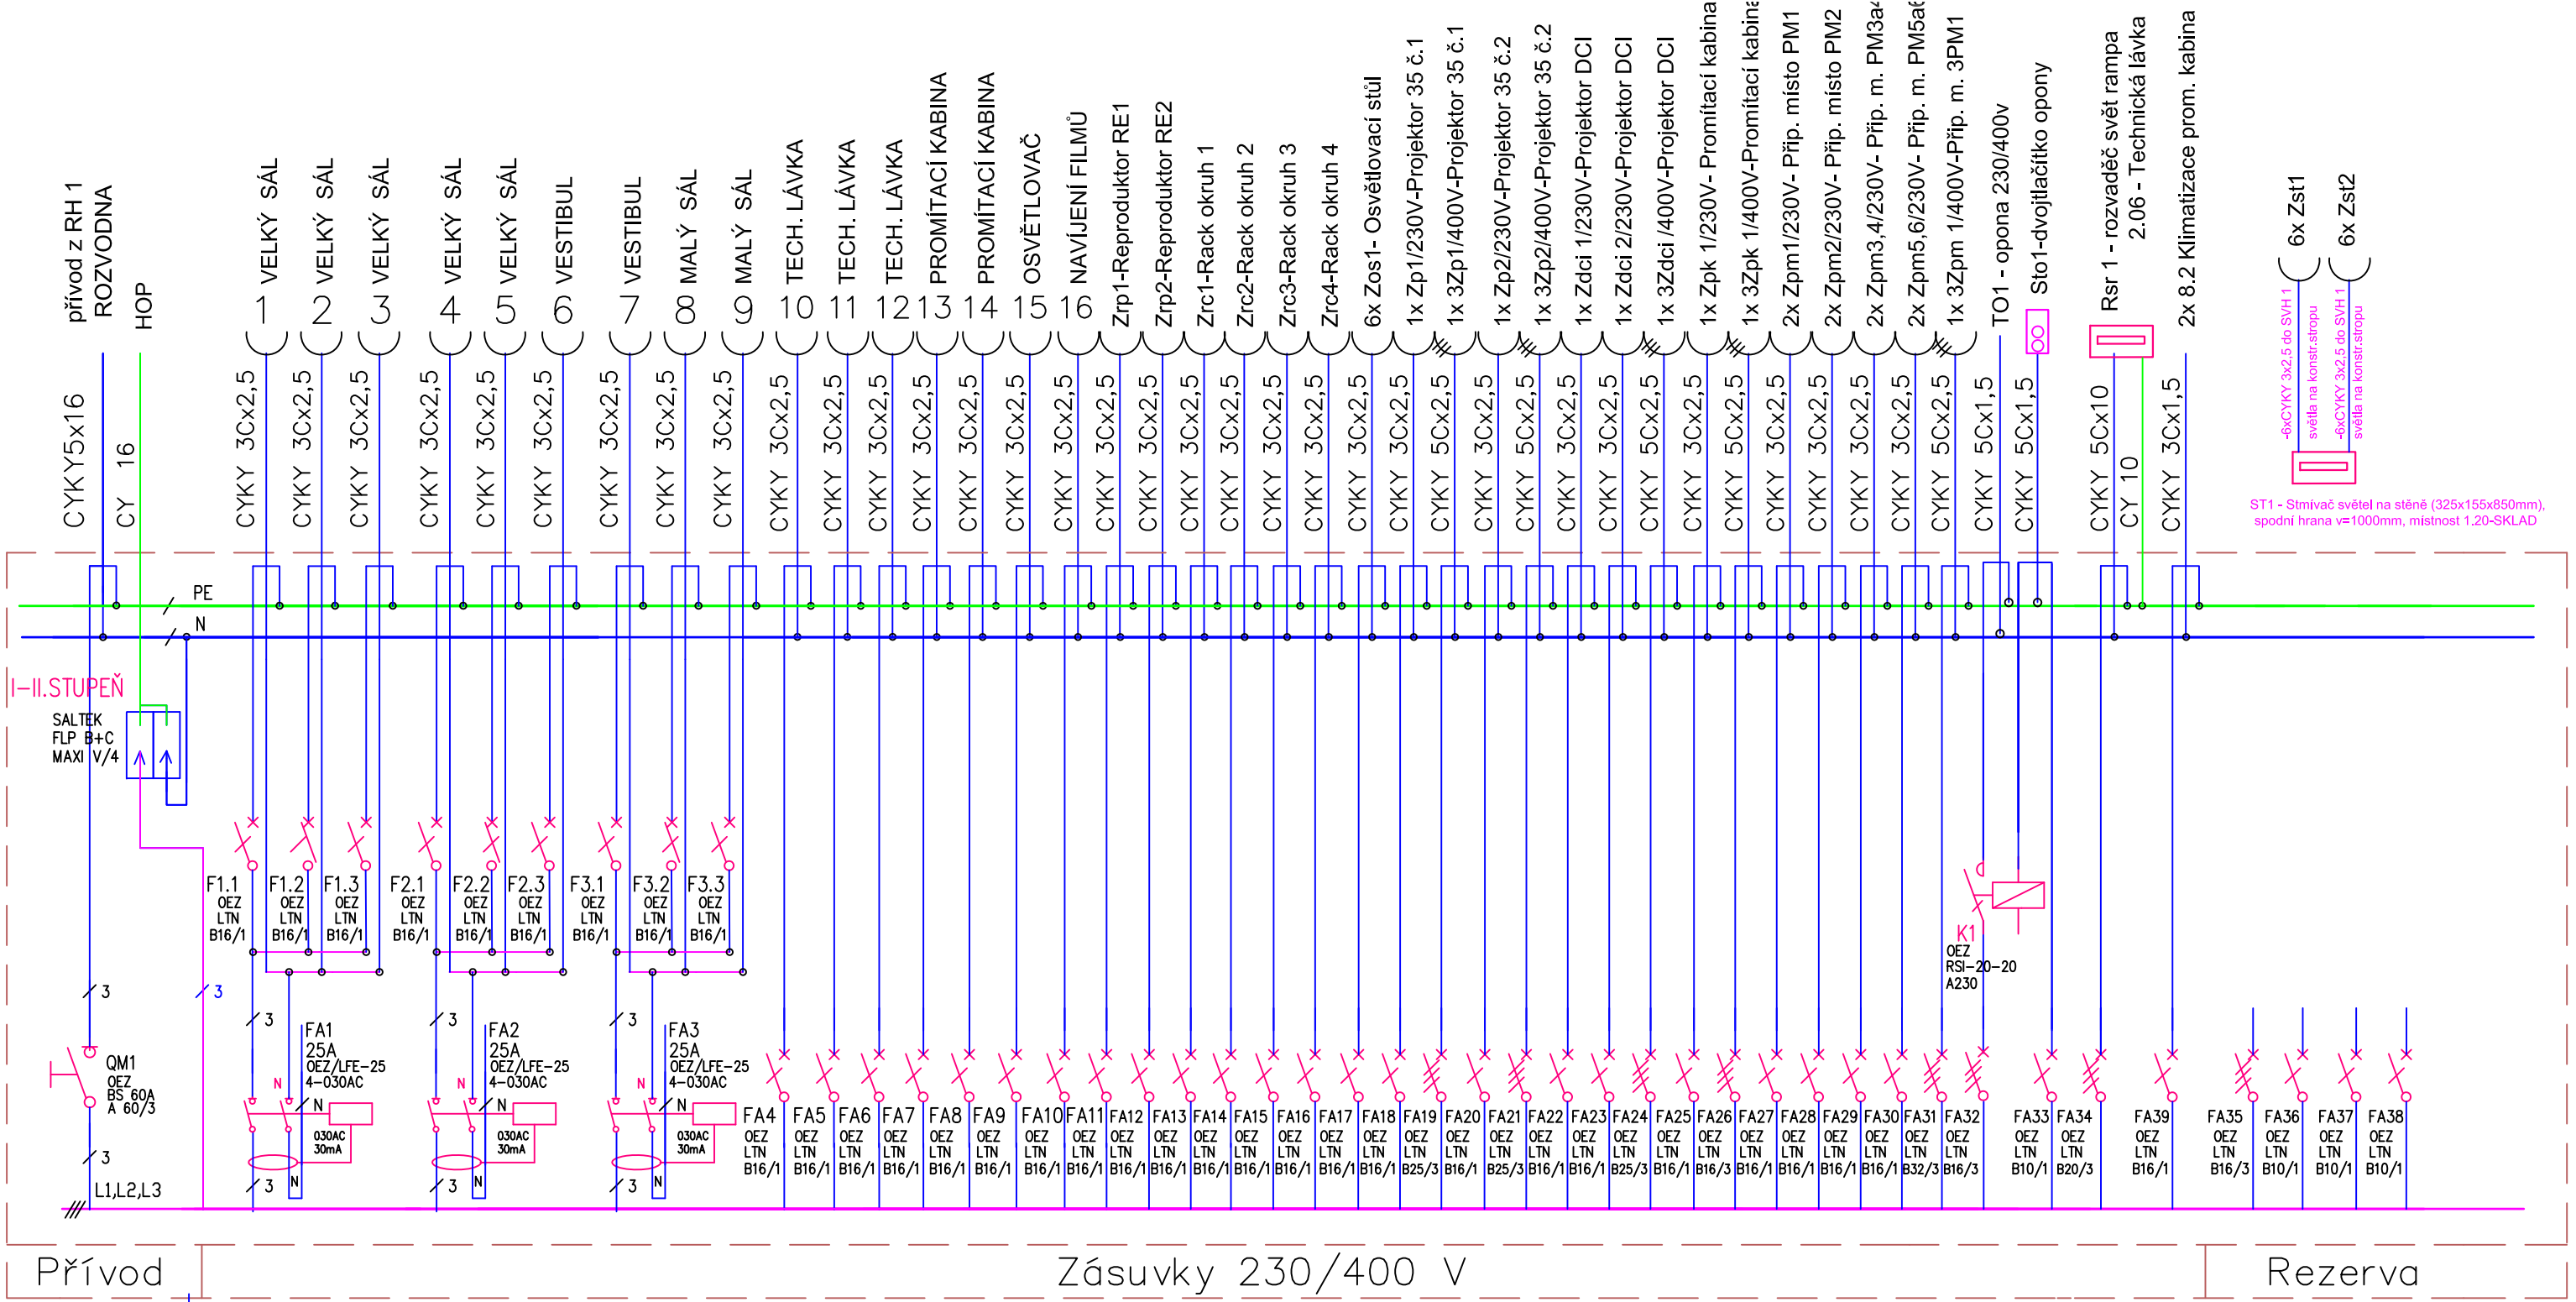

Rpk1 oceloplechová rozvodnice p. omítku

typ—OEZ RZB 3N72—B velikost 572x642x165
dveře plné, krytí IP 30, třída II

SOUSTAVA 230/400 V, 3 + PE + N, 50 Hz/TN-C-S
OCHRANA PŘED NEBEZPEČNÝM DOTYKEM :
Základní - samočinným odpojením od zdroje
Zvýšená - doplňujícím pospojováním, proudovým chráničem

Atelier INBLOK architekti www.inblok.cz XTOPIX www.xtopix.cz	Autor ing.arch. Barbora Mikitová mikitova@xtopix.cz, +420.777.063.598 ing.arch. Pavel Buryška buryško@xtopix.cz, +420.777.243.641 ing.arch. Simona Ledvínková simona.ledvinkova@inblok.cz, +420.777.220.921	Investor MĚSTO PLANÁ U MARIÁNSKÝCH LÁZNÍ náměstí Svobody 1, 348 15 zastoupená: Mgr. Martina Němečková	Paré	
	Zodpovědný projektant ing.arch. Simona Ledvínková, ČKA 03 854	Místo stavby kat. úz. Planá u M.L., parc. č. st. 11		
Název projektu PŘESTAVBA KINA NA VÍCEFUNKČNÍ KULTURNÍ ZAŘÍZENÍ				
Část dokumentace ELEKTROINSTALACE	Vypracoval VÁCLAV VALEŠ, +420 603 203 537 ROKYCANOVA 296, 347 01 TACHOV		Formát A2	Datum 08/2015
Název výkresu ROZVADĚČ Rpk 1- promítací kabiny	Měřítko 1:100	Účel DPS	Část D7	Výkres 12