


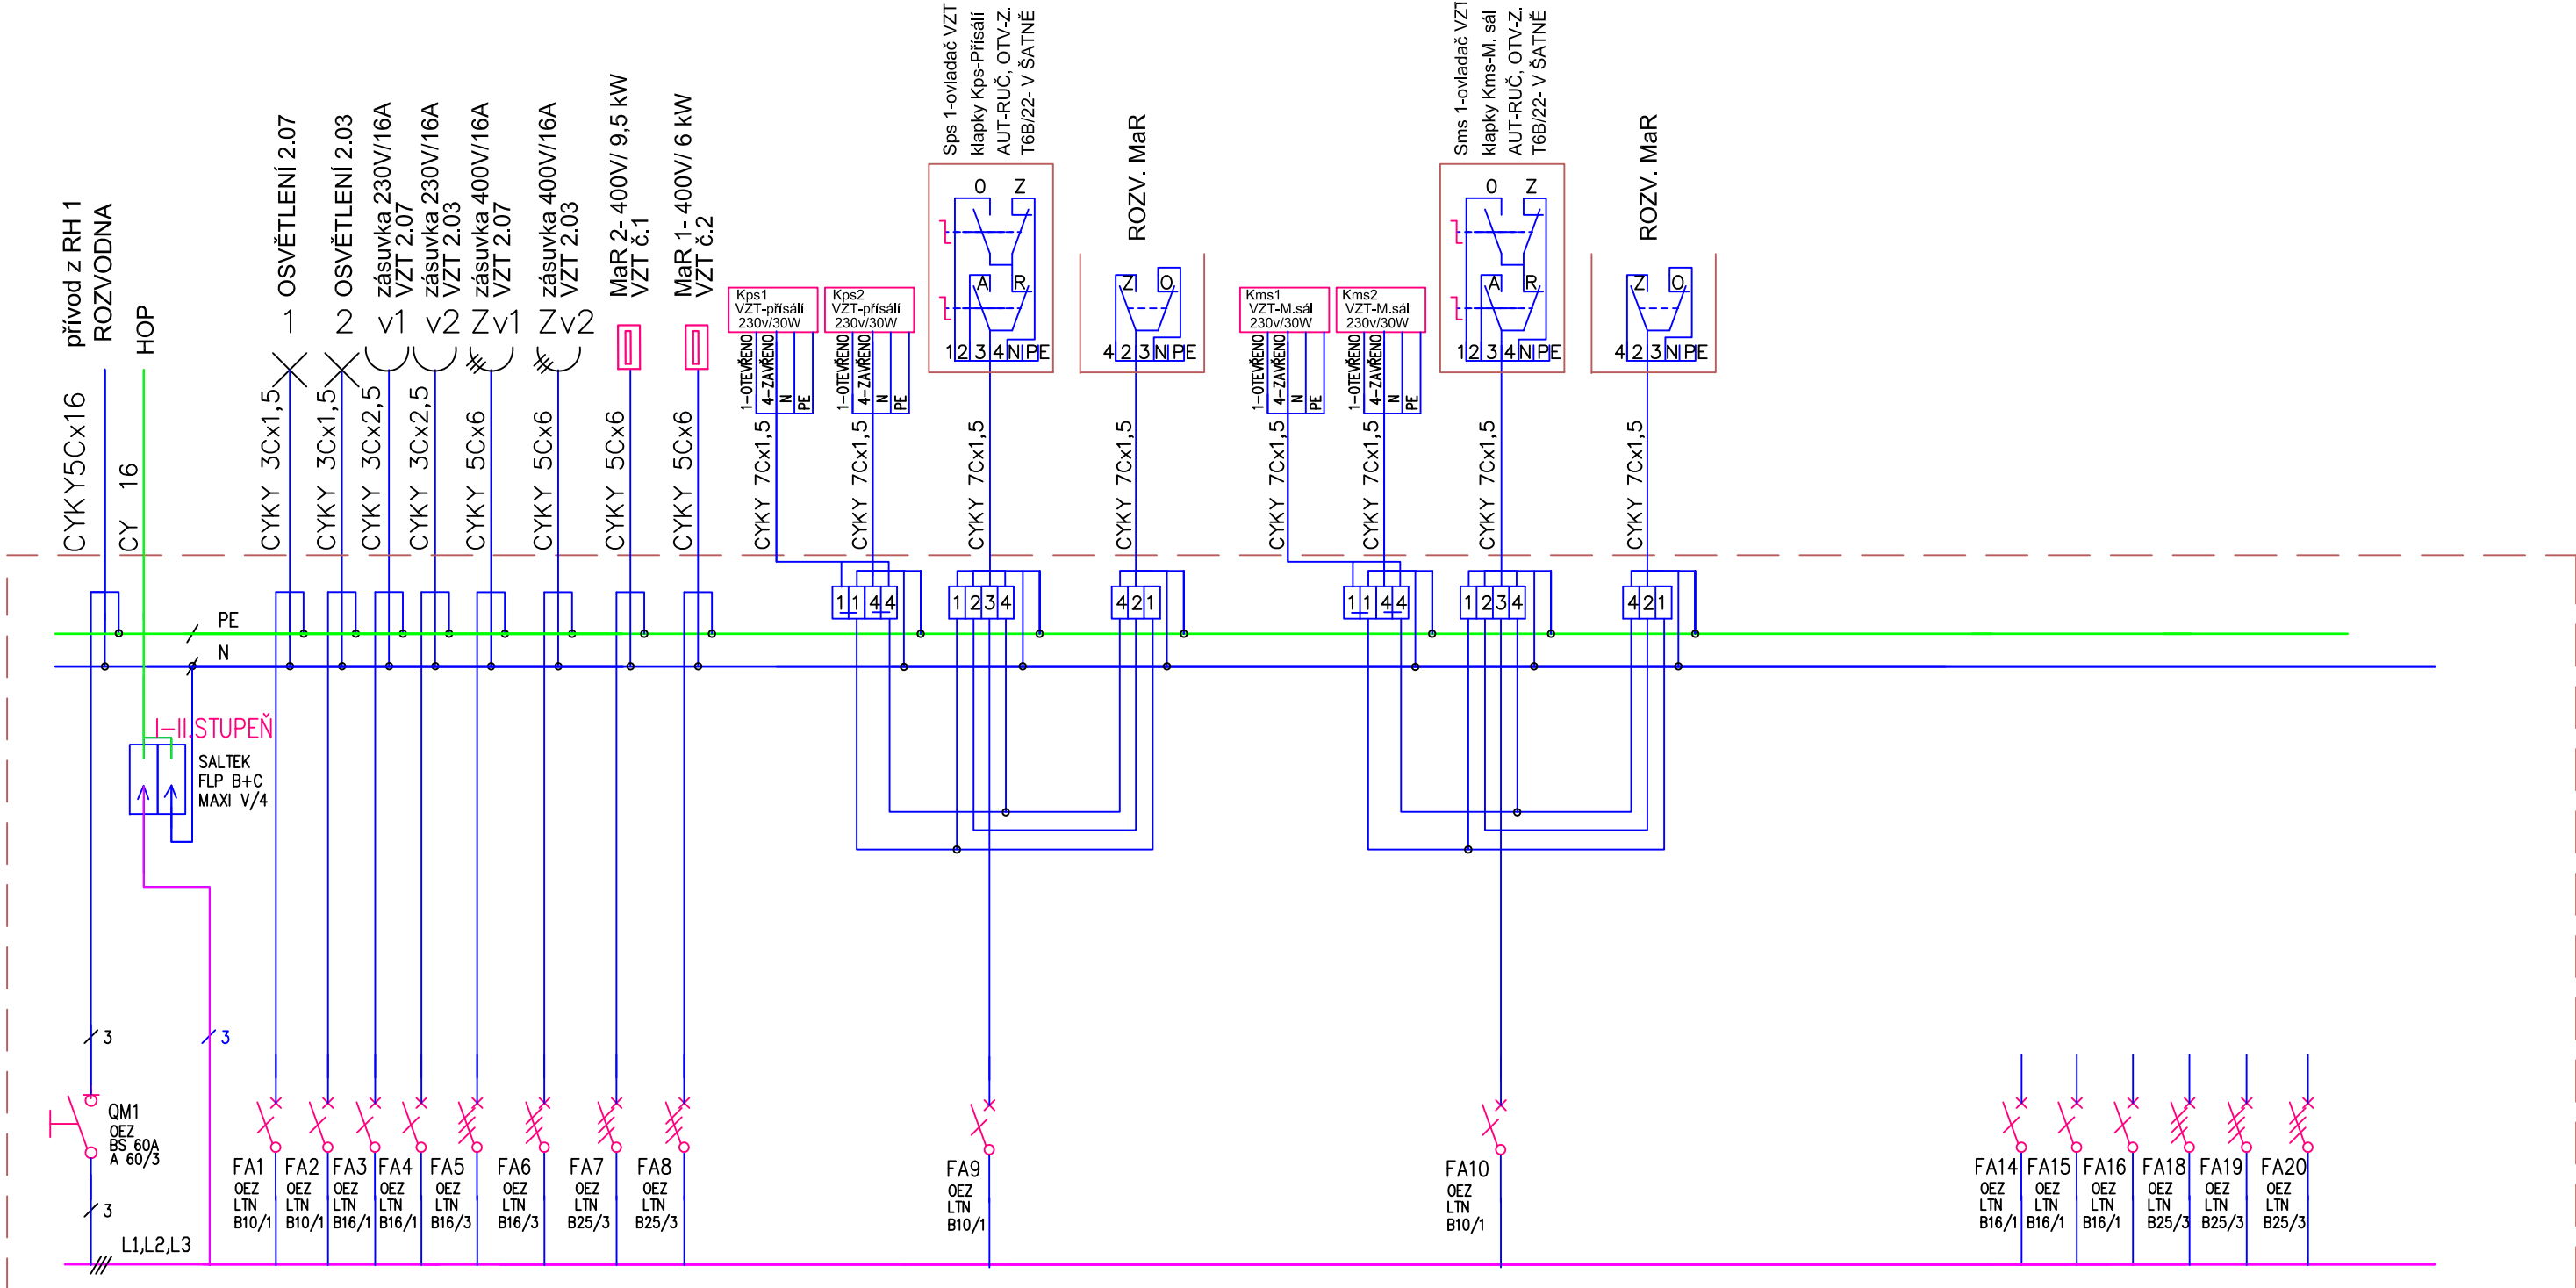

Přívod	Světla, Zásuvky, MaR	Klapky VZT 2	Rezerva
--------	----------------------	--------------	---------

Rvzt1 oceloplechová rozvodnice na omítku
typ–OEZ RNB 3N72–B velikost 572x642x165
dveře plné, krytí IP 30, třída II

SOUSTAVA 230/400 V, 3 + PE + N, 50 Hz/TN-C-S
OCHRANA PŘED NEBEZPEČNÝM DOTYKEM :
Základní - samočinným odpojením od zdroje
Zvýšená - doplňujícím pospojováním, proudovým chráničem

Atelier INBLOK architekti www.inblok.cz XTOPIX www.xtopix.cz	Autor ing.arch. Barbora Mikitová mikitova@xtopix.cz, +420.777.063.598 ing.arch. Pavel Buryška buryška@xtopix.cz, +420.777.243.641 ing.arch. Simona Ledvínková simona.ledvinkova@inblok.cz, +420.777.220.921	Investor MĚSTO PLANÁ u MARIÁNSKÝCH LAZNÍ náměstí Svobody 1, 348 15 zastoupená: Mgr. Martina Němečková	Paré		
	Zodpovědný projektant ing.arch. Simona Ledvínková, ČKA 03 854	Místo stavby kat. úz. Planá u M.L., parc. č. st. 11			
	Název projektu PŘESTAVBA KINA NA VÍCEFUNKČNÍ KULTURNÍ ZAŘÍZENÍ				
Část dokumentace ELEKTROINSTALACE		Vypracoval VÁCLAV VALEŠ, +420 603 203 537 ROKYCANOVA 296, 347 01 TACHOV	Formát A2	Datum 08/2015	
Název výkresu ROZVADĚČ Rvzt 1- vzduchotechniky		Měřítko 1:100	Účel DPS	Část D7	Výkres 14