
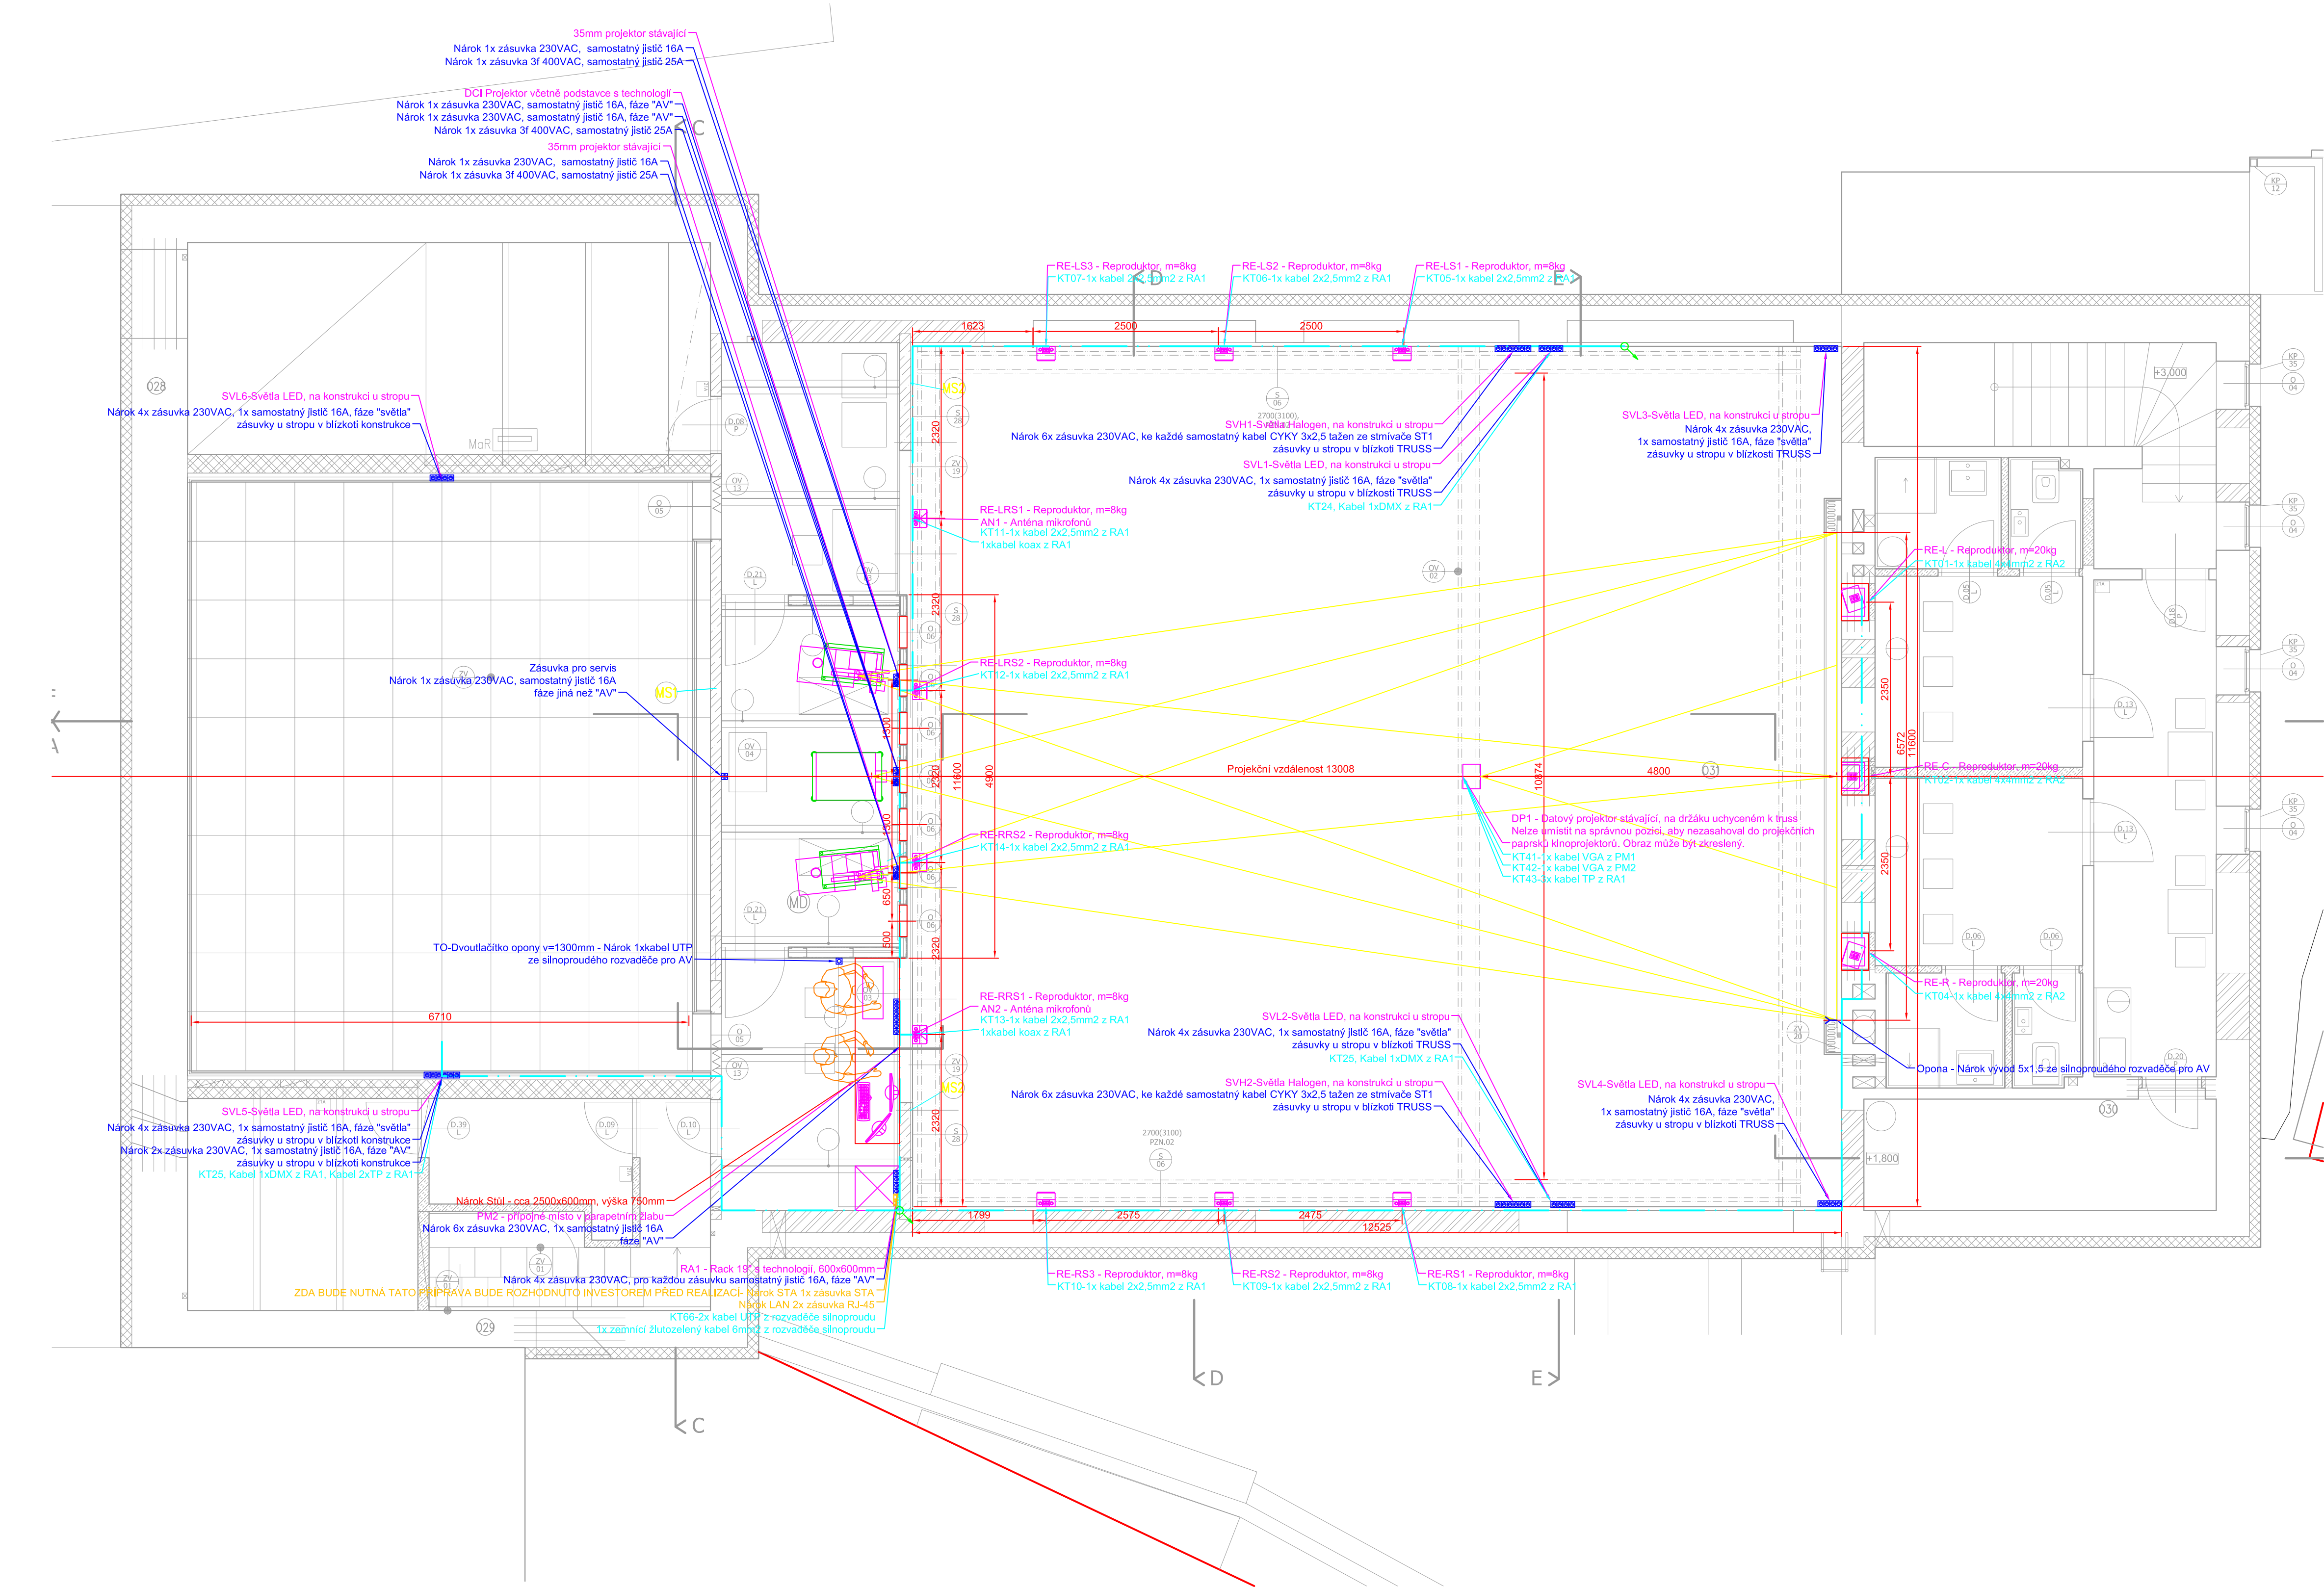


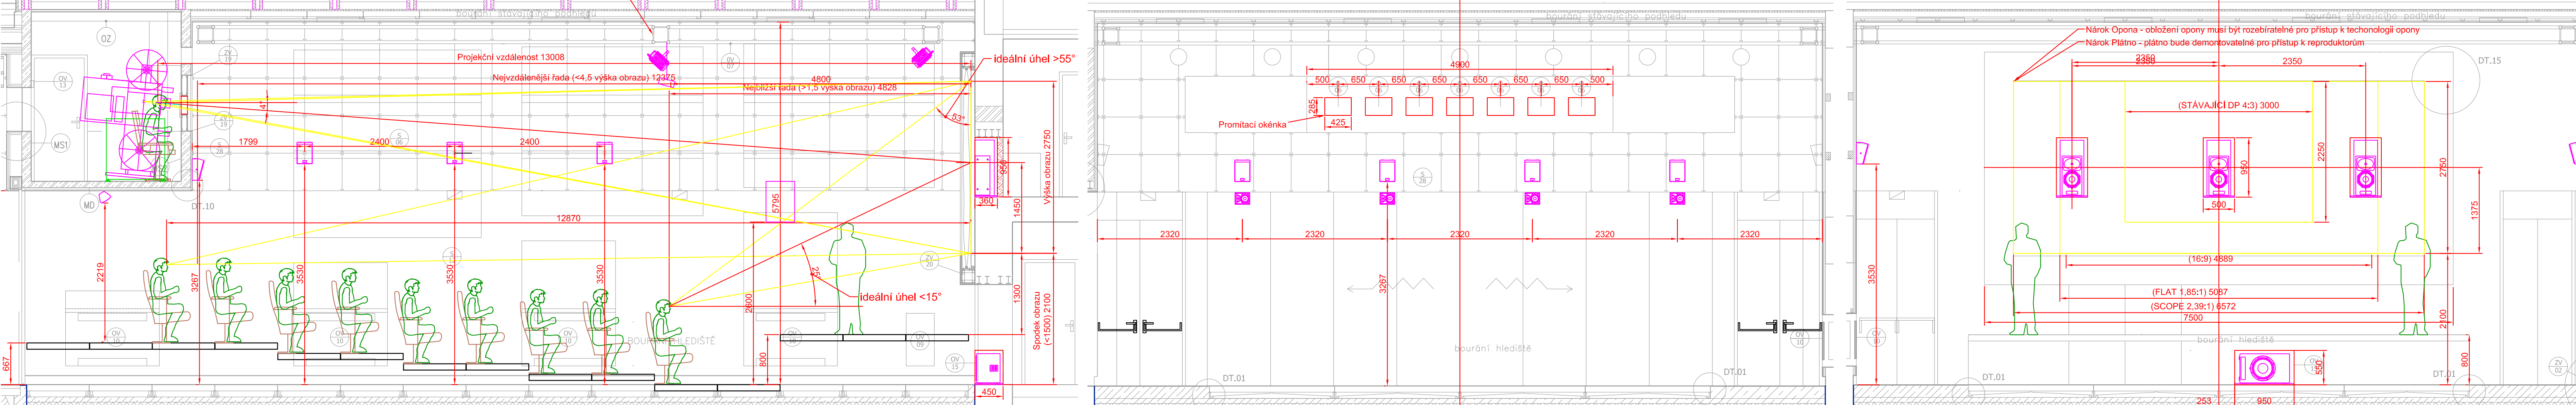

NÁROKY OD OSTATNÍCH PROFESÍ
LEGENDA SLABOPROUDÝCH NÁROKŮ

- Zásuvka LAN
- Zásuvka STA

LEGENDA SILNOPROUDÝCH NÁROKŮ

- Zásuvka 230VAC
- Zásuvka 400VAC

LEGENDA KABELOVÝCH TRAS - KT

- KABELOVÁ TRASA VEDENÁ VE STĚNĚ, V PODLAŽE NEBO V PODHLEDOVÉM PROSTORU
- INDUKČNÍ SMYČKA V PODLAŽE, NELZE STÍNIT KOVOVÝMI PŘEDMĚTY
- STOUPAČKA KABELOVÉ TRASY NA STĚNĚ Z PODLAHY DO PODHLEDU (KE STROPU)

■ PŘÍPOJNÉ MÍSTO AV

KABELOVÉ TRASY POPSÁNY V KABELOVÉ KNIZE

VEDENÍ CHRÁNIČEK JE IDEOVÉ. JEJICH PŘESNÉ VEDENÍ BUDE UPŘESNĚNO PŘI REALIZACI PODLE SKUTEČNÉHO STAVU STAVEBNÍCH KONSTRUKCÍ. CHRÁNIČKY BUDOU REALIZOVÁNY CO NEJKRATŠÍ A NEJPŘÍMĚJŠÍ CESTOU. NENÍ NUTNÉ DODRŽOVAT KOLMÉ SMĚRY. NEJMENŠÍ POLOMĚR OHYBU CHRÁNIČEK BUDE 200mm. V CHRÁNIČKÁCH BUDE ZALOŽEN PROTÁHOVACÍ DRÁT VŽDY ZAKONČENÝ OKEM.

ZDA BUDE NUTNÁ TATO PŘÍPRAVA BUDE ROZHODNUTO INVESTOREM PŘED REALIZACÍ

VYPRACOVAL: Ing. Václav Jezbera	VED, PROJEKTANT: Ing. Jaroslav Havlíček	SCHVÁLIL: Miloš Tousek	 AV MEDIA s.r.o. 102 00 PRAHA 10, PRAHA 63 tel.: +420 / 261 260 218, fax: +420 / 261 227 648
MŮ - OÚ: Přístavba kina u Mariánských lázní	INVESTOR: Město Planá u Mariánských lázní	STAVBA - OBJEKT: Přestavba kina na multifunkční kulturní zařízení	A4 8 DATUM 12/2015 STUPEŇ DPS MĚŘÍTKO 1:50 ČÍS. ZAK. ČÍSLO VÝKRESU: REV.
OBSAH: Vybavení AV technikou PŮDORYS 2NP			AV03 0