
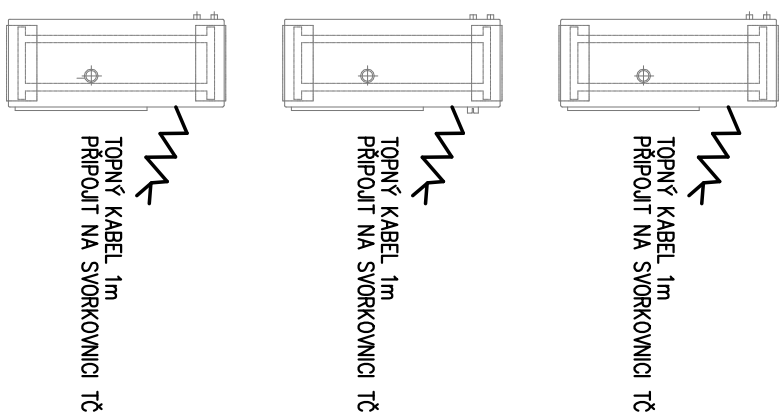


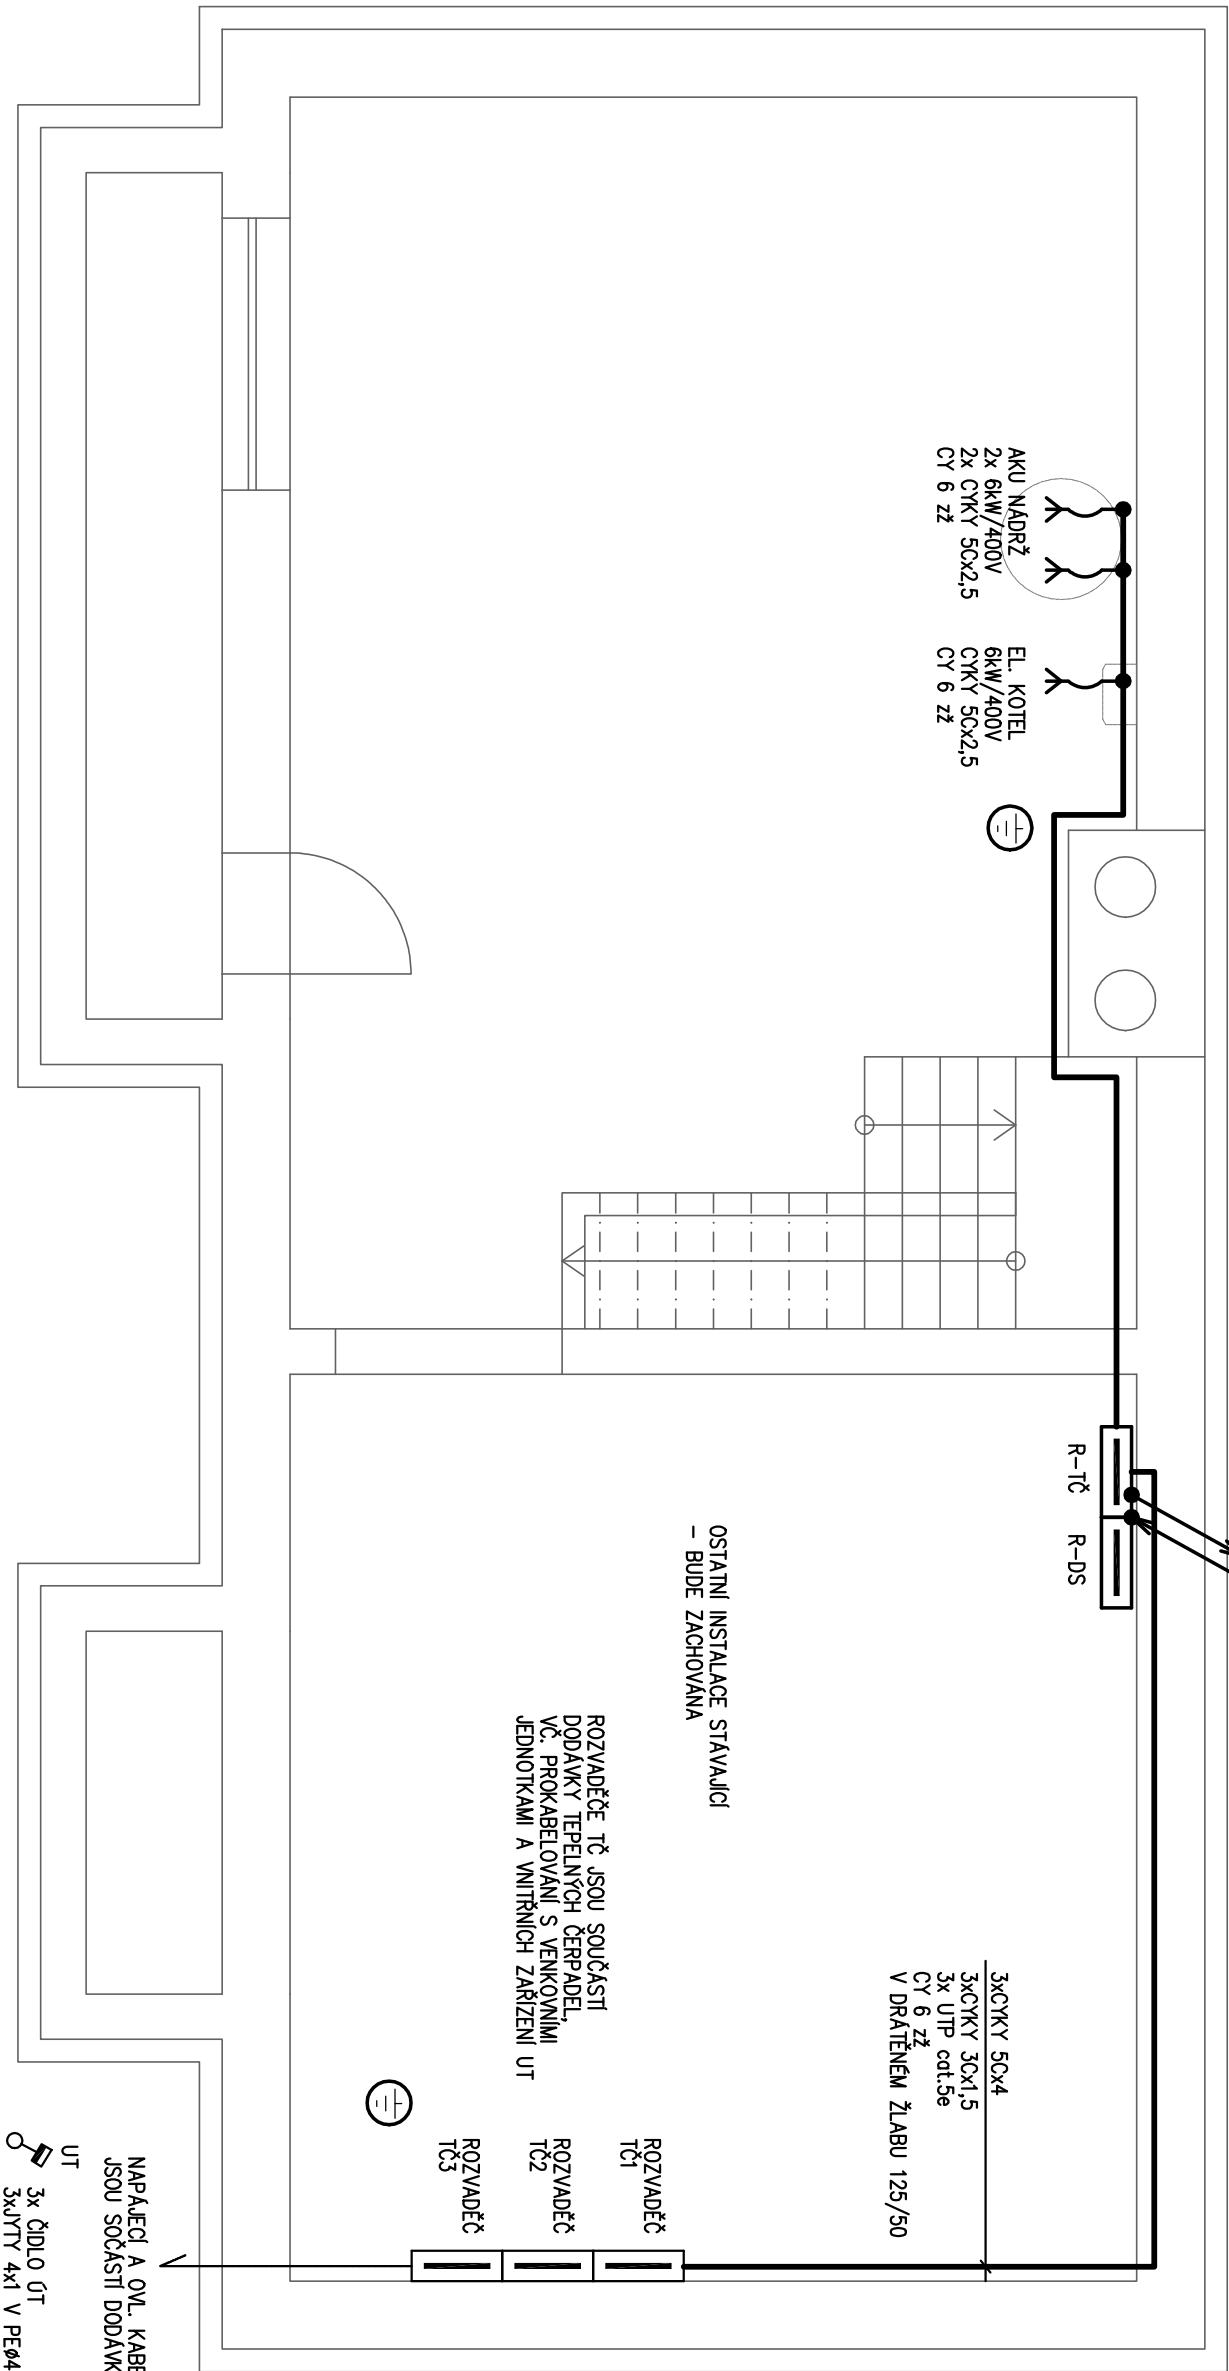

ELEKTROINSTALACE

Zodp. projektant	Projektant	Vypracoval	ELEKTRO Sobířšek MARTIN VAŇAS DIS. 370 01 Č. Budějovice, Čechova 59 email: el.sob@volny.cz, IČO: 74 31 65 75	
JOSEF SOBÍŘŠEK	MARTIN VAŇAS DIS.	MARTIN VAŇAS DIS.		
Investor	Obec Lnáře, č.p. 74, Lnáře 387 422	Čís. zakázky	017/2024	
Akce	Realizace energeticky úsporných opatření OÚ Lnáře č.p. 74, p.č.st. 60/1, K.Ú Lnáře		Formát	2A4
		Datum	2/2024	
		Stupeň	DSP	
		List/Listů	–	
Příloha	PŮDORYS 1.PP		Měřítko 1:50	Výkres č. E2

PROJEKTOVÁ DOKUMENTACE JE VYHOTOVENA V ROZSAHU POUZE PRO VYDÁNÍ STAVEBNÍHO POVOLENÍ (DSP), PRO REALIZACI ELEKTROINSTALACE JE NUTNÉ DOPRACOVAT PROVÁDĚCÍ PROJEKT, DOKUMENTACE V ROZSAHU PRO STAVEBNÍ POVOLENÍ NESLOUŽÍ K VLASTNÍMU PROVÁDĚNÍ DÍLA A ZPRACOVATEL NEPŘEBÍRÁ ZÁRUKY ZA ŠKODY ZPŮSOBENÉ POUŽITÍM DOKUMENTACE K JINÉMU ÚČELU NEŽ JE URČENÁ. PROJEKTOVÁ DOKUMENTACE NENÍ URČENA PRO VÝBĚR DODAVATELE ELEKTROINSTALACE ANI PRO JEJÍ REALIZACII!