


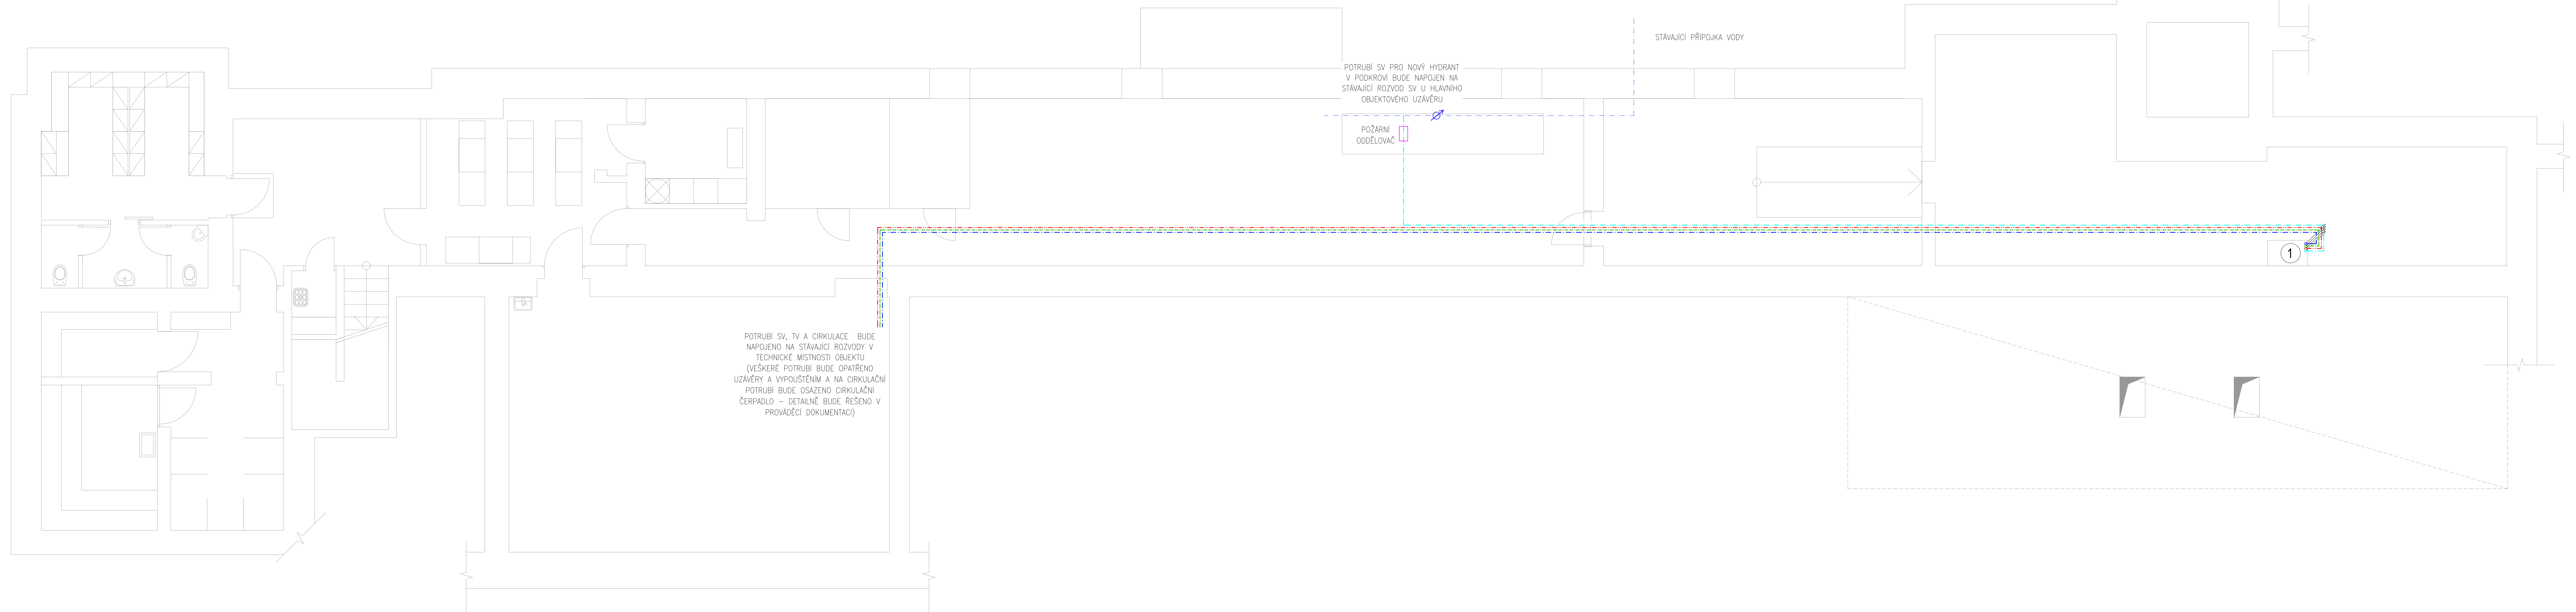

LEGENDA:

- Stávající vodovodní přípojka
- Potrubní rozvody studené pitné vody
- Potrubní rozvody teplé vody
- Potrubní rozvody cirkulace
- Požární rozvod vody

U, WC, VA... Označení zařizovacích předmětů

Provedení pokládky, křížení tras a hloubkové poměry musí být provedeny dle ČSN 73 6005 a souvisejících předpisů, případně dle stanovisek dotčených orgánů.
Stavba je povinná řídit se vyhláškou č. 268/2009 Sb. a stavebním zákonem č. 183/2006 Sb. ve znění pozdějších předpisů a dalšími platnými platnými normami ČR.

VŠECHNA POTRUBNÍ VEDENÍ JSOU PROVEDENA V MINIMÁLNÍM SPÁDU 0,3%

ZÁKLADNÍ ŠKOLA JAROV V ZAHRÁDKÁCH 48/1966, PRAHA 3 PŮDNÍ VESTAVBA			
INVESTOR MČ PRAHA 3 ZÁSTUPCE INVESTORA VE VŠECH TECHNICKÝCH OTSMI UMČP3 GENEALNÍ PROJEKTANT A plus spol. s r.o.	Havlíkova náměstí 700/9, 130 85 Praha 3 IČ: 00063517 Freyova 1/12, 190 00 Praha 9 IČ: 49765657	PARE	
ZHOTOVITEL SPECIALIZOVANÉ ČÁSTI HL PROJEKT s.r.o. ZODPOVĚDNÝ PROJEKTANT Ing. Josef Holub VYPRACOVAL Milan Pájar	Vrchlického 1590, 436 01 Litvínov IČ: 27286517	RAZITKO, PODPIS	
SPECIALIZOVANÁ ČÁST D.1.4.a - ZDRAVOTECHNICKÉ INSTALACE OBSAH PŮDORYS 1.PP - VODOVOD OBJEKT SO-01	MĚŘÍTKO 1:50 ČÍSLO VÝKRESU D.1.4.a.02	STAVBA DOKUMENTACE DSP DATUM VÝDÁNÍ 03 / 2022 REVIZE - Č. / DATUM -	