


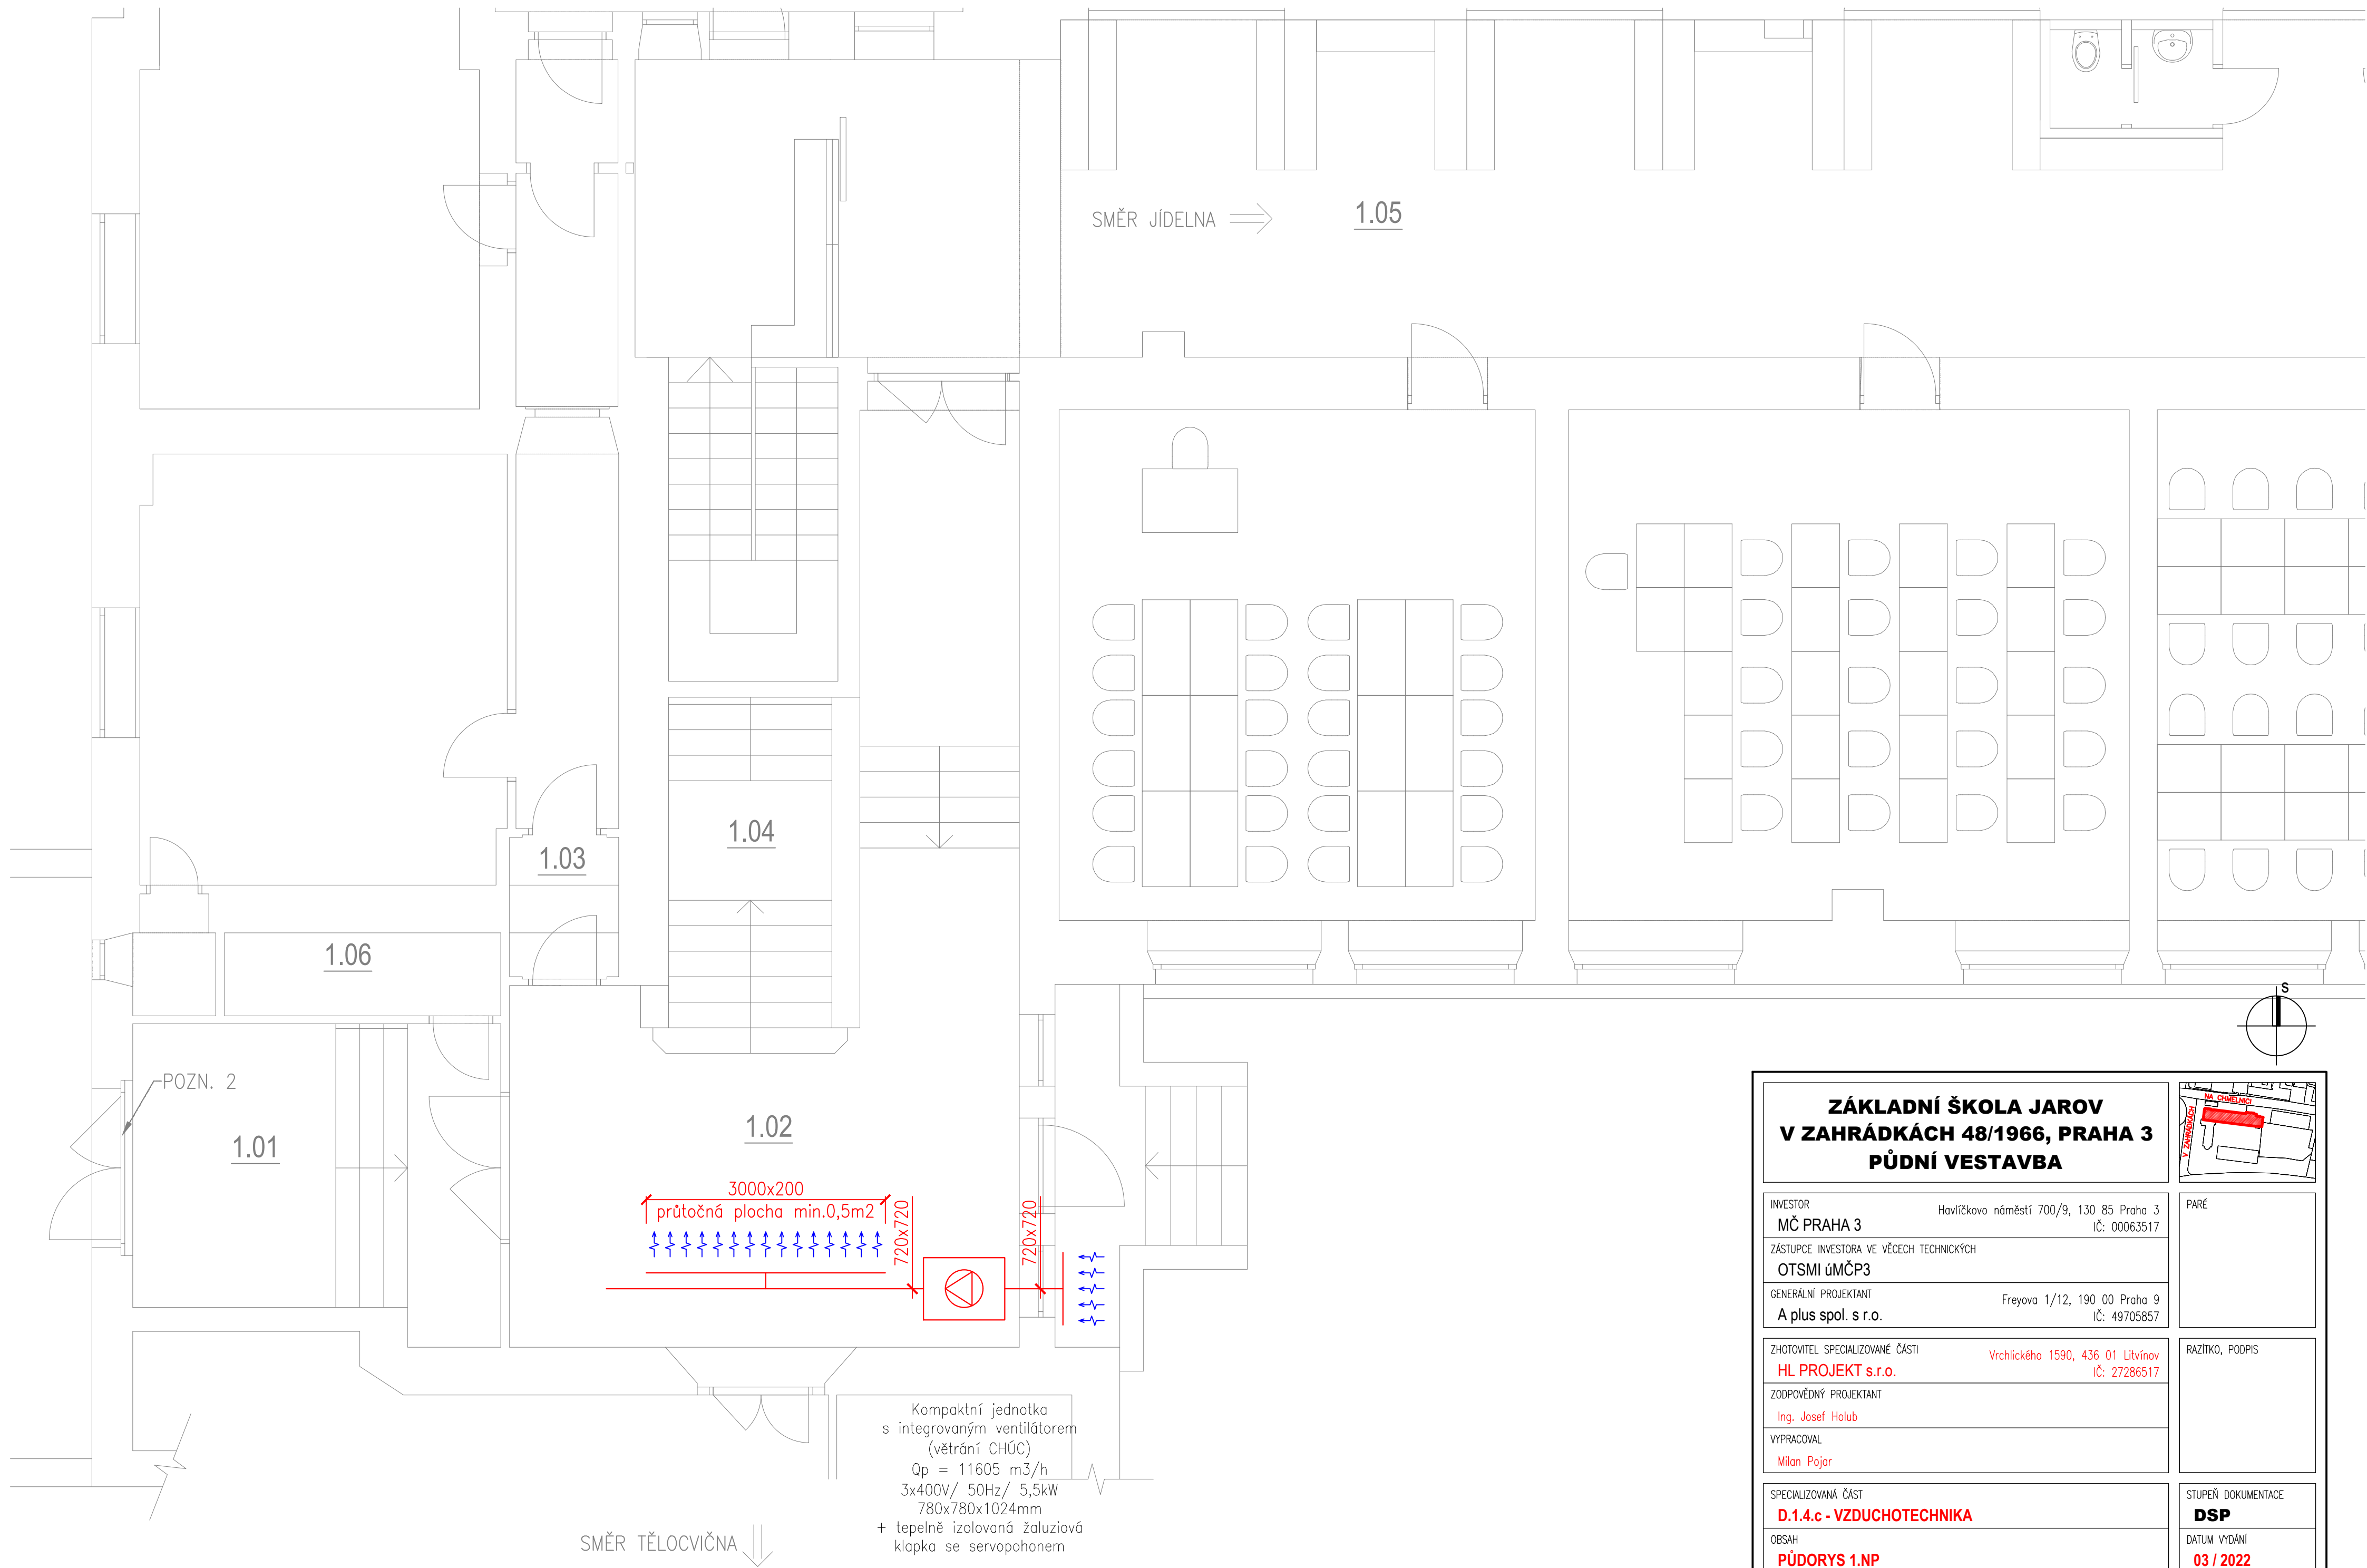

ZÁKLADNÍ ŠKOLA JAROV V ZAHŘÁDKÁCH 48/1966, PRAHA 3 PŮDNÍ VESTAVBA		
INVESTOR MČ PRAHA 3		
Havlíčkovo náměstí 700/9, 130 85 Praha 3 IČ: 00063517		
ZÁSTUPCE INVESTORA VE VĚCECH TECHNICKÝCH OTSMI úMČP3		
GENERÁLNÍ PROJEKTANT A plus spol. s r.o.		
Freyova 1/12, 190 00 Praha 9 IČ: 49705857		
ZHOTOVITEL SPECIALIZOVANÉ ČÁSTI HL PROJEKT s.r.o.		
Vrchlického 1590, 436 01 Litvínov IČ: 27286517		
ZODPOVĚDNÝ PROJEKTANT Ing. Josef Holub		
VYPRACOVAL Milan Pojar		
SPECIALIZOVANÁ ČÁST D.1.4.c - VZDUCHOTECHNIKA		
OBSAH PŮDORYS 1.NP		
OBJEKT SO-01	MĚŘÍTKO 1:50	ČÍSLO VÝKRESU D.1.4.c.02
STUPEŇ DOKUMENTACE DSP		
DATUM VYDÁNÍ 03 / 2022		
REVIZE - Č. / DATUM -		