


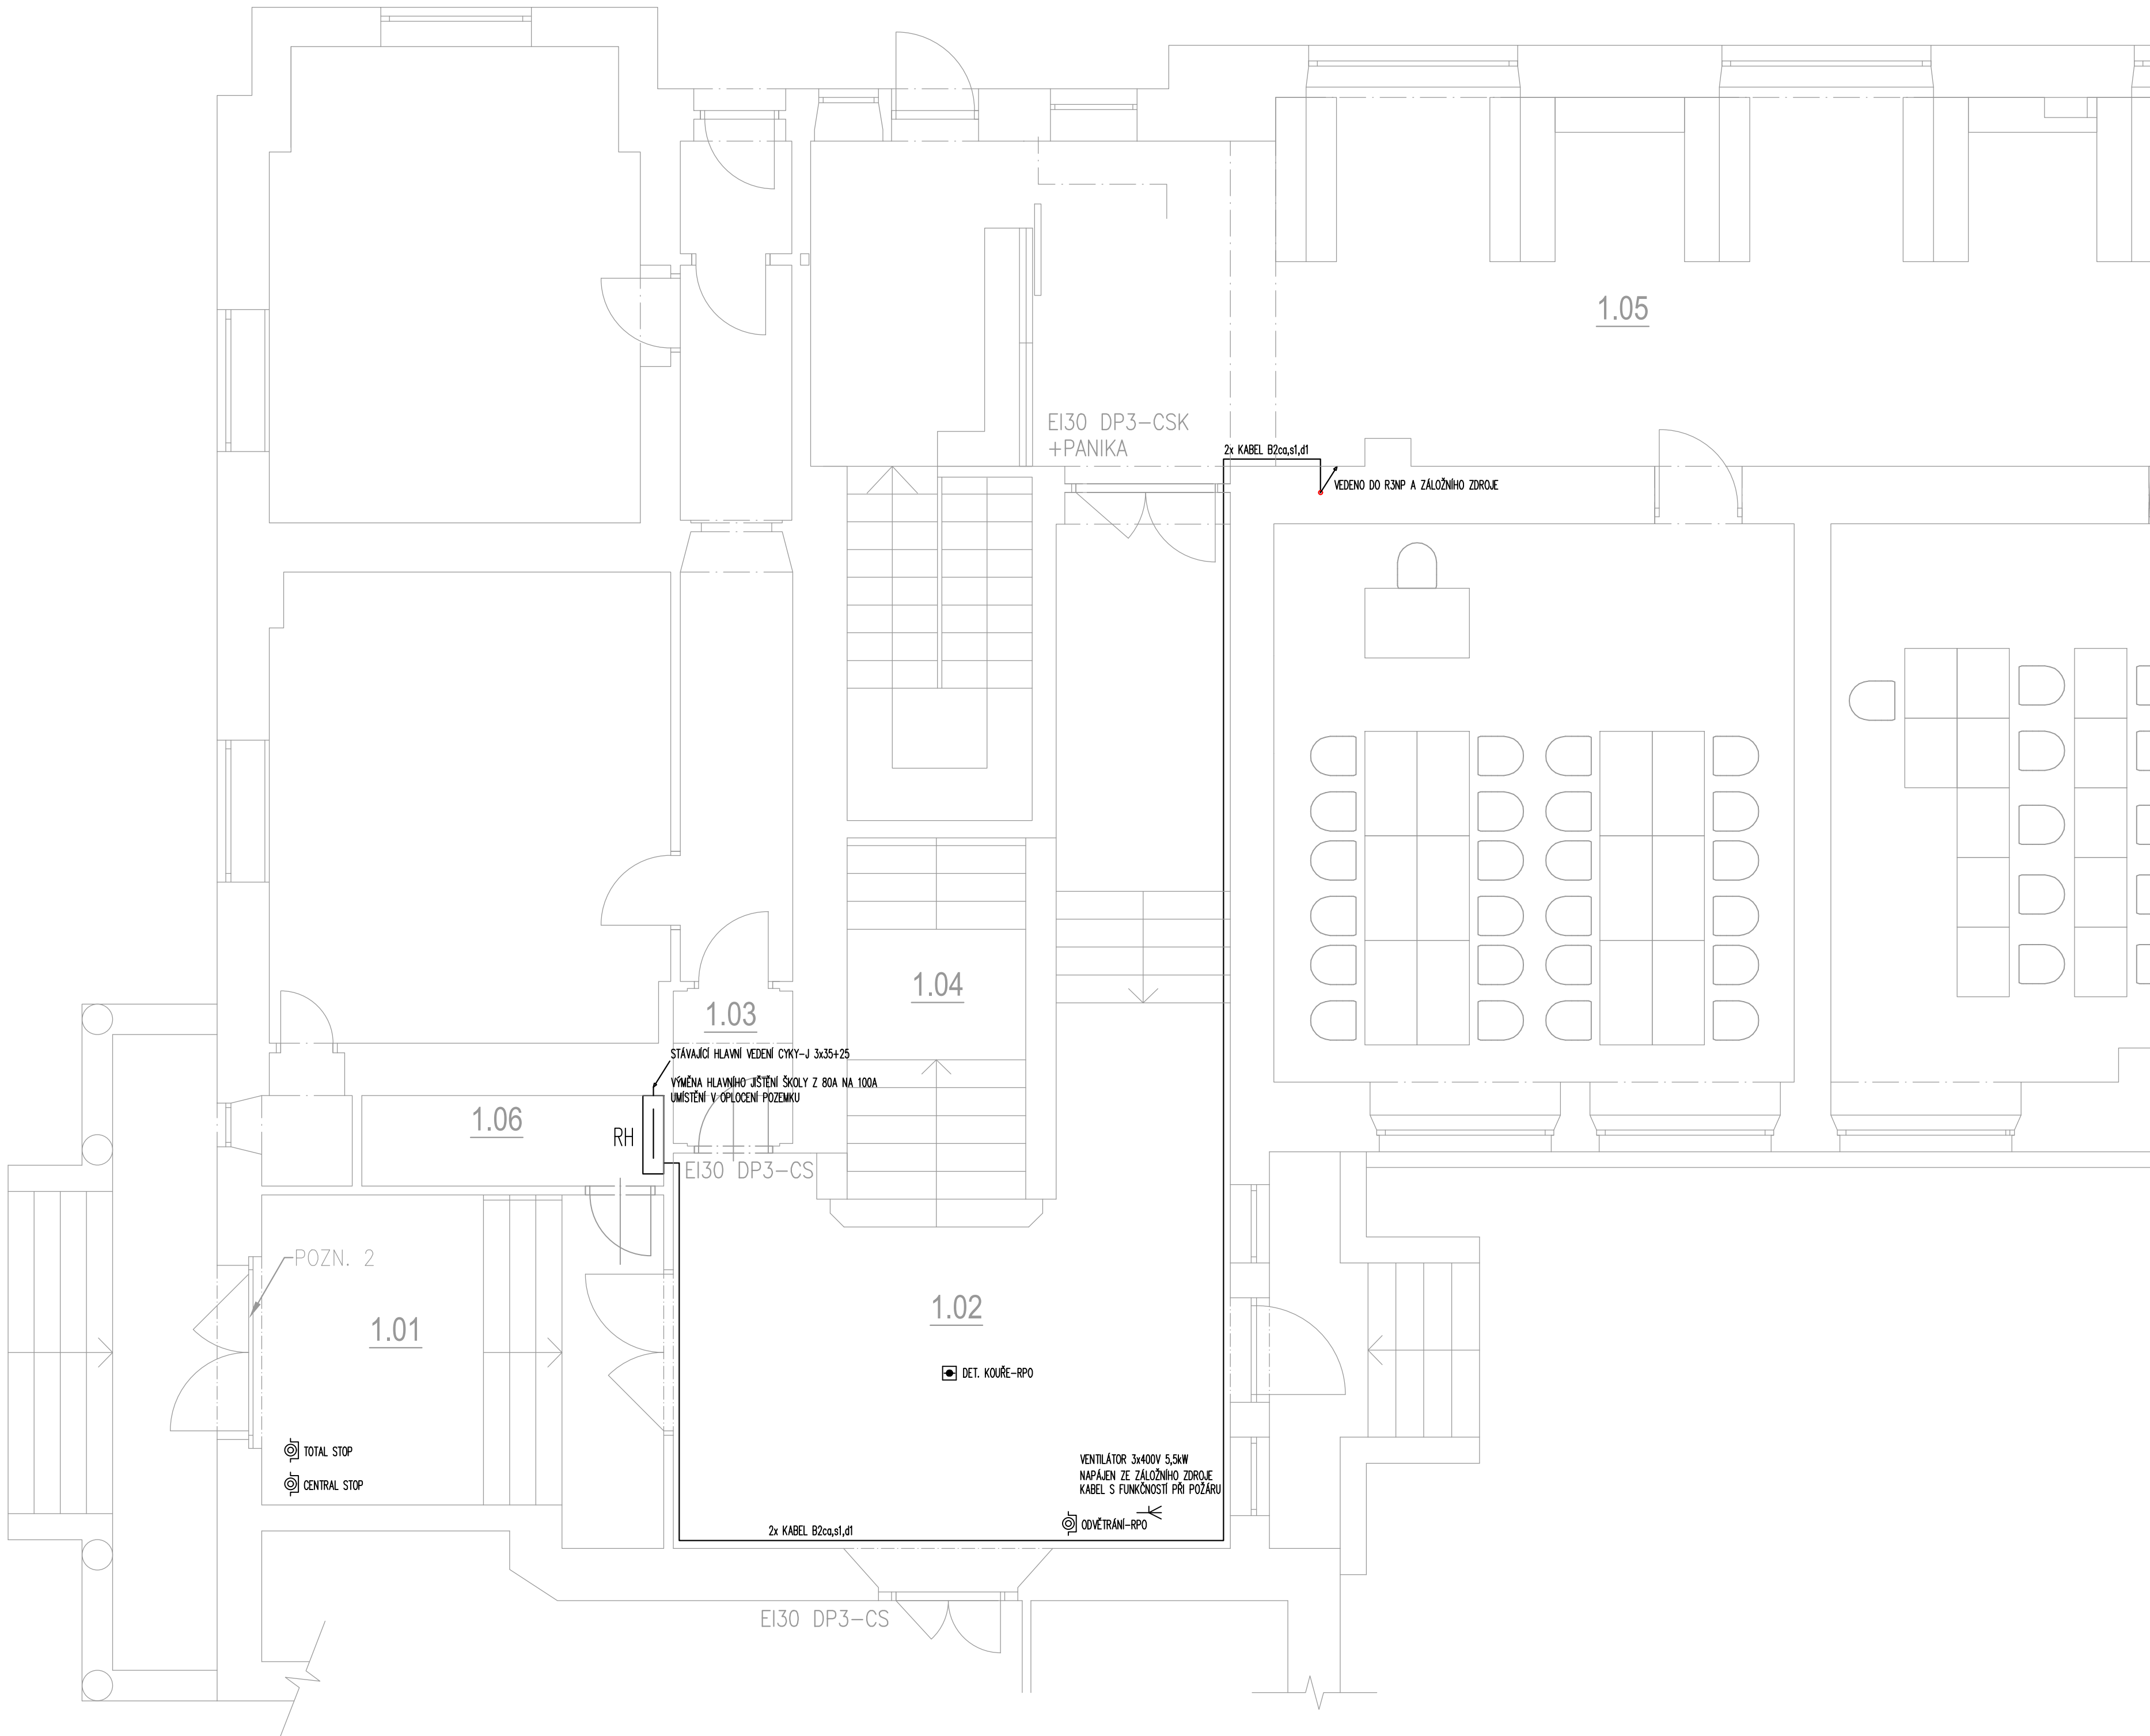

LEGENDA

- ROZVADĚČ
- VYPÍNAČ F1/0
- VYPÍNAČ F1
- VYPÍNAČ 3-F
- VYPÍNAČ F.6
- VYPÍNAČ F.7
- VYPÍNAČ F.5
- TERMOSTAT
- ZÁSUVKA S KRYTÍM IP44
- JEDNONÁSOBNA ZÁSUVKA 230V 16A
- ZÁSUVKA 3-FÁZOVÁ 400V
- TLAČÍTKO S OBRANOU PROTI NECHTĚNÉMU SEPNUTÍ
- TOTAL STOP, CENTRAL STOP
- DATOVÁ ZÁSUVKA
- VÝVOD PRO SVÍTIDLO
- SVÍTIDLO STROPNÍ/NÁSTĚNNÉ NOUZOVÉ S VLASTNÍM AKUMULATOREM
- VENTILÁTOR
- AUTONOMNÍ DETEKTOR KOUŘE
- POHYBOVÉ ČIDLO
- 3-FÁZOVÝ KABELOVÝ VÝVOD
- 1-FÁZOVÝ KABELOVÝ VÝVOD
- ZÁŘÍKOVÉ SVÍTIDLO
- UZEMNĚNÍ
- SVÍTIDLO S ASYMETRICKOU VYZÁŘOVACÍ CHARAKTERISTIKOU

POZNÁMKA:

SOUSTAVA - 50Hz 230V/400V/TN-C-S
ZÁKLADNÍ OCHRANA PROUDOVÝMI CHRÁNIČI, POSPOJOVÁNÍM CY 6
ROZVODY PROVEDENY VODÍČKY

INSTALACE BUDE PROVEDENA PODLE ČSN 33 2130 ED.2 A SOUBORU Norem ČSN 33 2000.
PRO KOUPELNY ZEMĚNA ČSN 33 2000-7-701 ED.2. INSTALACE BUDE PROVEDENA V OBYTNÝCH MÍSTNOSTECH SKRYTĚ.
MUSÍ BÝT DODRŽENY POŽADAVKY STAVEBNÍ ČÁSTI NA UKLÁDÁNÍ VEDENÍ A KONCOVÝCH PRVKŮ INSTALACE.
PŘEDVŠÍM S OHLEDEM NA ZACHOVÁNÍ CELISTVOSTI ISOLÁČNÍHO MATERIÁLU, FOLIE APOD.
VŠEKERÉ UMÍSTĚNÍ PŘÍSTROJŮ MUSÍ BÝT UPŘESNĚNO NA STAVBĚ BĚHEM KONTROLNÍCH DNŮ I V KONČNÉM
STAVU BUDE KABELÁŽ CHRÁNĚNA PŘED MECHANICKÝM POŠKOZENÍM. V MÍSTECH PŘECHODŮ KABELŮ PŘES OSTRÉ HRANY
BUDOU KABELY UKLÁDÁNY DO CHRÁNIČEK S DOSTATEČNOU MECHANIKOU ODOLNOSTÍ PŘED MONTÁŽÍ MUSÍ BÝT UMÍSTĚNÍ
VŠECH ČÁSTÍ INSTALACE KOORDINOVÁNO S DALŠÍM PROFESEM NA STAVBĚ !!!

FINÁLNÍ POZICE ZÁSUVEK A VÝVODŮ OSVĚTLENÍ JE NUTNÉ SI ODSOUHLASIT S INVESTOREM POPŘ. ARCHITEKTEM NA STAVBĚ

*1 - V PROVÁDĚCÍM PROJEKTU BUDOU NAVRŽENY JEDNOTLIVÉ VYPÍNAČE SPOTŘEBIČŮ DLE PŘESNÉ POZICE VÝVODŮ

TABULKA MÍSTNOSTÍ 1.NP				
č.m.	NÁZEV	PLOCHA [m²]	PODLAHA	POZNÁMKA
1.01	ZÁDVEŘÍ	####	STÁVAJÍCÍ	
1.02	VSTUPNÍ HALA (CHŮC)	####	STÁVAJÍCÍ	
1.03	ŠKOLNÍK	-	STÁVAJÍCÍ	
1.04	SCHODIŠTĚ	####	STÁVAJÍCÍ	
1.05	CHODBA	-	STÁVAJÍCÍ	
1.06	EL. ROZVADĚČ	-	STÁVAJÍCÍ	

Pozn.: V tabulce jsou uvedeny pouze vybrané místnosti. Nově vzniklé místnosti jsou vyznačeny tučně.



Vypracoval: 198
Úroveň: 01/1
e-mail: pavel.holub@hplus.cz
tel: +420 731 021 960
web: www.hplus.cz

Generální projektant: A plus spol. s r.o.
Freyova č.p.1
Praha 9 - Vysočany
Výpracoval: Ing. Lukáš Lev
Zodpovědný projektant: Ing. Lukáš Lev (ČKAIT 0014610)

Číslo zakázky: 2021_00174
Stupeň dokumentace: DSP
Měřítko: 1:50
Formát: B41x594
Datum: 03/2022

Název díla: Půdní vestavba ZŠ a MŠ Jarov
Místo stavby: V Zahradkách 1966/48, Praha 3 - Žižkov
Investor: Městská část Praha 3, Havlíčkovo náměstí 700/9, 180 00 Praha 8
Profese: D.1.4.f ELEKTROINSTALACE
Název výkresu: Půdorys 1.NP

Číslo paré: 0123456789
Číslo výkresu: 04