


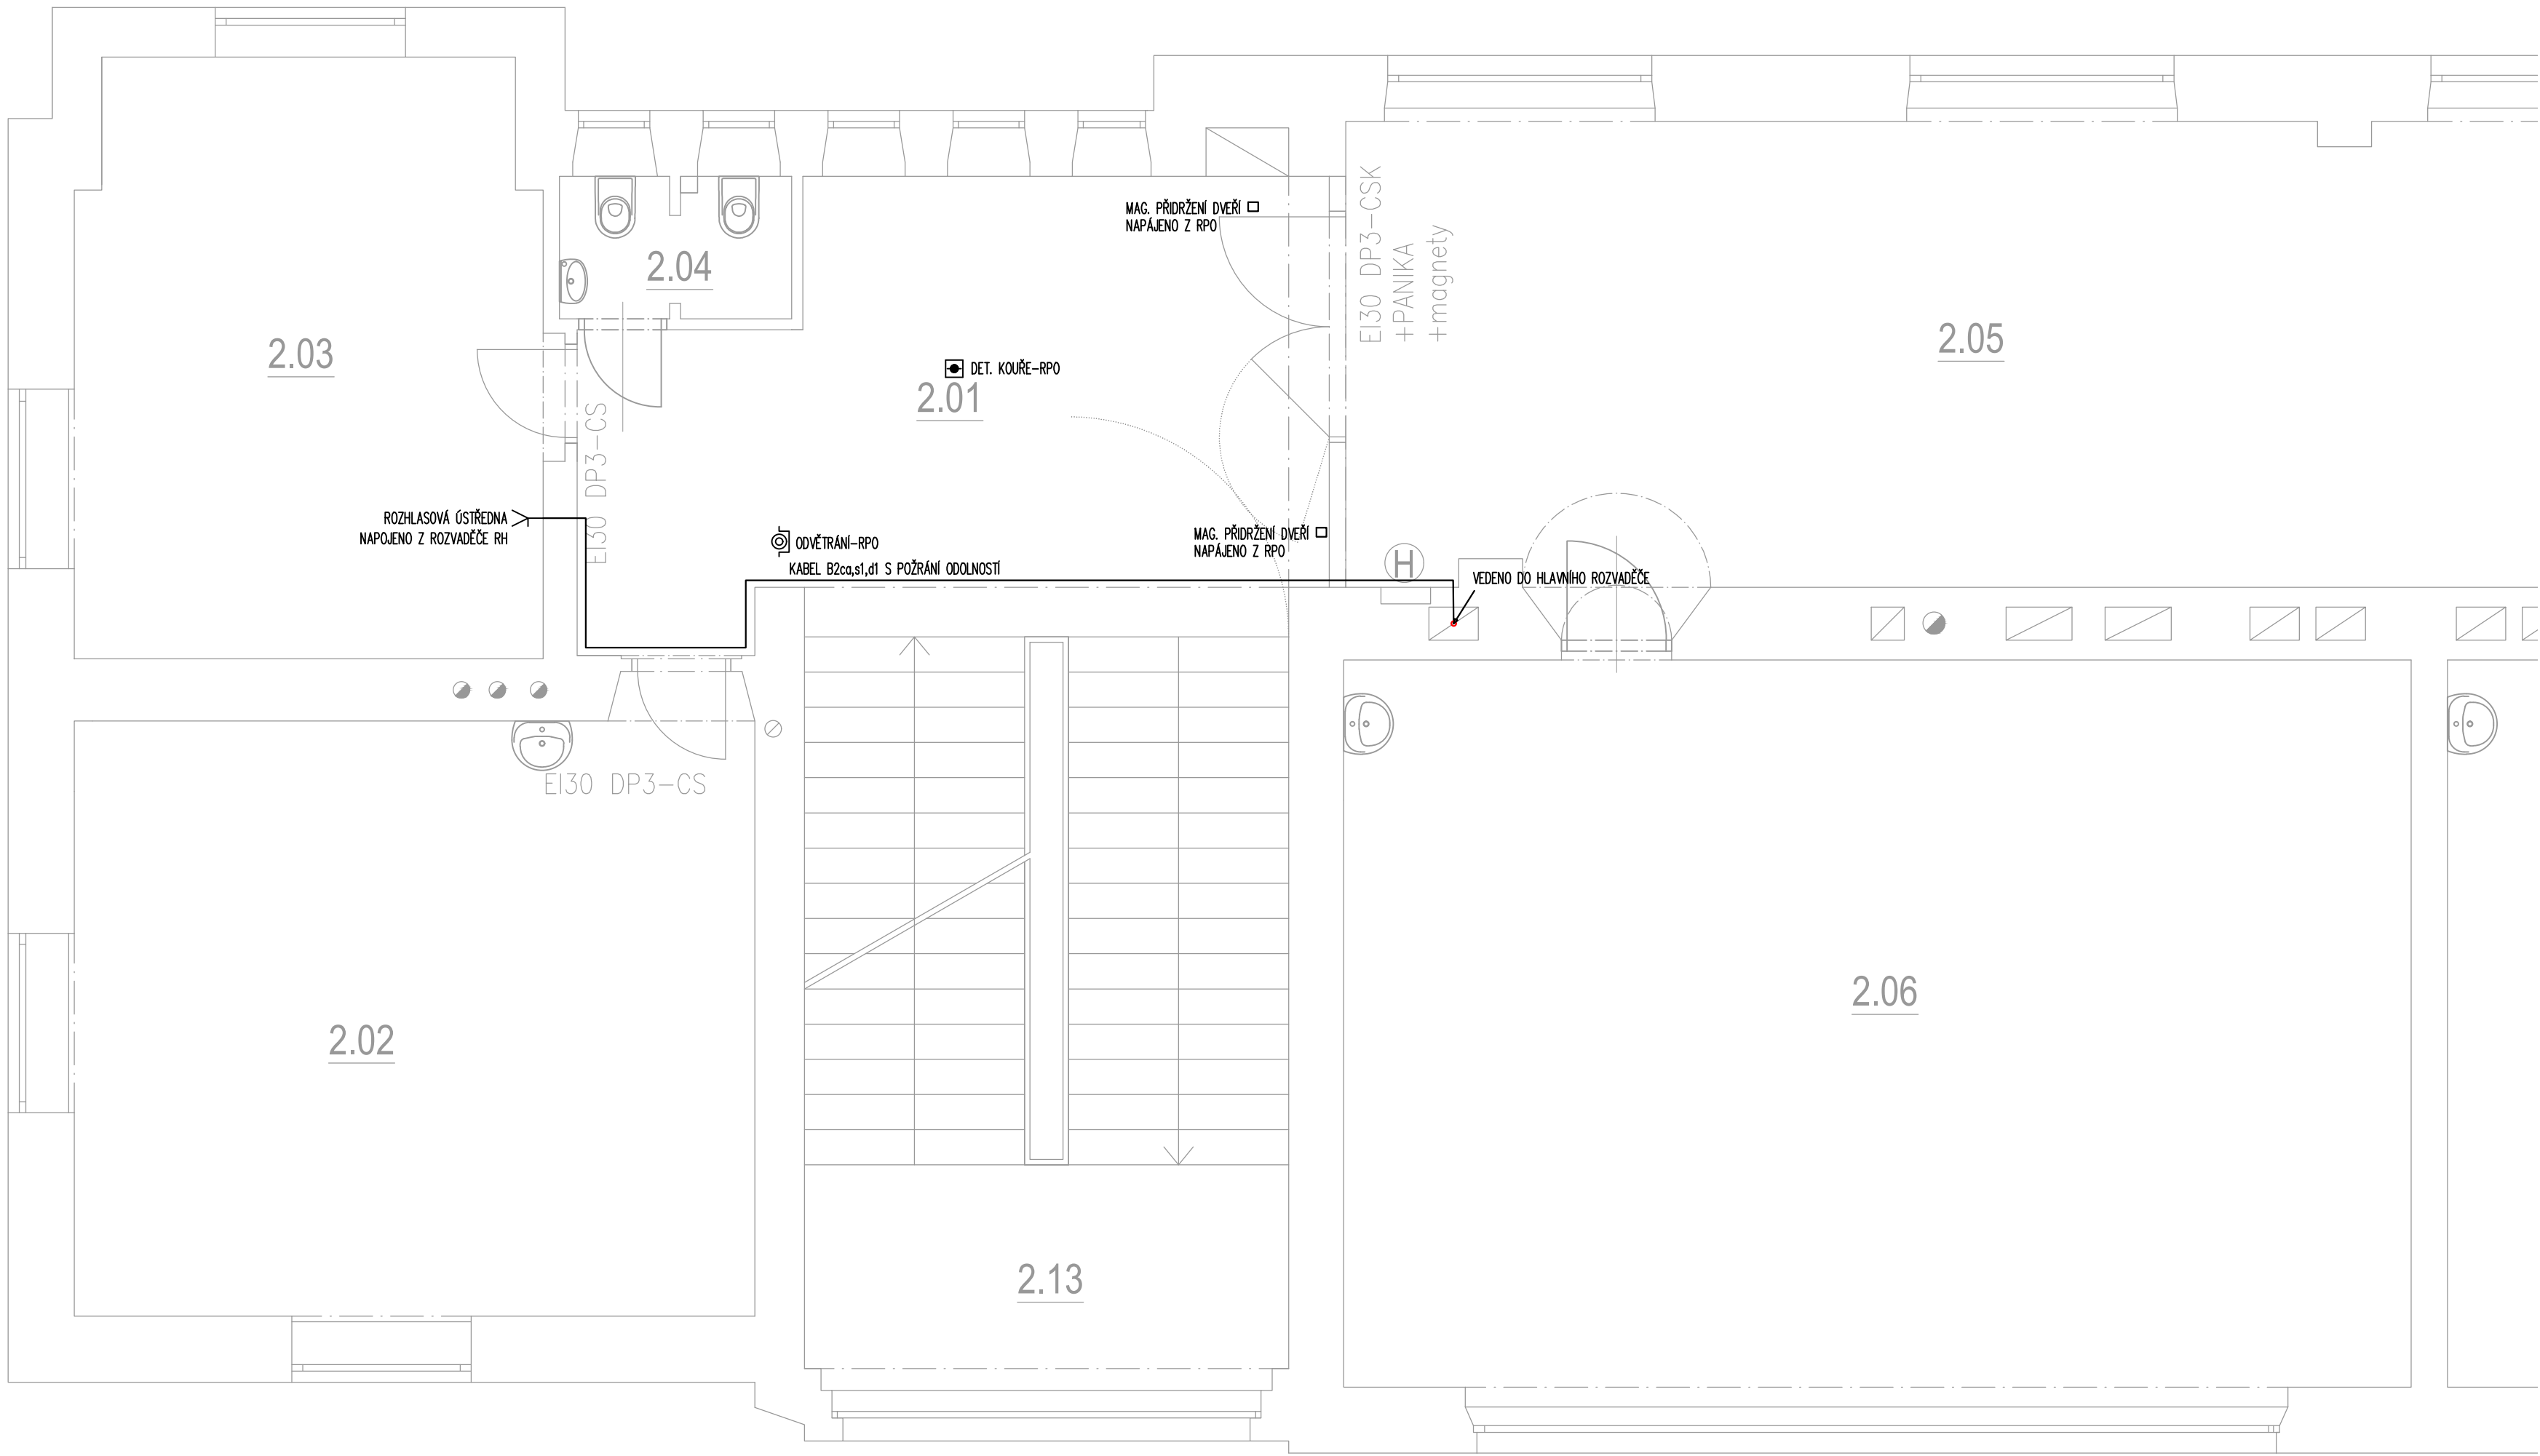

LEGENDA

- ROZVADĚČ
- VYPÍNAČ R1/0
- VYPÍNAČ R1
- VYPÍNAČ 3-F
- VYPÍNAČ R6
- VYPÍNAČ R7
- VYPÍNAČ R5
- TERMOSTAT
- ZÁSUVKA S KRYTÍM IP44
- JEDNONÁSOBNÁ ZÁSUVKA 230V 16A
- ZÁSUVKA 3-FÁZOVÁ 400V
- TLAČÍTKO S OCHRANOU PROTI NECHTĚNÉMU SEPNUTÍ
- TOTAL STOP, CENTRAL STOP
- DATOVÁ ZÁSUVKA
- VÝVOD PRO SVÍTLIDLO
- SVÍTLIDLO STROPNÍ/NÁSTĚNNÉ NOUZOVÉ S VLASTNÍM AKUMULATOREM
- VENTILÁTOR
- AUTONOMNÍ DETEKTOR KOUŘE
- POHYBOVÉ ČIDLO
- 3-FÁZOVÝ KABELOVÝ VÝVOD
- 1-FÁZOVÝ KABELOVÝ VÝVOD
- ZÁŘÍKOVÉ SVÍTLIDLO
- UZEMNĚNÍ
- SVÍTLIDLO S ASYMETRICKOU VÝŽÁŘOVACÍ CHARAKTERISTIKOU

POZNÁMKA:

SOUSTAVA - 50Hz 230V/400V TN-C-S
ZÁKLADNÍ OCHRANA PROUDOVÝMI CHRANIČI, POSPOJOVÁNÍM CY 6
ROZVODY PROVEDENY VODÍČI CYKY

INSTALACE BUDE PROVEDENA PODLE ČSN 33 2130 ED.2 A SOUBORU Norem ČSN 33 2000.
PRO KOUPELNY ZEJMÉNA ČSN 33 2000-7-701 ED.2. INSTALACE BUDE PROVEDENA V OBYTNÝCH MÍSTNOSTECH SKRYTĚ.
MUSÍ BÝT DODRŽENY POŽADAVKY STAVEBNÍ ČÁSTI NA UKLÁDÁNÍ VEDENÍ A KONCOVÝCH PRVKŮ INSTALACE.
PŘEDVŠÍM S OHLEDEM NA ZACHOVÁNÍ CELISTVOSTI VODIČNÍCH MATERIÁLŮ, FOLII APOD.
VŠEKERÉ UMÍSTĚNÍ PŘÍSTROJŮ MUSÍ BÝT UPŘESNĚNO NA STAVBĚ BĚHEM KONTROLNÍCH DNŮ I V KONČNÉM
STAVU BUDE KABELÁŽ CHRÁNĚNA PŘED MECHANICKÝM POŠKOZENÍM. V MÍSTECH PŘECHODŮ KABELŮ PŘES OSTRÉ HRANY
BUDOV KABELY UKLÁDÁNY DO CHRANIČEK S DOSTATEČNOU MECHANICKOU ODOLNOSTÍ PŘED MONTÁŽÍ MUSÍ BÝT UMÍSTĚNÍ
VŠECH ČÁSTÍ INSTALACE KOORDINOVÁNO S DALŠÍM PROFESEM NA STAVBĚ !!!

FINÁLNÍ POZICE ZÁSUVEK A VÝVODŮ OSVĚTLENÍ JE NUTNÉ SI ODSOUHLASIT S INVESTOREM POPŘ. ARCHITEKTEM NA STAVBĚ

*1 - V PROVÁDĚCÍM PROJEKTU BUDOU NAVRŽENY JEDNOTLIVÉ VYPÍNAČE SPOTŘEBIČŮ DLE PŘESNÉ POZICE VÝVODŮ

TABULKA MÍSTNOSTÍ 2.NP				
č.m.	NÁZEV	PLOCHA [m²]	PODLAHA	POZNÁMKA
2.01	PODESTA	####	STÁVAJÍCÍ	
2.02	KABINET	-	STÁVAJÍCÍ	
2.03	KABINET	-	STÁVAJÍCÍ	
2.04	WC UČITELÉ	-	STÁVAJÍCÍ	
2.05	CHODBA	-	STÁVAJÍCÍ	
2.06	UČEBNA	-	STÁVAJÍCÍ	
2.07	UČEBNA	-	STÁVAJÍCÍ	
2.08	UČEBNA	-	STÁVAJÍCÍ	
2.09	UČEBNA	-	STÁVAJÍCÍ	
2.10	UČEBNA	-	STÁVAJÍCÍ	
2.11	WC CHLAPCI	-	STÁVAJÍCÍ	
2.12	WC DÍVKY	-	STÁVAJÍCÍ	
2.13	SCHODIŠTĚ	-	STÁVAJÍCÍ	
Pozn.: V tabulce jsou uvedeny pouze vybrané místnosti. Nově vzniklé místnosti jsou vyznačeny tučně.				



Vyrobek 150
Úroveň 03.01
e-mail: pavel.holub@hplusprojekt.cz
tel: +420 771 027 960
web: www.hplusprojekt.cz

Generální projektant: A plus spol. s r.o.
Freyova č.p.1
Praha 9 - Vysočany
Vyraboval: Ing. Lukáš Lev
Zodpovědný projektant: Ing. Lukáš Lev (ČKAIT 0014610)

Číslo zakázky: 2021_00174
Stupeň dokumentace: DSP
Měřítko: 1:50
Formát: B41x594
Datum: 03.2022

Název díla:	Půdní vestavba ZŠ a MŠ Jarov	Číslo paré:	0123456789
Místo stavby:	V Zahradkách 1966/48, Praha 3 - Žižkov	Název výkresu:	Půdorys 2.NP
Investor:	Městská část Praha 3, Havlíčkovy náměstí 700/9, 180 00 Praha 8		
Profese:	D.1.4.f ELEKTROINSTALACE		