


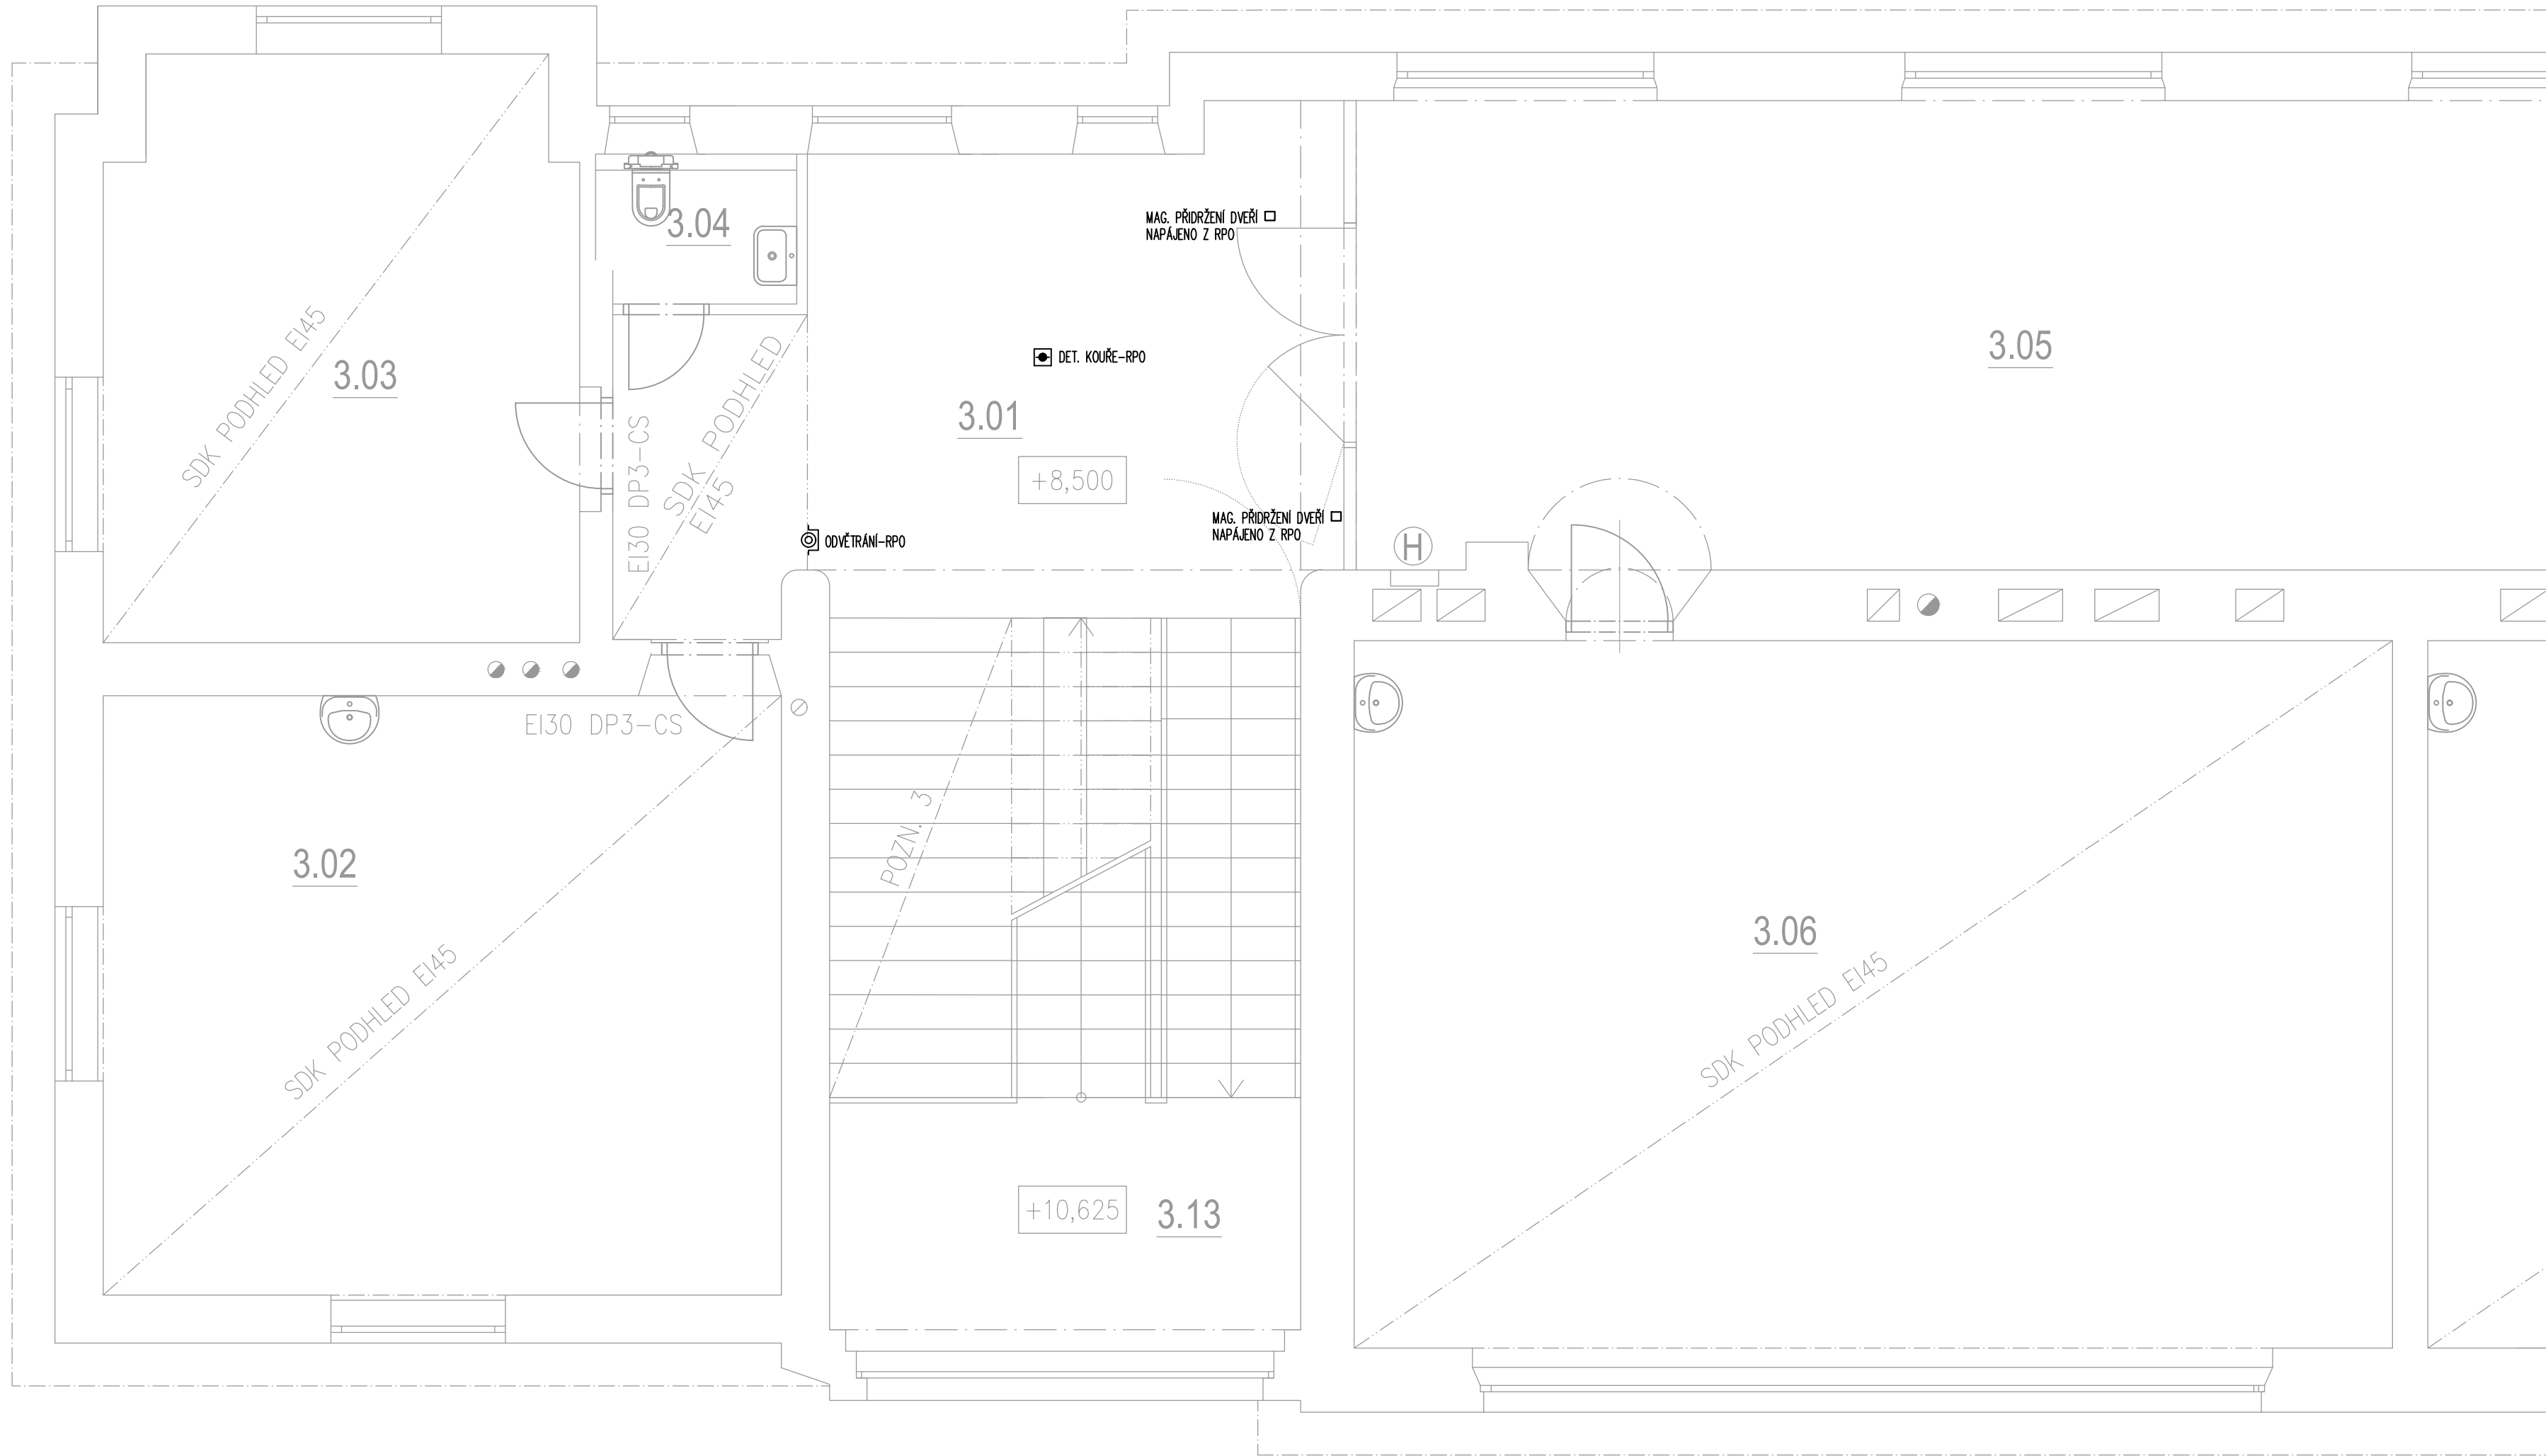

LEGENDA

- ROZVADĚČ
- VYPÍNAČ R1/0
- VYPÍNAČ R1
- VYPÍNAČ 3-F
- VYPÍNAČ R6
- VYPÍNAČ R7
- VYPÍNAČ R5
- TERMOSTAT
- ZÁSUVKA S KRYTÍM IP44
- JEDNOMÁSOBNÁ ZÁSUVKA 230V 16A
- ZÁSUVKA 3-FÁZOVÁ 400V
- TLAČÍTKO S OCHRANOU PROTI NECHĚNÉMU SEPNUTÍ
- TOTAL STOP, CENTRAL STOP
- DATOVÁ ZÁSUVKA
- VÝVOD PRO SVÍTIDLO
- SVÍTIDLO STROPNÍ/NÁSTĚNNÉ NOUZOVÉ S VLASTNÍM AKUMULATOREM
- VENTILÁTOR
- AUTONOMNÍ DETEKTOR KOUŘE
- POHYBOVÉ ČIDLO
- 3-FÁZOVÝ KABELOVÝ VÝVOD
- 1-FÁZOVÝ KABELOVÝ VÝVOD
- ZÁŘÍKOVÉ SVÍTIDLO
- UZEMNĚNÍ
- SVÍTIDLO S ASYMETRICKOU VYZÁŘOVACÍ CHARAKTERISTIKOU

POZNÁMKA:

SOUSTAVA - 50Hz 230V/400V TN-C-S
ZÁKLADNÍ OCHRANA PROUDOVÝMI CHRÁNIČI, POSPOJOVÁNÍM CY 6
ROZVODY PROVEDENY VODÍČKY

INSTALACE BUDE PROVEDENA PODLE ČSN 33 2130 ED 2 A SOUBORU Norem ČSN 33 2000.
PRO KOUPELNY ZEJMÉNA ČSN 33 2000-7-701 ED 2. INSTALACE BUDE PROVEDENA V OBYTNÝCH MÍSTNOSTECH SKRYTĚ.
MUSÍ BÝT DODRŽENY POŽADAVKY STAVEBNÍ ČÁSTI NA UKLÁDÁNÍ VEDENÍ A KONCOVÝCH PRVKŮ INSTALACE.
PŘEDVŠÍM S OHLEDEM NA ZACHOVÁNÍ CELISTVOSTI ISOLÁČNÍHO MATERIÁLU, FOLIE APOD.
VŠEKERÉ UMÍSTĚNÍ PŘÍSTROJŮ MUSÍ BÝT UPŘESNĚNO NA STAVBĚ BĚHEM KONTROLNÍCH DNŮ I V KONEČNÉM STAVU BUDE KABELÁŽ CHRÁNĚNA PŘED MECHANICKÝM POŠKOZENÍM. V MÍSTECH PŘECHODŮ KABELŮ PŘES OSTRÉ HRANY BUDOU KABELY UKLÁDÁNY DO CHRÁNIČEK S DOSTATEČNOU MECHANICKOU ODOLNOSTÍ PŘED MONTÁŽÍ MUSÍ BÝT UMÍSTĚNÍ VŠECH ČÁSTÍ INSTALACE KOORDINOVÁNO S DALŠÍM PROFESÍM NA STAVBĚ !!!

FINÁLNÍ POZICE ZÁSUVEK A VÝVODŮ OSVĚTLENÍ JE NUTNÉ SI ODSOUHLASIT S INVESTOREM POPŘ. ARCHITEKTEM NA STAVBĚ

*1 - V PROVÁDĚCÍM PROJEKTU BUDOU NAVRŽENY JEDNOTLIVÉ VYPÍNAČE SPOTŘEBIČŮ DLE PŘESNÉ POZICE VÝVODŮ

TABULKA MÍSTNOSTÍ 3.NP				
č.m.	NÁZEV	PLOCHA [m²]	PODLAHA	POZNÁMKA
3.01	PODESTA	####	STÁVAJÍCÍ	
3.02	KABINET	####	STÁVAJÍCÍ	
3.03	KABINET	####	STÁVAJÍCÍ	
3.04	WC UČITELÉ	####	STÁVAJÍCÍ	
3.05	CHODBA		STÁVAJÍCÍ	
3.06	UČEBNA	####	STÁVAJÍCÍ	
3.07	UČEBNA	####	STÁVAJÍCÍ	
3.08	UČEBNA	####	STÁVAJÍCÍ	
3.09	UČEBNA	####	STÁVAJÍCÍ	
3.10	UČEBNA	####	STÁVAJÍCÍ	
3.11	WC CHLAPCI		STÁVAJÍCÍ	
3.12	WC DÍVKY		STÁVAJÍCÍ	
3.13	SCHODIŠTĚ	####	TERACO	
Pozn.: V tabulce jsou uvedeny pouze vybrané místnosti. Nově vzniklé místnosti jsou vyznačeny tučně.				



Vypracoval: 198
Úroveň: 01/1
e-mail: jan.holub@hlgp.cz
tel: +420 77 127 160
web: www.hlgp.cz

Generální projektant: A plus spol. s r.o.
Freyova č.p.1
Praha 9 - Vysočany
Vypracoval: Ing. Lukáš Lev
Zodpovědný projektant: Ing. Lukáš Lev (ČKAIT 0014610)

Číslo zakázky: 2021_00174
Stupeň dokumentace: DSP
Měřítko: 1:50
Formát: B41x594
Datum: 03/2022

Název díla: Půdní vestavba ZŠ a MŠ Jarov
Místo stavby: V Zahradkách 1966/48, Praha 3 - Žižkov
Investor: Městská část Praha 3, Havlíčkovo náměstí 700/9, 180 00 Praha 8

Profese: D.1.4.f ELEKTROINSTALACE

Číslo par.: 0123456789

Název výkresu: Půdorys 3.NP

Číslo výkresu: 06