

R2


PROVEDENÍ:

- ROZVADĚČ POD OMÍTKOU
- TYP FW324 - 72 mod.
- ROZMĚR 620x550mm
- HLOUBKA ROZVADĚČE 110mm

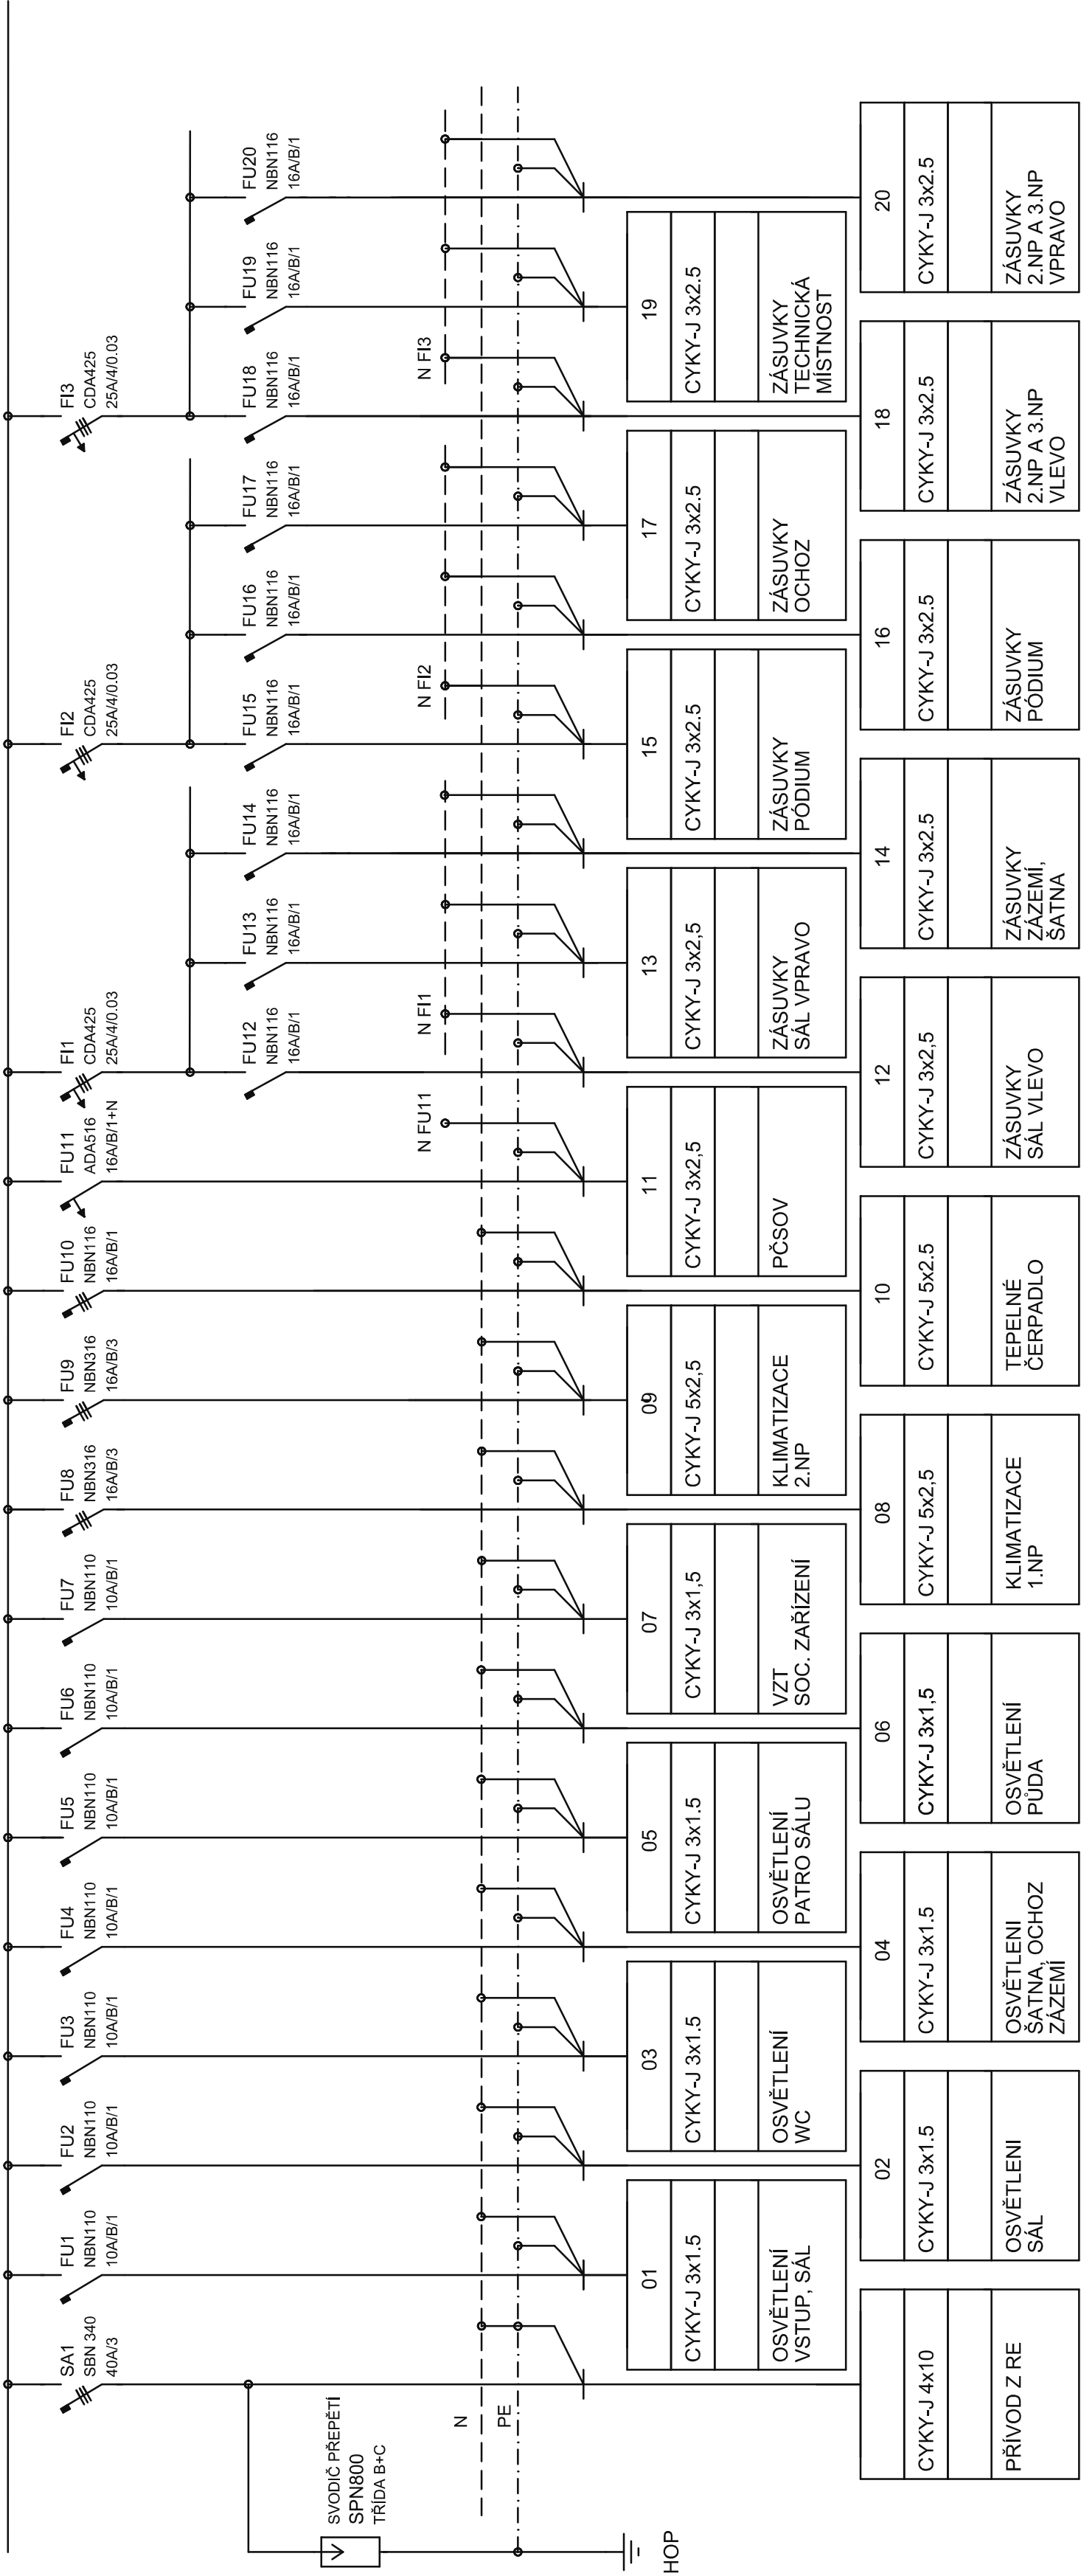
NAPĚŤOVÁ SOUSTAVA: 3+PE+N 230/400V 50Hz

OCHRANA PŘED NEBEZPEČNÝM DOTYKEM DLE ČSN 33 2000-4-41 ed.2:

 
 
 

 
- ŽIVÝCH ČÁSTÍ - IZOLACÍ, KRYTÍM
- NEŽIVÝCH ČÁSTÍ - OCHRANNÝM POSPOJOVÁNÍM
- AUTOMATICKÝM ODPOJENÍM OD ZDROJE V SÍTÍ TN-C-S
- DOPLŇKOVÁ OCHRANA PROUDOVÝCH CHRÁNIČEM A POSPOJOVÁNÍM

| | | | |
|---|------------------|---|---|
| název stavby: | | autorizační razítko: | |
| Hrad č.p.1 Budyně nad Ohří využití bývalého špýcharu | | | |
| adresa stavby: | | | |
| Budyně nad Ohří č.p.1 | | | |
| generální projektant: | projektant část: |  | Ing. PAVEL KREJZA ČKAIT: 0402330 Skalská 271/411 41 Zlitenice http://www.elektrosluzby.eu e-mail: krejza-elektro@box.cz |
| Projektový atelier Ing. arch. Jarkovský Tel.: +420 802 428 053 Občaje 285, 412 01 Litoměřice E-mail: j. j@arch-jarkovsky.cz | | | |
| | | Interní zak.č.: 12/2020 | |

| | | | |
|---|--|------------------------|---------------------------------------|
| stavběník: | | | |
| Město Budyně nad Ohří, Mírové nám. 65, 411 18 Budyně nad Ohří | | | |
| stupeň: | DOKUMENTACE PRO STAVEBNÍ POVOLENÍ | hlavní architekt: | datum: 08/2020 číslo zakázky: 10-2017 |
| objekt: | | HIP: | č. revize: 00 číslo paré: 1 |
| část PD: | D.1.4.2 - TECHNIKA PROSTŘEDÍ STAVEB - ELEKTROINSTALACE | zodpovědný projektant: | měřítko: 1:50 |
| název přílohy: | ROZVADĚČ R2 | vypracoval: | č. výkresu: D.1.4.2.2.6 |



LEGENDA:




 
 
 
VYPÍNAČ TŘÍPÓLOVÝ HAGER SB340 40A/3

JISTIČ TŘÍPÓLOVÝ HAGER NBN316 16A

JISTIČ JEDNOPÓLOVÝ HAGER NBN106 6A

JISTIČ JEDNOPÓLOVÝ HAGER NBN110 10A

JISTIČ JEDNOPÓLOVÝ HAGER NBN116 16A







STYKAČ JEDNOPÓLOVÝ HAGER ES110

JISTIČ TŘÍPÓLOVÝ HAGER NBN320 20A

JISTIČ TŘÍPÓLOVÝ HAGER NBN325 25A

PROUDOVÝ CHRÁNIČ HAGER CDA 440 40A/4/0.03



STYKAČ TROJPÓLOVÝ HAGER ES440

SVODIČ PŘEPĚTÍ