



DETAIL 3 1:50

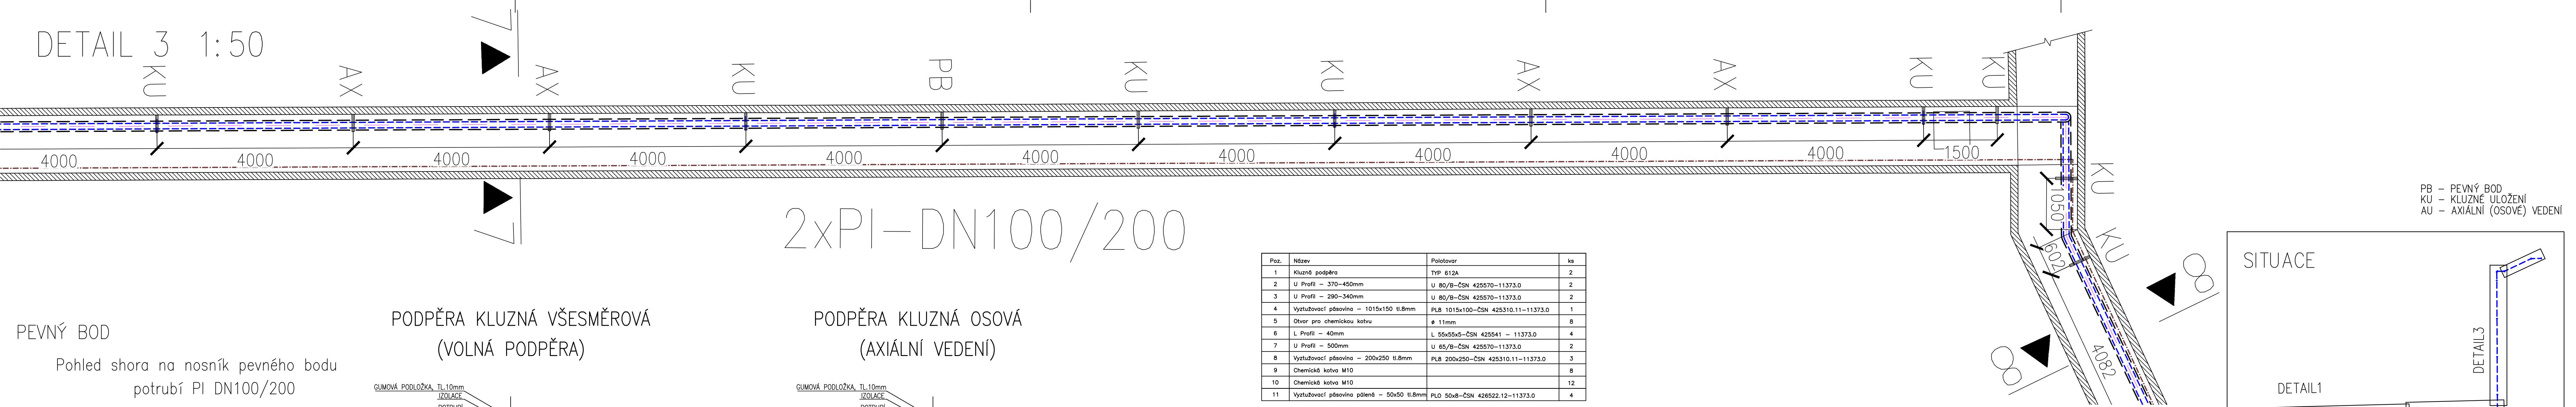


PB – PEVNÝ BOD  
KU – KLUZNÉ ULOŽENÍ  
AU – AXIÁLNÍ (OSOVÉ) VEDENÍ

PEVNÝ BOD


Pohled shora na nosník pevného bodu  
potrubí PI DN100/200

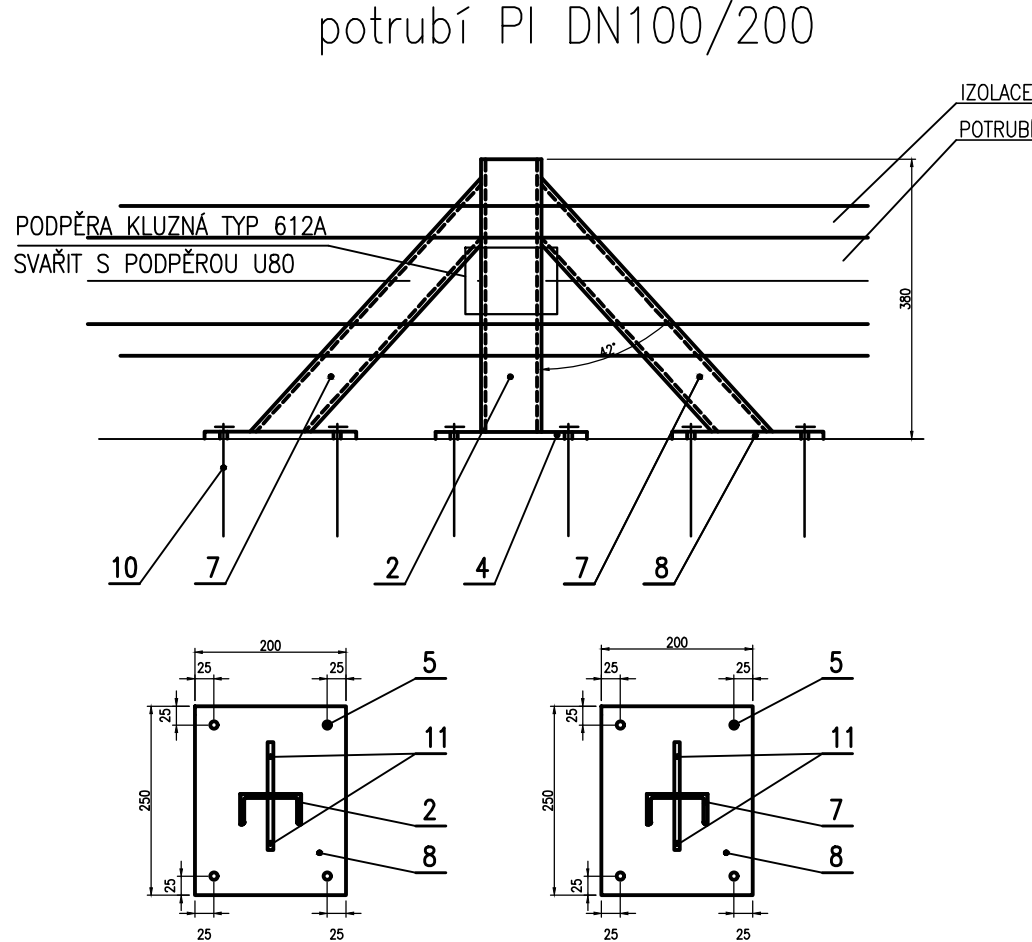

PODPĚRA KLUZNÁ VŠESMĚROVÁ  
(VOLNÁ PODPĚRA)

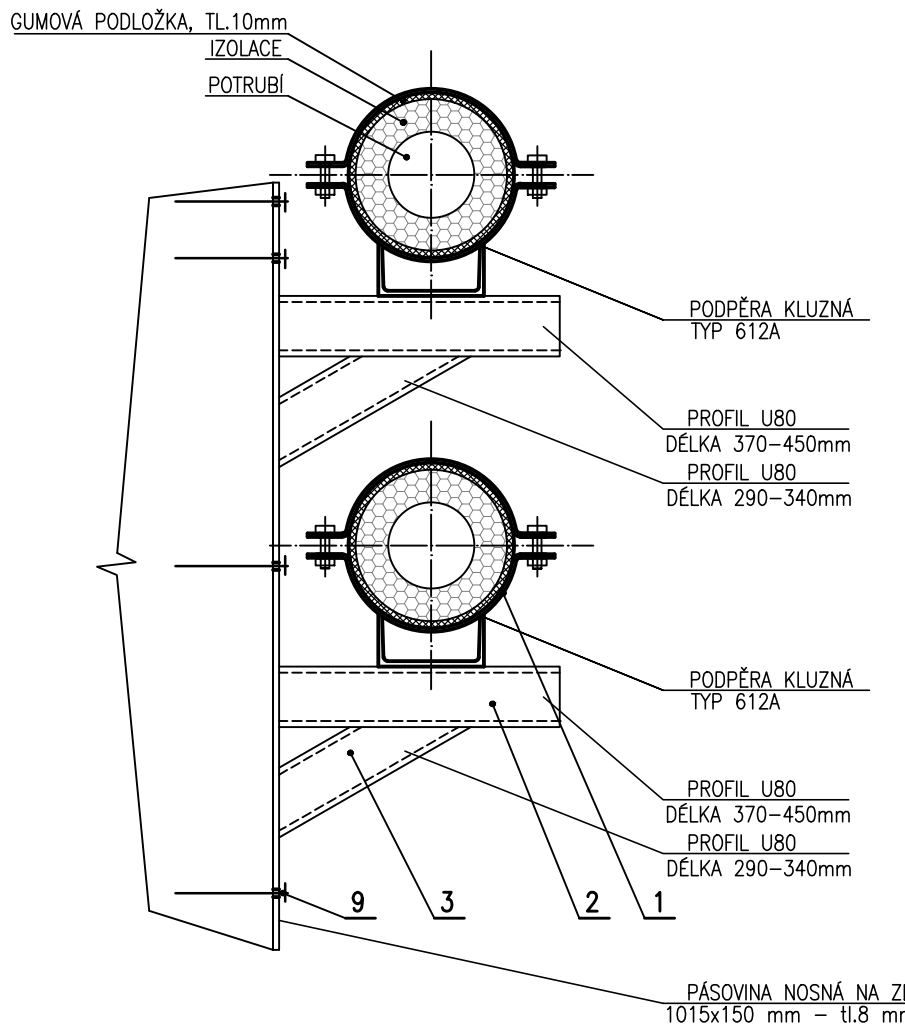


PODPĚRA KLUZNÁ OSOVÁ  
(AXIÁLNÍ VEDENÍ)


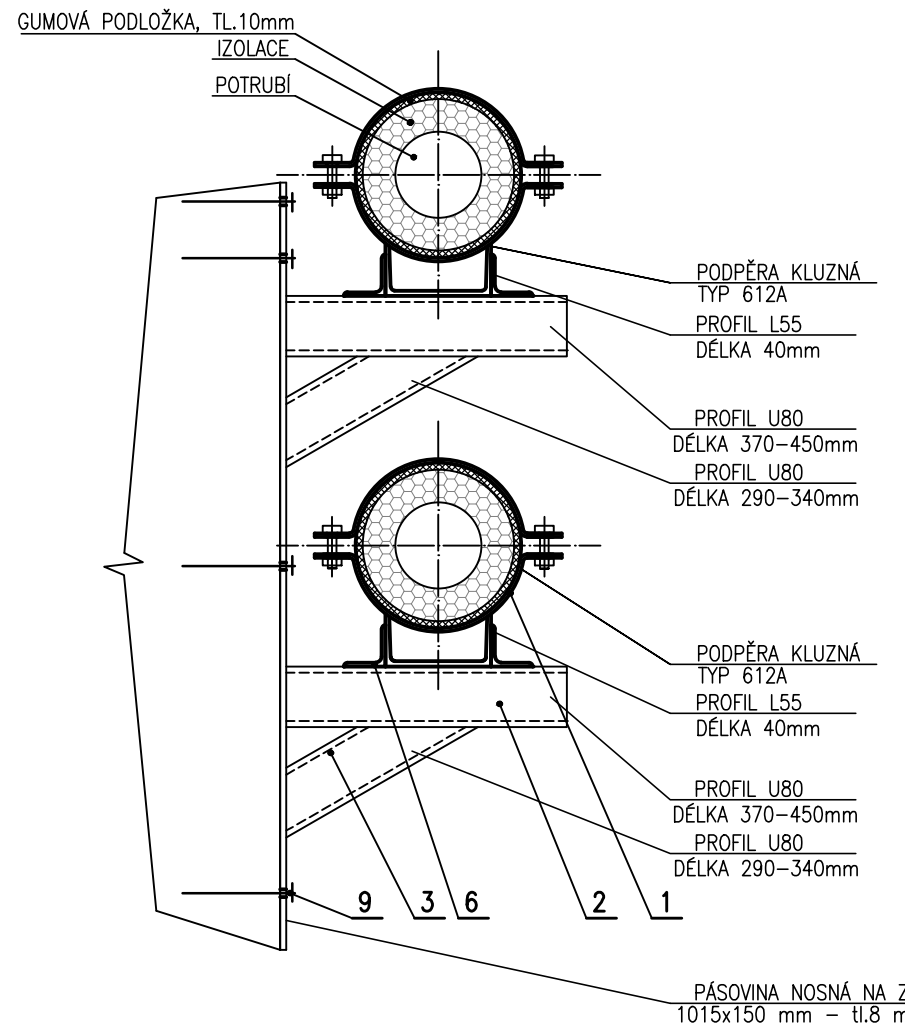


| Poz. | Název                                      | Polotovár                          | ks |
|------|--------------------------------------------|------------------------------------|----|
| 1    | Kluzná podpěra                             | TYP 612A                           | 2  |
| 2    | U Profil – 370–450mm                       | U 80/B–ČSN 425570–11373.0          | 2  |
| 3    | U Profil – 290–340mm                       | U 80/B–ČSN 425570–11373.0          | 2  |
| 4    | Vyztužovací pásovina – 1015x150 tl.8mm     | PL8 1015x100–ČSN 425310.11–11373.0 | 1  |
| 5    | Otvor pro chemickou kotvu                  | ø 11mm                             | 8  |
| 6    | L Profil – 40mm                            | L 55x55x5–ČSN 425541 – 11373.0     | 4  |
| 7    | U Profil – 500mm                           | U 65/B–ČSN 425570–11373.0          | 2  |
| 8    | Vyztužovací pásovina – 200x250 tl.8mm      | PL8 200x250–ČSN 425310.11–11373.0  | 3  |
| 9    | Chemická kotva M10                         |                                    | 8  |
| 10   | Chemická kotva M10                         |                                    | 12 |
| 11   | Vyztužovací pásovina pálená – 50x50 tl.8mm | PLO 50x8–ČSN 426522.12–11373.0     | 4  |

ŘEZ 4-4 1:20

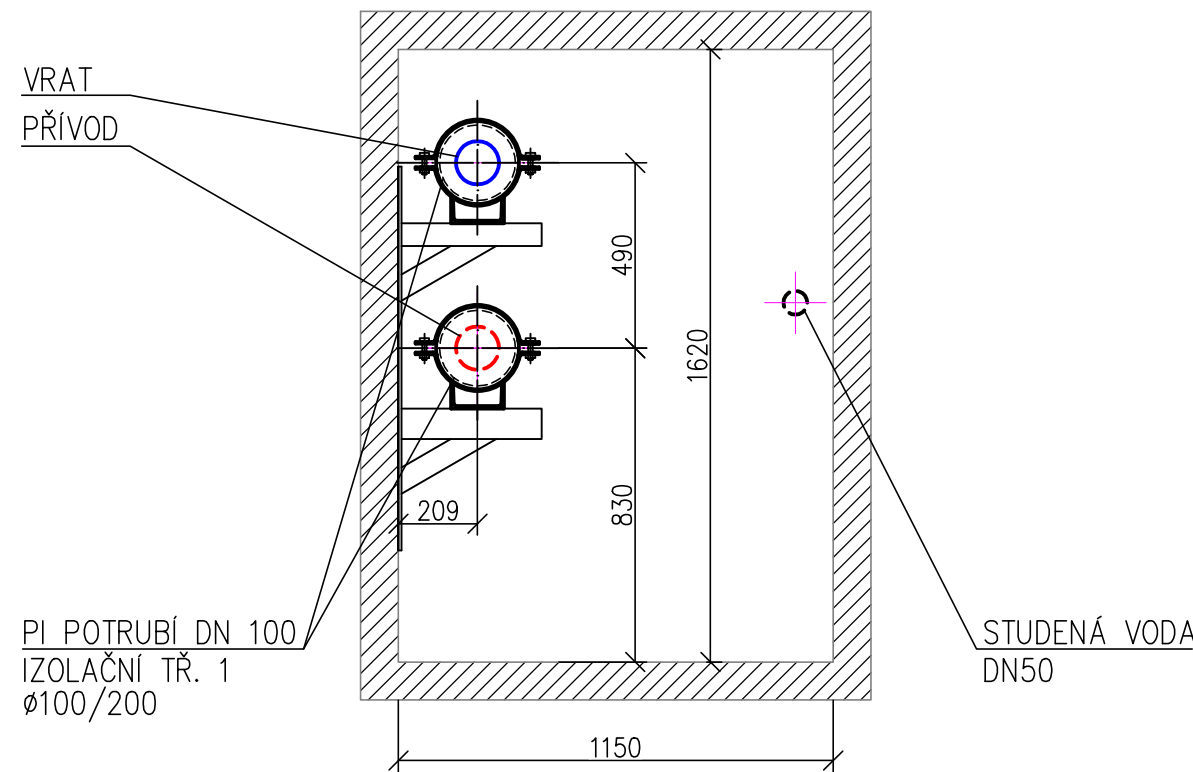

ŘEZ 5-5 1:20

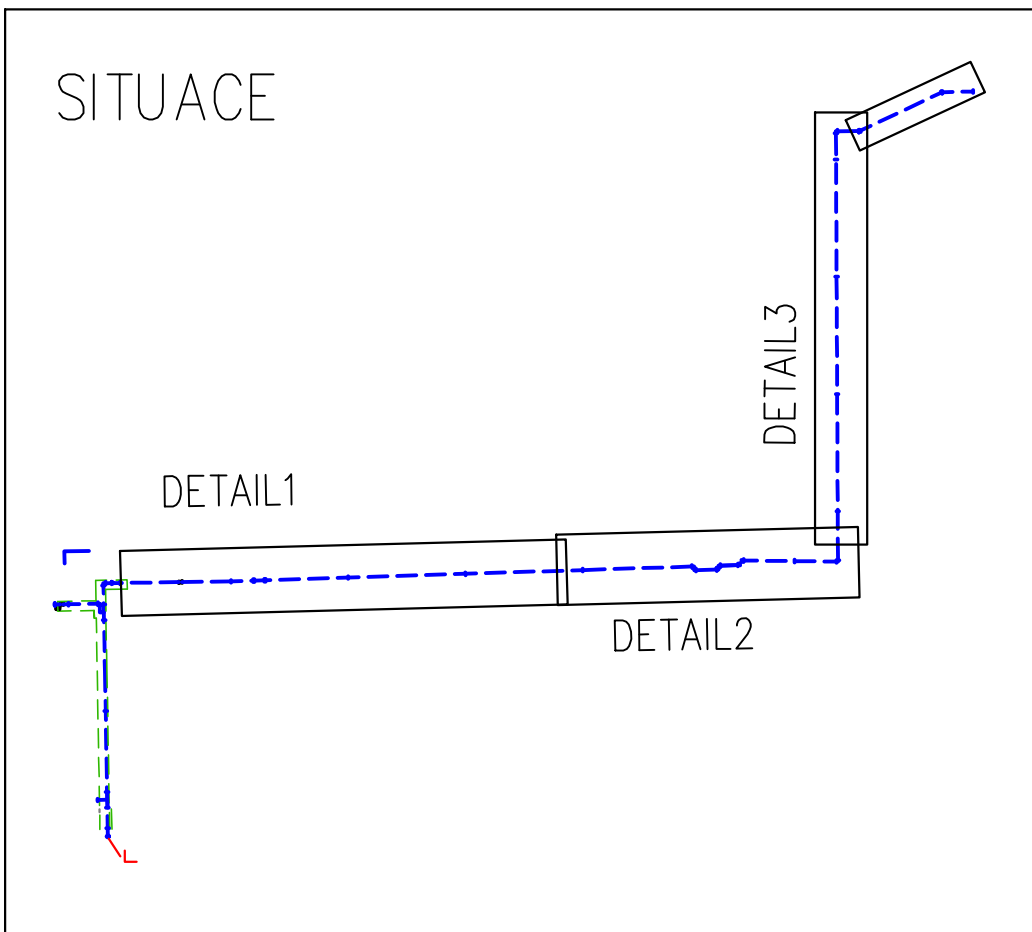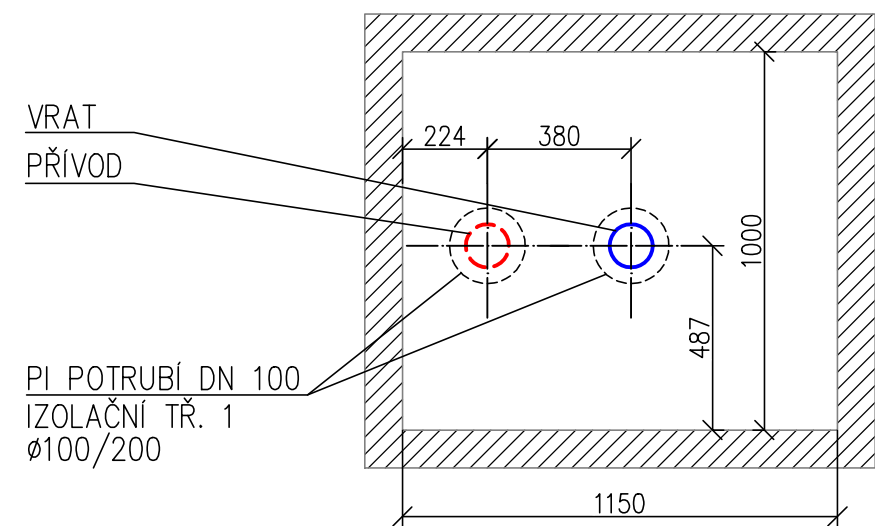

|                       |                                                          |                                                                                                |                        |
|-----------------------|----------------------------------------------------------|------------------------------------------------------------------------------------------------|------------------------|
| KOORDINACE            | Ing. Lenka Bartošová                                     | <div>DATUMbřezen 2016</div> <div>FORMÁT5x44</div> <div>STUPEŇDPS</div> <div>MĚŘÍTKO1:250</div> |                        |
| ZODPOVĚDNÝ PROJEKTANT | Ing. Marek Šulák                                         |                                                                                                |                        |
| VYPRACOVAL            | Ing. Jan Řezníček                                        |                                                                                                |                        |
| MÍSTO STAVBY          | k.ú. Šternberk, parc. č. 2182, 2205/1, /6, /17, /18, /19 |                                                                                                |                        |
| INVESTOR              | Teplárna Šternberk, SE, Holandská 878/2, 639 00 Brno     | <div>KOTELNA - STAVEBNÍ ÚPRAVY,<br/>VYBUDOVÁNÍ ENERGOBLOKU</div>                               |                        |
| AKCE                  |                                                          |                                                                                                |                        |
| PROFESE               | D.2.3.1 Odběr tepla - 1.etapa                            |                                                                                                |                        |
| VÝKRES                | TRUBNÍ KANÁL - PŮDORYS, DETAIL 3                         | <div>Č. VÝKRESU</div> <div>D.2.3.1.8</div>                                                     | <div>Č. SOUPRAVY</div> |