

Přípojka splaškové kanalizace


Seznam příloh:

- 02.01 Technická zpráva
- 02.02 Situace
- 02.03 Neobsazeno
- 02.04 Podélný profil přípojky splaškové kanalizace
- 02.05 Neobsazeno
- 02.06 Neobsazeno

VODÁRENSKÁ AKČIOVÁ SPOLEČNOST, a.s.
Soběšická 820/156, 638 01 Brno
divize Brno - venkov
Soběšická 820/156, 638 01 Brno

Revize				
Číslo	Datum	Jméno	Popis změny	Podpis
1	08/2015	ING. JIŘÍ MATOUŠEK	ZMĚNA NÁPOJENÍ NA STÁVAJÍCÍ DEŠŤ. KANALIZACI	
0	04/2015	ING. JIŘÍ MATOUŠEK	PRO ODSOUHLASENÍ	

Generální projektant:		Projektant části PD:		Číslo paré:	Autorizační razítko:	
Mat.PIS, s.r.o. Drážní 66, 675 73 Rapotice Tel.: 776 846 313						
Ved. projektant	ING. JIŘÍ MATOUŠEK	Zodp. projektant	ING. TOMAŠ HAŠA			
Vypracoval:	ING. TOMAŠ HAŠA	Kontroloval:				
Místo stavby:	Ostrovačice					
Okres:	Brno – venkov					
Investor:	Městys Ostrovačice, Nám. Viléma Mrštíka 54, 664 81 Ostrovačice					
Název stavby: Nástavba a přístavba ZŠ Ostrovačice					Formát:	6A4
Název části objektu PD: SO 02 Přípojky inženýr. sítí, areál. rozvody					Datum:	05/2015
Název výkresu: Technická zpráva					Stupeň:	DUR+DSP
					Číslo zakázky:	012015
					Měřítko:	–
					Číslo výkresu:	02.01R1

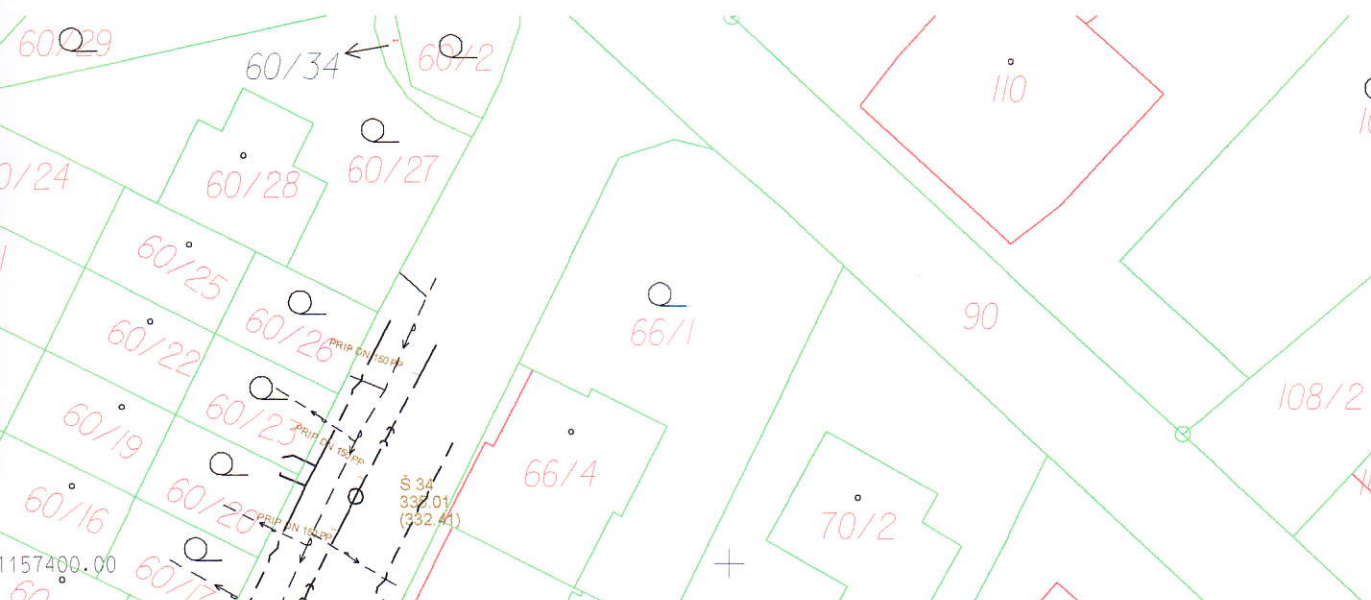

LEGENDA PLOCH :


	Stávající budova ZŠ Ostrovačice
	Přístavba ZŠ Ostrovačice, budova – D
	Nový chodník k budově – D, zámková dlažba tl. 6 cm
	Nový okapový chodník, kačírek

LEGENDA INŽENÝRSKÝCH SÍTÍ :

	VEDENÍ VN
	NADZEMNÍ VEDENÍ NN
	VODOVOD – PITNÁ VODA
	VODOVOD – UŽITKOVÁ VODA
	KANALIZACE SPLAŠKOVÁ
	KANALIZACE DEŠŤOVÁ
	SDĚLOVACÍ KABELOVÉ VEDENÍ
	SDĚLOVACÍ OPTICKÉ VEDENÍ

SOUHLASÍME

VODÁRENSKÁ AKČIOVÁ SPOLEČNOST, a.s.
Soběšická 820/156, 638 01 Brno
divize Brno - venkov
Soběšická 820/156, 638 01 Brno

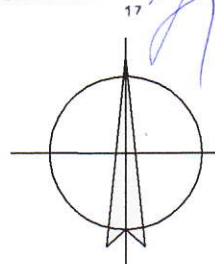

Revize				
Číslo	Datum	Jméno	Popis změny	Podpis
1	08/2015	ING. JIŘÍ MATOUŠEK	ZMĚNA NÁPOJENÍ NA STÁVAJÍCÍ DEŠŤ. KANALIZACI	
0	04/2015	ING. JIŘÍ MATOUŠEK	PRO ODSOUHLASENÍ	

Generální projektant:		Projektant části PD:		Číslo paré:	Autorizační razítko:
Mat.PIS, s.r.o. Drážní 66, 675 73 Rapotice Tel.: 776 846 313					
Ved. projektant	ING. JIŘÍ MATOUŠEK	Zodp. projektant	ING. TOMAŠ HAŠA		
Vypracoval:	ING. TOMAŠ HAŠA	Kontroloval:			
Místo stavby:	Ostrovačice				
Okres:	Brno – venkov				
Investor:	Městys Ostrovačice, Nám. Viléma Mrštíka 54, 664 81 Ostrovačice				
Název stavby:	Nástavba a přístavba ZŠ Ostrovačice				Formát: 2 A4
Název části PD:	SO 02 Přípojky inženýrských sítí, areálové rozvody				Datum: 04/2015
Název výkresu:	Situace				Stupeň: DUR+DSP
					Číslo zakázky: 012015
					Měřítko: 1:500
					Číslo výkresu: 02.02R1