


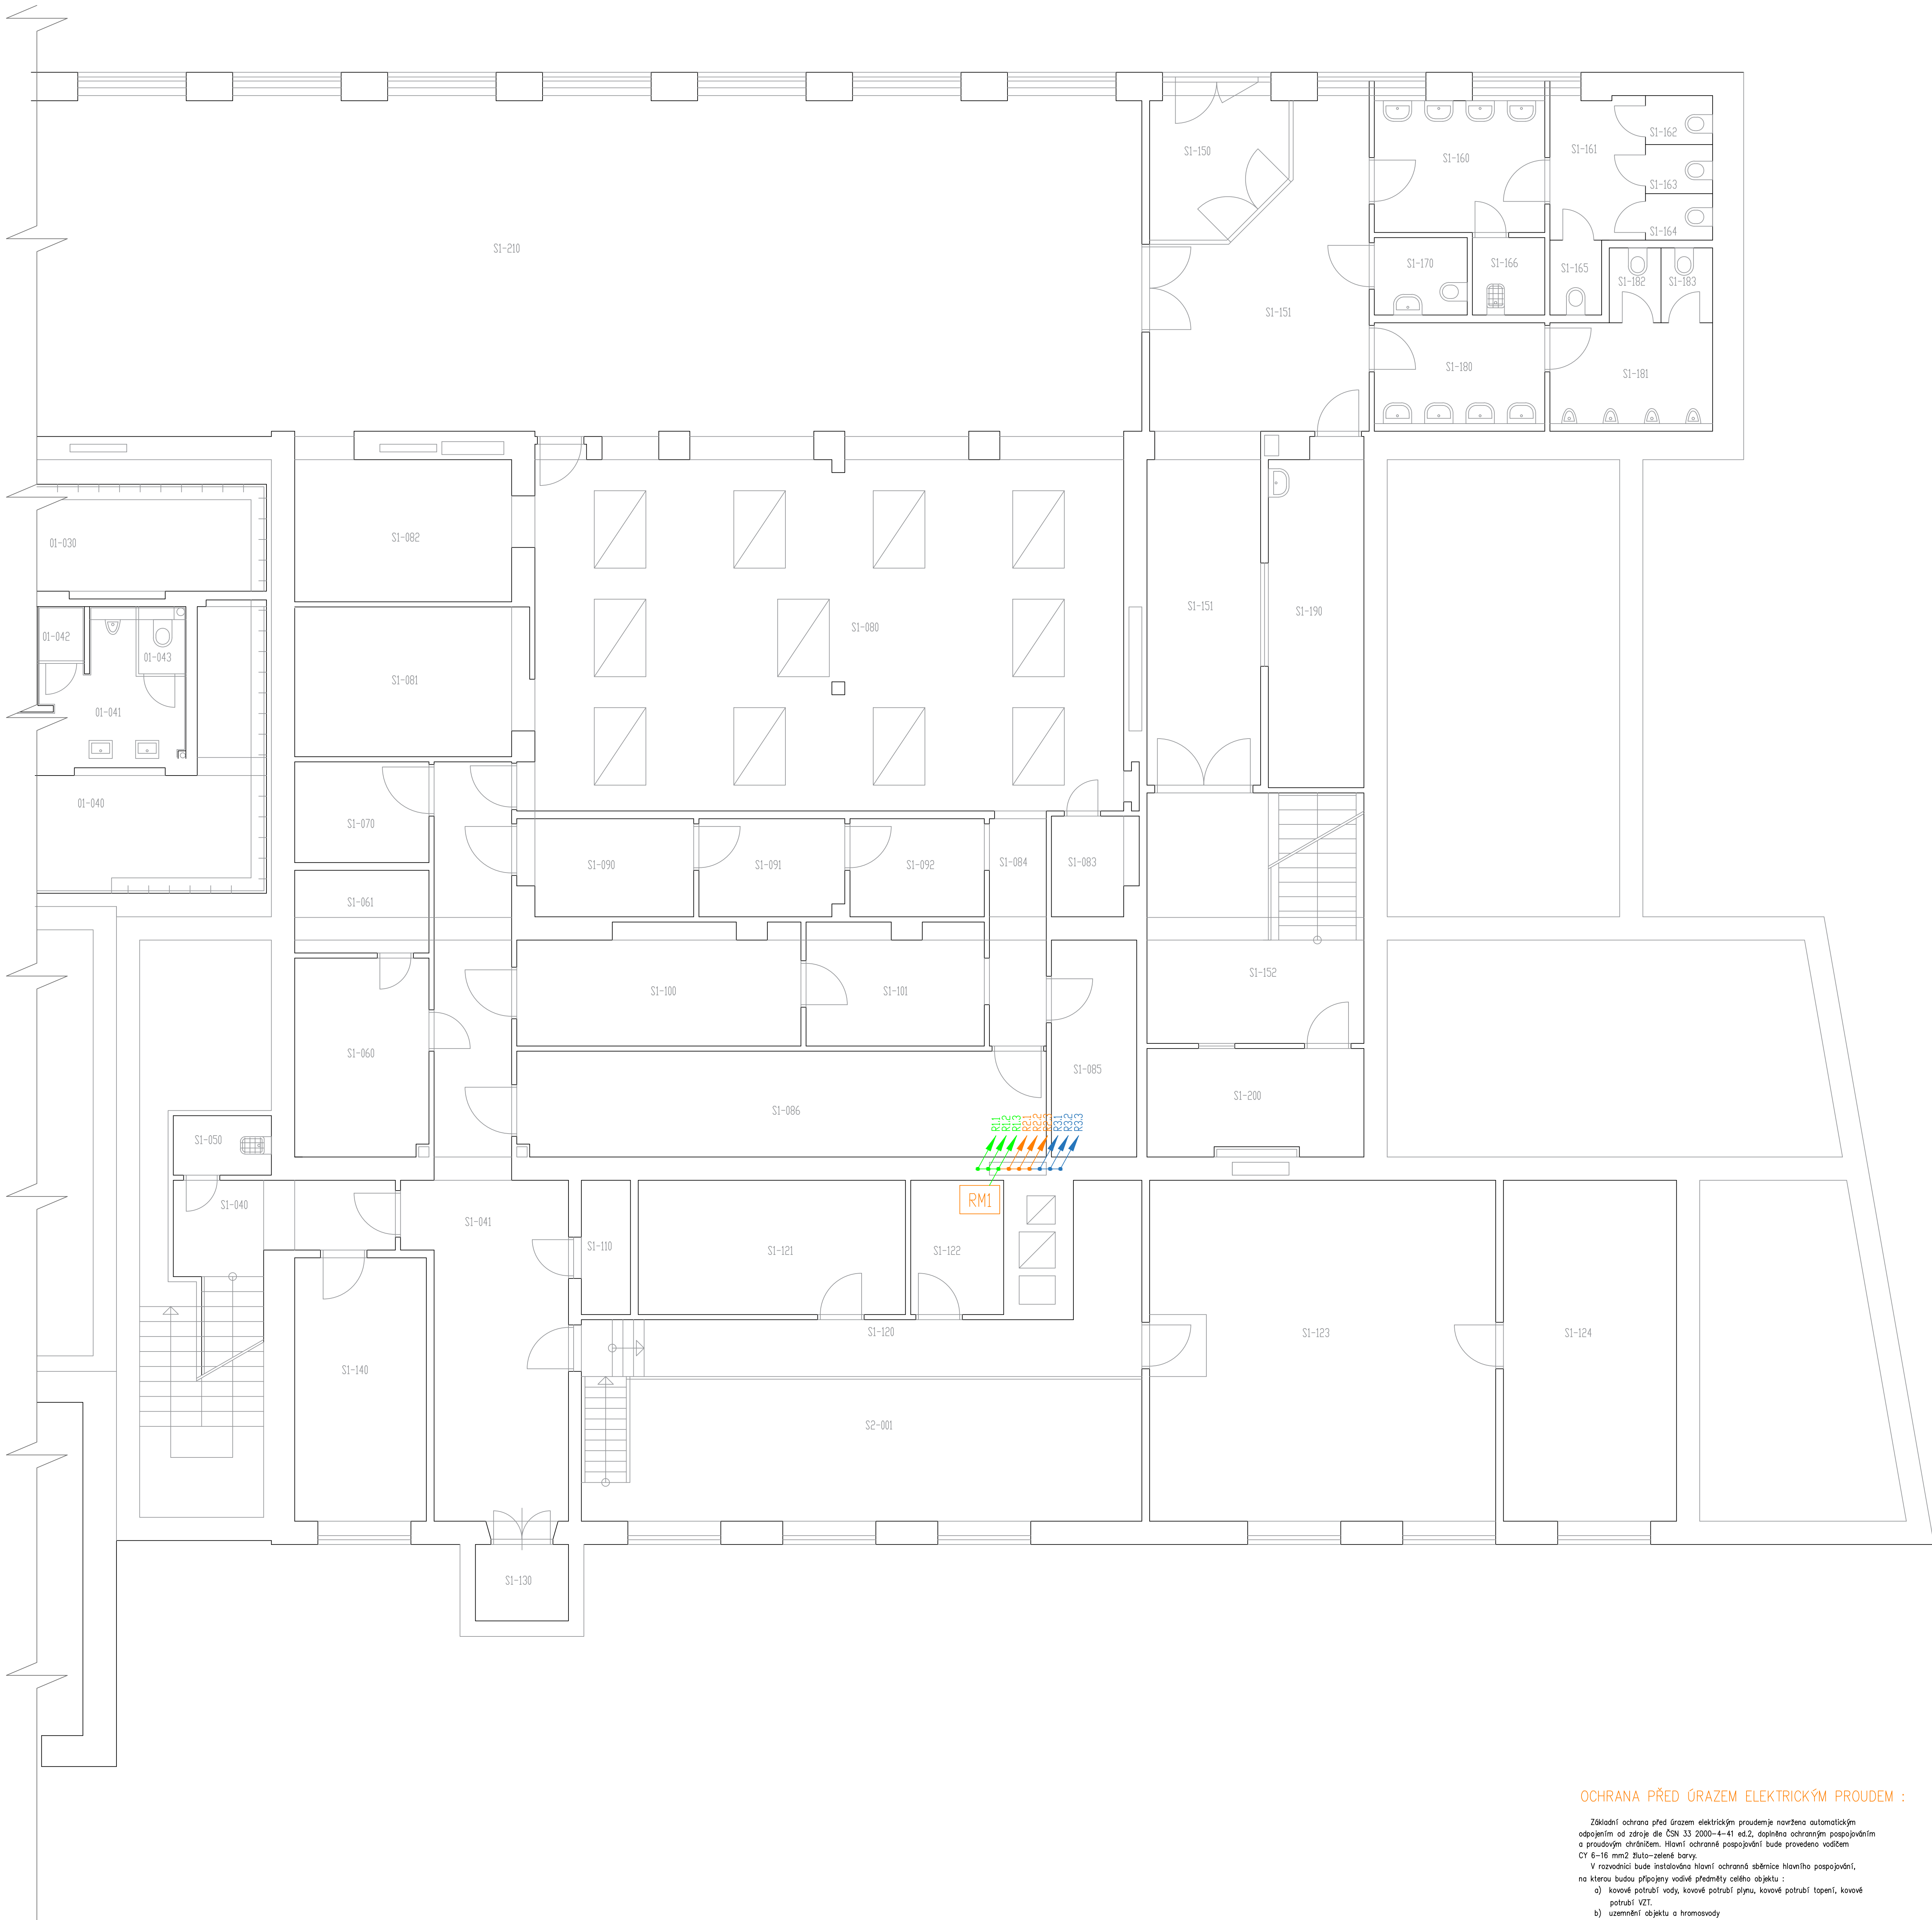

OCHRANA PŘED ÚRAZEM ELEKTRICKÝM PROUDEM :

Základní ochrana před úrazem elektrickým proudem je navržena automatickým odpojením od zdroje dle ČSN 33 2000-4-41 ed.2, doplněna ochranným pospojováním a proudovým chráničem. Hlavní ochranné pospojování bude provedeno vodičem CY 6-16 mm² žluť-žlutě zelená barva.
V rozvodnici bude instalována hlavní ochranná sběrnice hlavního pospojování, na kterou budou připojeny vodivé předměty celého objektu :

- a) kovové potrubí vody, kovové potrubí plynu, kovové potrubí topení, kovové potrubí VZT.
- b) uzemnění objektu a hromosvodů

ROZVODNÁ SOUSTAVA: 3+N+PE,50Hz,400/230V,TN-C-S

Ochrana před úrazem elektrickým proudem dle ČSN 33 2000-4-41
d. 413.1 – ochrana automatickým odpojením od zdroje
d. 413.1.2 – pospojováním
d. 413.1.3 – sítě TN
d. 412.5 – proudovým chráničem

PROJEKTANT Tomáš Bartolák	KRESLIL Tomáš Bartolák		
MÍSTO Valtice	KRAJ Jihomoravský	FORMAT 12A4	KÓPIE
INVESTOR Město Valtice, nám. Svobody 691 42 Valtice	DATUM 7/2023	STUPEN DPS	
STAVBA Oprava silnoproudých a slaboproudých rozvodů ZS Valtice	ZAK. Č.	MĚŘÍTKO 1:50	
OBSAH Elektroinstalace – 1.PP	OZNAČENÍ VÝKRESU 3.		