


Tabulka místností 2.NP

SPOLEČNÉ		
Zóna	Číslo	Název
SPOLEČNÉ	2.01	CHODBA, SCHODIŠTĚ

BYT 02		
Zóna	Číslo	Název
BYT 02	2.02	ZÁDVEŘÍ
BYT 02	2.03	KOUPELNA + WC
BYT 02	2.04	LOŽNICE
BYT 02	2.05	OBÝVACÍ POKOJ + KK

BYT 03		
Zóna	Číslo	Název
BYT 03	2.06	ZÁDVEŘÍ
BYT 03	2.07	KOUPELNA + WC
BYT 03	2.08	POKOJ
BYT 03	2.09	OBÝVACÍ POKOJ

BYT 04		
Zóna	Číslo	Název
BYT 04	2.10	ZÁDVEŘÍ
BYT 04	2.11	KOUPELNA + WC
BYT 04	2.12	LOŽNICE
BYT 04	2.13	OBÝVACÍ POKOJ + KK

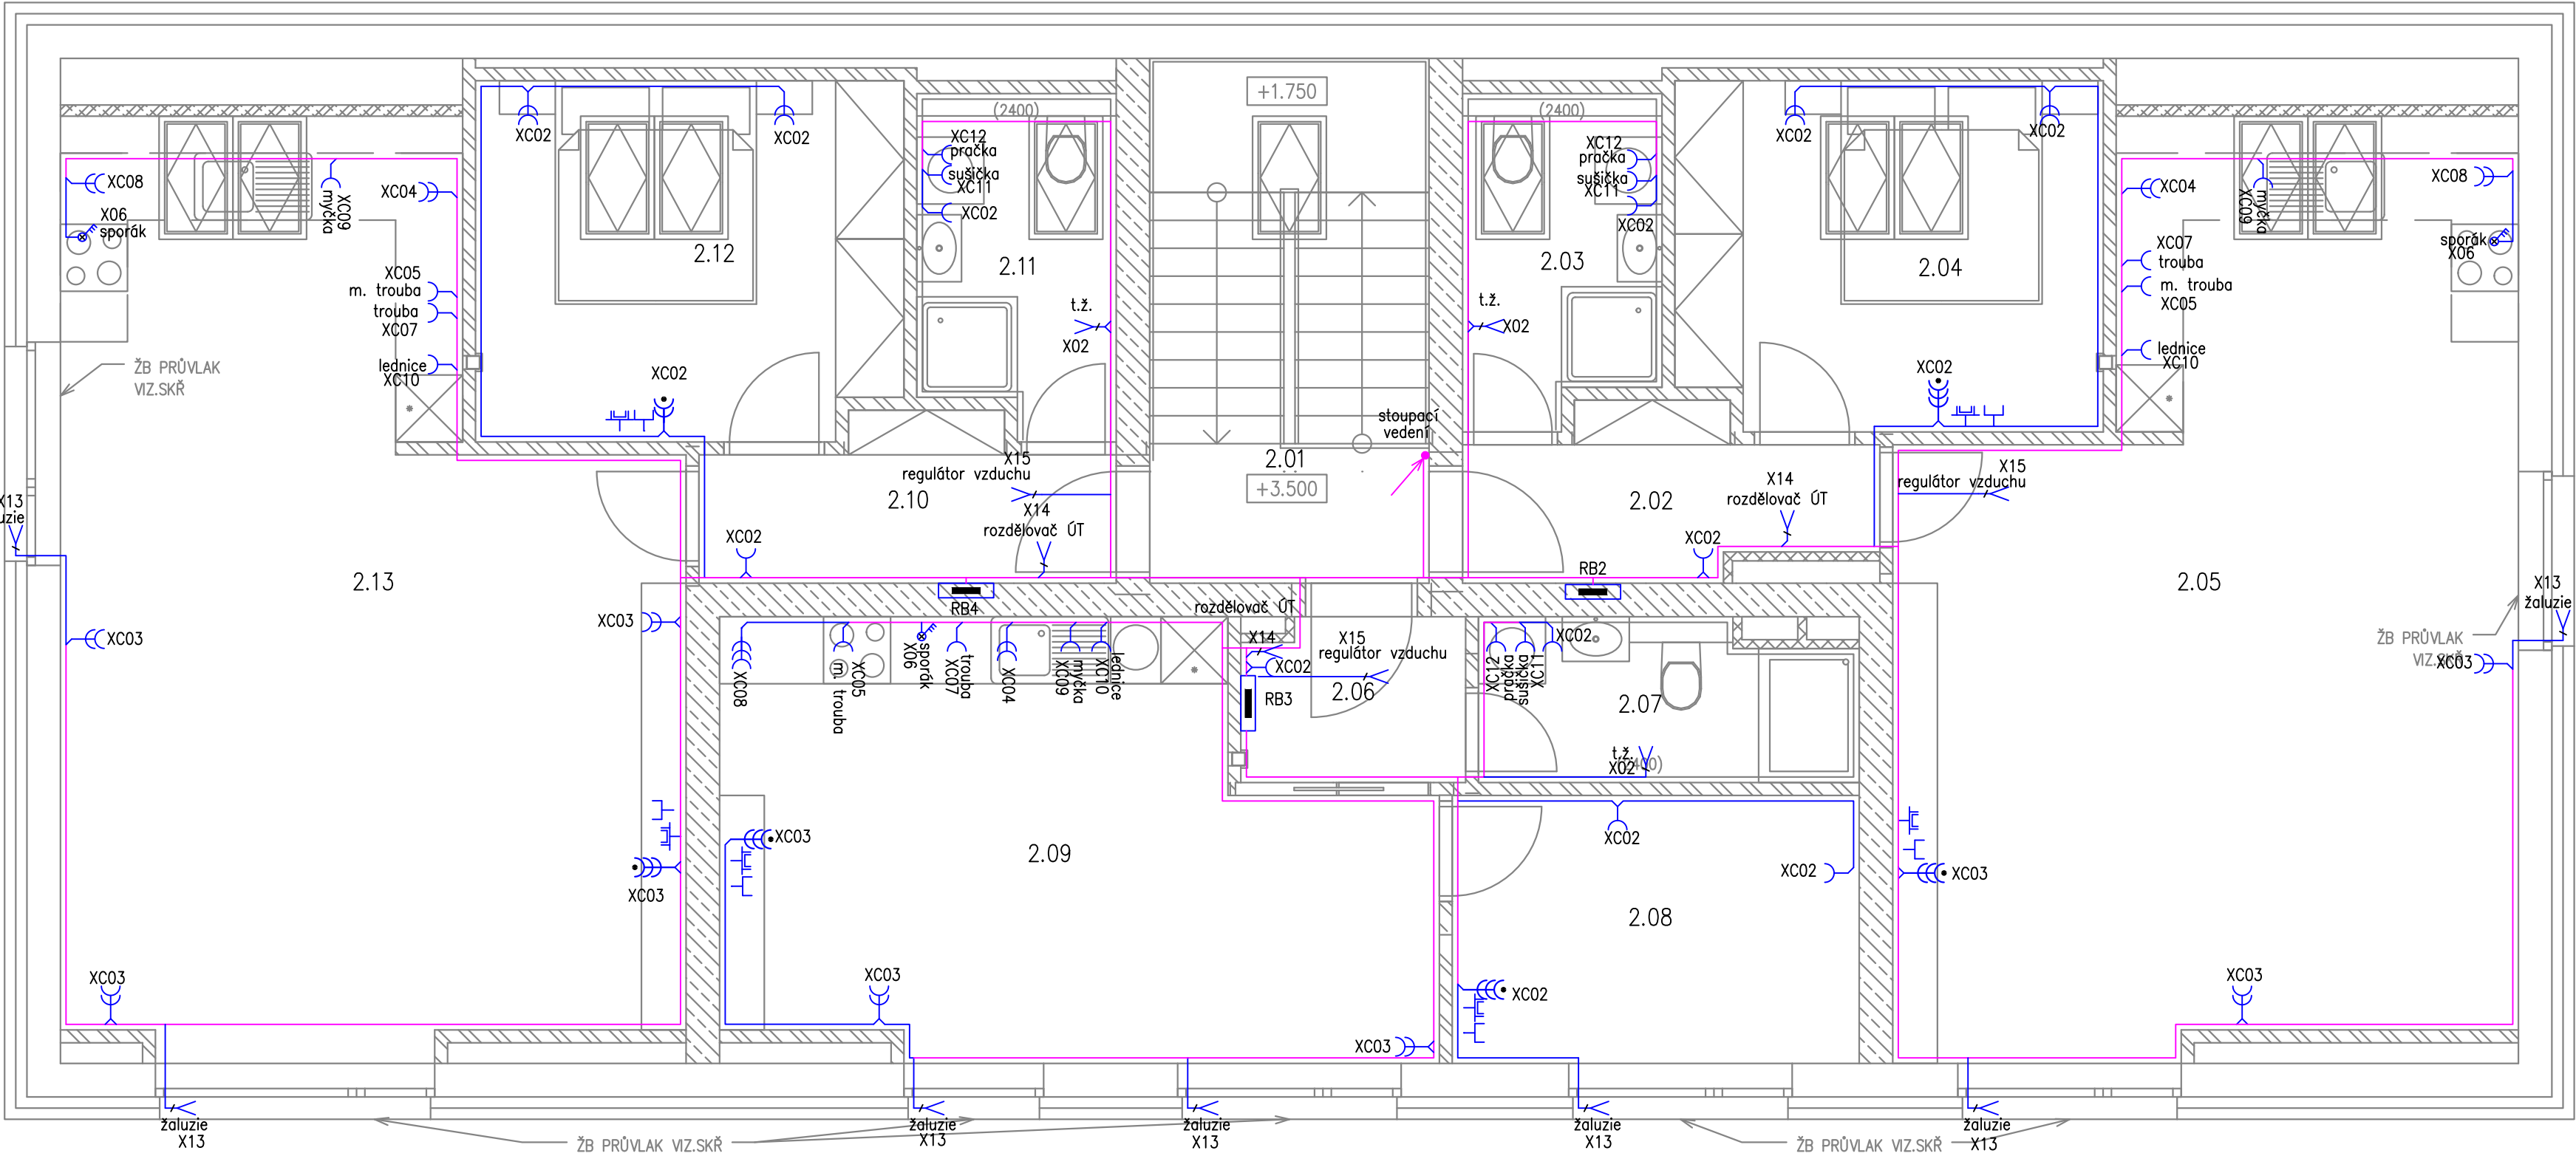

LEGENDA ZNAČEK–silnoproud:

- 3x zásuvka jednonásobná ~230V/16A vedle sebe ve vícenás. rámečku s přep. ochranou
- 2x zásuvka jednonásobná ~230V/16A vedle sebe ve vícenás. rámečku s přep. ochranou
- 1x zásuvka jednonásobná ~230V/16A s přep. ochranou
- zásuvka jednonásobná ~230V/16A v jednorámečku
- 2x zásuvka jednonásobná ~230V/16A vedle sebe ve dvojrámečku
- 3x zásuvka jednonásobná ~230V/16A vedle sebe ve vícenás. rámečku
- 4x zásuvka jednonásobná ~230V/16A vedle sebe ve vícenás. rámečku
- vývod 1f dle popisu (volný konec min. 2m)
- vývod 3f dle popisu (volný konec min. 2m)
- sporáková kombinace (přípojka) s doutnavkou
- PS– přípojková skříň, RE – elektroměrový rozvaděč
- RH – hlavní rozvaděč objektu, RS1 – rozvaděč lékárny
- RS2 – rozvaděč zubní kliniky, RB – bytový rozvaděč
- RFVE – rozvaděč FVE
- hlavní uzemňovací svorka
- tlačítko TOTAL STOP
- podlahová krabice, 3x 230V/16A, 2x RJ45 s PO
- podlahová krabice, 3x 230V/16A, 2x RJ45 s PO, HDMI
- podlahová krabice, 3x 230V/16A, 2x RJ45 s PO, 2x HDMI
- krabicová rozvodka
- společná kabelová trasa – více kabelů v trase, včetně rozbočovacích krabic
- kabelová trasa – zásuvkové rozvody – jeden kabel v trase, pod omítkou
- ochranné pospojování

LEGENDA ZNAČEK – SLABOPROUD:

- zásuvka jednonásobná datová 1xRJ45 cat.6
- zásuvka dvojnásobná datová 2xRJ45 cat.6
- zásuvka televizní
- datový rozvaděč
- rozvodnice STA

NAPĚŤOVÁ SOUSTAVA: 3NPE ~50Hz,400/230V TN–C–S
OCHRANA PŘED ÚRAZEM ELEKTRICKÝM PROUDEM:
AUTOMATICKÝM ODPOJENÍM OD ZDROJE, POSPOJOVÁNÍM
A PROUDOVÝM CHRÁNIČEM DLE ČSN 33 2000–4–41 ed.3

ODPOVĚDNÝ PROJEKTANT	ING. PETR PICMAUS	GENERÁLNÍ PROJEKTANT: BS projekt architektonická a projektční kancelář s.r.o. Nám. Míru 30/16, 276 01 Mělník email: info@bsprojekt.cz tel.: 721378100 www.bsprojekt.cz	
HLAVNÍ ARCHITEKT	ING. ARCH. MILAN DRBÁLEK		
VYPRACOVAL	Bc. Pavel Bohuněk		
STAVEBNÍK	OBEC RUDÍKOV, Č. P. 2, 67505 RUDÍKOV		
NÁZEV STAVBY	OBECNÍ DŮM RUDÍKOV		ZPRACOVATEL ČÁSTI: ZAPNUTO  Bc. Pavel Bohuněk Pohní 74/23 406 02 Děčín + 420 773 918 902 p.bohunek@zapnuto.eu
MÍSTO STAVBY	RUDÍKOV, P.Č. 2250/4, 2261, ST. 63, 2208/9, K.Ú. RUDÍKOV	DATUM	02/2024
STAVEBNÍ OBJEKTY	SO.02	FORMÁT	A2
ČÁST	D.1.4.EL - ELEKTROINSTALACE	STUPEŇ PD	DPS
OBSAH	ZÁSUVKOVÉ ROZVODY – 2.NP		MĚŘÍTKO 1:50
			Č. VÝKRESU D.1.4.4.11