


Tabulka místností 2.NP

SPOLEČNÉ		
Zóna	Číslo	Název
SPOLEČNÉ	2.01	CHODBA, SCHODIŠTĚ

BYT 02		
Zóna	Číslo	Název
BYT 02	2.02	ZÁDVEŘÍ
BYT 02	2.03	KOUPELNA + WC
BYT 02	2.04	LOŽNICE
BYT 02	2.05	OBÝVACÍ POKOJ + KK

BYT 03		
Zóna	Číslo	Název
BYT 03	2.06	ZÁDVEŘÍ
BYT 03	2.07	KOUPELNA + WC
BYT 03	2.08	POKOJ
BYT 03	2.09	OBÝVACÍ POKOJ

BYT 04		
Zóna	Číslo	Název
BYT 04	2.10	ZÁDVEŘÍ
BYT 04	2.11	KOUPELNA + WC
BYT 04	2.12	LOŽNICE
BYT 04	2.13	OBÝVACÍ POKOJ + KK

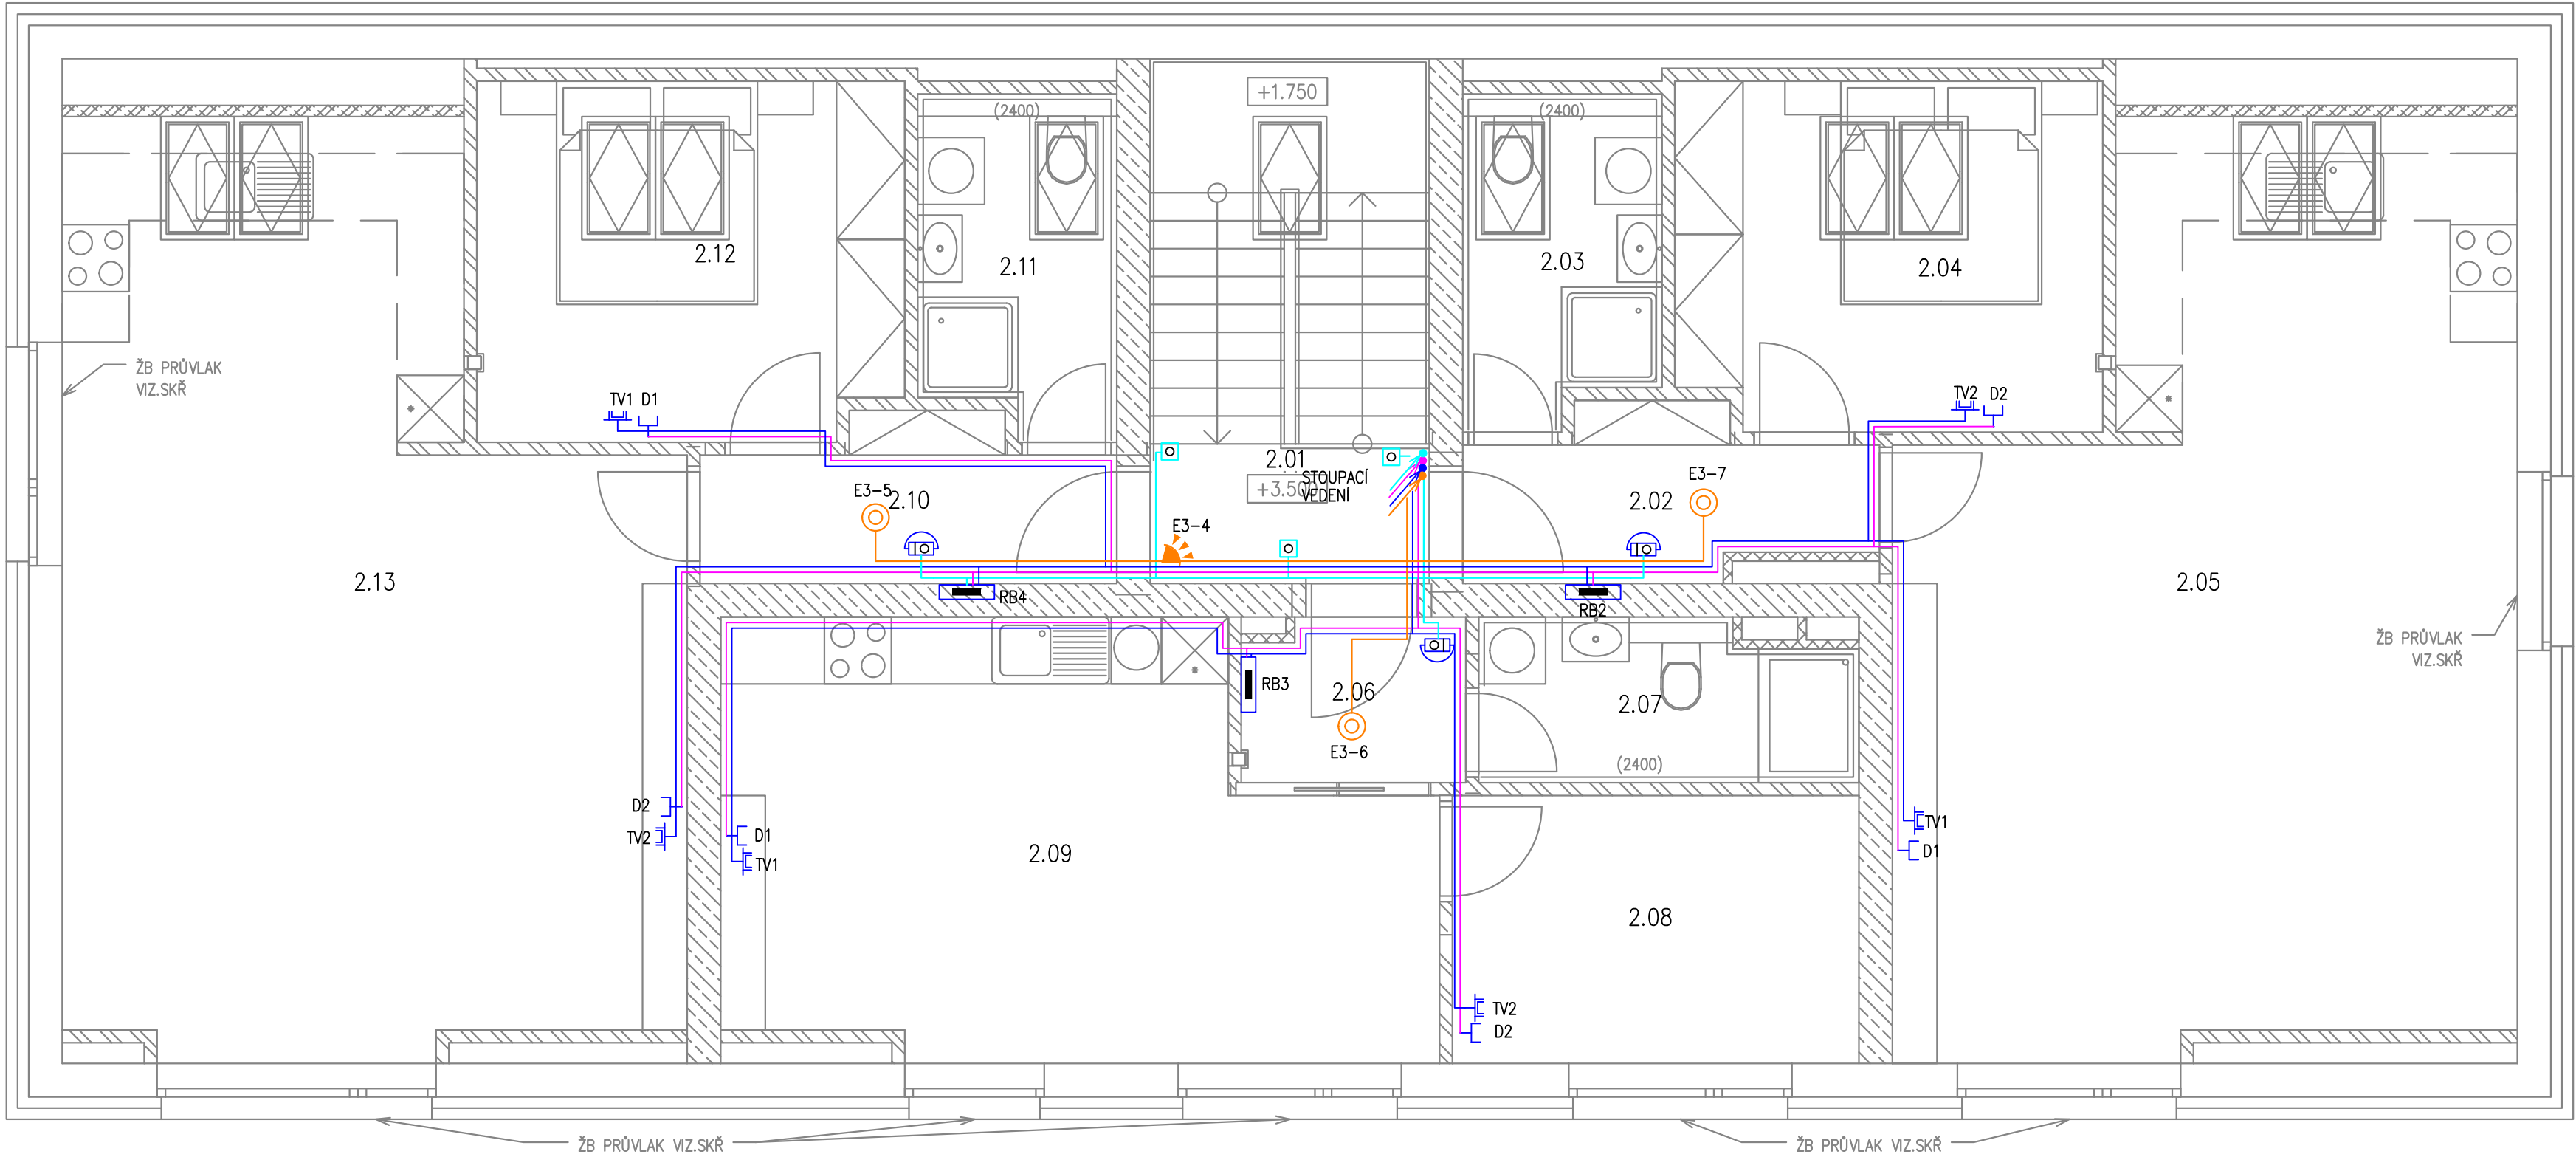

- LEGENDA ZNAČEK EZS:**
- stávající HOUKAČKA EZS (VNĚJŠÍ S BLIKAČEM)
 - magnetické čidlo otevření
 - klávesnice
 - detektor pohybový
 - ústředna EZS
 - expandér
 - kabelová trasa EZS – více kabelů v trase
 - opticko-kouřový a teplotní detektor

- LEGENDA ZNAČEK – SLABOPROUD:**
- zásuvka jednonásobná datová 1xRJ45 cat.6
 - zásuvka dvojnásobná datová 2xRJ45 cat.6
 - zásuvka televizní
 - datový rozvaděč
 - rozvodnice STA
 - přístroj domovního telefonu
 - zvonkové tlačítko
 - autonomní hlásič kouře
 - Dorozumivací zařízení – zvonkové tablo
 - dveřní elektromagnetický zámek
 - společná kabelová trasa – více kabelů v trase (STC,HDMI)
 - kabelová trasa systému DT
 - kabelová trasa systému STA – více kabelů v trase

NAPĚŤOVÁ SOUSTAVA: 3NPE ~50Hz,400/230V TN–C–S
OCHRANA PŘED ÚRAZEM ELEKTRICKÝM PROUDEM:
AUTOMATICKÝM ODPOJENÍM OD ZDROJE, POSPOJOVÁNÍM
A PROUDOVÝM CHRÁNIČEM DLE ČSN 33 2000–4–41 ed.3

ODPOVĚDNÝ PROJEKTANT	ING. PETR PICMAUS	GENERÁLNÍ PROJEKTANT: BS projekt architektonická a projektční kancelář s.r.o. Nám. Míru 30/16, 276 01 Mělník email: info@bsprojekt.cz tel.: 721378100 www.bsprojekt.cz		
HLAVNÍ ARCHITEKT	ING. ARCH. MILAN DRBÁLEK			
VYPRACOVAL	Bc. Pavel Bohuněk			
STAVEBNÍK	OBEC RUDÍKOV, Č. P. 2, 67505 RUDÍKOV			
NÁZEV STAVBY	OBECNÍ DŮM RUDÍKOV		ZPRACOVATEL ČÁSTI: ZAPNUTO  Bc. Pavel Bohuněk Pátní 74/23 405 02 Dačice + 420 773 918 902 p.bohunek@zapnuto.eu	
MÍSTO STAVBY	RUDÍKOV, P.Č. 2250/4, 2261, ST. 63, 2208/8, K.Ú. RUDÍKOV	DATUM	02/2024	
STAVEBNÍ OBJEKTY	SO.02	FORMÁT	A2	
ČÁST	D.1.4.EL - ELEKTROINSTALACE	STUPEŇ PD	DPS	
OBSAH	SLABOPROUDÉ ROZVODY – 2.NP		MĚŘÍTKO 1:50	Č. VÝKRESU D.1.4.4.14