


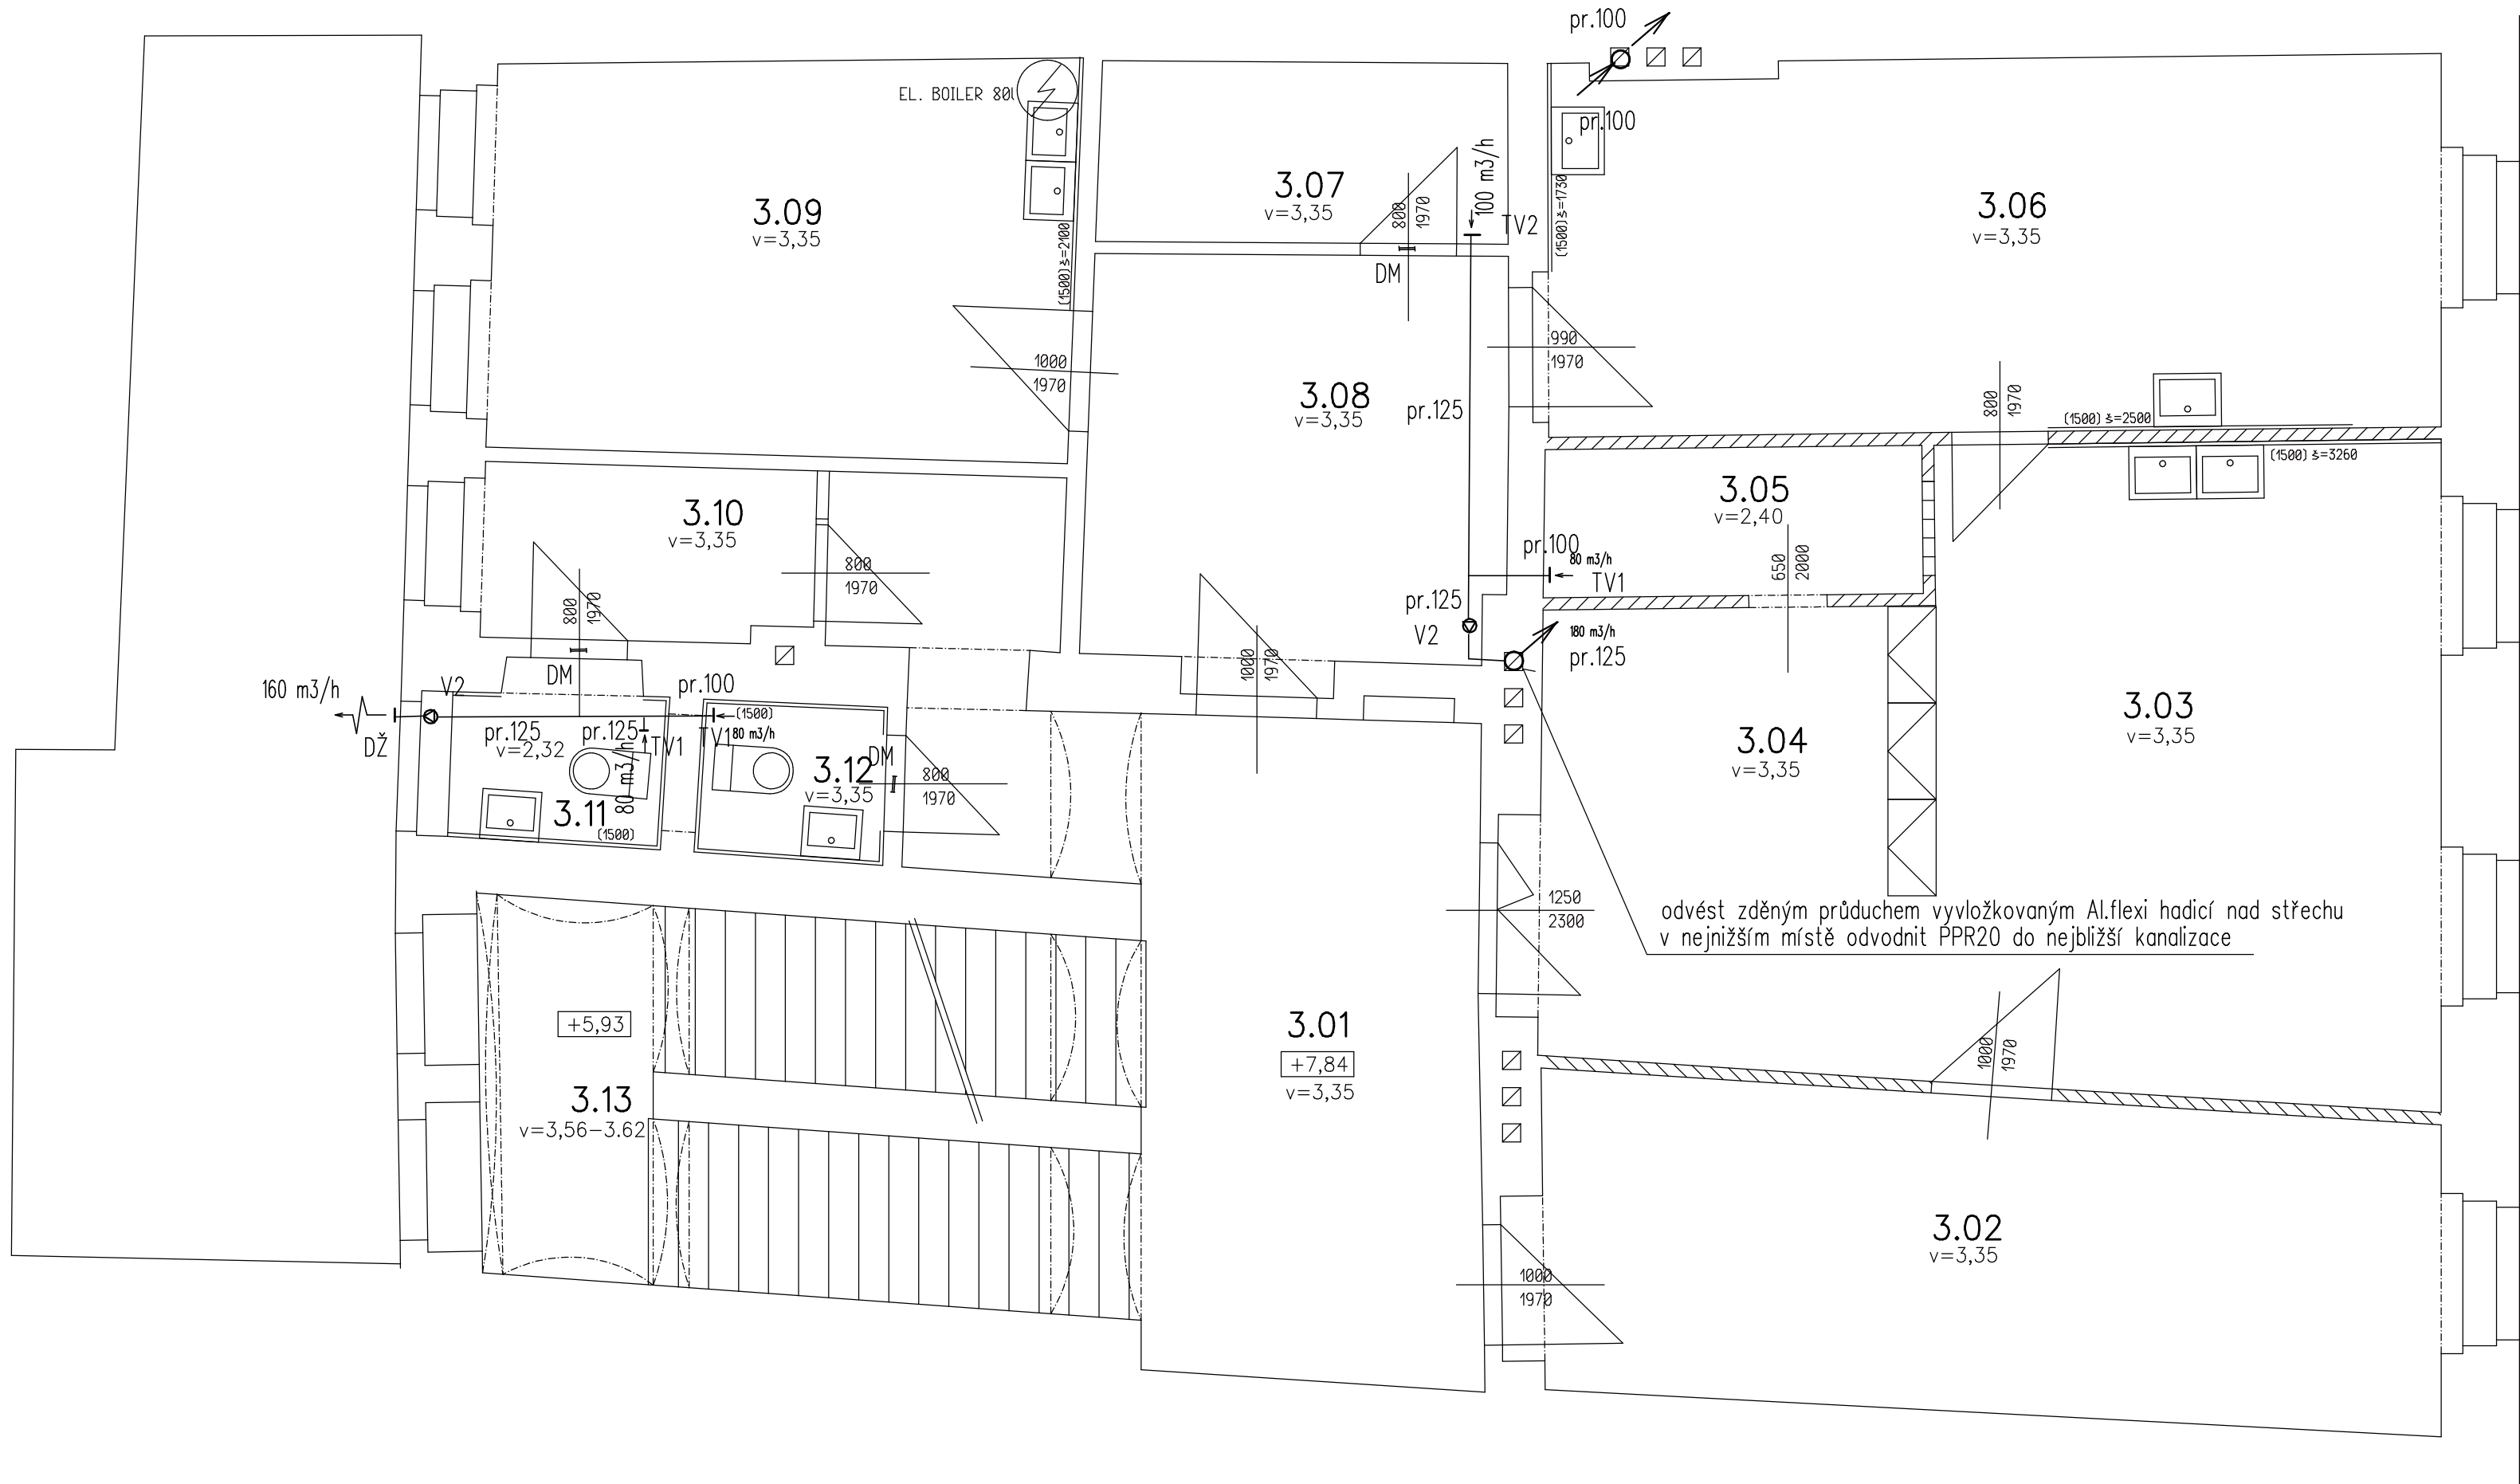

V2 – RADIÁLNÍ VENTILÁTOR DO POTRUBÍ RK 125, 180 m3/h, 180Pa, 70 W

HLAV. PROJEKTANT: Ing. Jiří Vlasák		ZODP. PROJEKTANT: Karel Štěpánek		VYPRACOVAL: Karel Štěpánek	
OBJEDNATEL: Město Ústěk					
STAVBA: Zdravotní středisko Mírové náměstí č. 46 Ústěk					
OBJEKT: VZDUCHOTECHNIKA					
ČÁST: PROJEKT					
SLOŽKA-VÝKRES: Půdorys 2. patro					
S PROJEKT Projektová kancelář ŠTĚPÁNEK a spol. s.r.o. LITOMĚŘICE				MĚŘÍTKO: 1 : 50	
				FORMÁT: 6 x A4	
				ZAKÁZKOVÉ ČÍSLO: 13 006 0	
				DATUM: 05/2013	
				ARCH. ČÍSLO:	
VYHOTOVENÍ:				PROFESÍ: V	Č. VÝKRESU: 3