


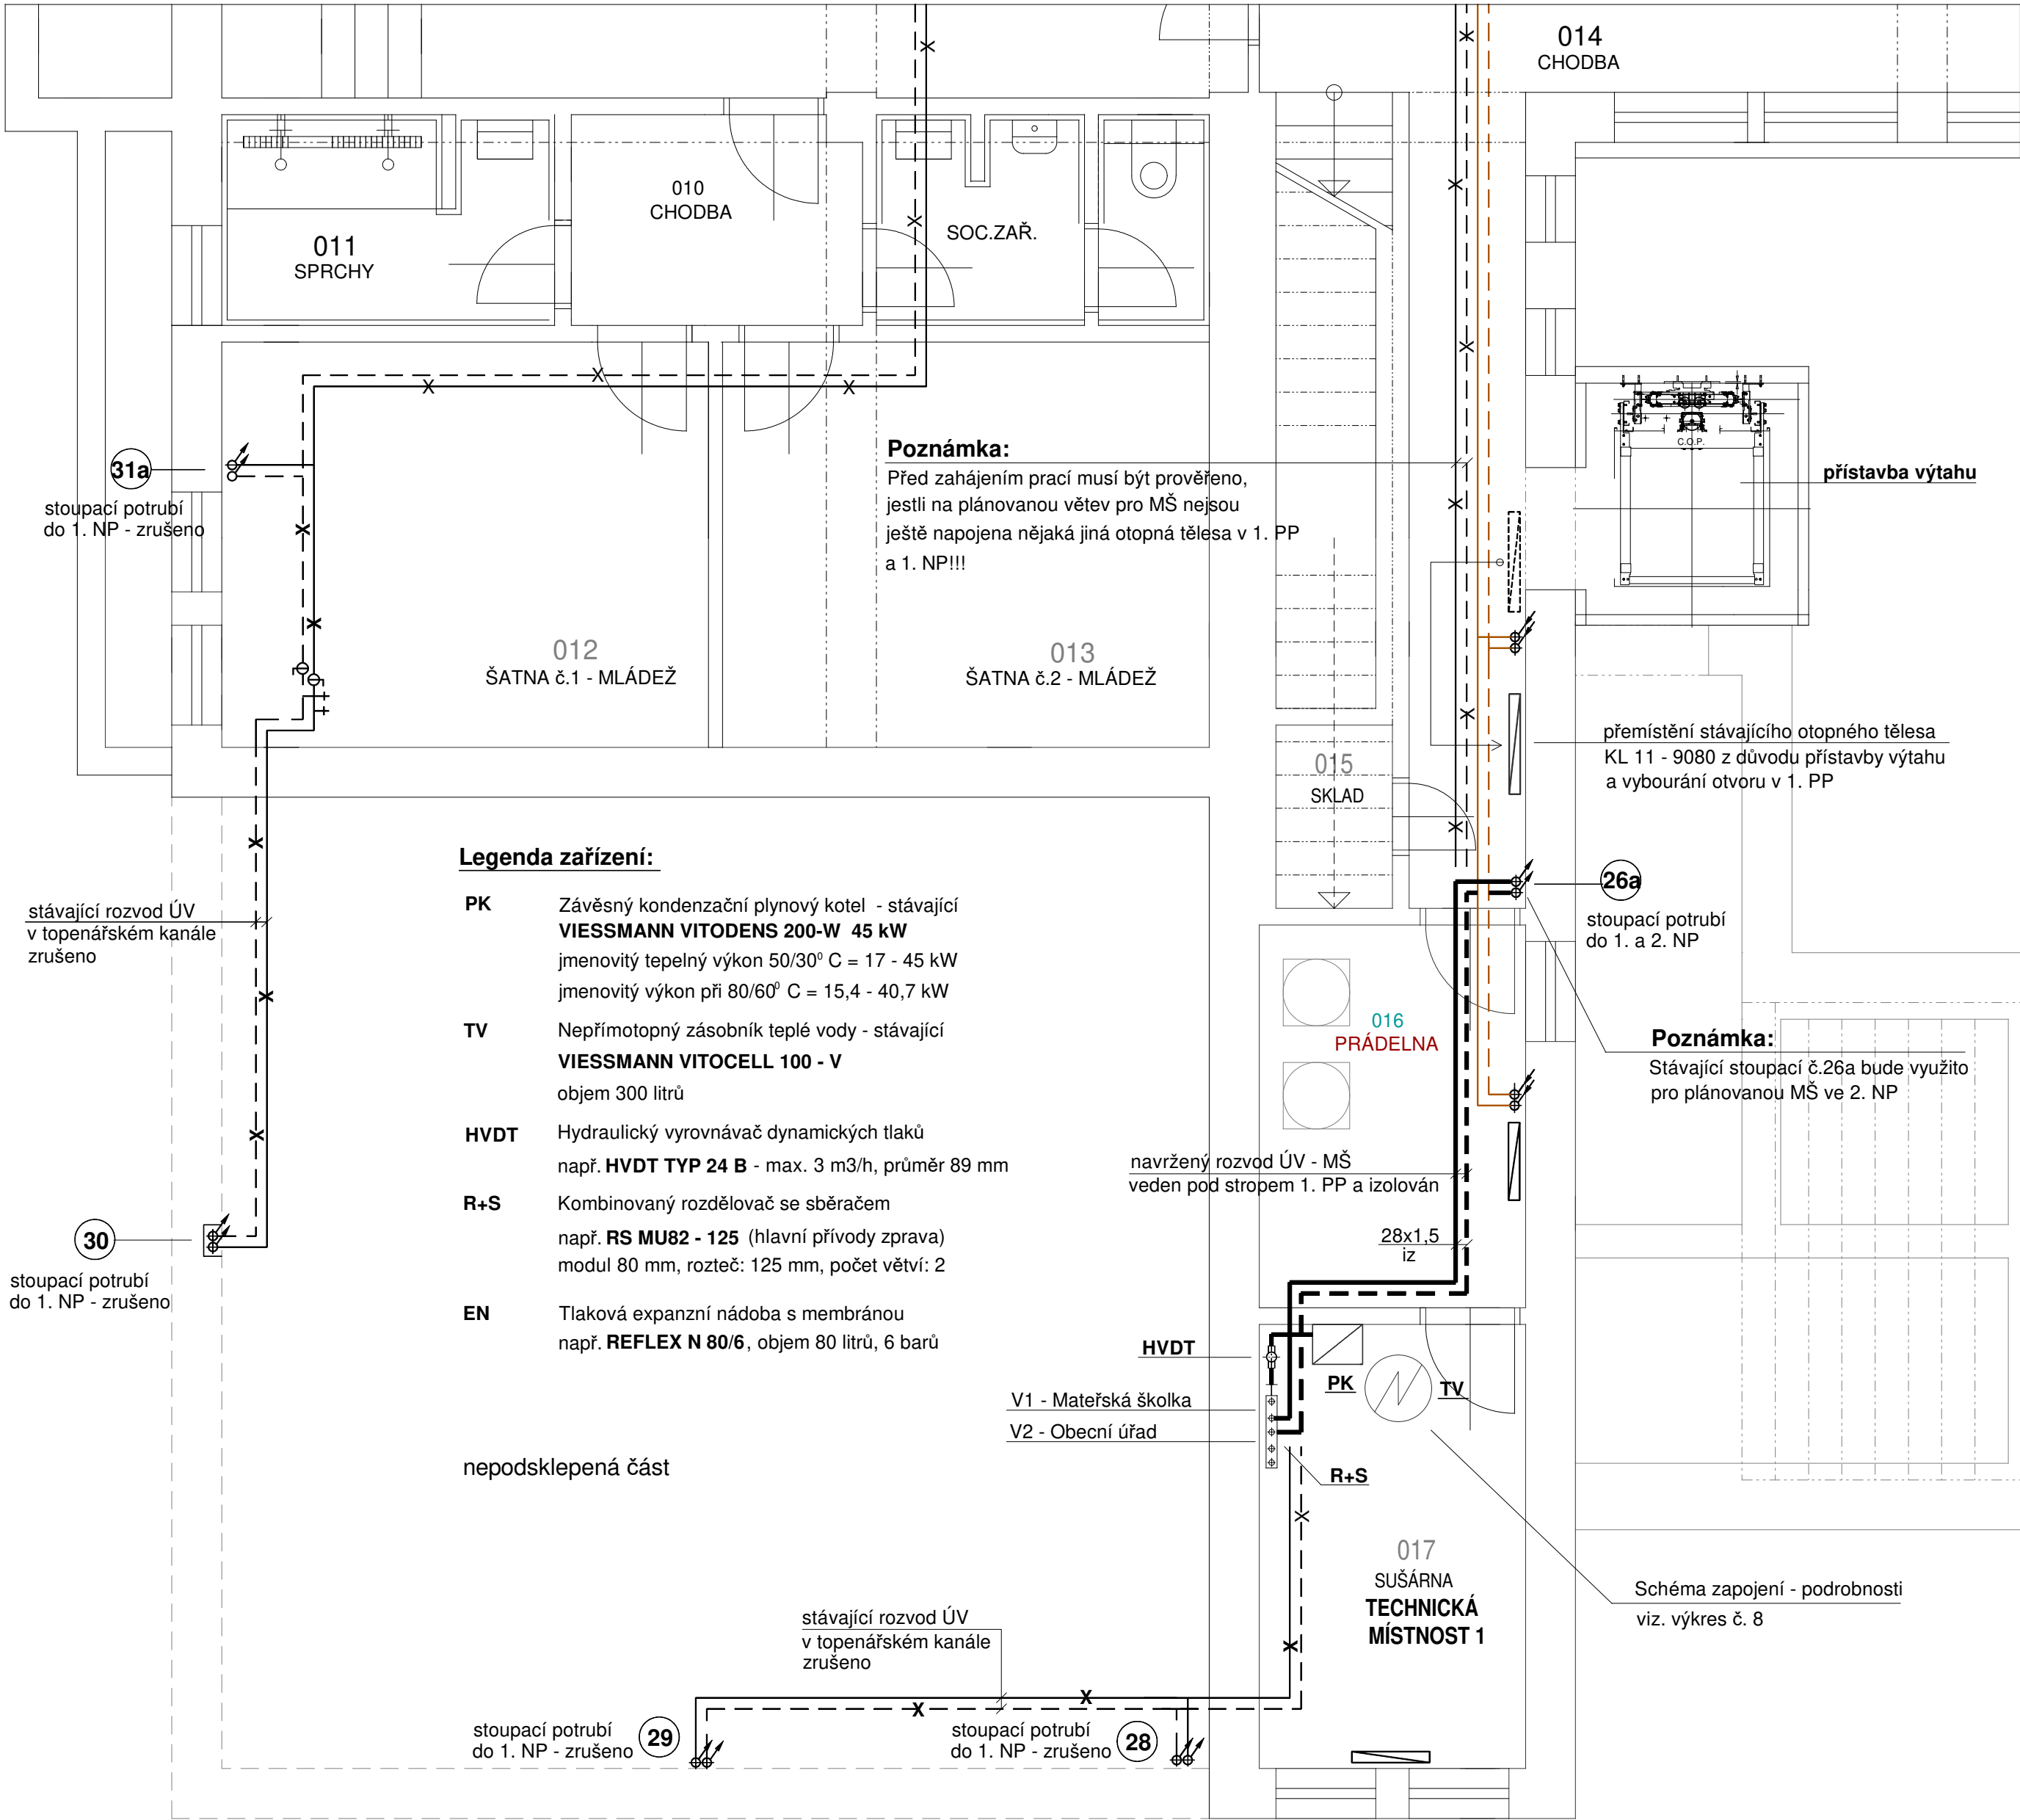

Legenda zařízení:

- PK** Závěsný kondenzační plynový kotel - stávající
VIESSMANN VITODENS 200-W 45 kW
jmenovitý tepelný výkon 50/30° C = 17 - 45 kW
jmenovitý výkon při 80/60° C = 15,4 - 40,7 kW
- TV** Nepřímotopný zásobník teplé vody - stávající
VIESSMANN VITOCCELL 100 - V
objem 300 litrů
- HVDT** Hydraulický vyrovnávač dynamických tlaků
např. **HVDT TYP 24 B** - max. 3 m3/h, průměr 89 mm
- R+S** Kombinovaný rozdělovač se sběračem
např. **RS MU82 - 125** (hlavní přívody zprava)
modul 80 mm, rozteč: 125 mm, počet větví: 2
- EN** Tlaková expanzní nádoba s membránou
např. **REFLEX N 80/6**, objem 80 litrů, 6 barů

nepodsklepená část

Legenda:

- — — — — navržené přívodní potrubí MŠ - 70°C
- - - - - navržené vratné potrubí MŠ - 50°C
— X — stávající přívodní potrubí (plánovaná MŠ) - zrušeno
— X — stávající vratné potrubí (plánovaná MŠ) - zrušeno
— — — — — stávající přívodní potrubí (1. PP + tělocvična 1.NP)
- - - - - stávající vratné potrubí (1. PP + tělocvična 1. NP)

Poznámka:

Úprava zapojení plynového kotle. Doplněn HVDT a kombinovaný rozdělovač se sběračem. Zhotoveny dvě samostatné větve - Obecní úřad a Mateřská školka osazené ekvitermní regulací s vlastním oběhovým čerpadlem a třicestným směšovací ventilem se servopohonem. Pro možnost rozúčtování nákladů na vytápění v každé větvi osazen měřič tepla.

VÍCEÚČELOVÝ OBJEKT č.p. 55 - Zlatá Koruna
STAVEBNÍ ÚPRAVY 2. NP - VESTAVBA 2. TRÍD MATEŘSKÉ ŠKOLKY

Název akce:		Marie Vaněčková Lipová 157, 381 04 Český Krumlov mob:603 596 121, tel./fax: 380 726 791 e-mail: marie.vaneckova@seznam.cz IČ: 41904885		
Investor:		Měřítko:1:50 Datum:červen 2024 Zodp.projektant:Vaněčková Vypracovala:Vaněčková Ing. Burdová Výkres: 2		
Obec Zlatá Koruna				
Archivní číslo:	21 - 2024			
Výkres:				
PŮDORYS 1. PP - technická místnost 1				
Stupeň:				
Dokumentace pro stavební povolení				