


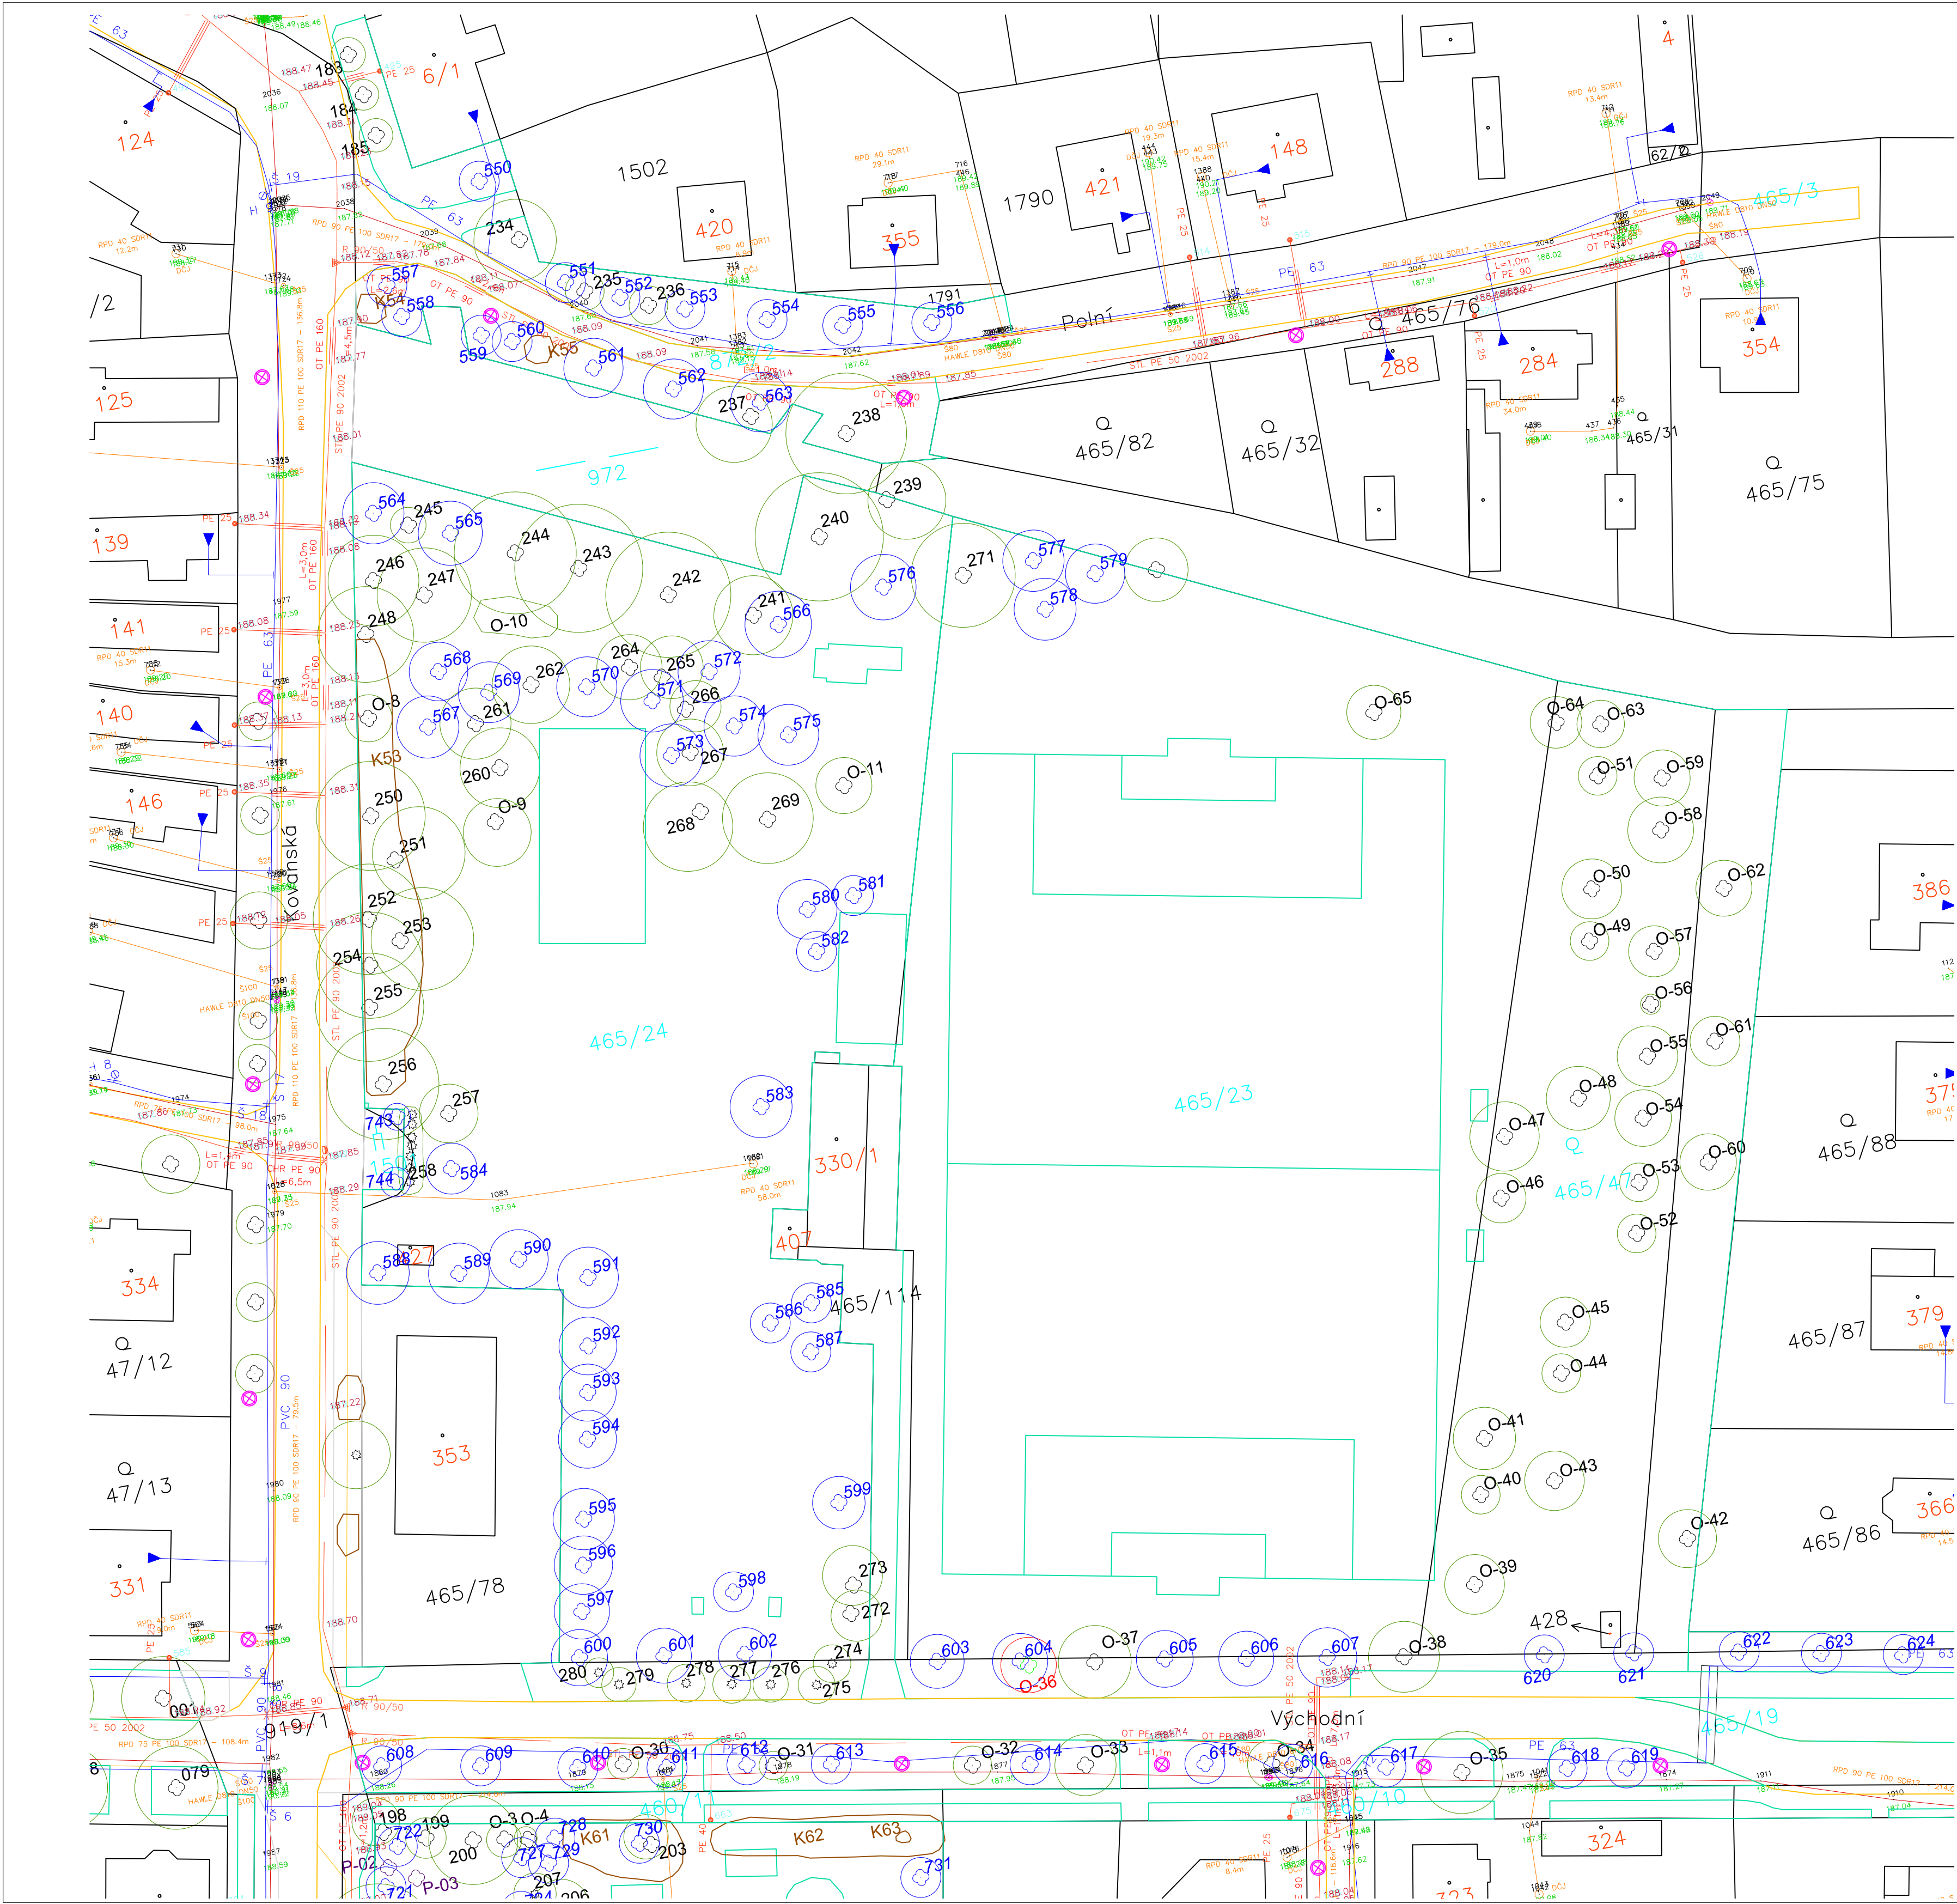

LEGENDA

- INV. LISTNATÝ STROM
- INV. JEHLIČNATÝ STROM
- INV. OVOCNÝ STROM
- KEŘ / SKUPINA KEŘŮ
- BUDOVA
- OBECNÍ TRÁVNÍK
- NEOBECNÍ TRÁVNÍK
- VEŘEJNÉ OSVĚTLENÍ
- HRANICE POZEMKŮ / PK
- HRANICE VEG. PLOCH OBECNÍ
- HRANICE VEG. PLOCH NEOBECNÍ
- SILNICE / MÍSTNÍ KOMUNIKACE
- PAŘEZ
- KÁCENÝ STROM / KEŘ
- VÝSADBA STROM
- VÝSADBA KEŘOVÝ ZÁHON
- VÝSADBA TRVLKOVÝ ZÁHON
- VÝSADBA CIBULOVIN
- VLASTNÍK OBEC BOBNICE
- PODZEMNÍ EL. VEDENÍ
- PODZEMNÍ PLYNOVÉ VEDENÍ
- VODOVODNÍ ŘÁD
- NADZEMNÍ ELEKTRICKÉ VEDENÍ

projekt

REVITALIZACE VEŘEJNÉ ZELENĚ
V BOBNICÍCH A KOVANSKU

jednostupňová dokumentace, DPS, DZS

stavebník

Obec Bobnice
Průběžná 31, 289 31 Bobnice
IČ: 00238996

projektant

ing. David Kučera
Nové Hradky 1, 539 45 Nové Hradky
tel: +420 605 265 055, davidkucera@post.cz
IČ: 684 76 973

formát

6xA4

datum

05/2016

číslo výskru

místo stavby

Bobnice (okres Nymburk); 605841
Kovansko (okres Nymburk); 671355

část dokumentace

E

měřítko

1:500

číslo výkresu

17

obsah

KOORDINAČNÍ SITUACE
PARK U HRŠTĚ