


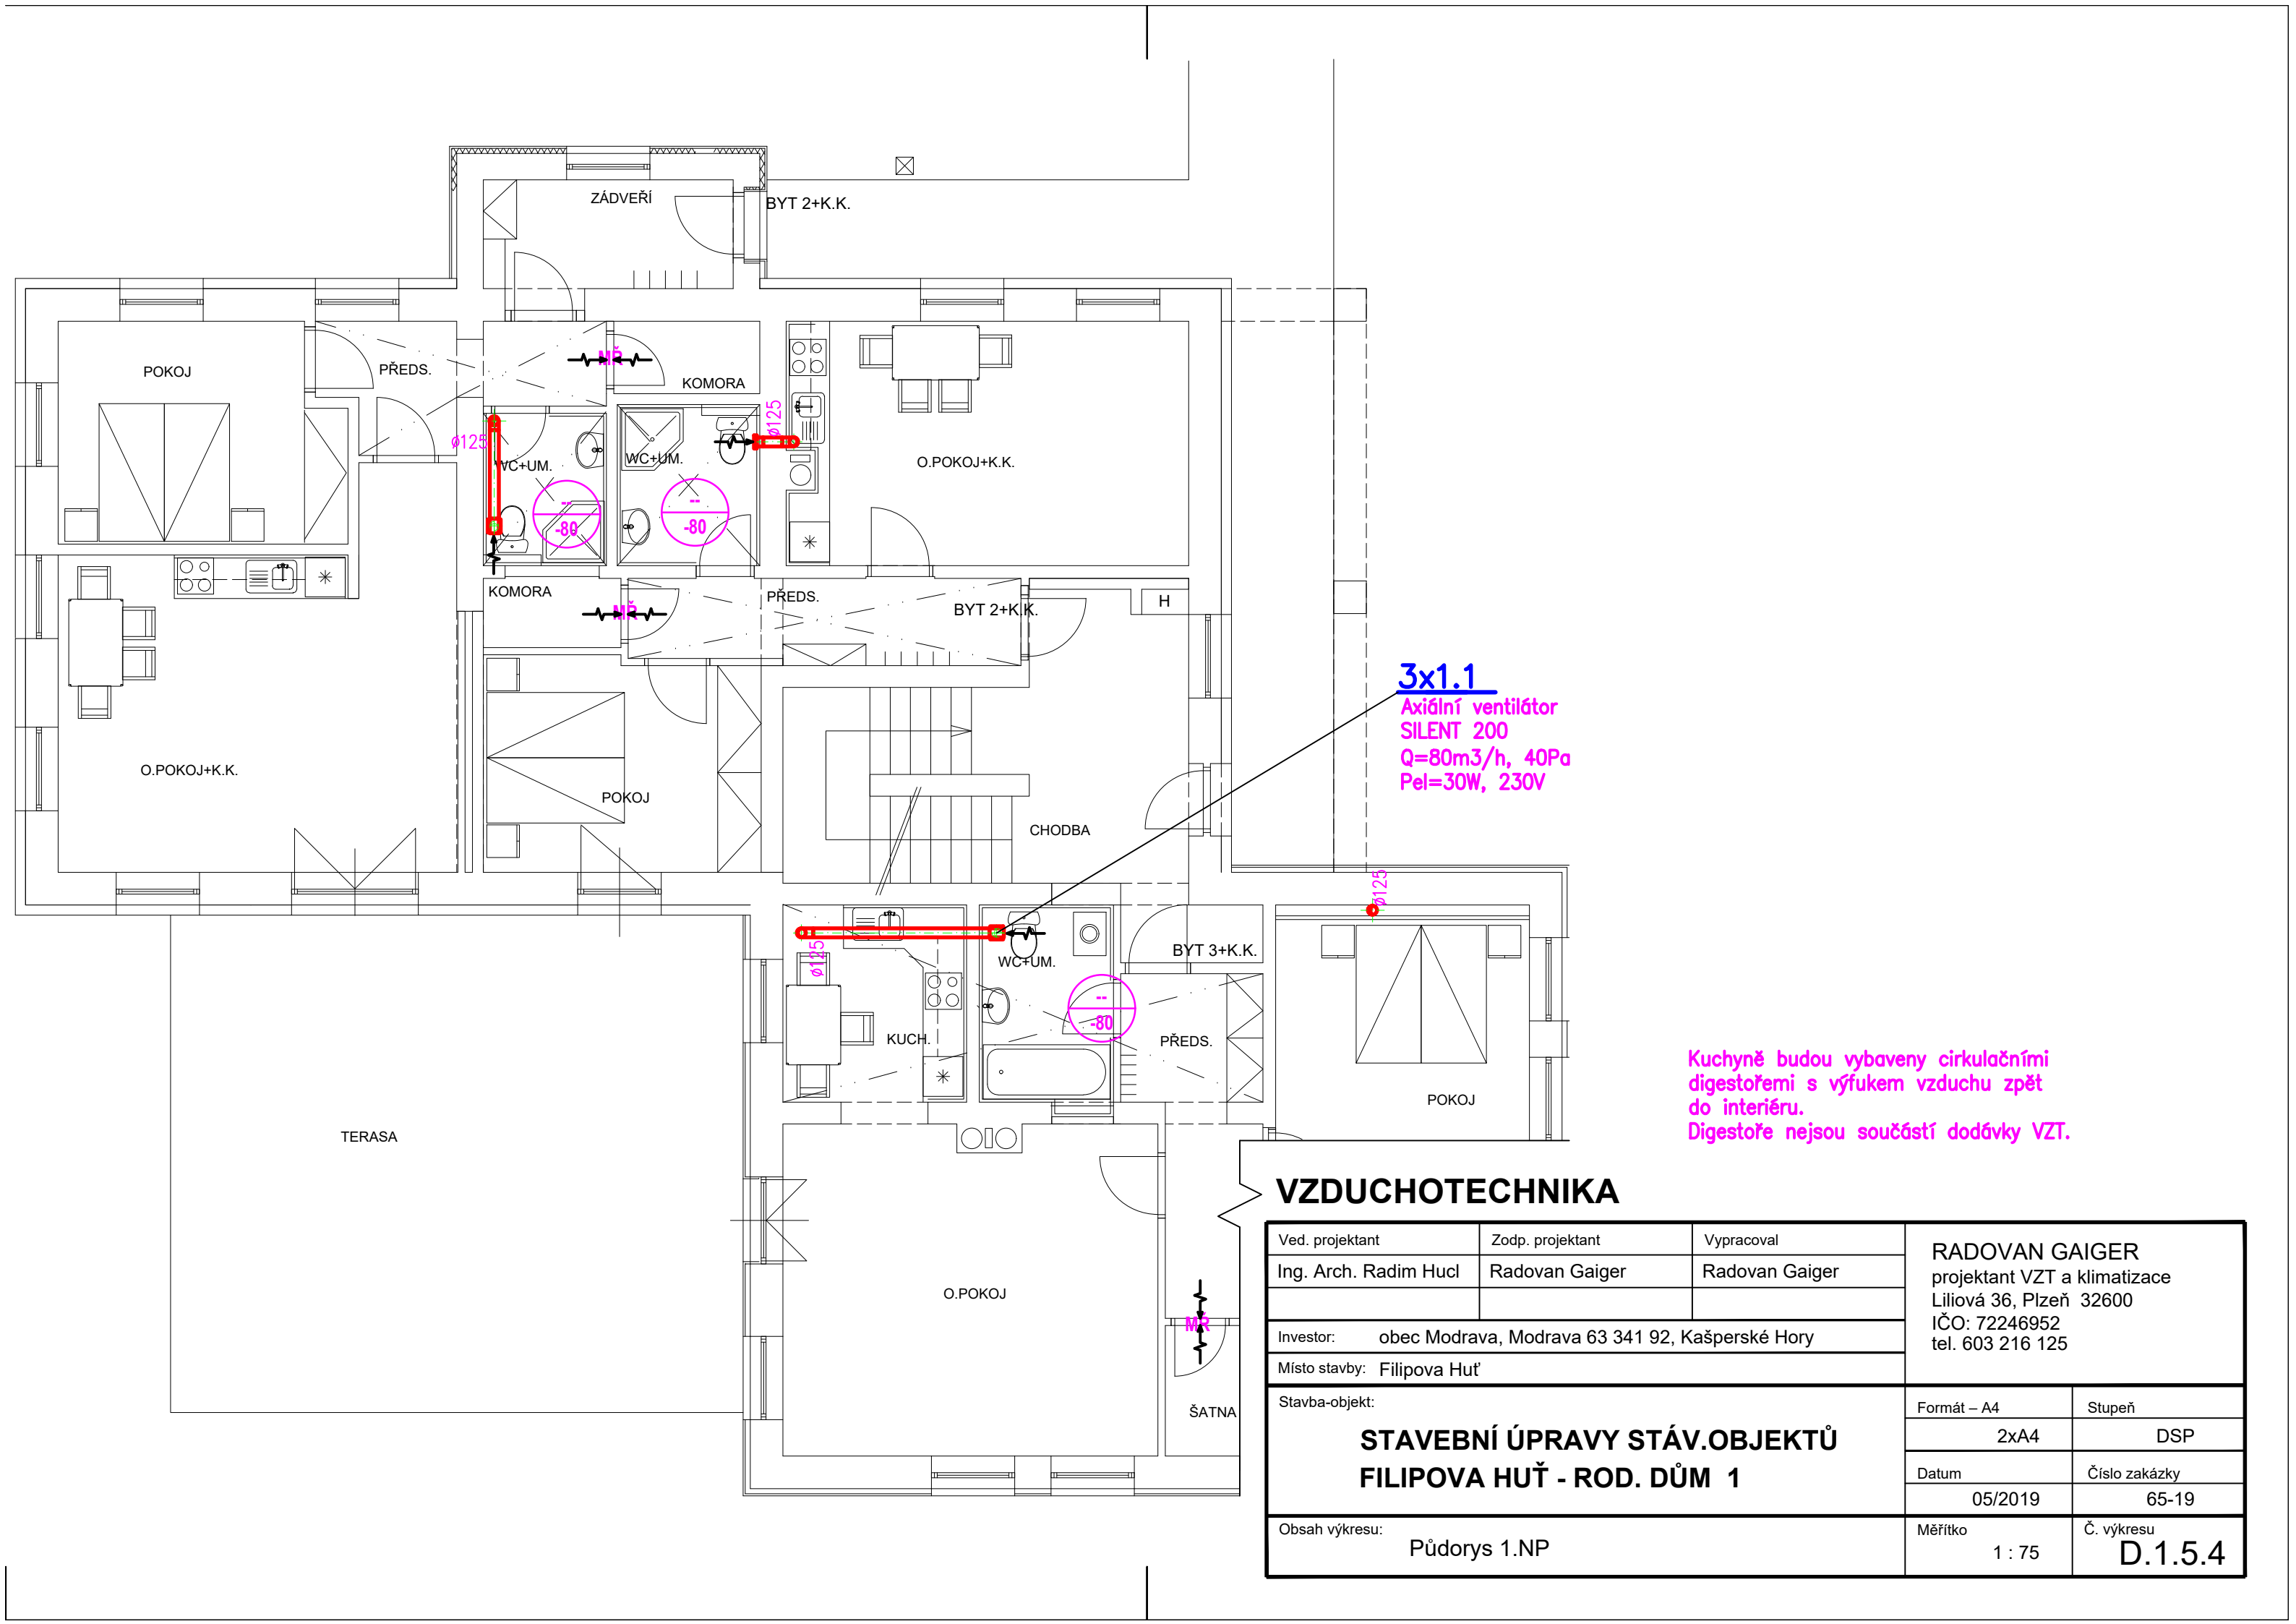

3x1.1
Axiální ventilátor
SILENT 200
Q=80m3/h, 40Pa
Pel=30W, 230V

Kuchyně budou vybaveny cirkulačními
digestoři s výfukem vzduchu zpět
do interiéru.
Digestoře nejsou součástí dodávky VZT.

VZDUCHOTECHNIKA

Ved. projektant	Zodp. projektant	Vypracoval	RADOVAN GAIGER projektant VZT a klimatizace Liliová 36, Plzeň 32600 IČO: 72246952 tel. 603 216 125	
Ing. Arch. Radim Hucl	Radovan Gaiger	Radovan Gaiger		
Investor: obec Modrava, Modrava 63 341 92, Kašperské Hory				
Místo stavby: Filipova Huť				
Stavba-objekt: STAVEBNÍ ÚPRAVY STÁV.OBJEKTŮ FILIPOVA HUŤ - ROD. DŮM 1			Formát – A4	Stupeň
			2xA4	DSP
			Datum	Číslo zakázky
			05/2019	65-19
Obsah výkresu: Půdorys 1.NP			Měřítko 1 : 75	Č. výkresu D.1.5.4