


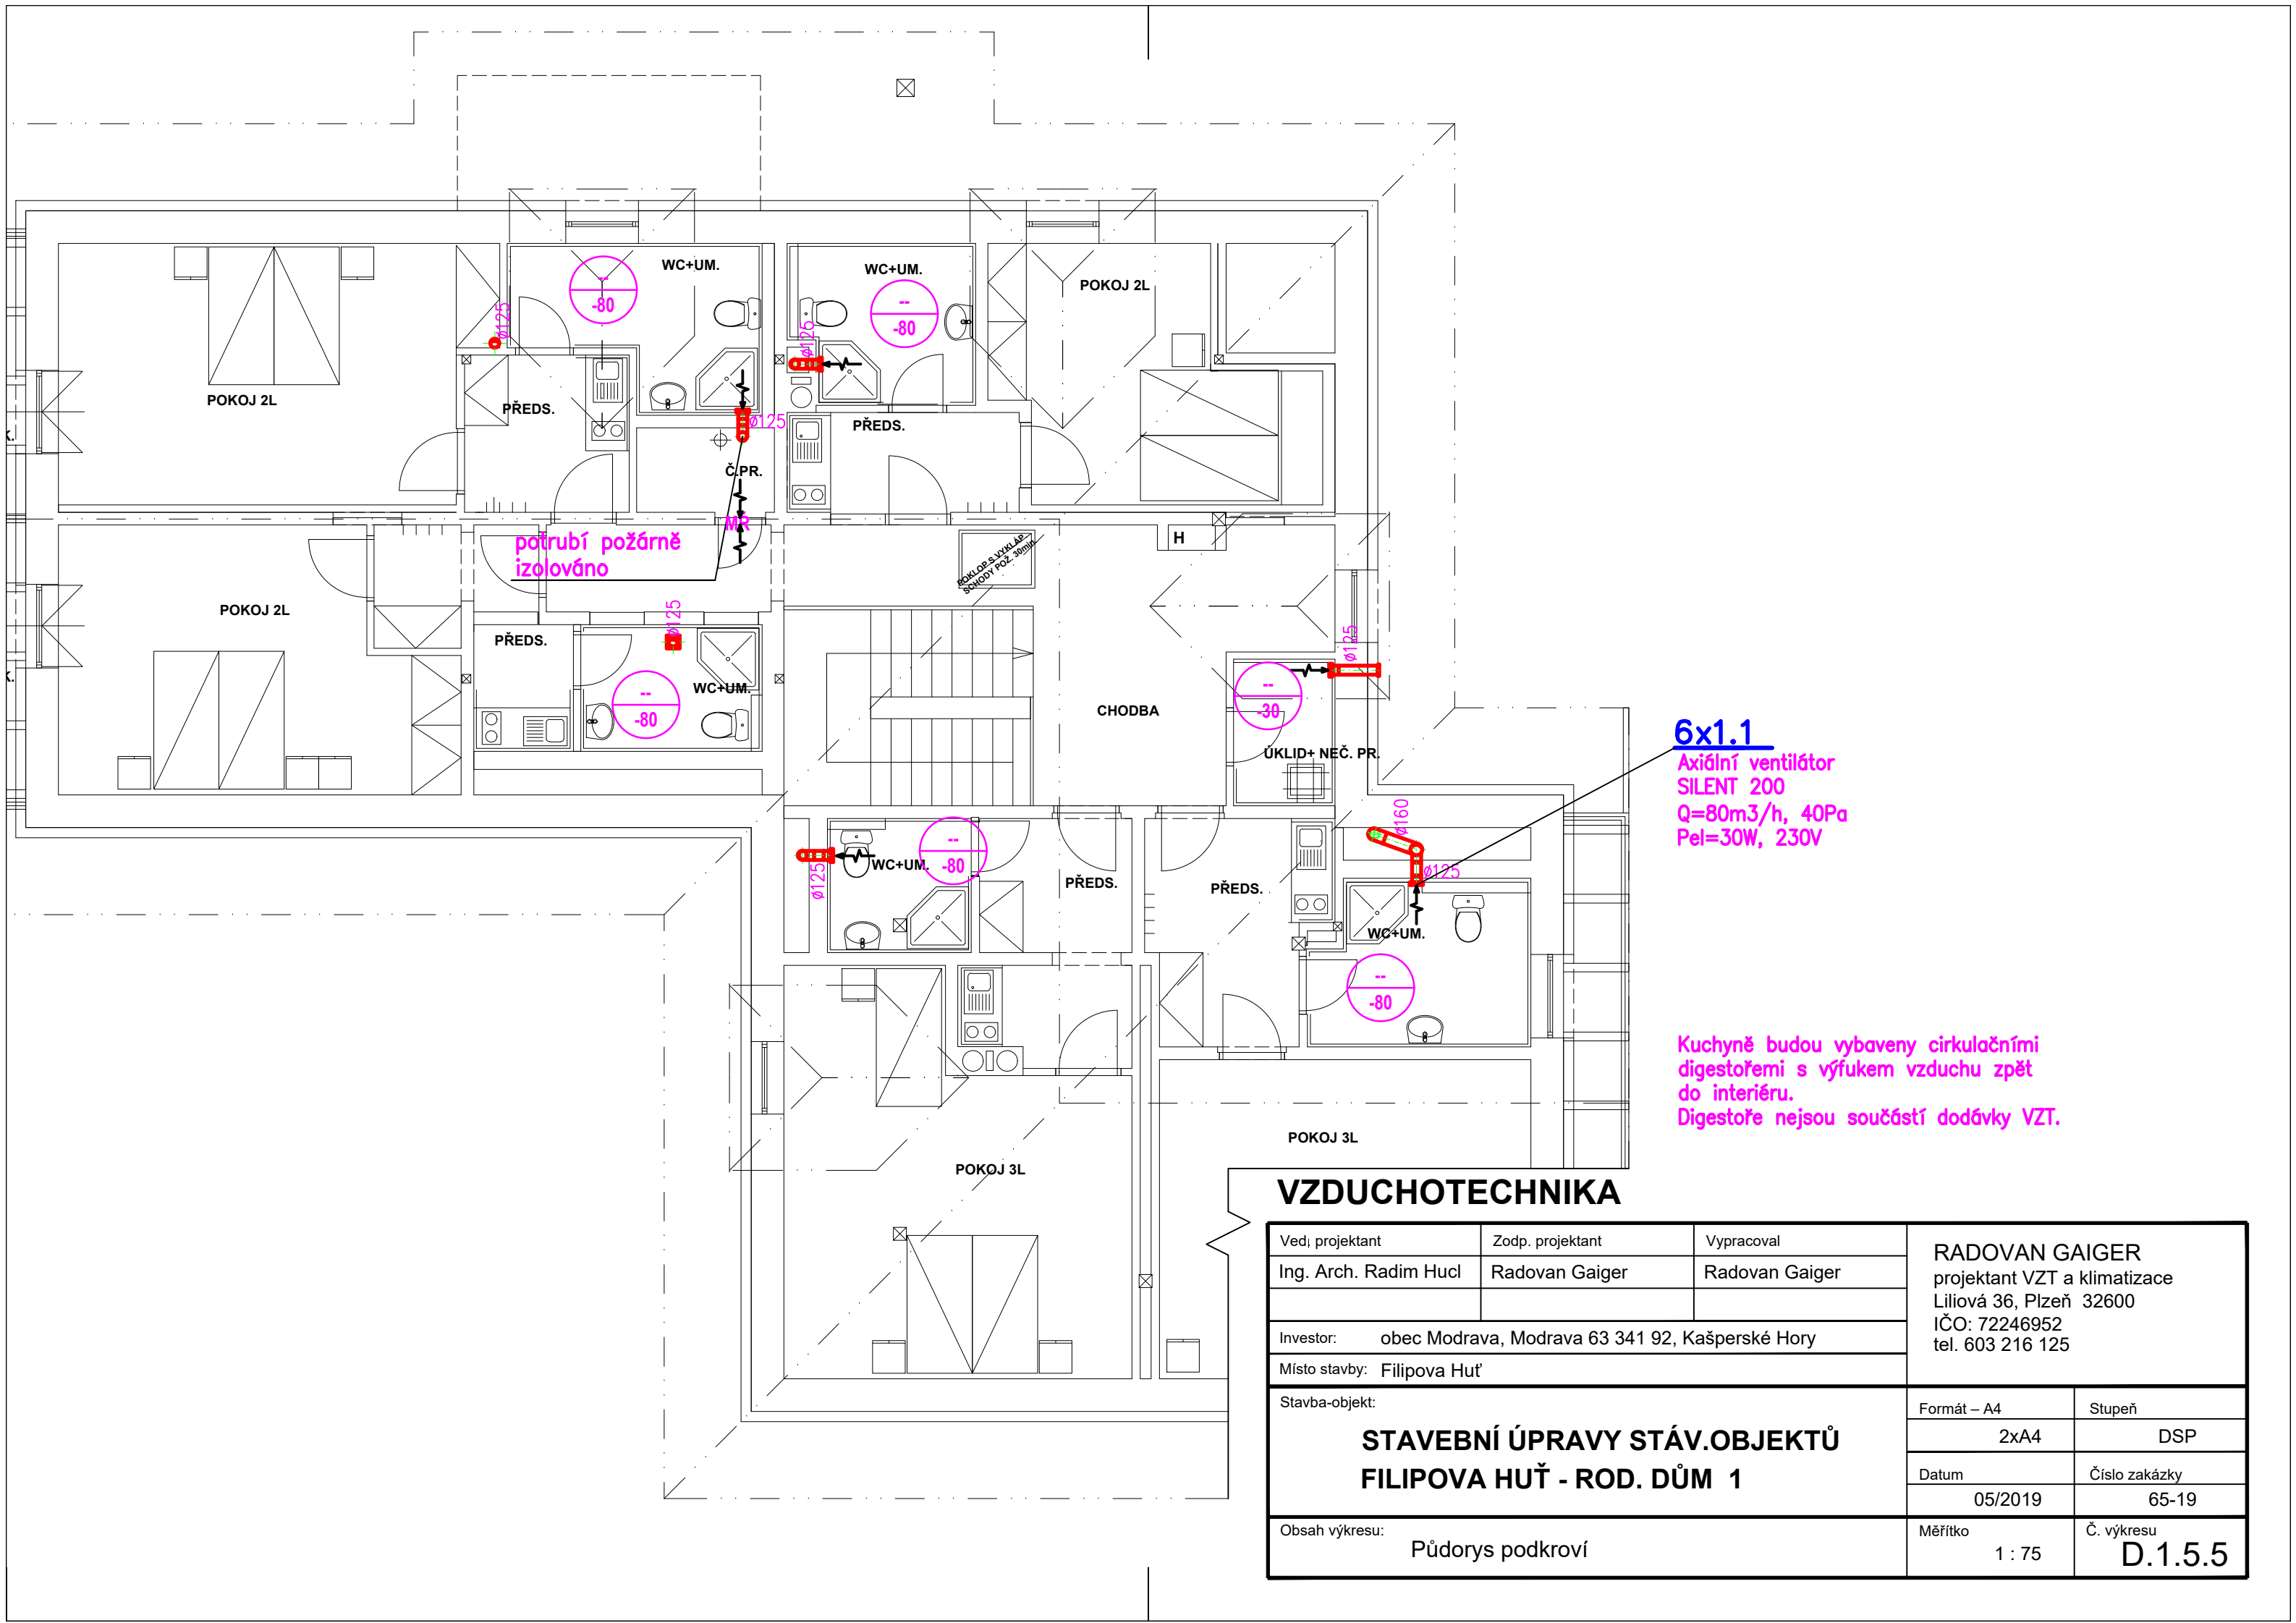

VZDUCHOTECHNIKA

Ved. projektant		Zodp. projektant	Vypracoval	RADOVAN GAIGER projektant VZT a klimatizace Liliová 36, Plzeň 32600 IČO: 72246952 tel. 603 216 125	
Ing. Arch. Radim Hucl		Radovan Gaiger	Radovan Gaiger		
Investor: obec Modrava, Modrava 63 341 92, Kašperské Hory					
Místo stavby: Filipova Huť					
Stavba-objekt: STAVEBNÍ ÚPRAVY STÁV.OBJEKTŮ FILIPOVA HUŤ - ROD. DŮM 1				Formát – A4	Stupeň
				2xA4	DSP
				Datum	Číslo zakázky
				05/2019	65-19
Obsah výkresu: Půdorys podkroví				Měřítko 1 : 75	Č. výkresu D.1.5.5