


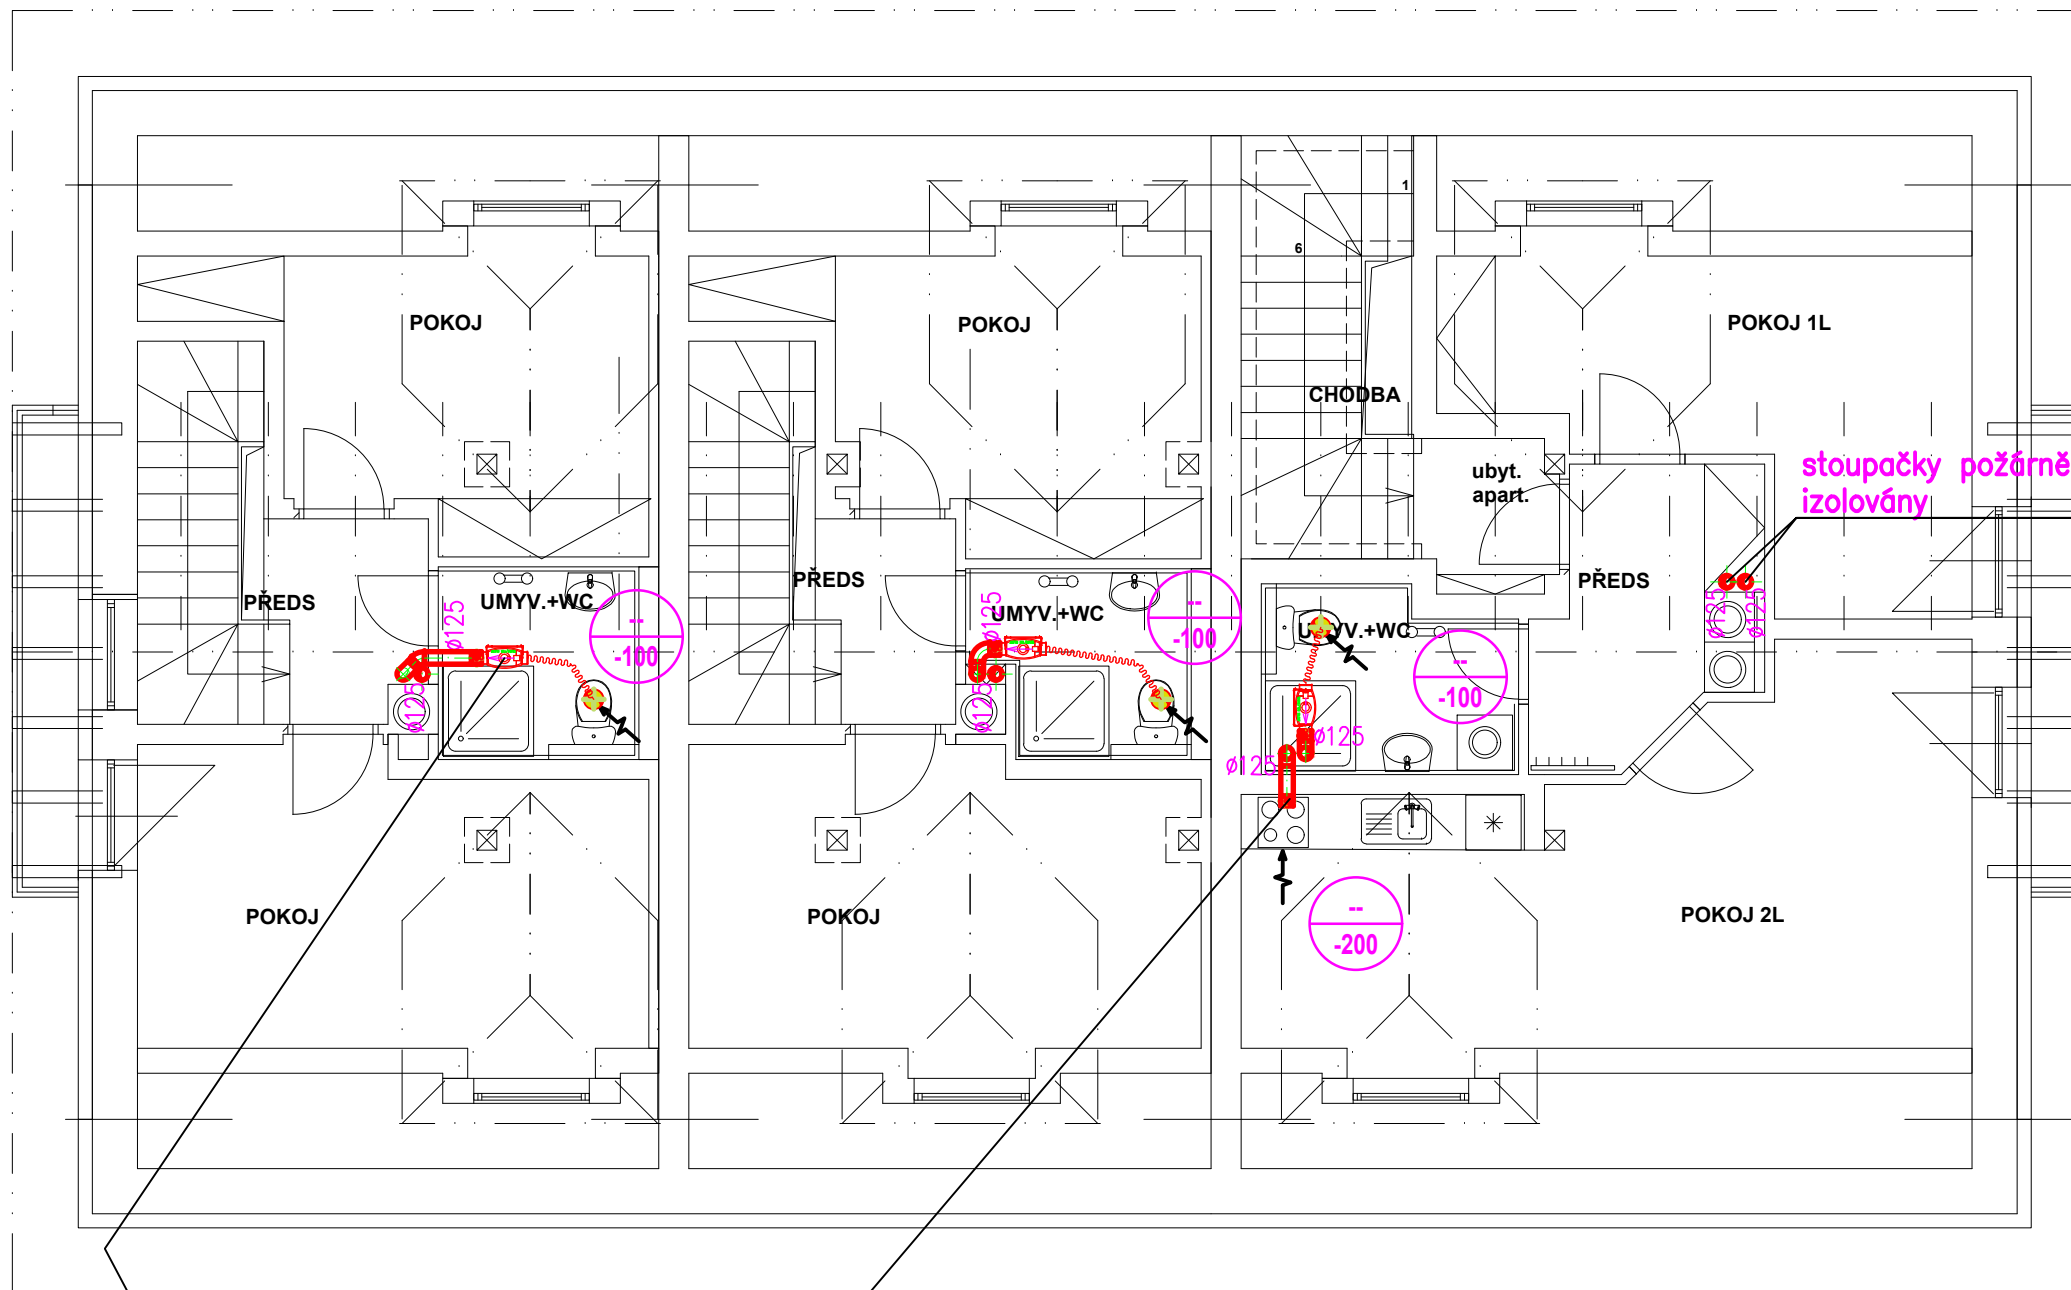

3x1.1

Potrubní ventilátor
MIXVENT TD350/125 SILENT
Q=100(150)m³/h, 80Pa
Pel=30W, 230V

2.1

Digestoř není součástí dodávky VZT
provedena je pouze příprava pro připojení.
Stoupačka je dimenzována na připojení
digestoří o maximálním výkonu 200m³/h.
V odbočce je instalována těsná zpětná klapka.

Veškeré potrubní stoupačky jsou v
prostoru krovu požárně izolovány

VZDUCHOTECHNIKA

Ved. projektant	Zodp. projektant	Vypracoval	RADOVAN GAIGER projektant VZT a klimatizace Liliová 36, Plzeň 32600 IČO: 72246952 tel. 603 216 125	
Ing. Arch. Radim Hucl	Radovan Gaiger	Radovan Gaiger		
Investor: obec Modrava, Modrava 63 341 92, Kašperské Hory				
Místo stavby: Filipova Huť				
Stavba-objekt: STAVEBNÍ ÚPRAVY STÁV.OBJEKTŮ FILIPOVA HUŤ - ROD. DŮM 2			Formát – A4	Stupeň
			2xA4	DSP
			Datum	Číslo zakázky
			05/2019	65-19
Obsah výkresu: Půdorys podkroví			Měřítko 1 : 75	Č. výkresu D.1.5.4