


Půdorys 1NP

Úroveň podlaží: 1. NP

1:100

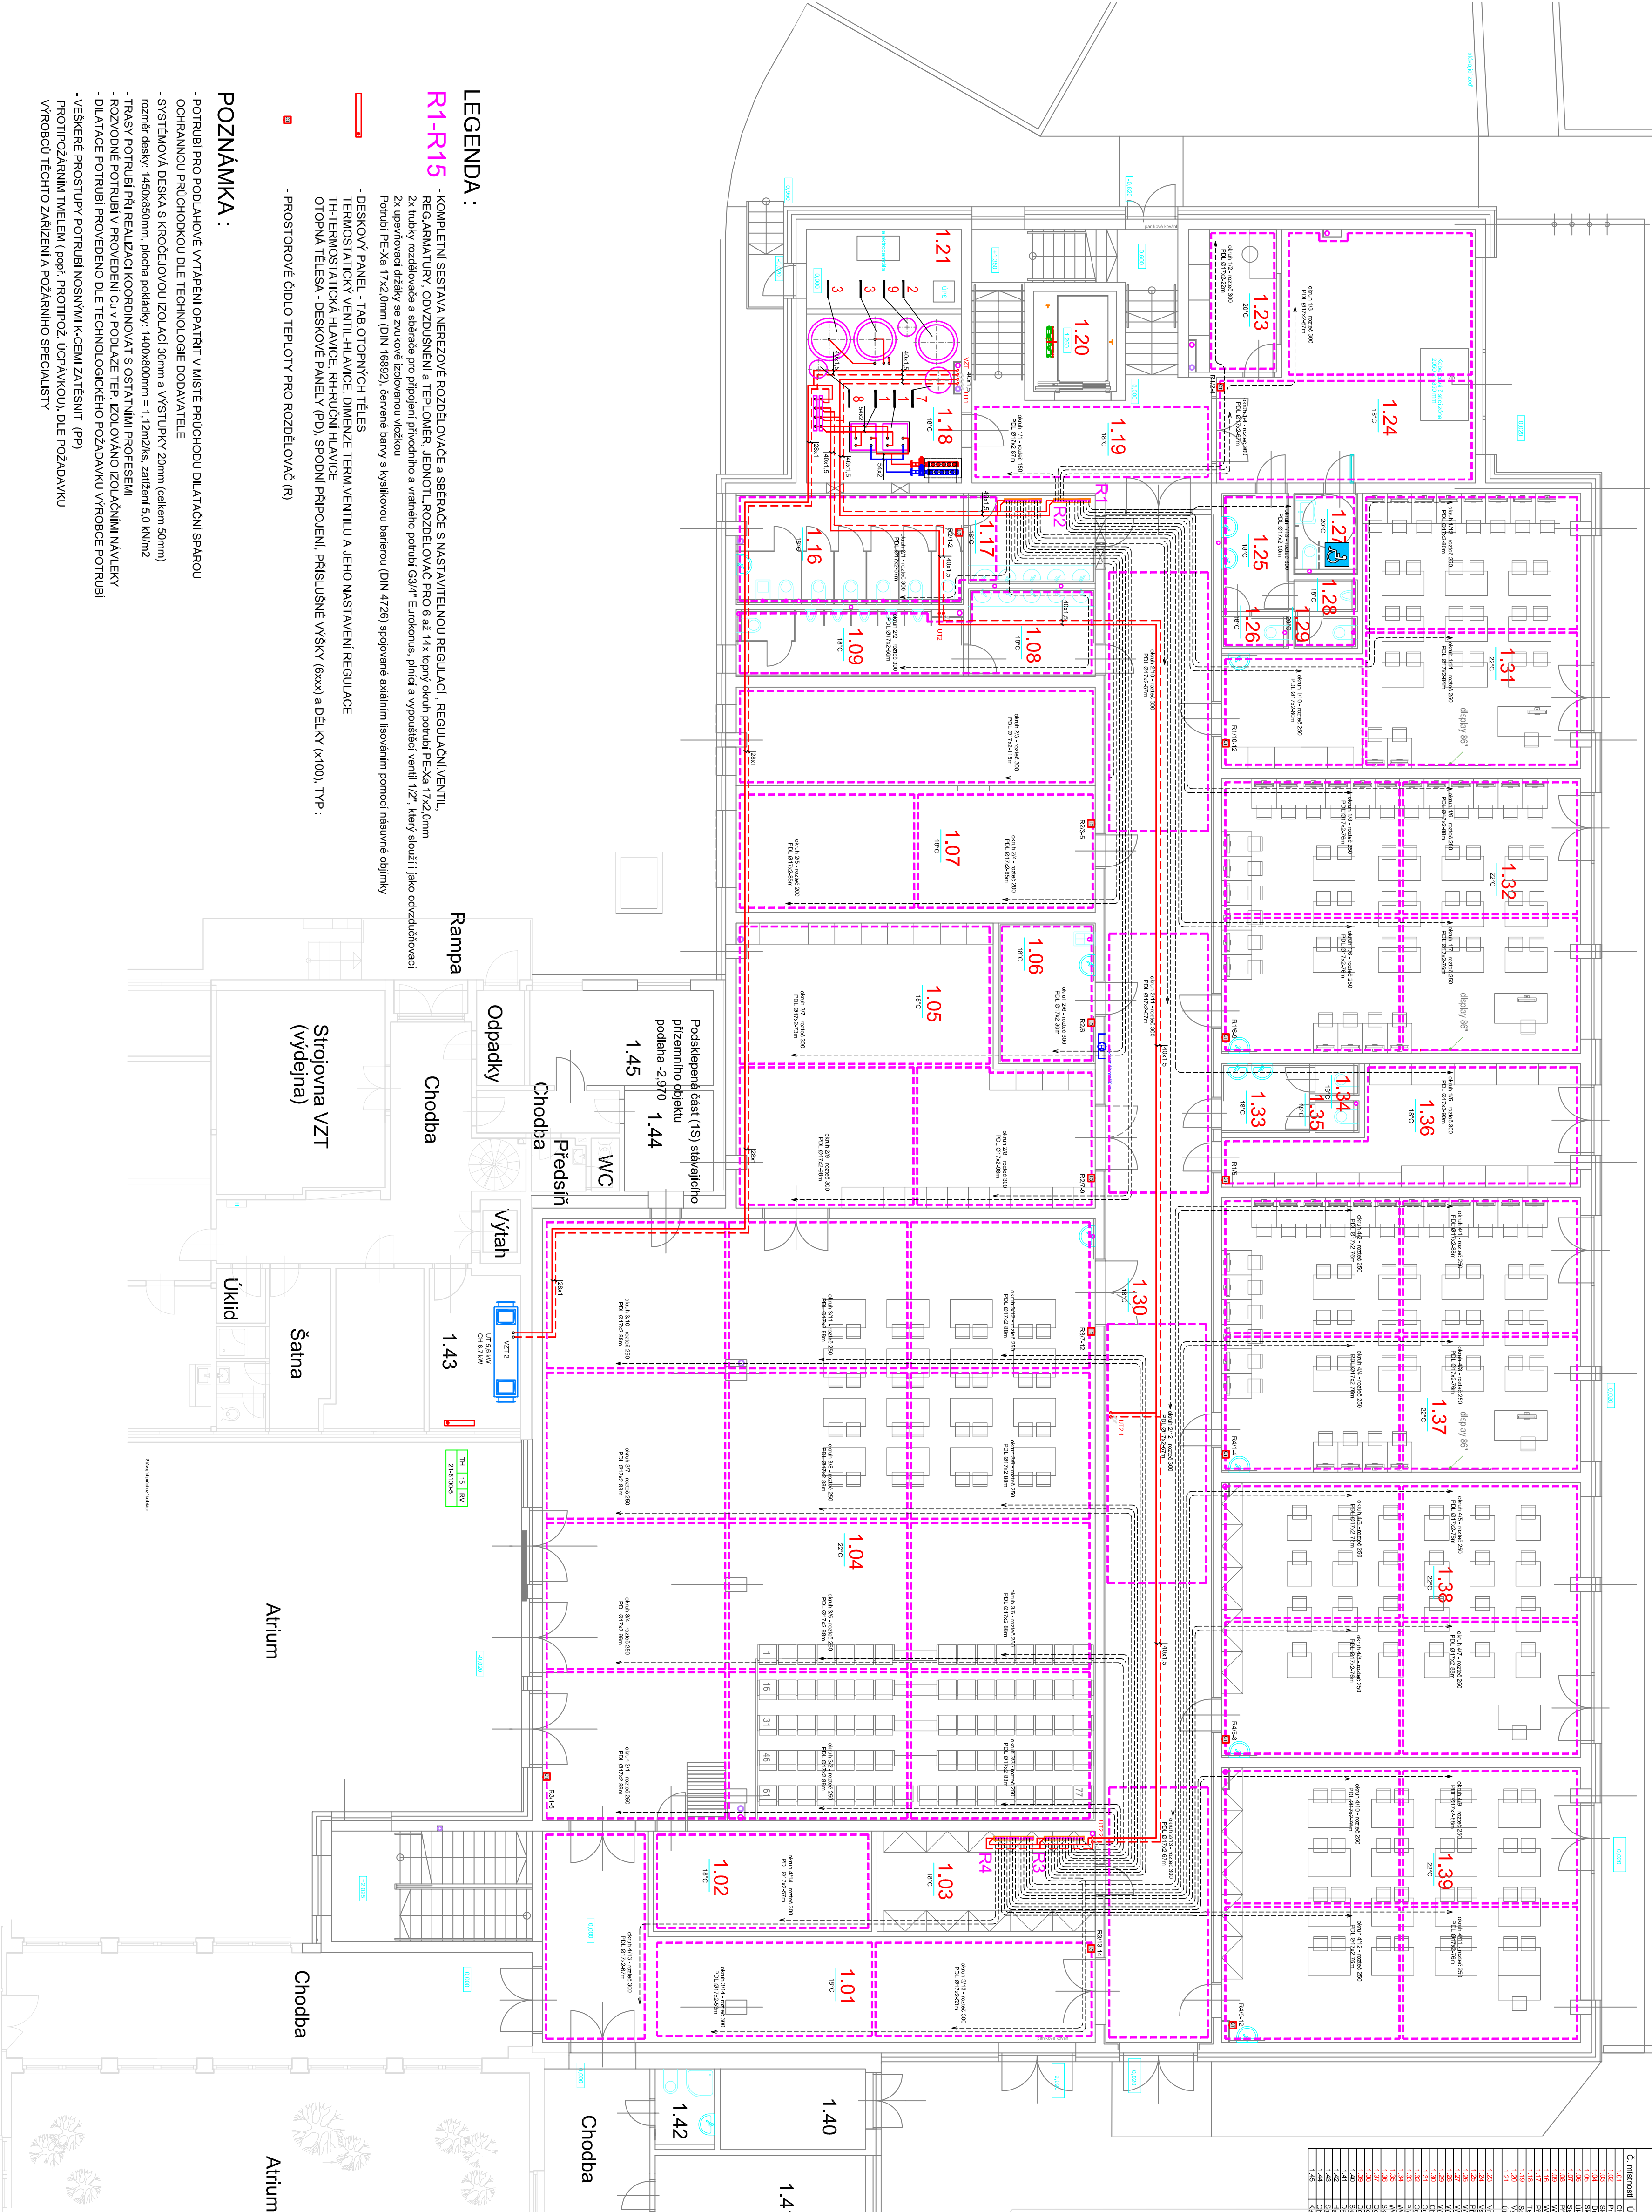

Legenda místností			
C. číslo	Název místnosti	Plocha (m²)	Podlaží
1.01	Podlaží	17.00	1. NP
1.02	Podlaží	17.00	1. NP
1.03	Podlaží	17.00	1. NP
1.04	Podlaží	17.00	1. NP
1.05	Podlaží	17.00	1. NP
1.06	Podlaží	17.00	1. NP
1.07	Podlaží	17.00	1. NP
1.08	Podlaží	17.00	1. NP
1.09	Podlaží	17.00	1. NP
1.10	Podlaží	17.00	1. NP
1.11	Podlaží	17.00	1. NP
1.12	Podlaží	17.00	1. NP
1.13	Podlaží	17.00	1. NP
1.14	Podlaží	17.00	1. NP
1.15	Podlaží	17.00	1. NP
1.16	Podlaží	17.00	1. NP
1.17	Podlaží	17.00	1. NP
1.18	Podlaží	17.00	1. NP
1.19	Podlaží	17.00	1. NP
1.20	Podlaží	17.00	1. NP
1.21	Podlaží	17.00	1. NP
1.22	Podlaží	17.00	1. NP
1.23	Podlaží	17.00	1. NP
1.24	Podlaží	17.00	1. NP
1.25	Podlaží	17.00	1. NP
1.26	Podlaží	17.00	1. NP
1.27	Podlaží	17.00	1. NP
1.28	Podlaží	17.00	1. NP
1.29	Podlaží	17.00	1. NP
1.30	Podlaží	17.00	1. NP
1.31	Podlaží	17.00	1. NP
1.32	Podlaží	17.00	1. NP
1.33	Podlaží	17.00	1. NP
1.34	Podlaží	17.00	1. NP
1.35	Podlaží	17.00	1. NP
1.36	Podlaží	17.00	1. NP
1.37	Podlaží	17.00	1. NP
1.38	Podlaží	17.00	1. NP
1.39	Podlaží	17.00	1. NP
1.40	Podlaží	17.00	1. NP
1.41	Podlaží	17.00	1. NP
1.42	Podlaží	17.00	1. NP
1.43	Podlaží	17.00	1. NP
1.44	Podlaží	17.00	1. NP
1.45	Podlaží	17.00	1. NP
1.46	Podlaží	17.00	1. NP
1.47	Podlaží	17.00	1. NP
1.48	Podlaží	17.00	1. NP
1.49	Podlaží	17.00	1. NP
1.50	Podlaží	17.00	1. NP

Index	Popis změny	Datum	Provedl	Podpis
Hlavní projektant: Ing. arch. Eva Světlíková				
Výpracoval: Jiri Černý		Zpracoval: Aleš Písek s.r.o., IČO: 06019005		
Investor: Škola 2070, 397 01 Písek		Město: Písek		
Akce: Stavební úpravy za účelem vybudování odborných učeben a komunitní tělocvičny u ZŠ T. Šobra Písek		Okres: Písek		
Zak. č.: 397 01 Písek		Podíl Ak.: 8		
Datum: červenec 2022		Měřítko: 1:100		
Supl. DPS		Kopie:		
Část: D_1.4 - Technické prostředí staveb		Výkres:		
D_1.4_2 Vytápění		01		
Obsah: VYTÁPĚNÍ - Půdorys 1NP				

0,000 = 393,45 m. n. m.



LEGENDA:

R1-R15

- KOMPLETELNÍ NASTAVENÍ ROZDĚLOVACÍ A SBĚRAČE S NASTAVITELNOU REGULACÍ, REGULÁČNÍ VENTIL, REGARMATURY, ODVOZOVÁNÍ A TEPLOVÉ, JEDNOTL. ROZDĚLOVACÍ PRO 6 až 14, typový okružní potrubí PE-Xa 17x2,0mm
- 2x upravená odzvěď se zdvojnásobenou vzdáleností
- Podlaží PE-Xa 17x2,0mm (DN 100/25), sestava baterie s výškovou baterií (DN 47/20) spojené s externím lisovacím potrubím měrné objemky
- DESKOVÝ PANEĽ - TAB. OTOPNÝCH TĚLES
- THERMOSTATICKÝ VENTIL-HLAVICE, DIMENZE TERM. VENTILU A JEHO NASTAVENÍ REGULACE
- OTOPNÁ TĚLESA - DESKOVÉ PANEĽY (PD), SPODNÍ PŘÍPOJEK, PŘÍSLUŠNÉ VÝŠKY (60x) A DÉLKY (x100), TYP:
- PROSTOROVÉ ČIDLO TEPLOTY PRO ROZDĚLOVACÍ (R)

POZNÁMKA:

- POTRUBÍ PRO PODLAŽOVÉ VYTÁPĚNÍ OPATŘIT V MÍSTĚ PŘÍCHODU DILATAČNÍ SPÁROU
- OCHRANNOU PRŮCHODKOU DLE TECHNOLOGIE DODAVATELE
- SYSTÉMOVÁ DESKA S KROČEVOU IZOLACÍ 30mm a VÝSTURKY 20mm (celkem 50mm)
- rozteč: 140x80mm, plocha podlahy: 140x80mm x 1,12m², zateplení 50 KVM2
- TRASY POTRUBÍ PRO REGULACI KODOVANÝ S OCEPNÍMI PŘÍPOJEKEM
- DILATAČNÍ SYSTÉMY S OCEPNÍMI PŘÍPOJEKEM
- DILATAČNÍ SYSTÉMY S OCEPNÍMI PŘÍPOJEKEM
- DILATAČNÍ SYSTÉMY S OCEPNÍMI PŘÍPOJEKEM
- VŠEJKÉ PROSTUPY POTRUBÍ NOSNÝMI K-CEMI ZATĚSNIT (PP)
- PROTIPÓŽARNÍ TMELEK (popř. PROTIPÓZ. UCPÁVKOU, DLE POŽADAVKU
- VÝROBCU TĚCHTO ZAŘÍZENÍ A POŽÁRNÍHO SPECIÁLISTY