


CENTRÁLNÍ PULT
V.02 - PŮDORYS

V.02 - ČELNÍ POHLED

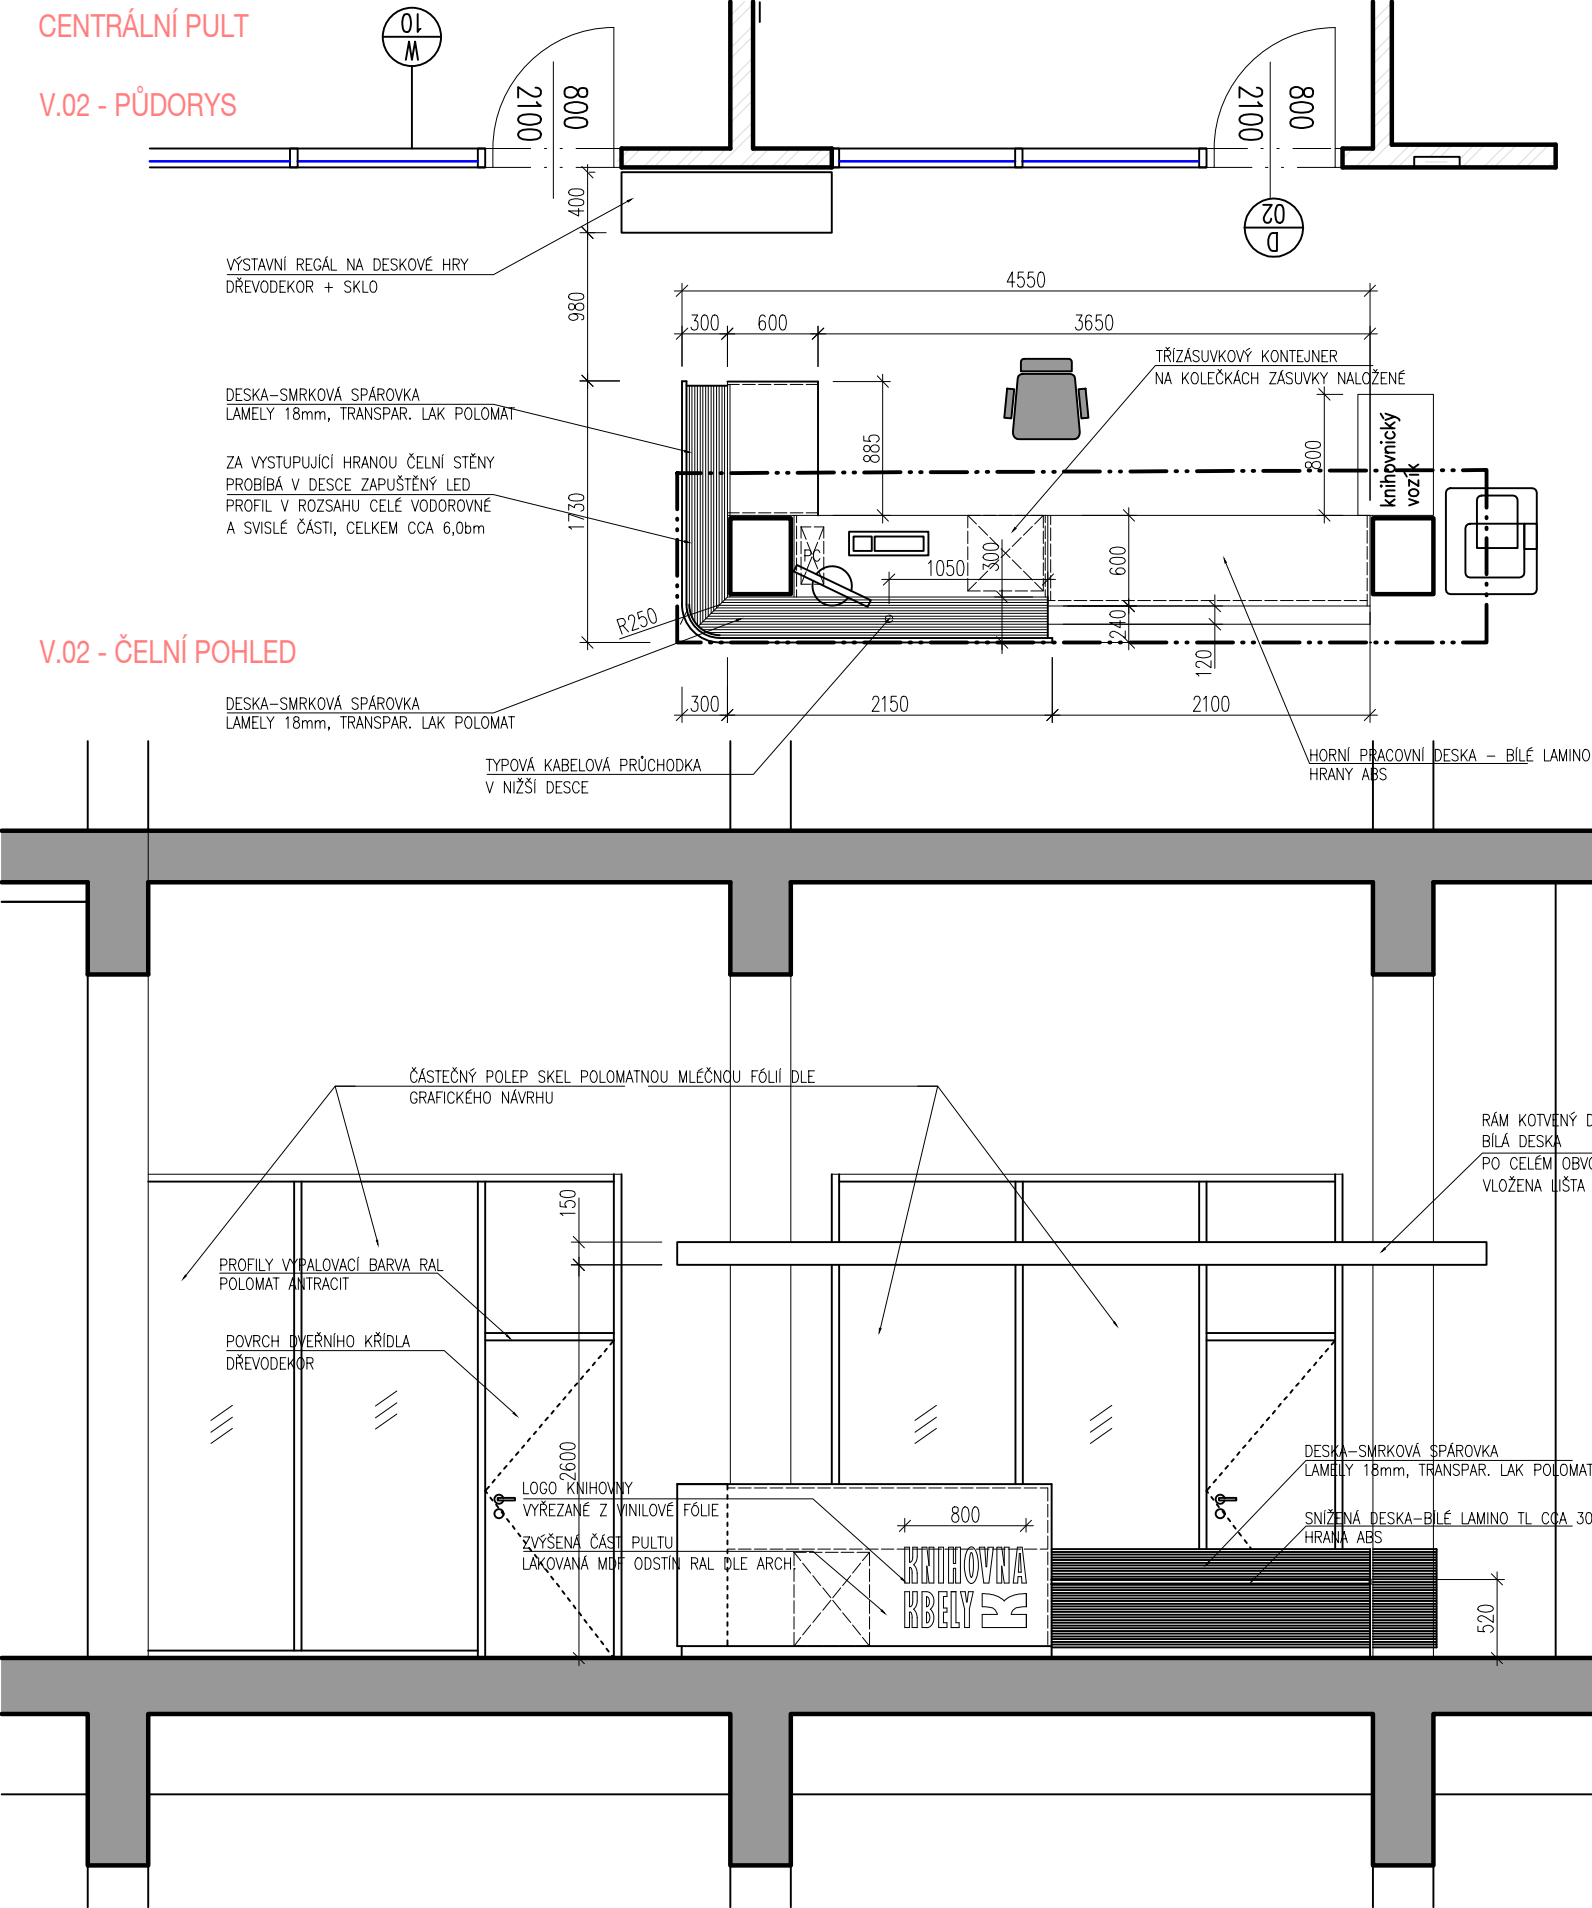

Sestava centrálního pultu včetně svěšené rampy	1
Třízásuvkový kontejner š.500 s kolečky	1
Knihovnický vozík v designu centr. pultu	1
Graficky zpracovaný polep skel matná fólie 5m2	2kpt

NÁZEV PROJEKTU: KULTURNÍ A KREATIVNÍ CENTRUM KBELY	ČÍSLO MÍSTNOSTI: 1.08	NÁZEV MÍSTNOSTI: CENTRÁLNÍ PULT-PŮDORYS, POHLED	MĚŘÍTKO: 1:50	DATUM: aktualizace 22.11.2024	Č. VÝKRESU: D.1.1.c.06.1a
---	--------------------------	--	------------------	-------------------------------------	------------------------------