


PŮDORYS STŘECHY M 1 : 50

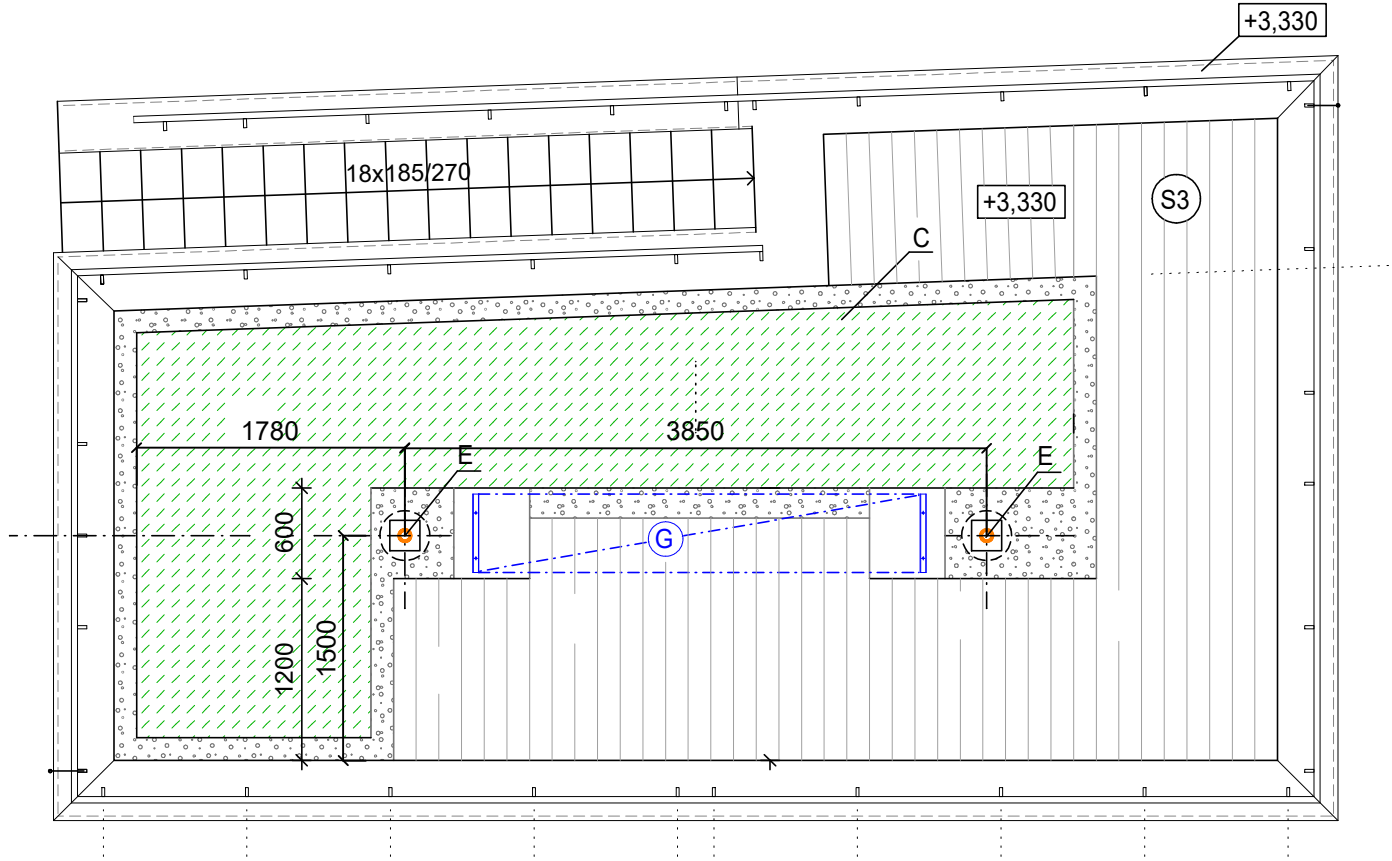

E - STŘEŠNÍ VTOK VYHŘÍVANÝ DN75

HL. INŽENÝR PROJEKTU:	ZODP. PROJEKTANT:	ING. ARCH. TOMÁŠ KOČNAR	
ING. ARCH. TOMÁŠ KOČNAR	ING. EVA ČÍŽOVÁ	GALAŠOVA 170	
INVESTOR : MĚSTO HRANICE, PERNŠTEJNSKÉ NÁM. 1, 753 01 HRANICE		HRANICE	
KRAJ : OLOMOUCKÝ	KATASTRÁLNÍ ÚZEMÍ : HRANICE	IČO : 42965993	
AKCE :		TEL. : 581 606 464	
HRANICE - REVITALIZACE NÁBŘEŽÍ V KROPÁČOVĚ ULICI SO03 - OBJEKT PROVOZNĚ TECHNICKÉHO ZÁZEMÍ		STUPEŇ PD : DPS	
		DATUM : 5/2024	
		FORMÁT : A3	
PŘÍLOHA : ZDRAVOTECHNICKÉ INSTALACE DK-ŘEZY		MĚŘÍTKO : 1:50	Č. PŘÍLOHY : D1.3.4.1-4