



Šumperská provozní vodohospodářská společnost, a.s.
Šumperk, čp. 2769, Jilová 6, PSČ 787 01

IČ: 47674911, DIČ: CZ47674911
zapsaná v obchodním rejstříku u Krajského soudu v Ostravě v odd. B, vložka 699

Tel: 583 317 111
Fax: 583 214 845
e-mail: spvs@spvs.cz
<http://www.spvs.cz/>
Bankovní spojení:
Komerční banka, a.s.
č.ú. 2603-841/0100

Ing. Puszkailer Michal
Bohutínská 965
789 61 Bludov

Váš dopis značky/ze dne
2100/2018

Naše značka
090/08/2018

e-mail
plhal.petr@spvs.cz

Vyřizuje / telefon
Petr Plhal/583317218

Šumperk
31.08.2018

Věc:

**"VELKÉ LOSINY; PETROV NAD DESNOU - Stavební úpravy 3 nádražních budov
Svazku obcí údolí Desné (SO01 - Velké Losiny, SO02 - Sobotín, SO03 - Petrov nad Desnou)
- SR"**

Souhlasíme se stavbou *Stavební úpravy 3 nádražních budov Svazku obcí údolí Desné (SO01 - Velké Losiny, SO02 - Sobotín, SO03 - Petrov nad Desnou)* na parcelním čísle VL:471, P:1454, 1462 v katastrálním území Velké Losiny; Petrov nad Desnou dle předložené situace. Při výstavbě **NEDOJDE** ke styku se zařízením v naší správě a před zahájením stavebních prací **NENÍ** nutné požádat o jeho místní vytyčení.

Přípojky vodovodní a kanalizační zůstávají stávající.

Upozorňujeme, že se zde mohou nacházet inženýrské sítě jiných správců.

Upozorňujeme, že v lokalitě se mohou nacházet vodovodní a kanalizační přípojky. Doporučujeme kontaktovat vlastníky dotčených nemovitostí.


Platnost vyjádření je 1 rok od data vydání. Při změně v projektové dokumentaci je nutné si vyžádat nové vyjádření.

Za ŠPVS, a.s. Šumperk
Ing. Petr Plhal
technik vyjadřování

Šumperská provozní
vodohospodářská společnost, a.s.
Šumperk, čp. 2769, Jilová 6, PSČ 787 01
IČ 47674911, DIČ CZ47674911

Přílohy:

1. Situace se zákresem IS
2. Ověřená situace z PD

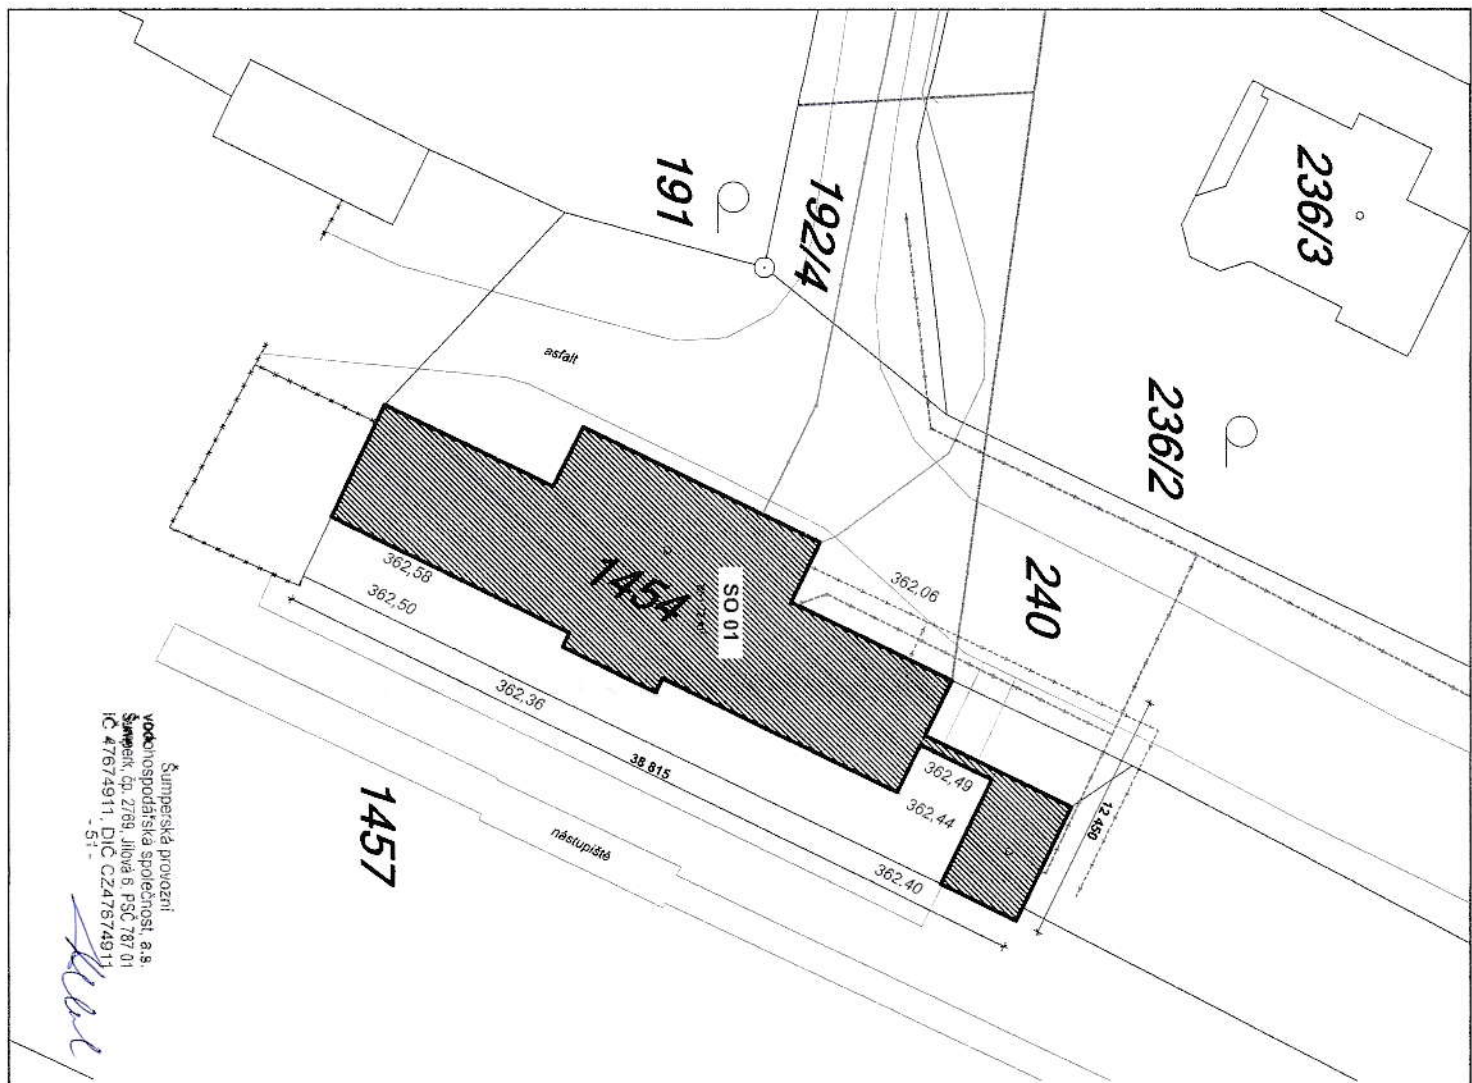


STAVEBNÍ OBJEKTY

SO 01 - NÁDRAŽNÍ BUDOVA - 261,72m²

STÁVAJÍCÍ SÍTĚ:

PLYNOVOD RWE - NTL - nízkotlaký
 PLYNOVOD RWE - STL - střednětlaký
 SPLAŠKOVÁ GRAVITAČNÍ KANALIZACE - OBECNÍ
 DEŠŤOVÁ KANALIZACE - OBECNÍ
 VODOVOD - OBECNÍ
 datový kabel - obecní
 VEDENÍ NN PODZEMNÍ DO 1kV
 VEDENÍ NN NADZEMNÍ DO 1kV
 TELEKOMUNIKACE - CETIM
 zaměřený průběh metalického kabelu

 POPIS PLOCH:



SO 01 - NÁDRAŽNÍ BUDOVA



POŽÁRNĚ NEBEZPEČNÝ PROSTOR
 D.1.3. - Požárně bezpečnostní řešení

POPIS OPLOCENÍ:

OCCEL.SLOUPKY + PLETIVO, v=1,6m
 STÁVAJÍCÍ OPLOCENÍ

±0,000 = 311,300 m n.m.

PROJEKT SLOUŽÍ PRO ÚZEMNÍ ROZHODNUTÍ, STAVEBNÍ POVOLENÍ, NE PRO VLASTNÍ REALIZACI

TECH.KONTROLA: Ing. Michal Puzoschler PROJEKTANT: Ing. Michal Puzoschler

INVESTOR: SVAZEK OBČÍ ÚDOU DESNÉ, Šumperk 775 788 14 Rapolín

ACE: Rekonstrukce nádražních budov Svazku obcí údoú Desné

SO 03 - NÁDRAŽNÍ BUDOVA PETROV NAD DESNOU parc.č. 1454, 1456, 1457, 1459/1, 1460, 1462, k.ú. Petrov nad Desnou

NÁZEV VÝKRESU: CELKOVÝ SITUÁČNÍ VÝKRES STAVBY

AIBP, s.r.o.
 Bobtnická 965, 789 61 Bludov
 IČO: 25322750
 DIČ: CZ25322750

ČÍSLO ZAKÁZKY: 01/2018


STUPEŇ: DSP

ČÁST: 2x44

FORMÁT: A3

ČÍSLO PŘÍLOHY: C.2.3.

Šumperk, 27.8.2018, PSC 787 01
 IČ: 47674911, DIČ: CZ47674911
 - 51 -

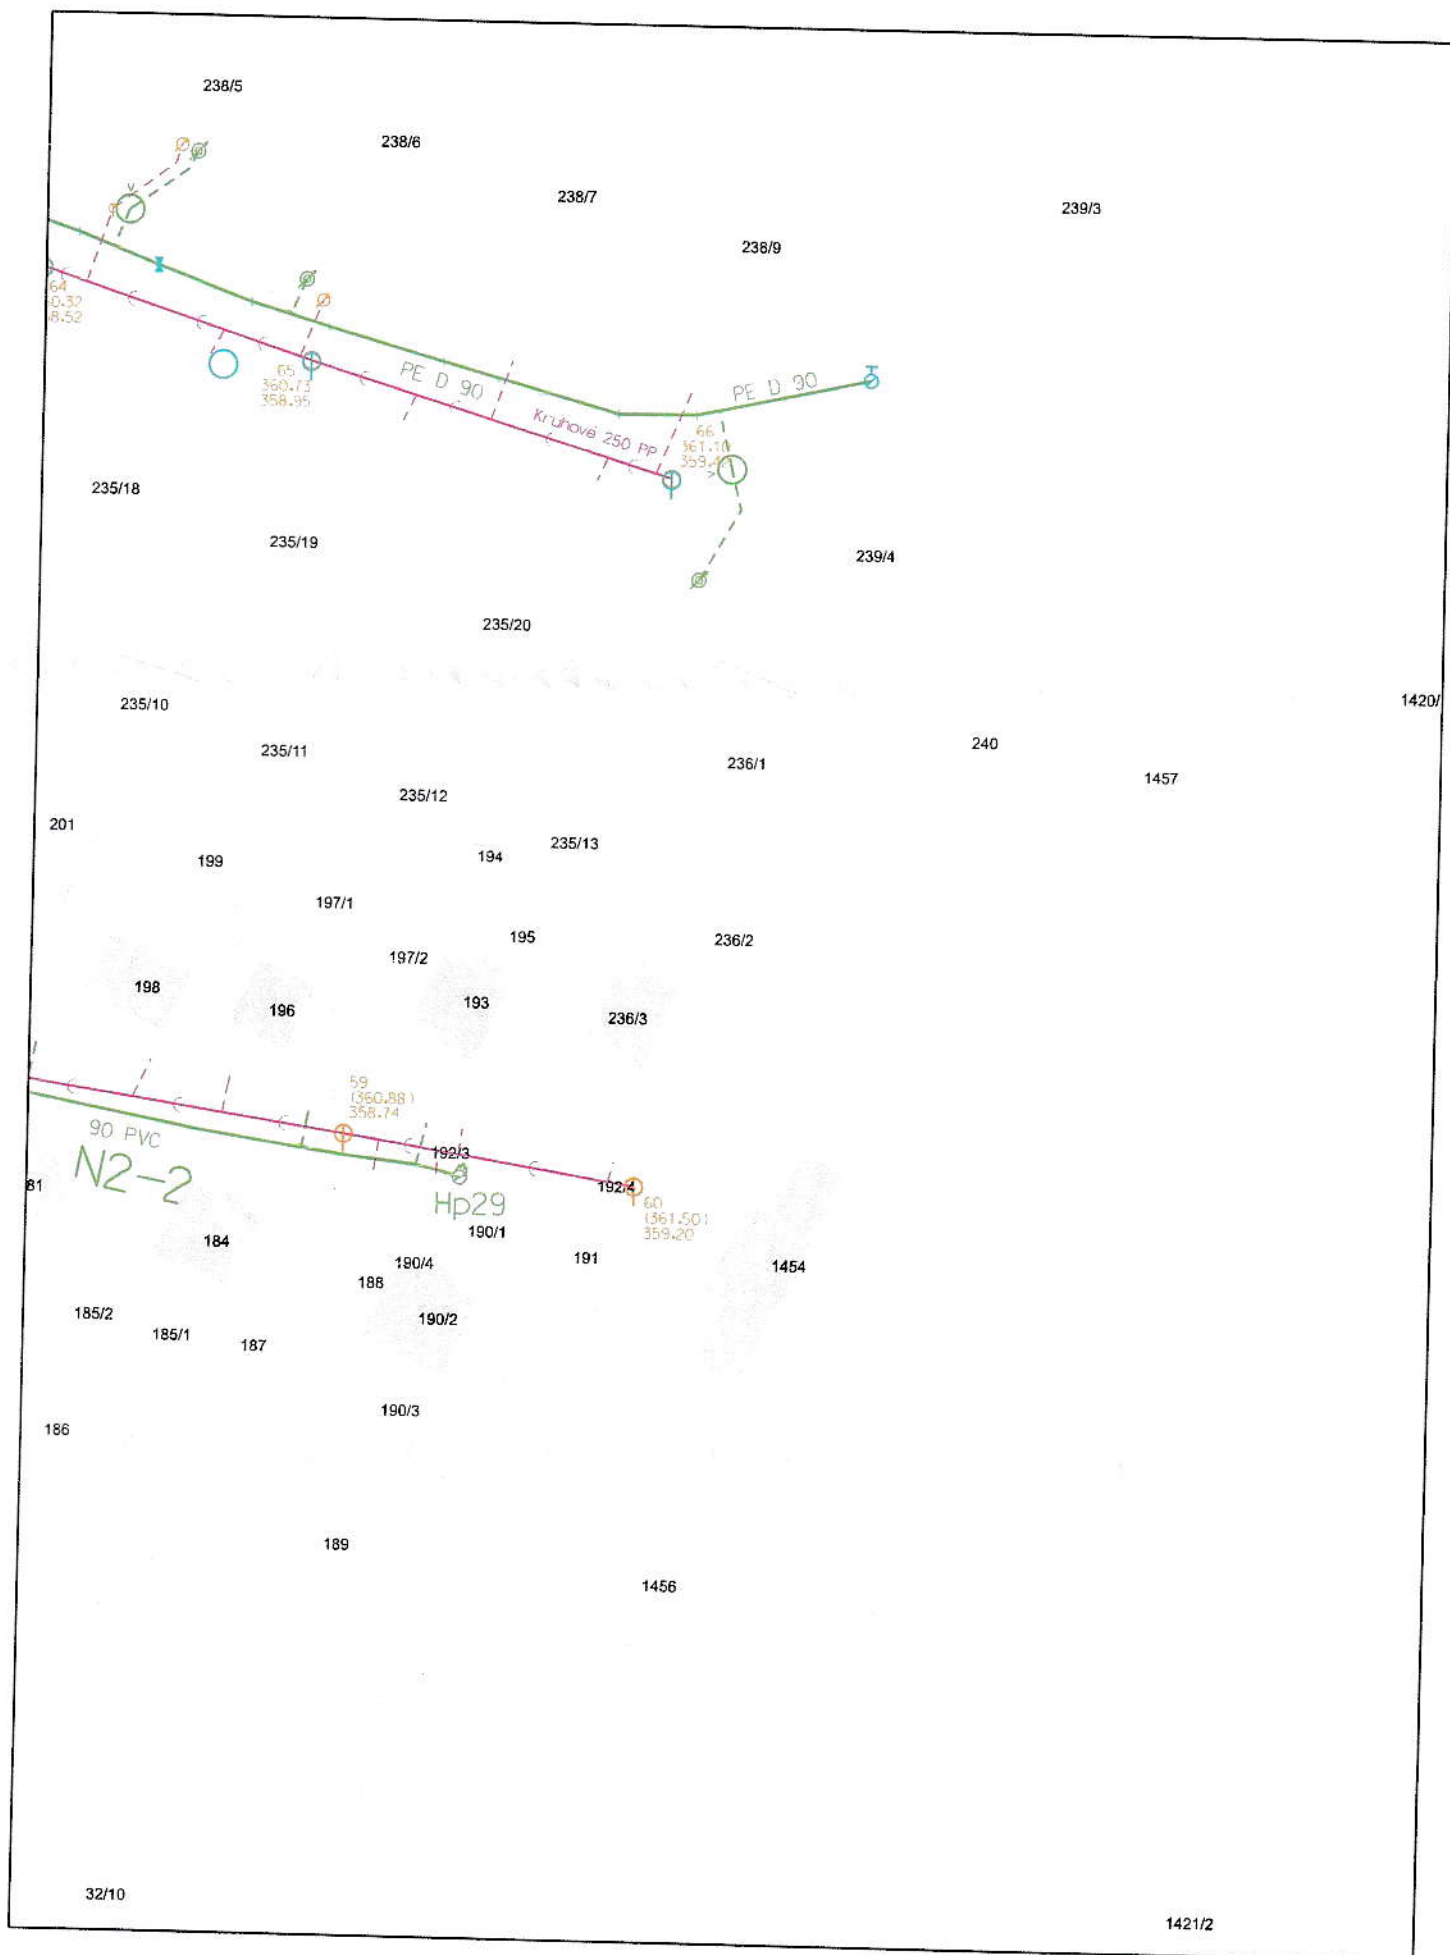


Datum: 31.8.2018

Vytiskl: Plhal Petr

Měřítko: 1 : 1 000

Šumperská provozní
vodo-hospodářská společnost, s.r.o.
Šumperk, čp. 2769, Jilová 6, PSČ 787 01
IČ 47674911, DIČ CZ47674911

PETROV

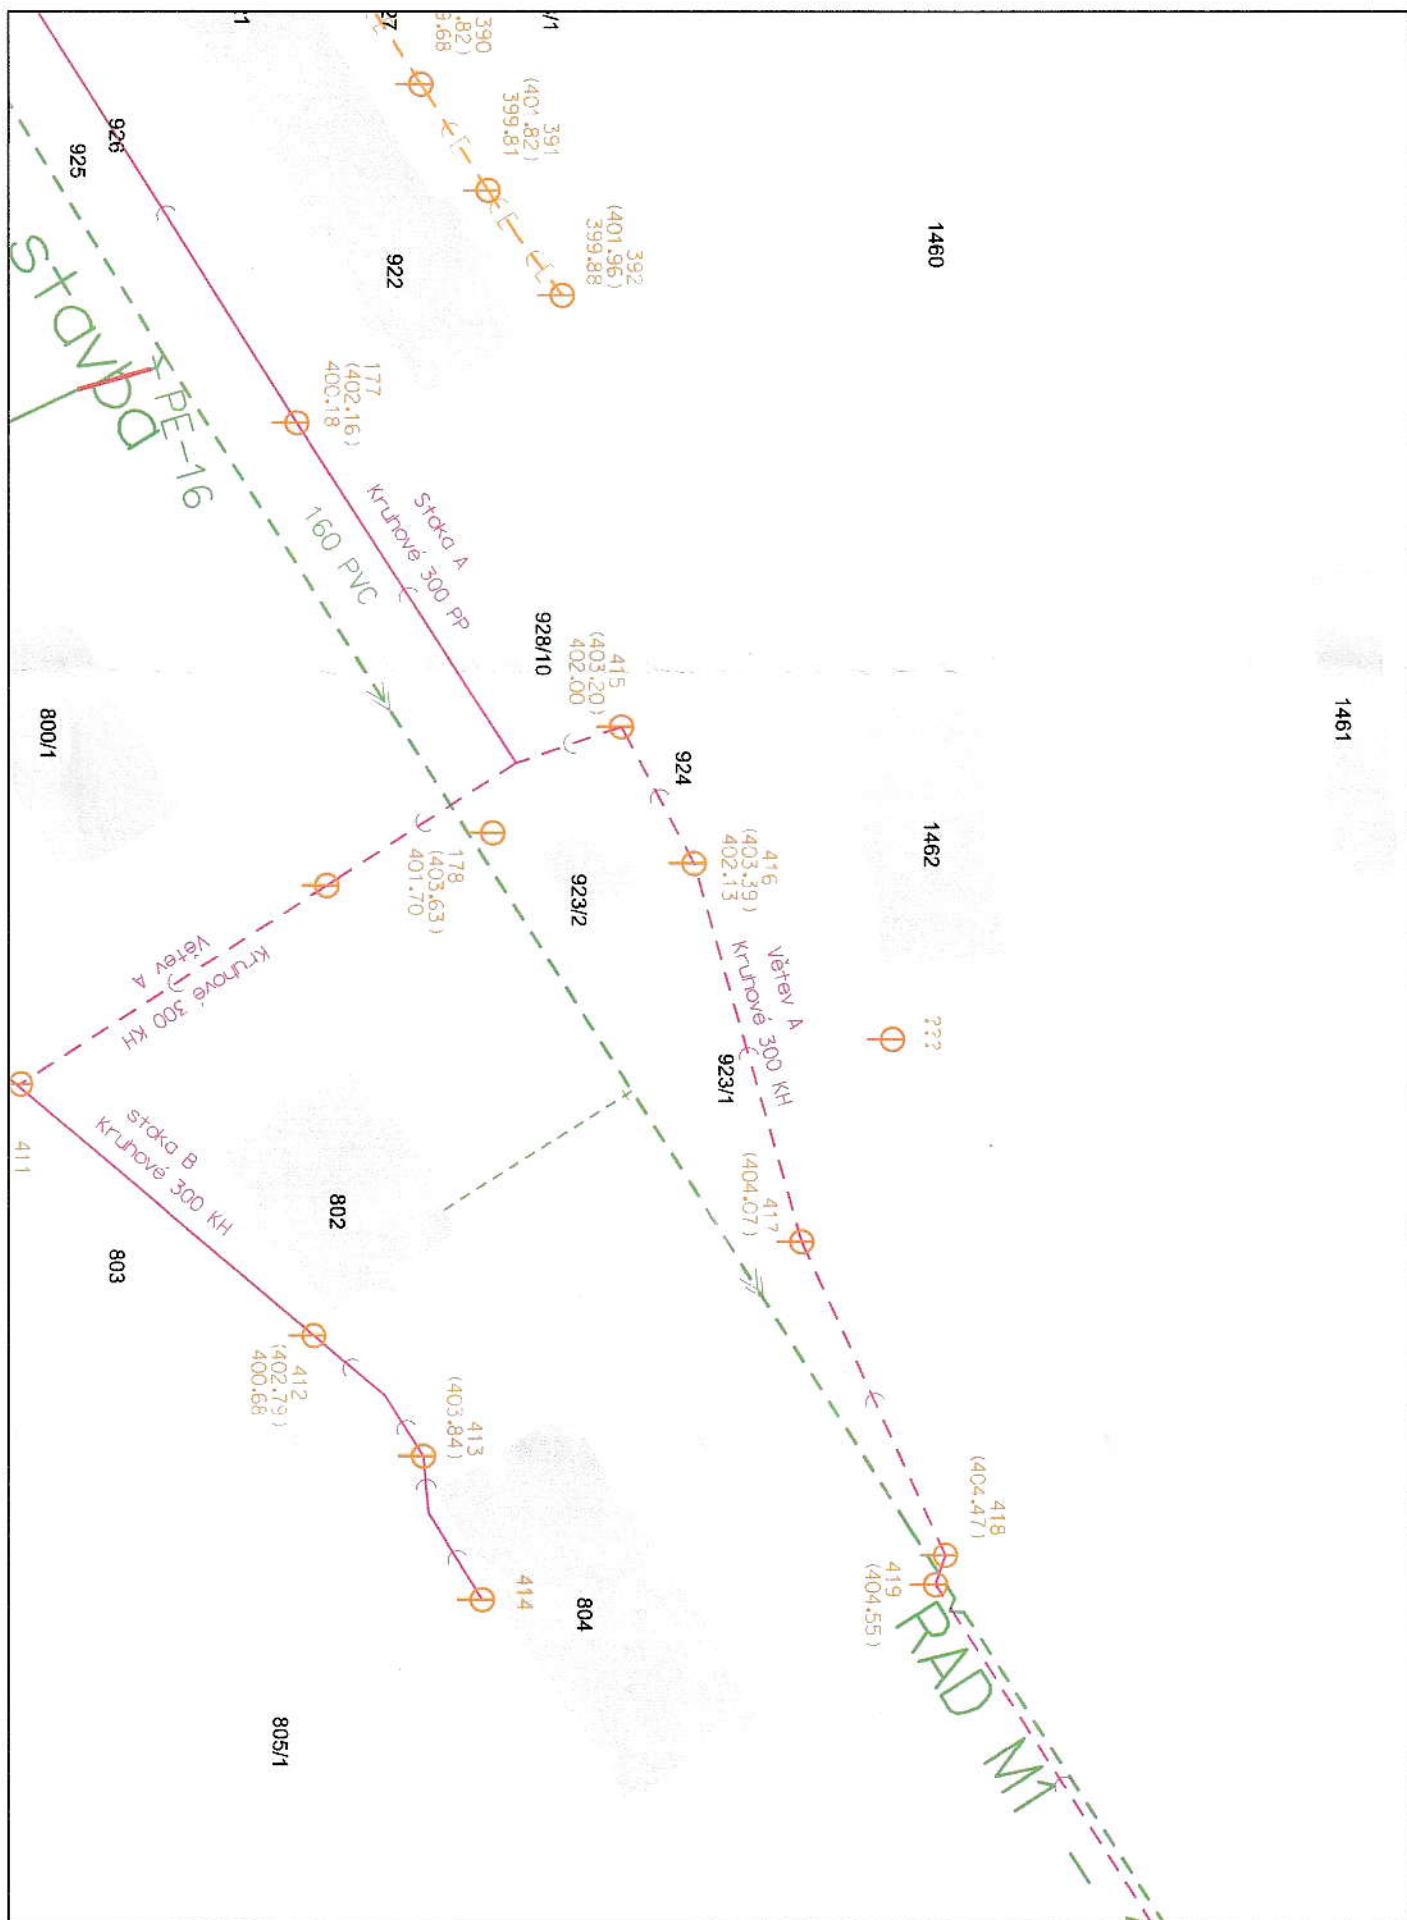

Datum: 31.8.2018



Vytiskl: Plhal Petr

Měřítko: 1 : 750

Šumperská provozní
vodohospodářská společnost, a.s.
Šumperk, č.p. 2769, Jilová 6, PSČ 787 01
IČ 47674911, DIČ CZ47674911

- 5 -

SURKOTIN (kú. Potkov)
N.D.

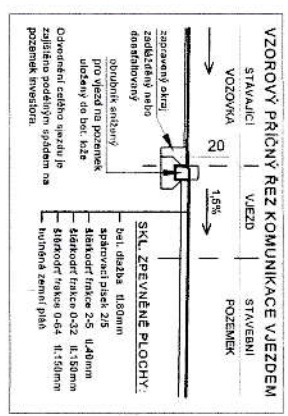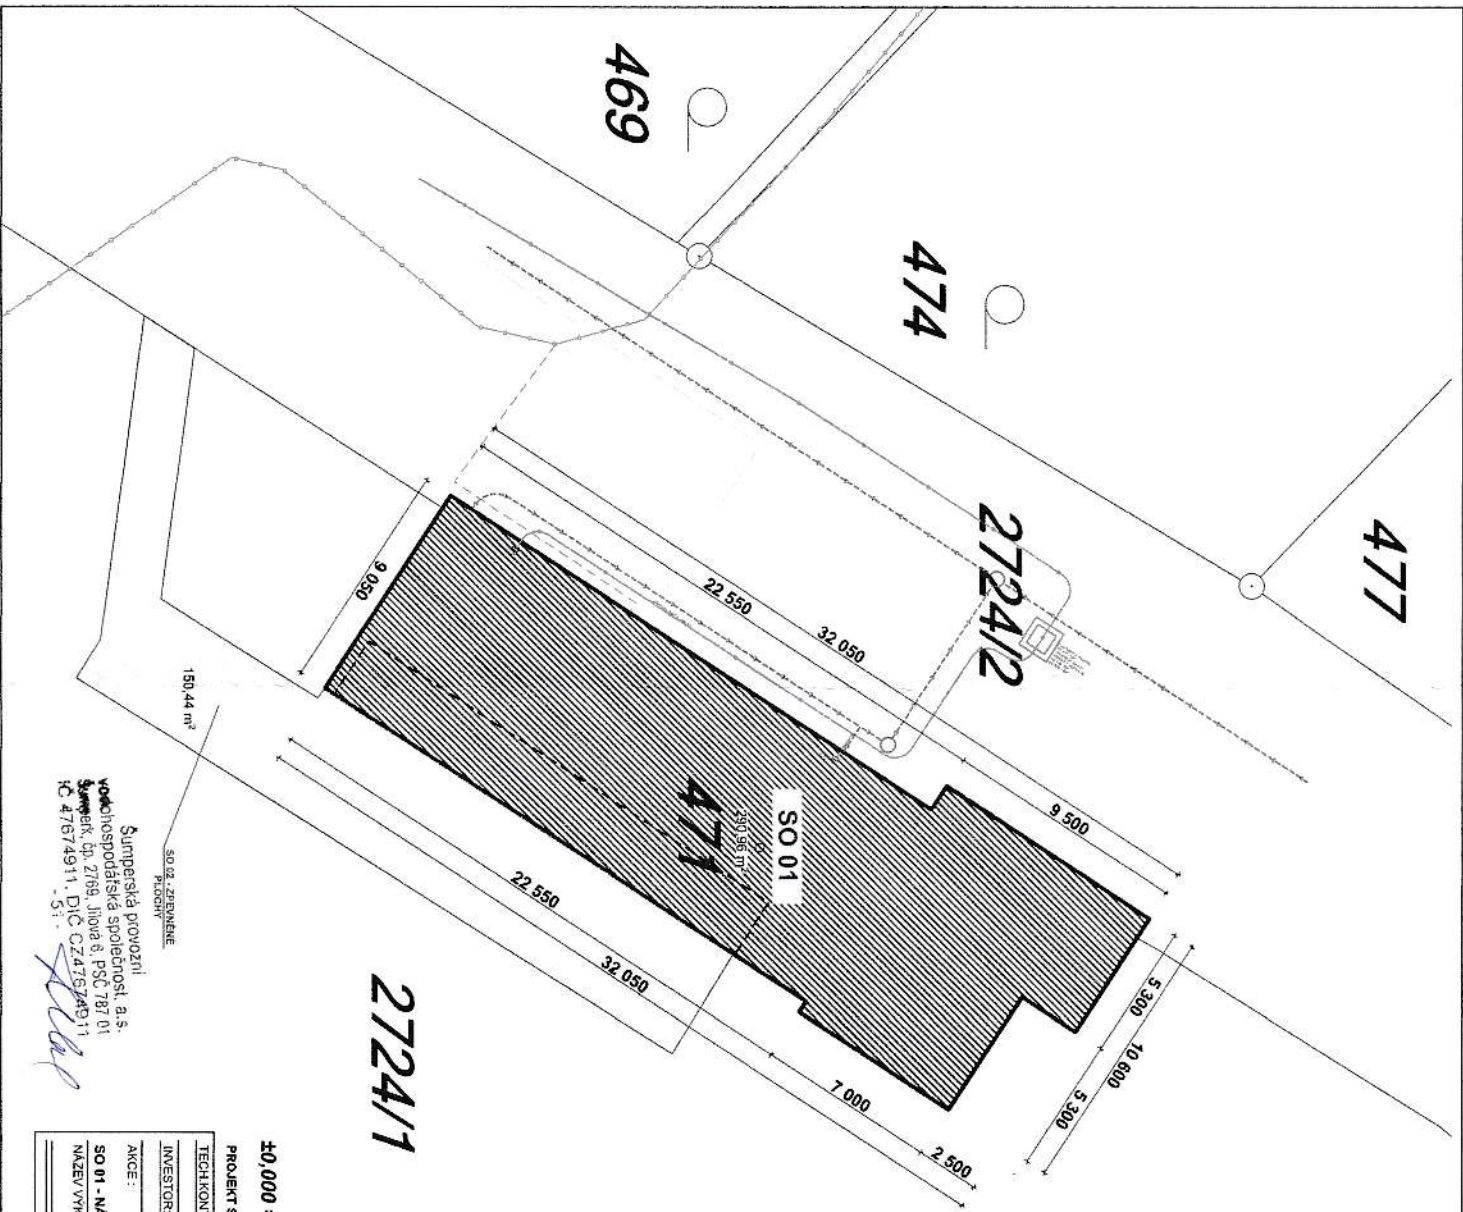

STAVEBNÍ OBJEKTY
SO 01 - NÁDRAŽNÍ BUDOVA - 290,96m²

STÁVAJÍCÍ SÍTĚ:

- PLYNOVOD RWE - STL - střednětlaký
- SPLAŠKOVÁ GRAVITAČNÍ KANALIZACE - OBECNÍ
- DEŠŤOVÁ KANALIZACE - OBECNÍ
- VODOVOD - OBECNÍ
- datový kabel - obecní
- VEDENÍ NN PODZEMNÍ DO 1kV
- VEDENÍ VN PODZEMNÍ DO 35kV
- TELEKOMUNIKACE - CETIM - zaměřený průběh optického kabelu, HDPE trubky nebo souběhu opt. a met. kabelu
- TELEKOMUNIKACE - CETIM - nezaměřený průběh metalického kabelu
- TELEKOMUNIKACE - CETIM - zaměřený průběh metalického kabelu
- SO 01 - NÁDRAŽNÍ BUDOVA

POŽÁRNĚ NEBEZPEČNÝ PROSTOR
D.1.3. - Požárně bezpečnostní řešení

±0,000 = 311,300 m n.m.

PROJEKT SLOUŽÍ PRO UZEMNÍ ROZHOVNUTÍ, STAVEBNÍ POVOLENÍ, NE PRO VLASTNÍ REALIZACI

TECH. KONTROLA: Ing. Michal Pustějka

INVESTOR: SVAZEK OBČÍ ÚDOLÍ DESNÉ, Šumperk 775, 788 14 Rapotín

AKCE: Stavění úpravy nádražních budov Svazku obcí údolí Desné

SO 01 - NÁDRAŽNÍ BUDOVA VELKÉ LOSINY parc.č. 1454, 1455, 1457, 1459/1, 1460, 1462 - k.ú. Petrov nad Desnou

NÁZEV VÝKRESU: 2724/1, 471, 472 - k.ú. Velké Losiny

CELKOVÝ SITUACNÍ VÝKRES STAVBY ČÍSLO PŘÍLOHY: C.2.1

AIBP, s.r.o.
Babinská 965, 789 61 Budeč
IČO: 25323730
DIČ: CZ25323730

ČÍSLO ZÁKAZY: 012018

STUPEŇ: DSP


ČÁST: 244

FORMÁT: A4

MĚŘÍTKO: 1:200

ČÍSLO PŘÍLOHY: C.2.1

Šumperkská provozní
vodo-hospodářská společnost, a.s.
Šumperk, čp. 2768, Jilova 8, PSČ 787 01
IČO 47674911, DIČ CZ47674911
- St. -

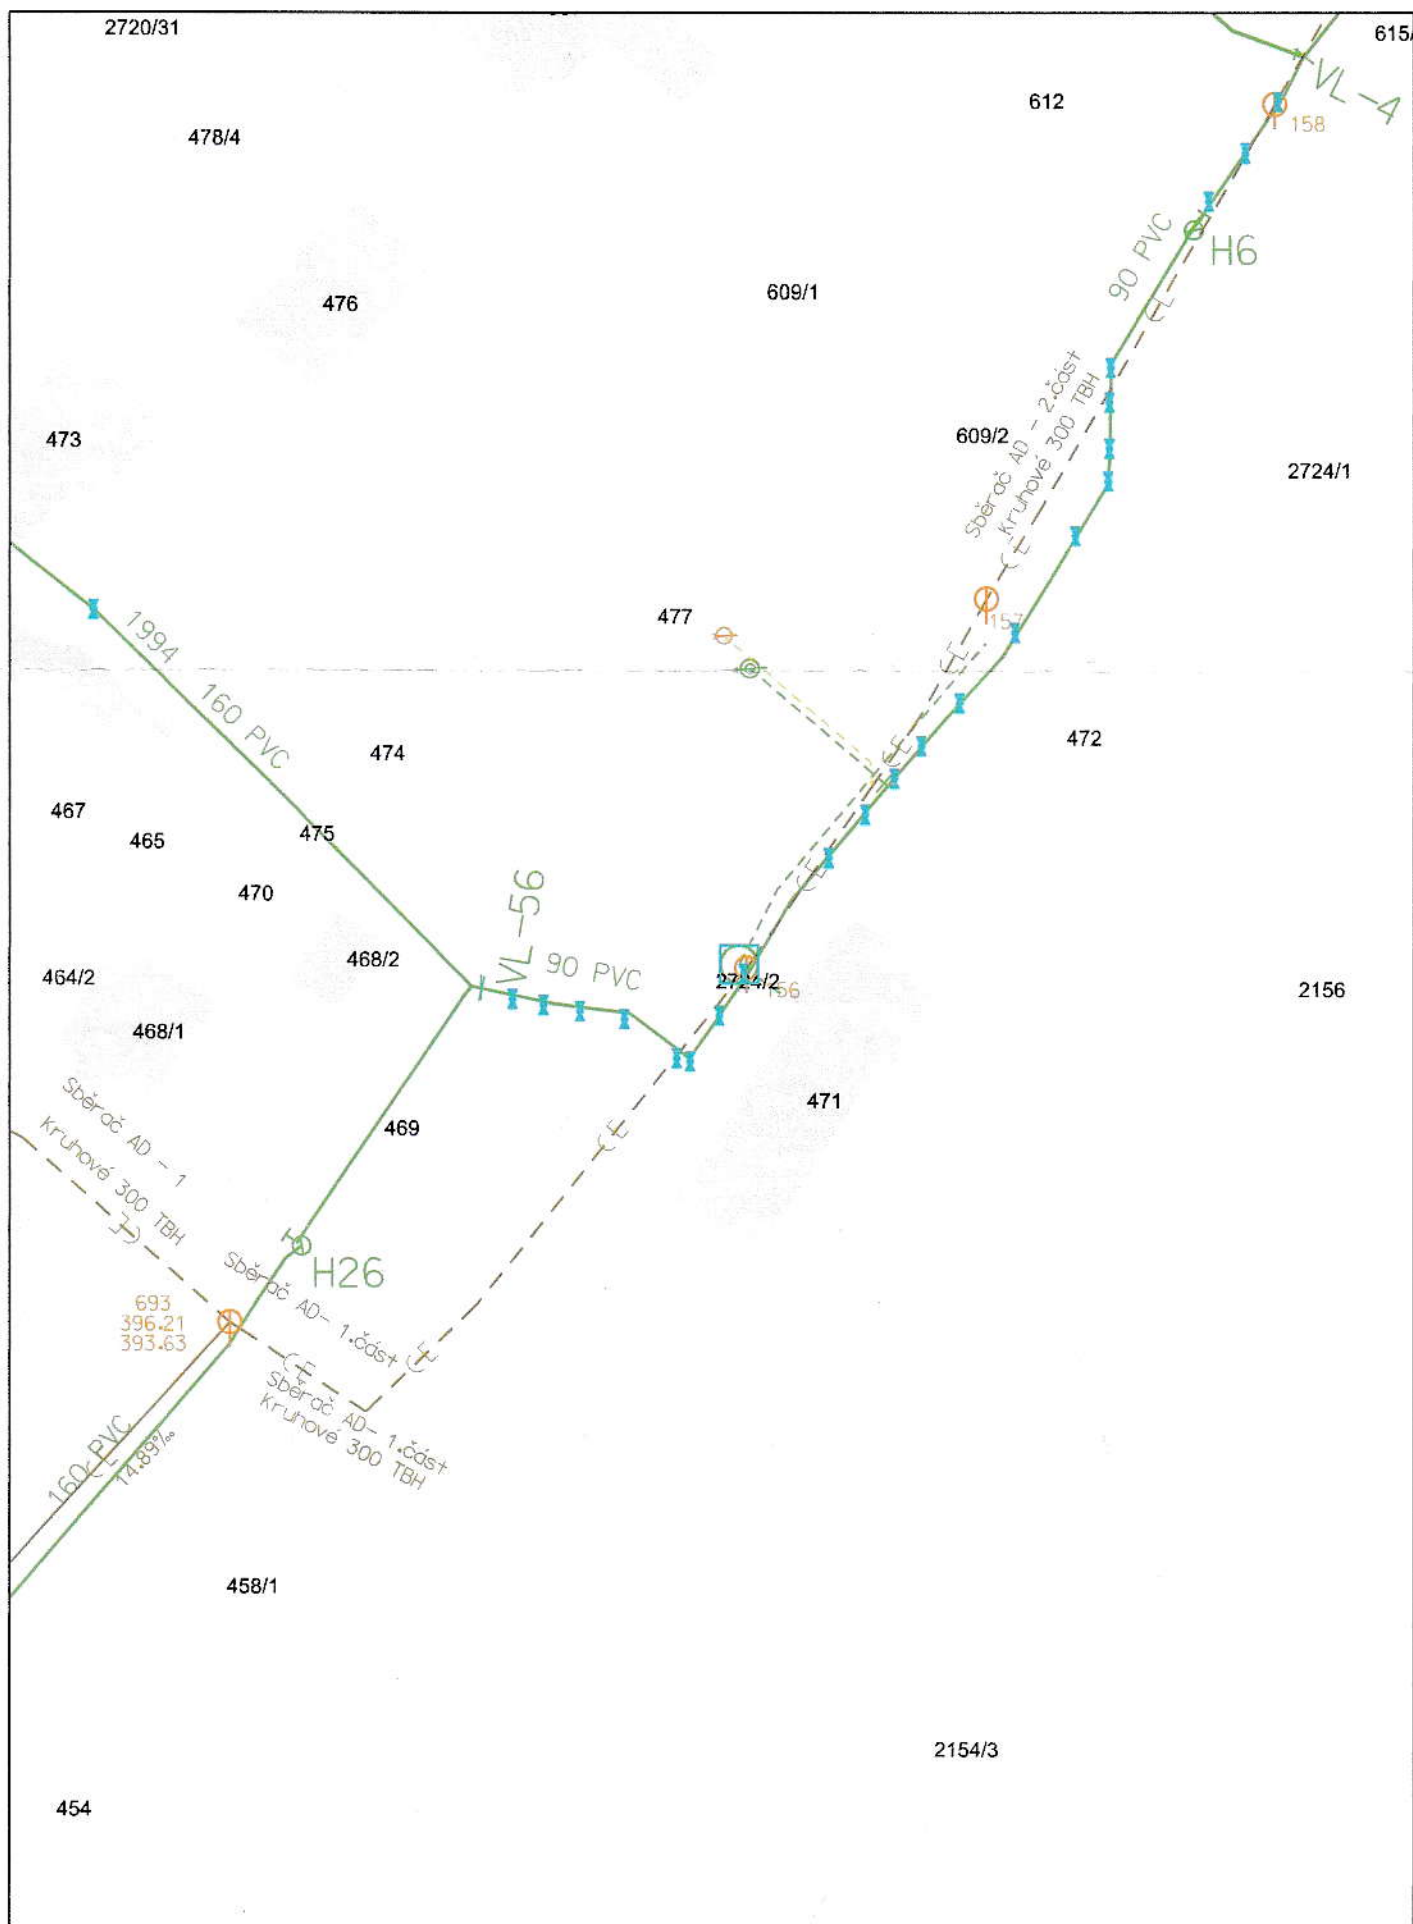

Datum: 31.8.2018

Vytiskl: Plhal Petr

Měřítko: 1 : 750

Šumperská provozní
vodoohospodářská společnost, s. a. s.
Šumperk, čp. 2769, Jilová 6, PSČ 787 01
IČ 47674911, DIČ CZ47674911
- 51 -

VELKÉ LOSINY

[Handwritten signature]