

01	ZMĚNA VEDENÍ TRUBNÍCH ROZVODŮ A PŘEČERPÁVÁNÍ STROJOVNY		04/2014
REVIZE Č.:	OBSAH :		DATUM :

Zodp. projekt. <u>Ing. Zdeněk Brejcha</u>	Vypracoval <u>Miroslav Pilka</u>	Ved. projekt. <u>Milan Malý</u>	 KTS – AME s.r.o. ul. Karla Čapka 60 500 02 Hradec Králové tel.: 495214743 fax: 495213000
Kraj : <u>Jihomoravský</u>	Obec : <u>Brno - město</u>		
Investor : <u>Statutární město Brno, Dominikánské nám. 1, 601 67 Brno</u>			

Akce : Rekonstrukce a dobudování „Janáčkova divadla“ úprava veřejného prostoru před Janáčkovým divadlem		Formát	<u>6 x A4</u>
		Datum	<u>05/2013</u>
		Stupeň	<u>DPS</u>
		Zak. č.	<u>PR-2013-0005</u>
		Měřítko	Paré č.
		-	
		Č. výkresu	
		07	


Oddíl :	SO 20 Vodní prvky
Obsah :	DETAILY

SEZNAM PŘÍLOH

VYNÁŠECÍ LAVICE S POROROŠTEM VE FONTÁNĚ	3
VYPOUŠTĚCÍ PROSTUP VE FONTÁNĚ	4
PŘELIV VE FONTÁNĚ	4
ROZVODNICE SVĚTEL VE FONTÁNĚ	5
VYNÁŠECÍ KŘÍŽ VE FONTÁNĚ	5
NÁTOKOVÁ ARMATURA V BAZÉNU FLASH WALLU	6


VYNÁŠECÍ LAVICE S POROROŠTEM 10 ks – MĚŘÍTKO 1:15

POROROŠT NEREZOVÝ

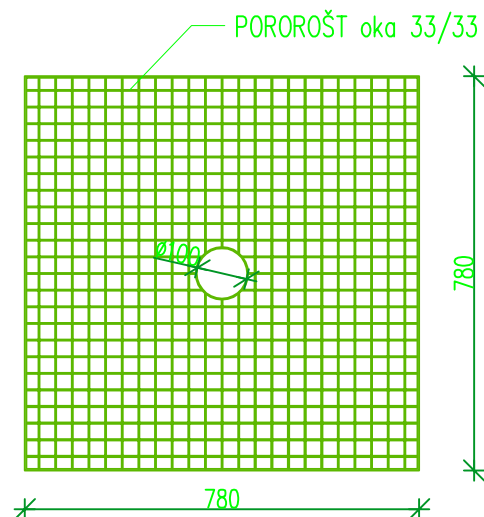


NOSNÁ LAVICE NEREZOVÁ


BOČNÍ POHLED

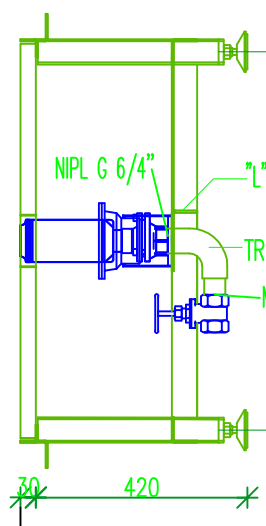

PŮDORYS

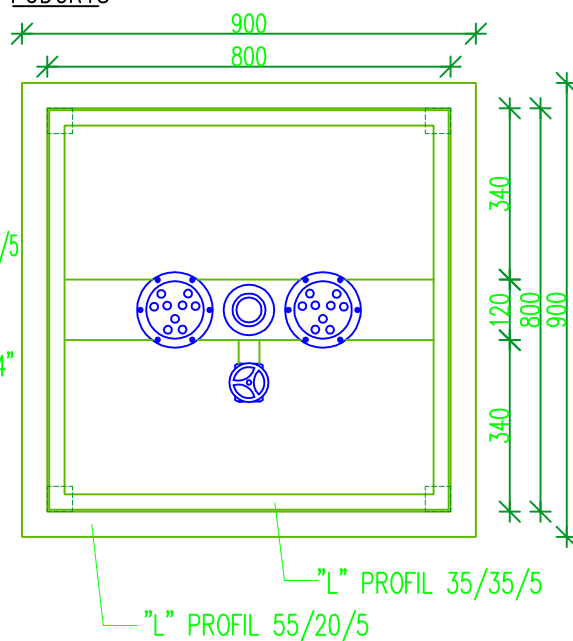


ČELNÍ POHLED

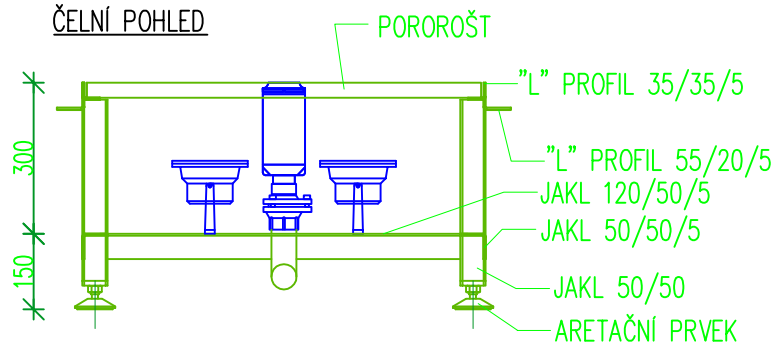


POZNÁMKA: SPODEK ARETAČNÍHO PRVKU OPATŘIT PLASTOVOU PODLOŽKOU


PROSTUP VYPOUŠTĚNÍ FONTÁNY NEREZOVÝ 2 ks MĚŘÍTKO 1:10

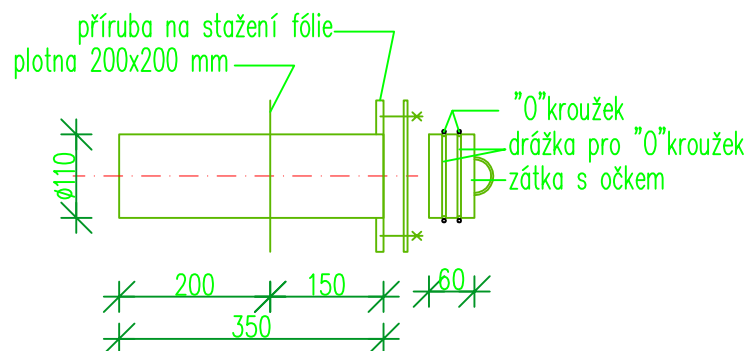


PŘELIV NEREZOVÝ MĚŘÍTKO 1:15

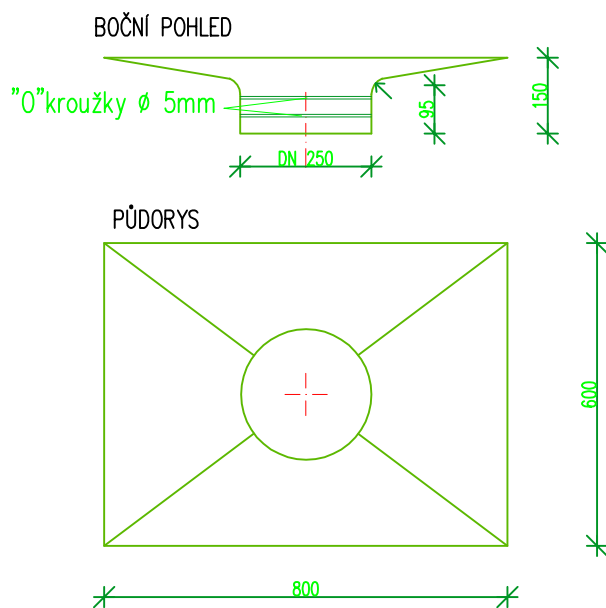

ROZVODNICE SVĚTEL NEREZOVÁ 1 ks MĚŘÍTKO 1:10

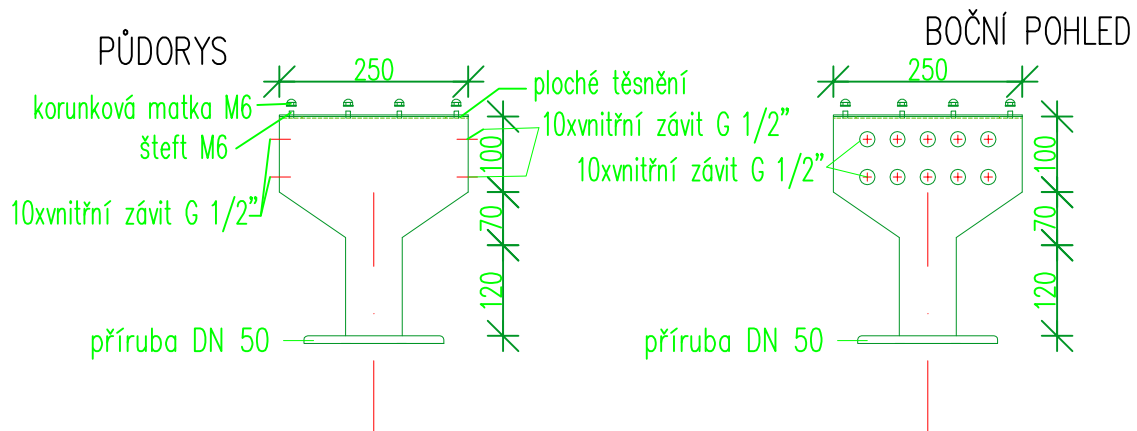


VYNÁŠECÍ KŘÍŽ NEREZOVÝ 1 ks MĚŘÍTKO 1:10

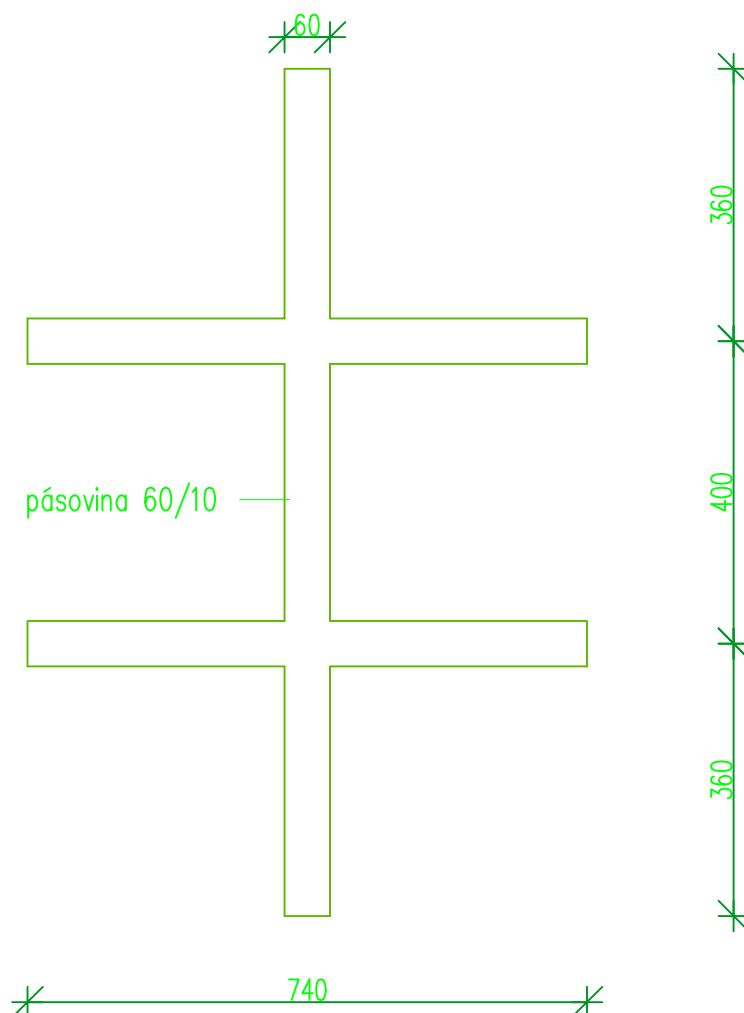


NÁTOKOVÁ ARMATURA NEREZOVÝ 3 ks MĚŘÍTKO 1:10


PŮDORYS

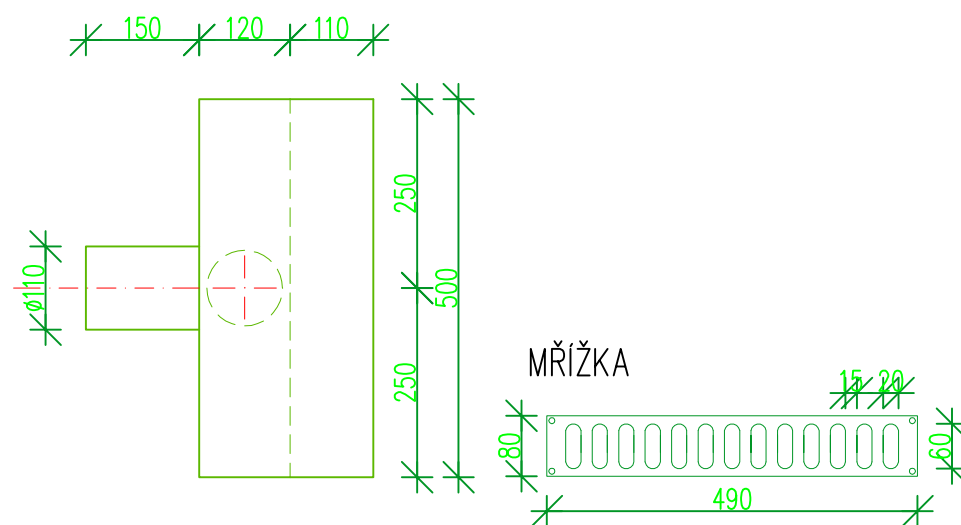

BOČNÍ POHLED

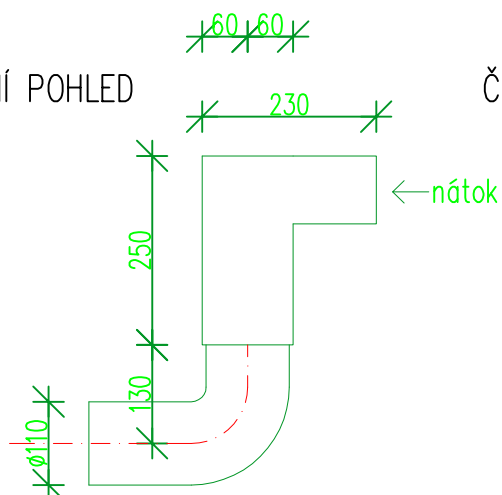

ČELNÍ POHLED

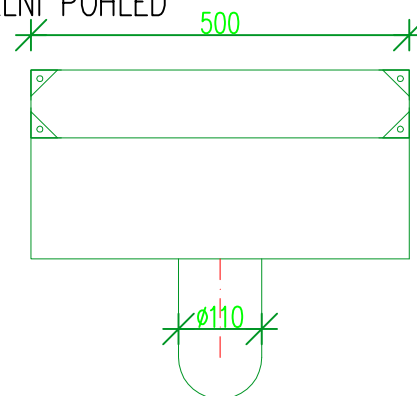

POZNÁMKA: SKIMMER OPATŘIT PŘÍRUBOU PRO NAPOJENÍ BAZÉNOVÉ FÓLIE