



ŠACHTY 1, 9

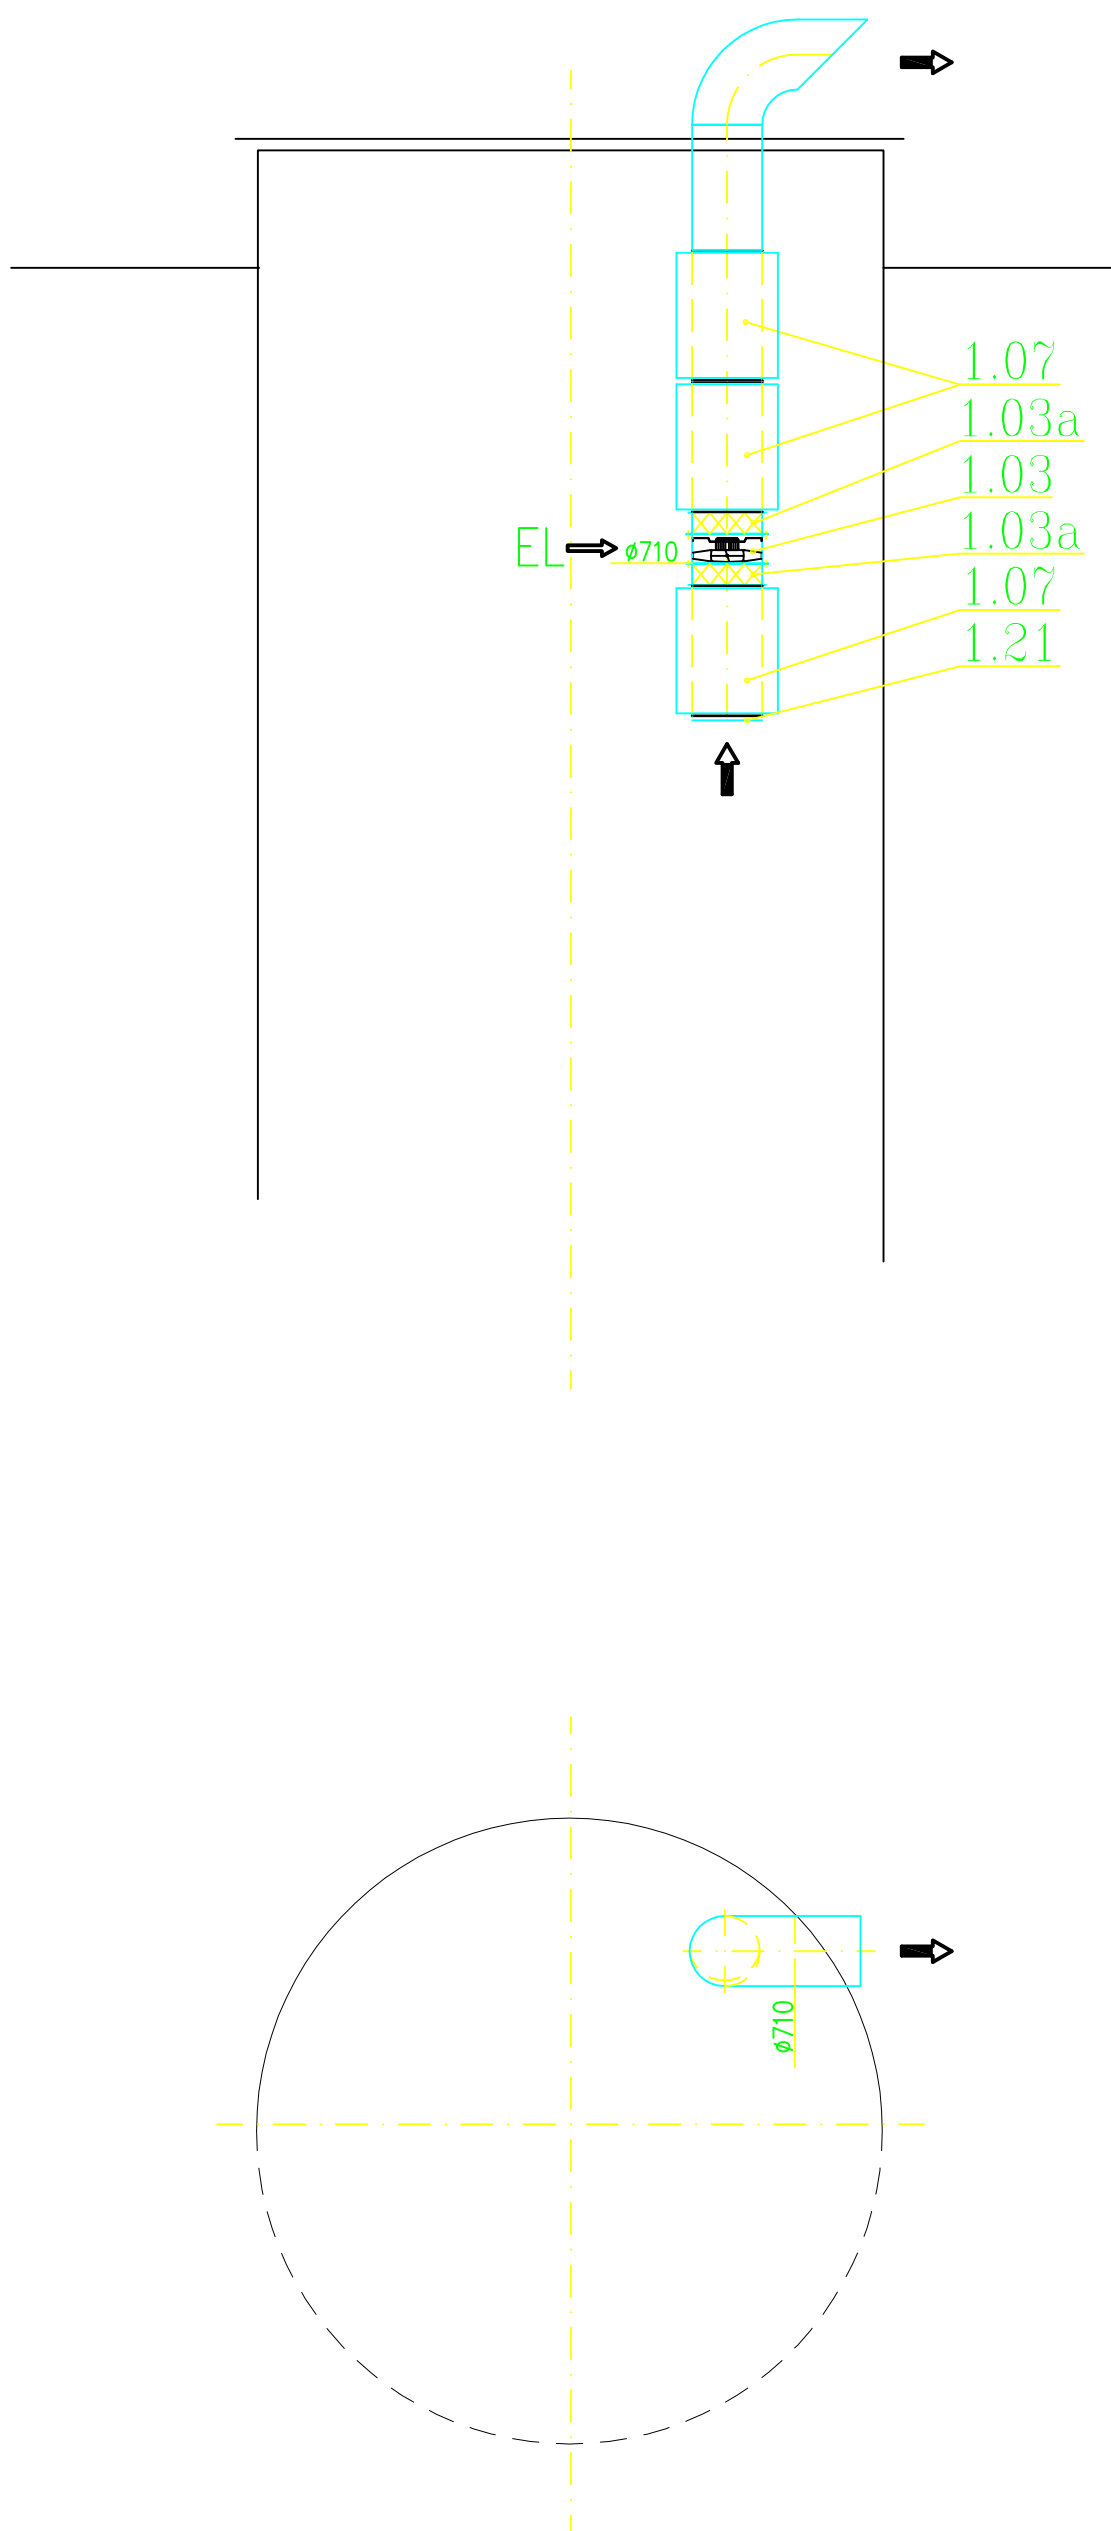

ŠACHTA VŠ 4

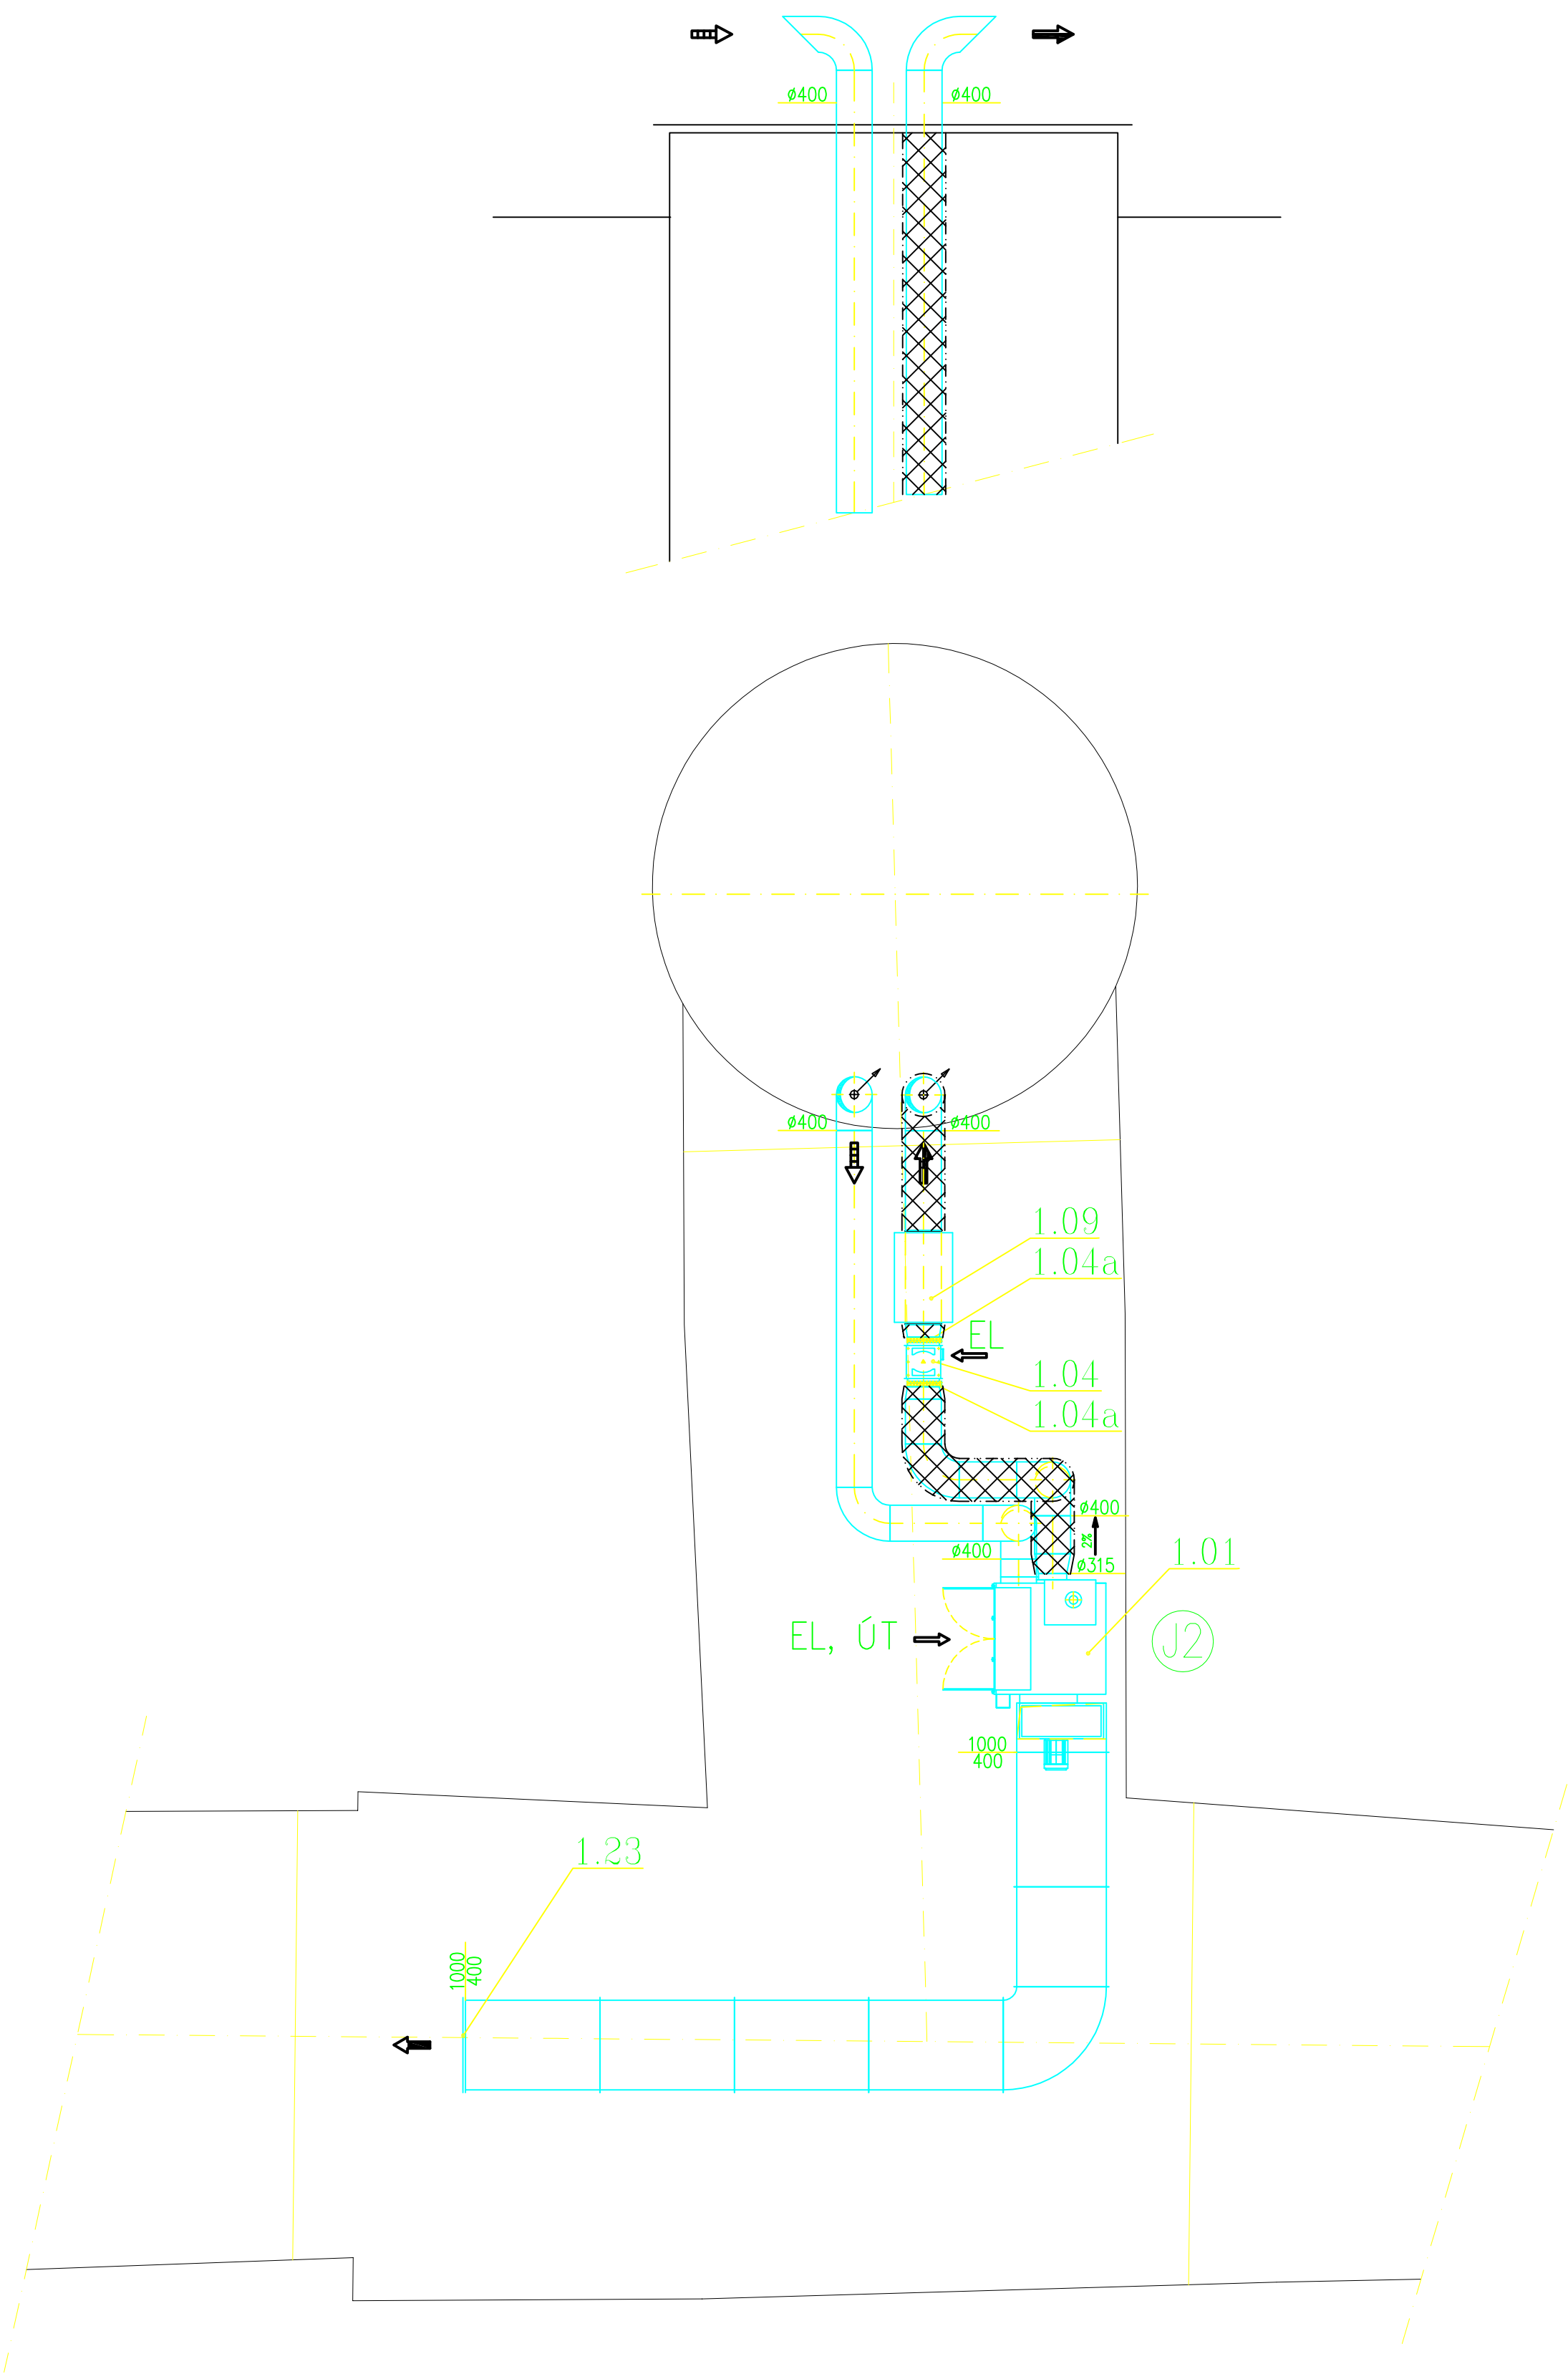

Zodp. proj. Ing. David Pavlas	Hlav. proj. Ing. David Pavlas	Ing. David Pavlas		
Objednatel TSB a.s. Barvířská 5, Brno	Lelkova 40, Brno 637 00			
Investor TSB a.s. Barvířská 5, Brno	tel.: 603 568 968			
Stavba ODVLHČENÍ PRIMÁRNÍHO KOLEKTORU VE MĚSTĚ BRNĚ – I. ETAPA	Měřítko 1:1000	Formát 4A4		
	Stupeň DPS	Datum 02/2015		
Obsah Šachty VŠ4, Š1, Š9	Č. výkresu	VZT-09		
Část PS 01 VZDUCHOTECHNIKA	Zak. číslo	1508		