



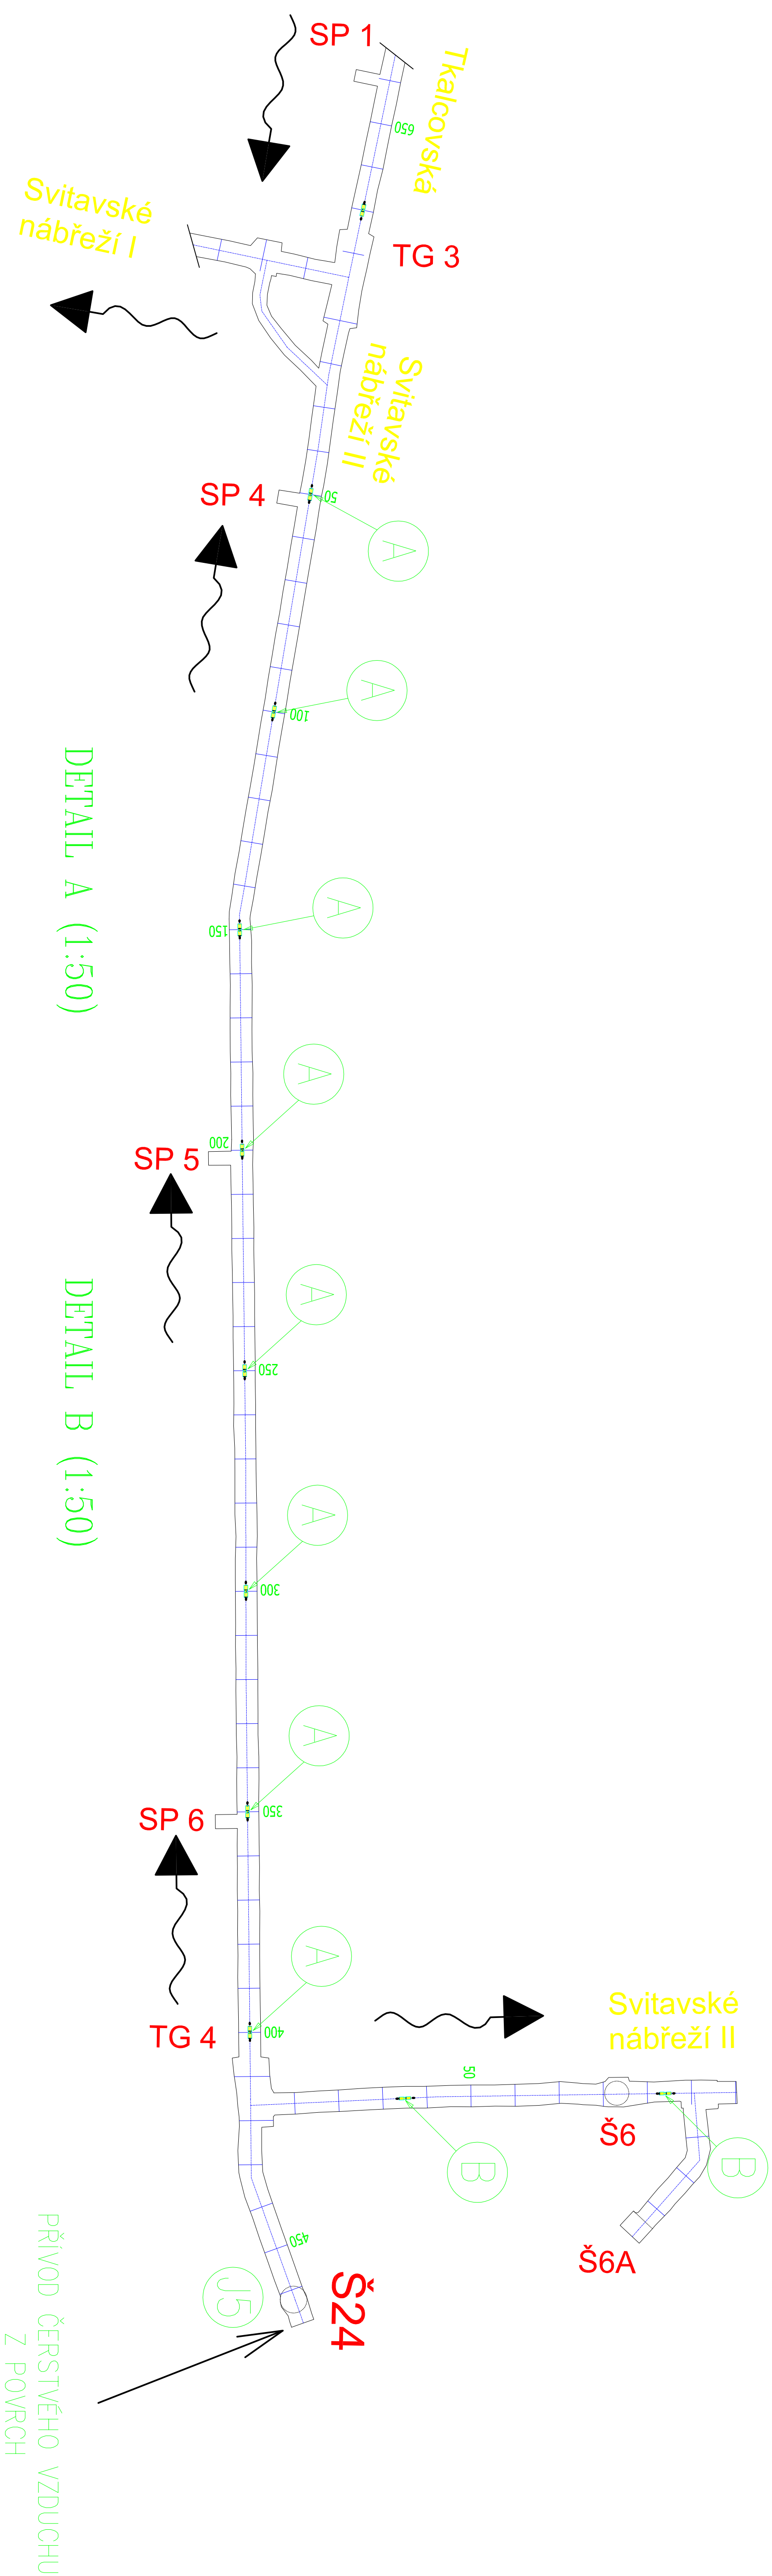

DETAIL A (1:50)

DETAIL B (1:50)

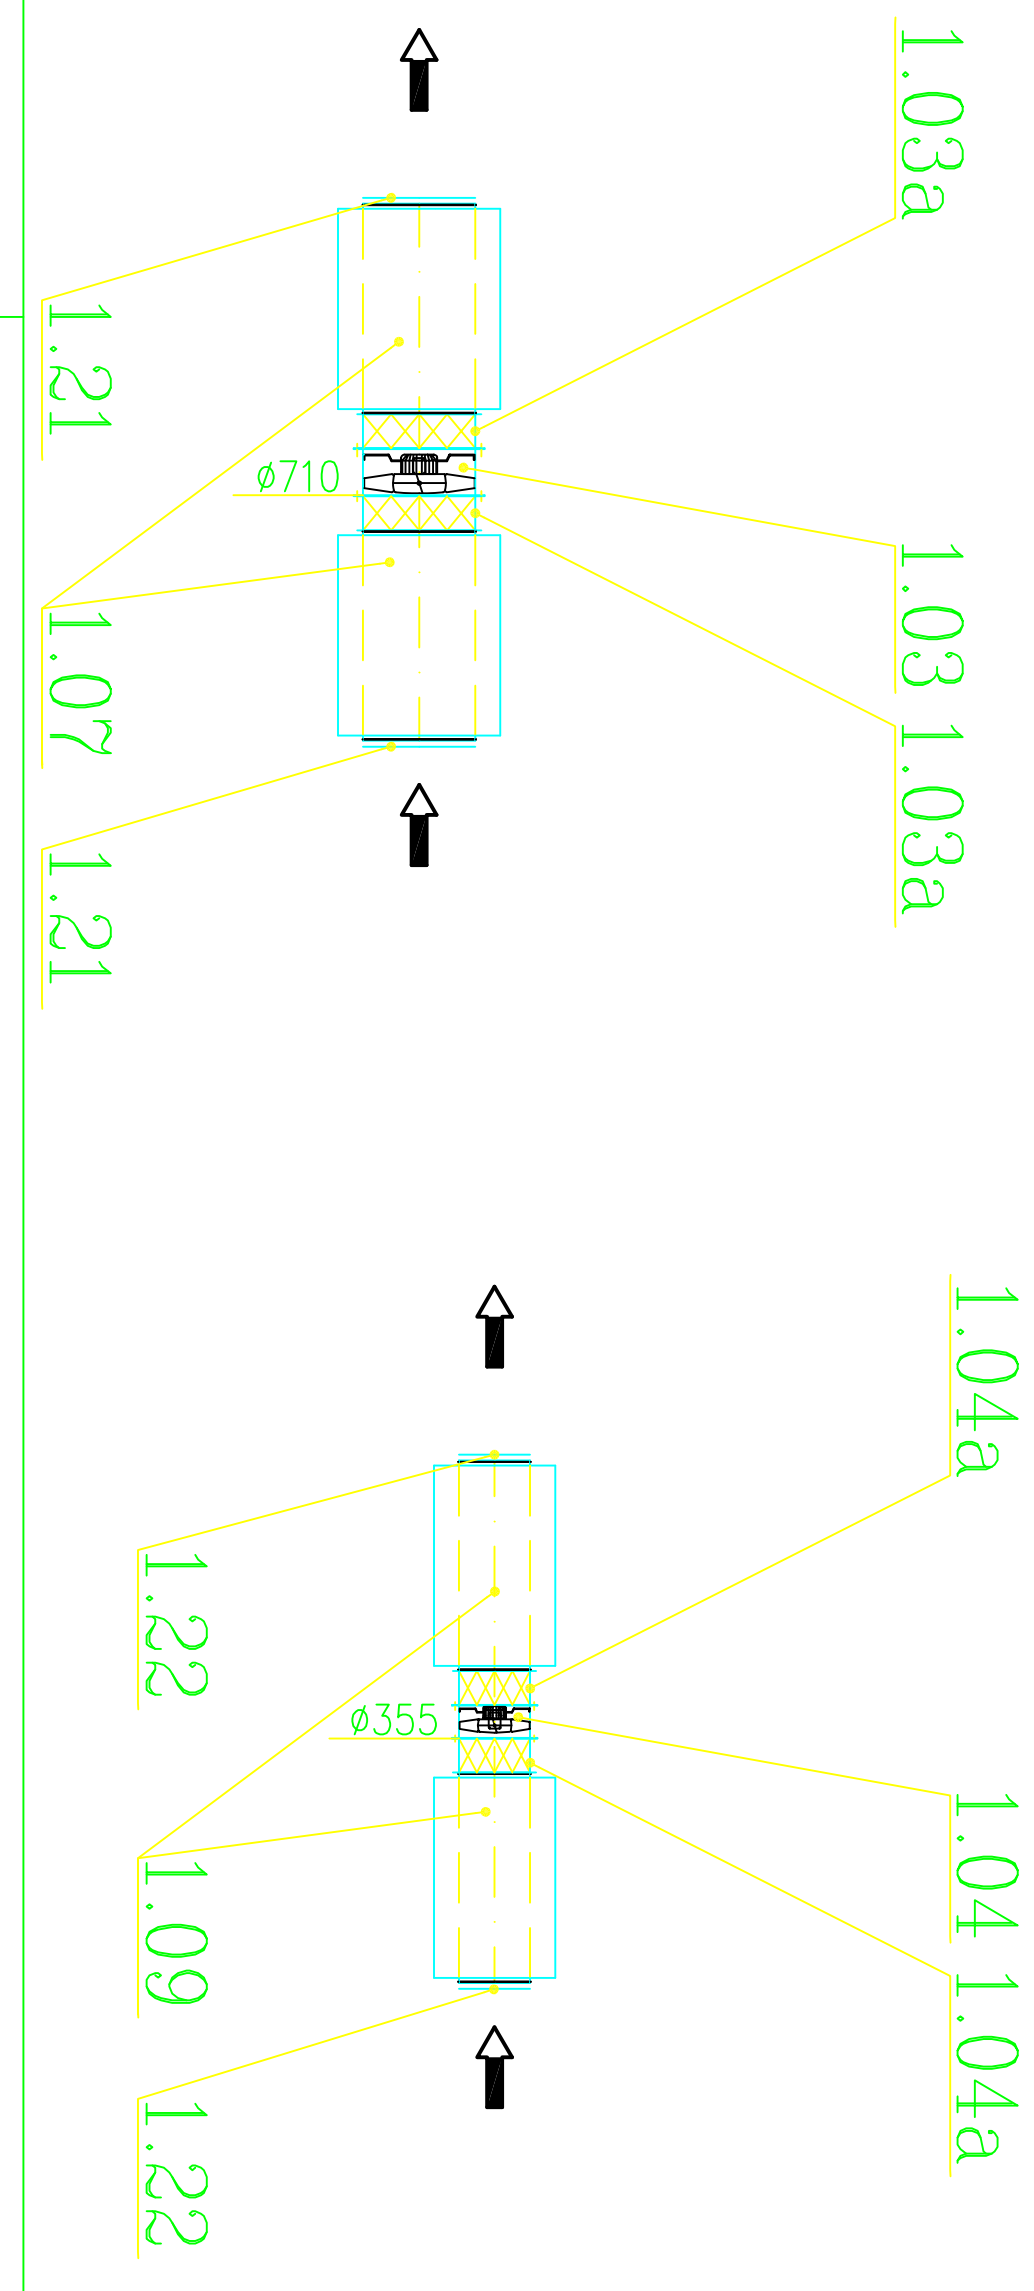

Zadp. proj. Ing. David Pavlas		Hlav. proj. Ing. David Pavlas	
Objednatel TSB a.s. Barviřská 5, Brno		Ing. David Pavlas	
Investor TSB a.s. Barviřská 5, Brno		Lelkova 40, Brno 637 00	
Stavba ODVLHČENÍ PRIMÁRNÍHO KOLEKTORU VE MĚSTĚ BRNĚ		tel.: 603 568 968	
– I. ETAPA		Měřítko 1:1000 Formát 3A4	
Obsah SEKCE "CH"		Stupeň DPS Datum 02/2015	
Část PS 01 VZDUCHOTECHNIKA		č. výkresu VZT-07	
		Zak. číslo 1508	