


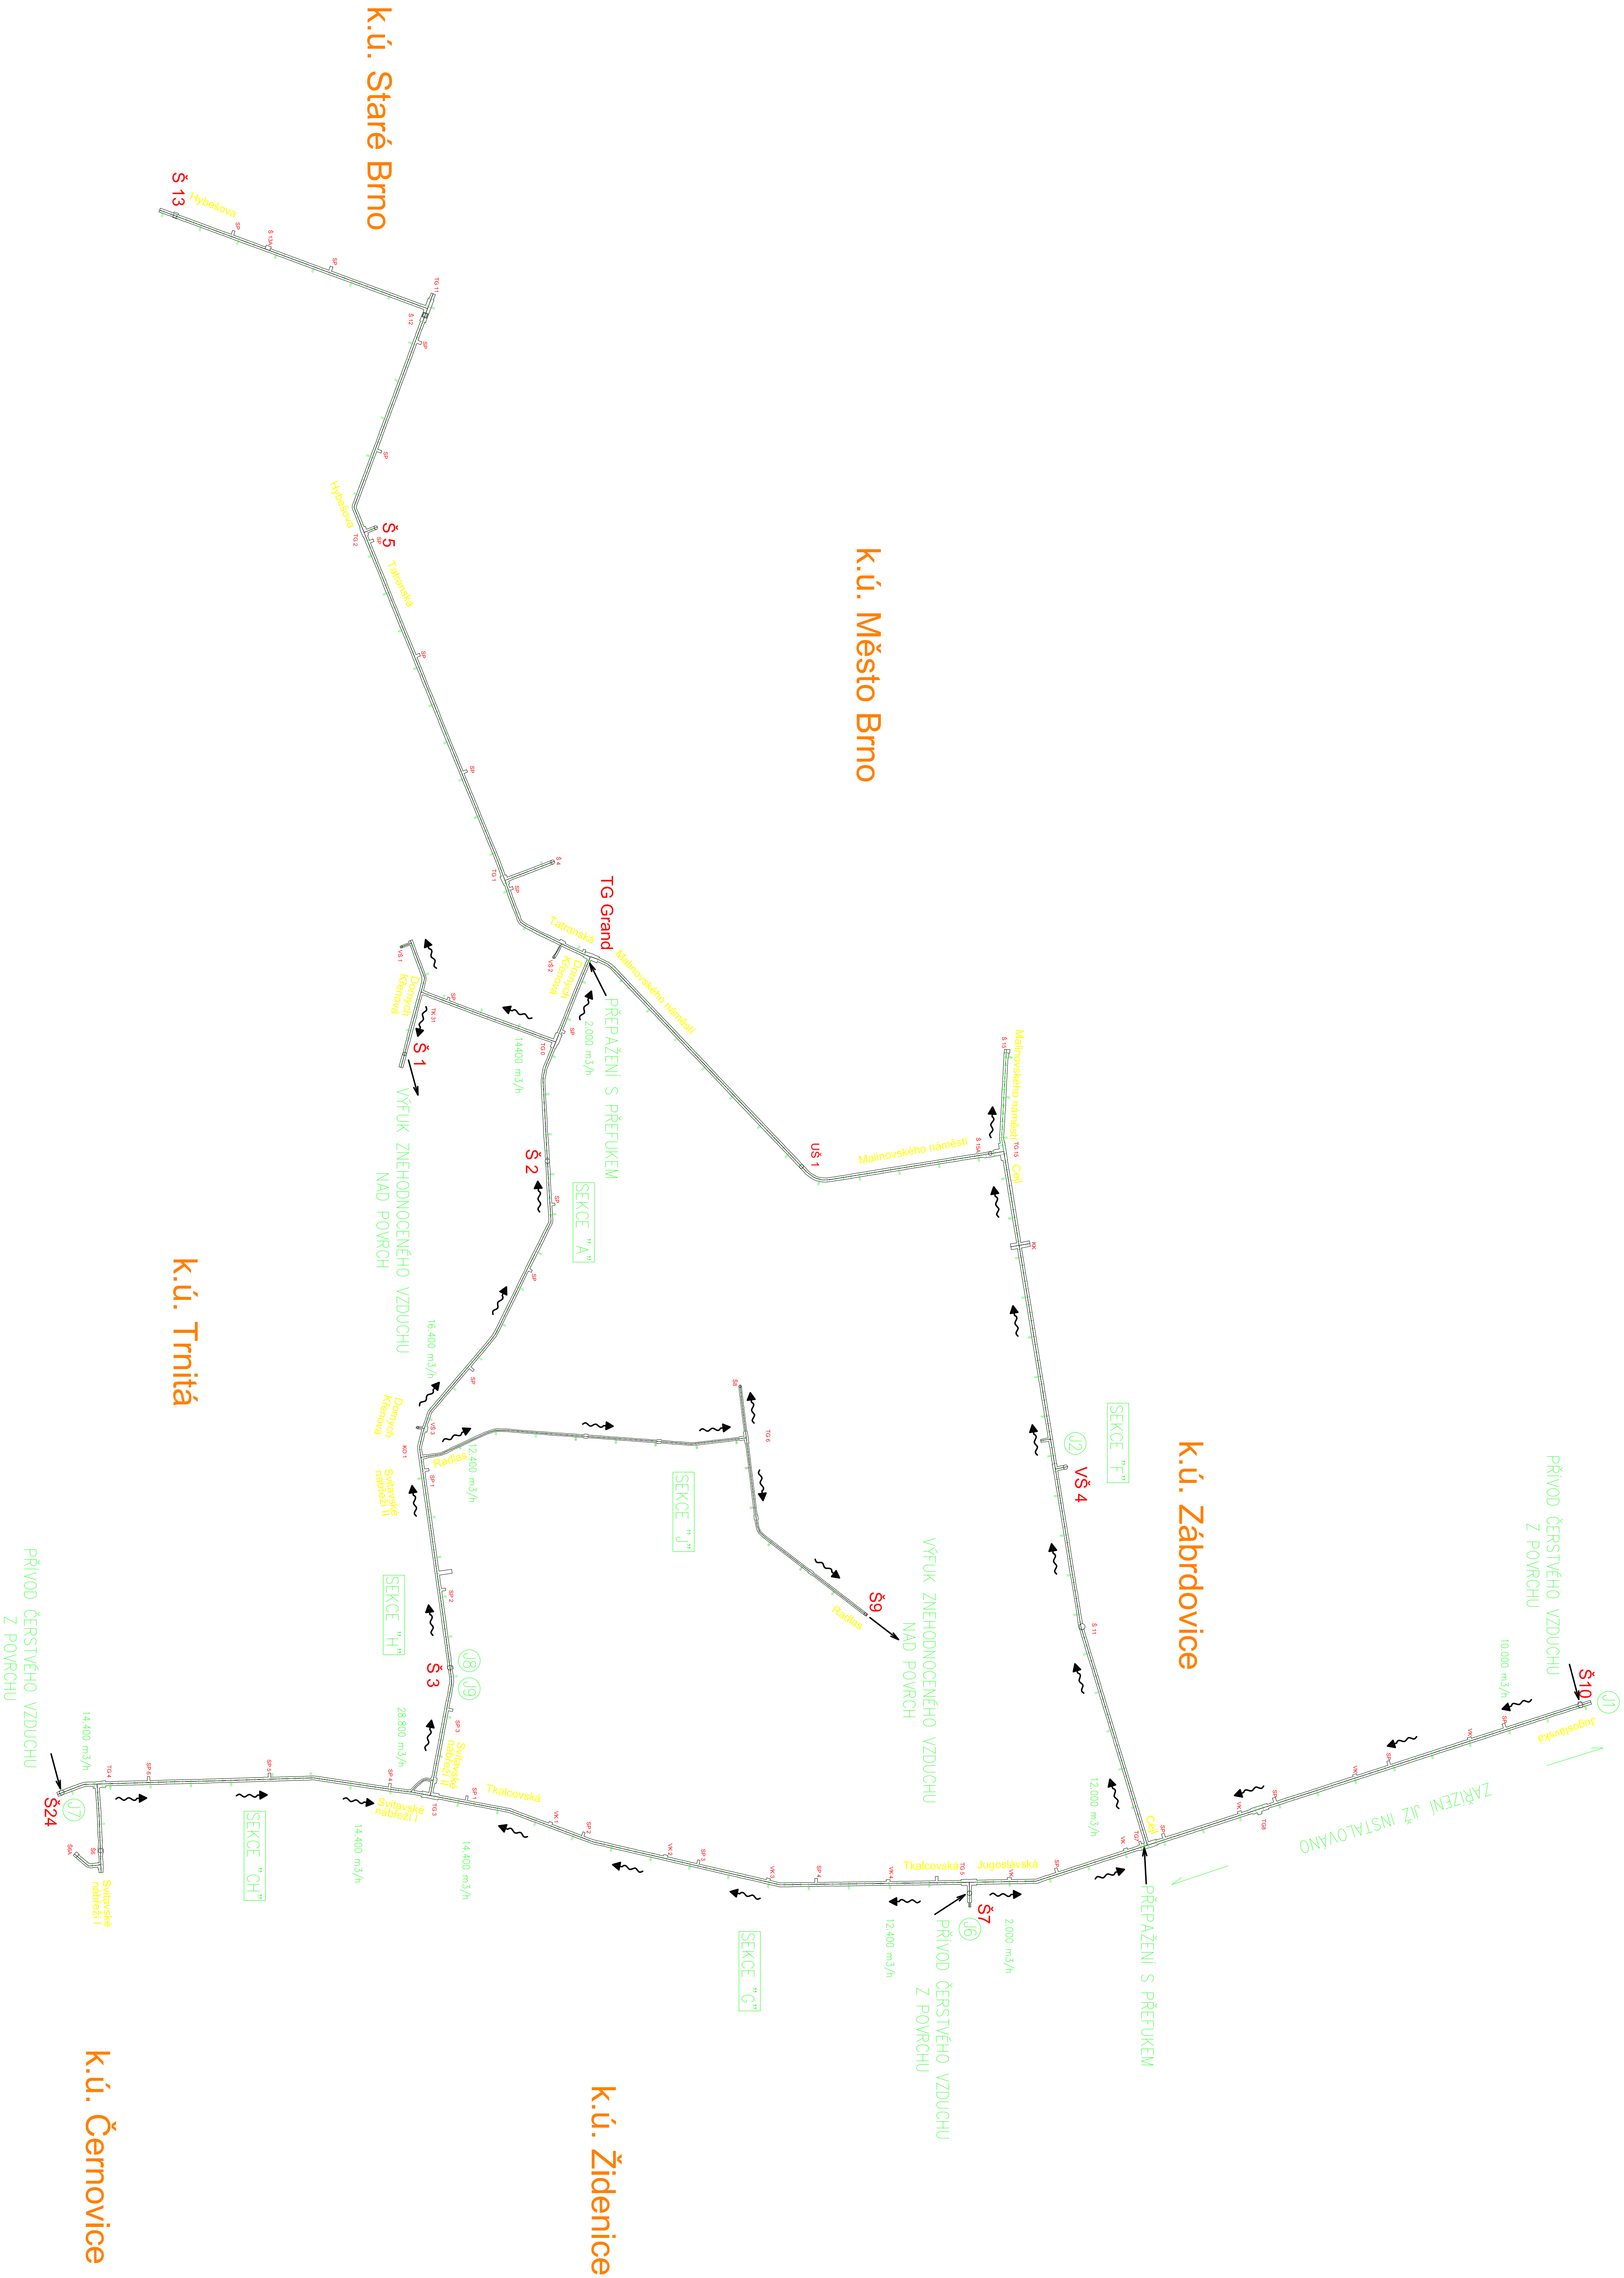

Legenda/Legend:

↔ směr proudění vzduchu
⊗ odvětvová jednotka

Zař. proj. Ing. David Pavlas		Hw. proj. Ing. David Pavlas	
Objednatel TSB a.s. Borvířská 5, Brno		Ing. David Pavlas	
Invest. TSB a.s. Borvířská 5, Brno		Lokovo 40, Brno 637 00	
Stoisko ODVĚTVENÍ PRIMÁRNÍHO KOLEKTORU V MĚSTĚ BRNĚ – I. ETAPA		tel.: 603 568 968	
Účel: CELKOVÁ SITUACE		Měřítko 1:5000	
Číslo: PS 01 VZDUCHOTECHNIKA		Formát: A4	
Datum: 02/2015		Výkres: VZ1-02	
Číslo: 1506		Zák. číslo: 1506	