


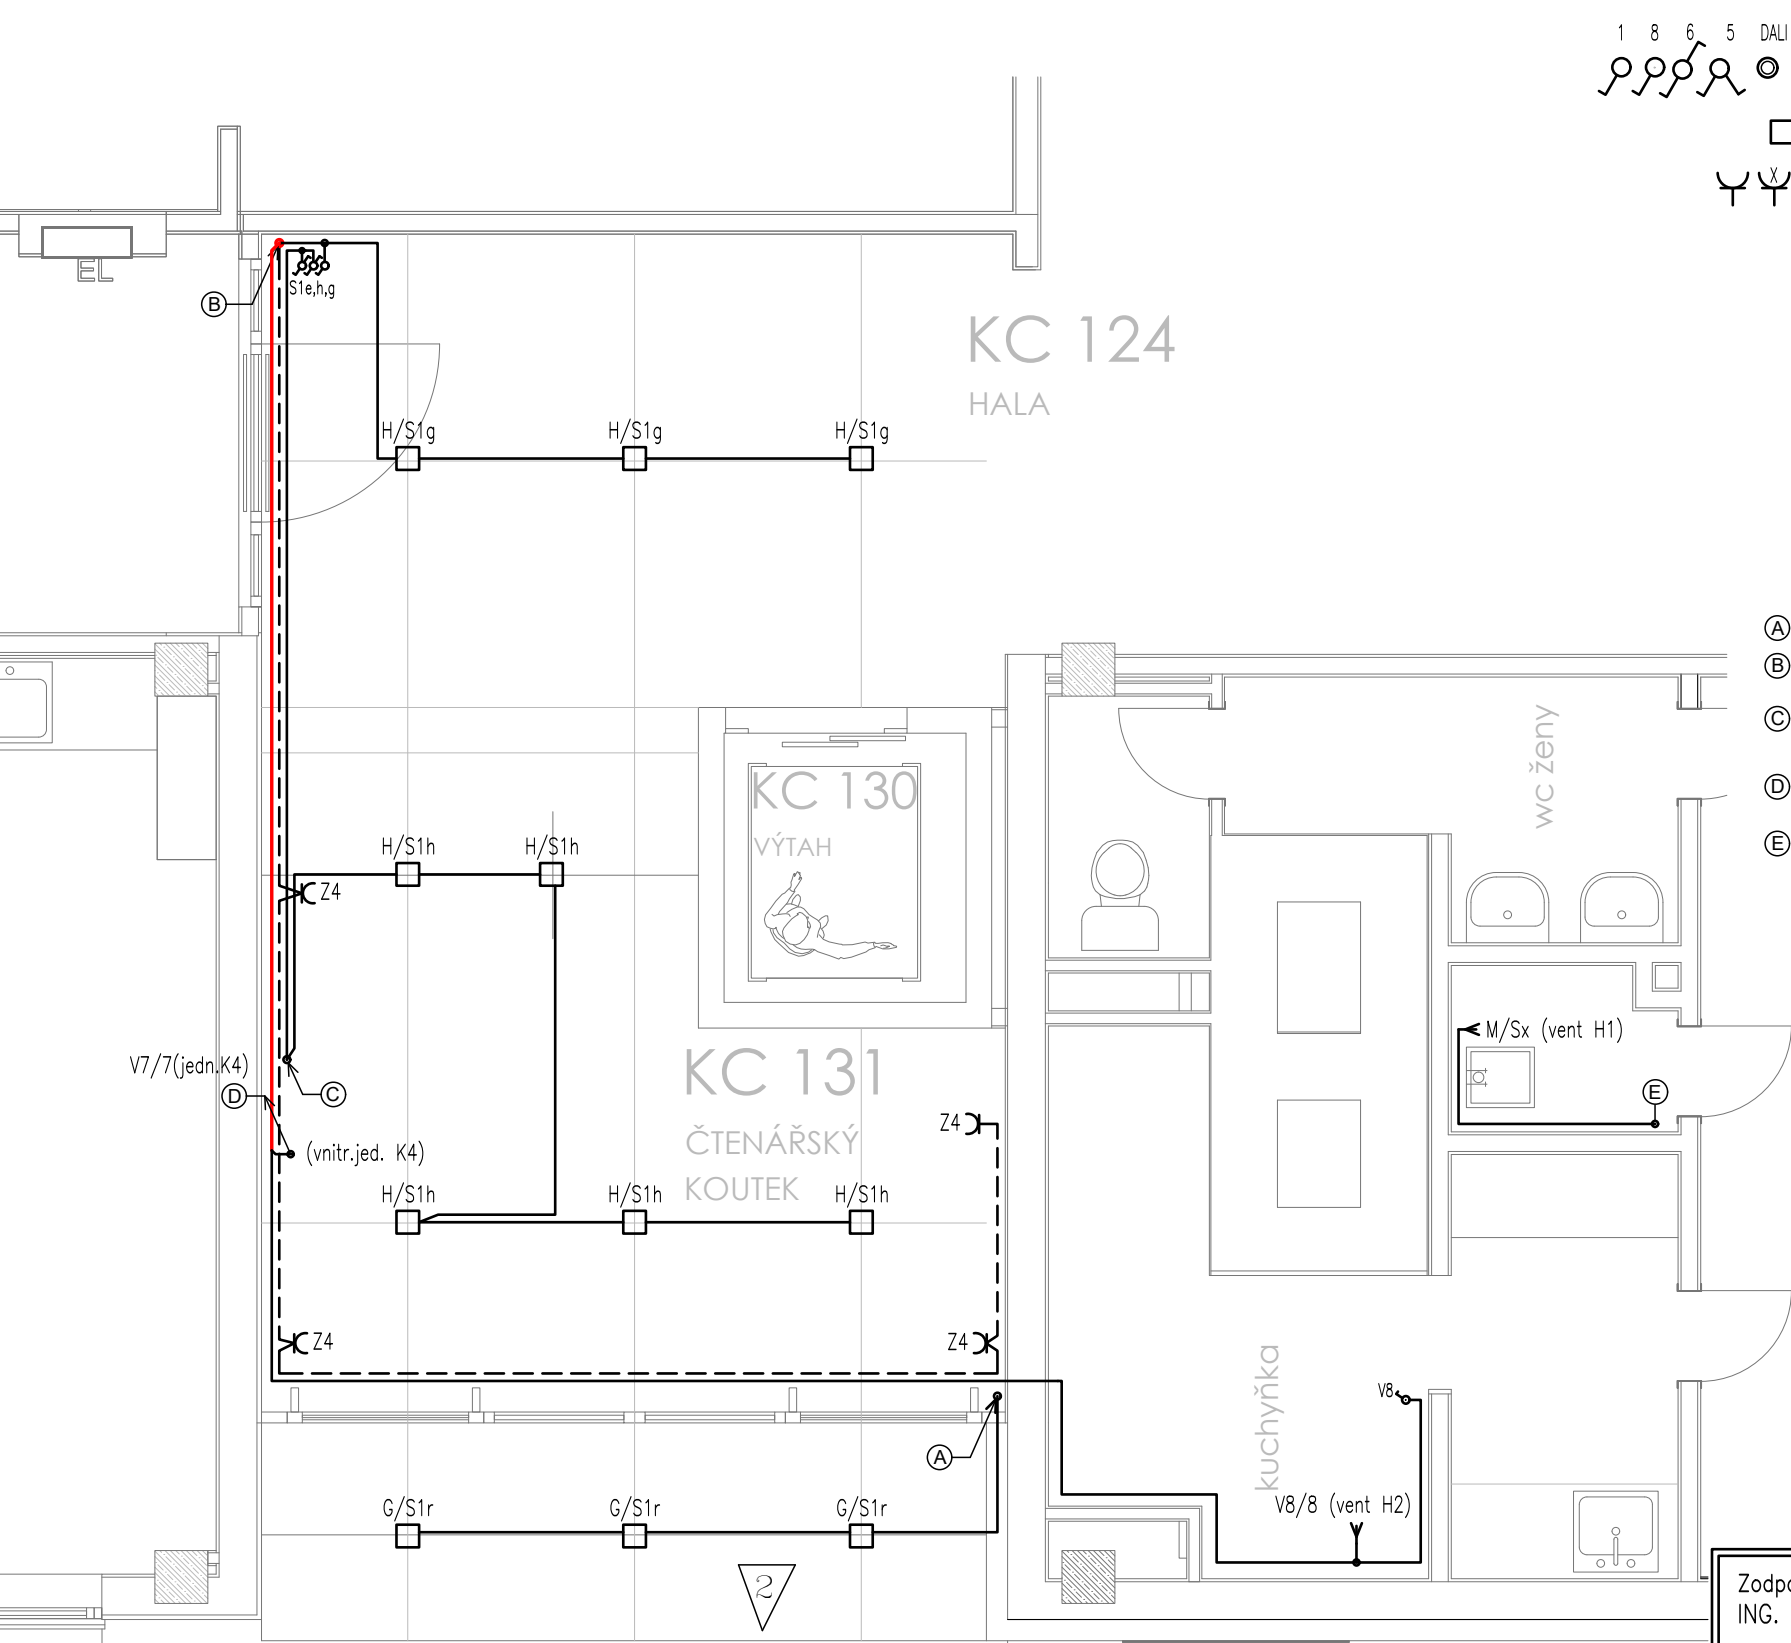

POZNÁMKA: VNITŘNÍ JEDNOTKA K4 JE PŘIPOJENA Z VENKOVNÍ JEDNOTKY SOUBĚŽNĚ S POTRUBÍM – DODÁVKA TECHNOLOGIE. TATO PD ŘEŠÍ JEN PŘIPOJENÍ VENKOVNÍ JEDNOTKY.

UPOZORNĚNÍ

Jsou-li v projektové dokumentaci uvedeny odkazy na firmy, názvy nebo specifická označení výrobků apod., jsou takové odkazy pouze informativní a slouží pouze pro určení technické úrovně a provozních parametrů; zhotoviteli umožňují v souladu s §182, zákona č. 134/2016 Sb. o veřejných zakázkách použít i jiných kvalitativně a technicky obdobných zařízení, která mají podobnou nebo minimálně stejnou kvalitu, účinnost a výkon, parametry použití, ev. hlučnost (která bezpodmínečně splňuje platné hygienické normy).

LEGENDA

SPÍNAČE DOMOVNÍ ZAPUŠTĚNÉ 230V/10A, VÝŠKA 1,2 m

SVÍTIDLA JSOU NAVRŽENA DLE DODANÉHO PROJEKTU INTERIÉRU

ZÁSUVKA ZAPUŠTĚNÁ JEDNONÁSOBNÁ A X ZÁSUVK JEDNONÁSOBNÝCH 230V/16A, BEŽNÁ VÝŠKA 0,3m OD PODLAHY, OSTATNÍ VÝŠKY DLE POŽADAVKŮ TECHNOLOGIE

LEGENDA VODIČŮ

VEDENÍ – SVÍTIDLA – CYKY-J 3x1,5 a CYKY-O 3x1,5 a CYKY-J 5x1,5 a pro DALI svítidla CYKY-J 5x1,5

VEDENÍ – ZÁSUVKY – CYKY-J 3x2,5

POZNÁMKA:

ZAPOJENÍ A PROPOJENÍ SPÍNAČŮ OSVĚTLENÍ JE PROVEDENO V HLUBOKÝCH KRABICÍCH POD SPÍNAČI. ZNÁZORNĚNÉ KRABICE VE SCHÉMATU POBLÍŽ SPÍNAČŮ ODPOVÍDAJÍ TĚMTO INSTALAČNÍM PŘÍSTROJOVÝM KRABICÍM.

UMÍSTĚNÍ KONCOVÝCH PRVKŮ BUDE PŘED REALIZACÍ POTVRZENO NA MÍSTĚ V PRŮBĚHU STAVBY DLE PROJEKTU INTERIÉRU.

- (A) STOUPACÍ VEDENÍ obv. S1r (CYKY-J 3x1,5) NAPOJENÝ Z ROZVÁDĚČE RD
- (B) STOUPACÍ VEDENÍ obv. S1 (CYKY-J 3x1,5) a Z4 (CYKY-J 3x2,5) NAPOJENÝ Z ROZVÁDĚČE RD
- (C) STOUPACÍ VEDENÍ obv. S1h NAPOJENÝ Z KRABICE V 1.NP (CYKY-J 3x1,5) A OVLÁDACÍ VEDENÍ K VYPÍNAČŮM S1e, S1h (2x CYKY-O 3x1,5)
- (D) STOUPCÍ VEDENÍ NA STŘECHU PRO VENKOVNÍ JEDNOTKU K4, VNITŘNÍ JEDNOTKA ZAPOJENA Z VENKOVNÍ JEDNOTKY VNITŘNÍ JEDNOTKA ZAPOJENA Z VENKOVNÍ JEDNOTKY – DODÁVKA TECHNOLOGIE SPOLU S POTRUBÍM
- (E) PŘIPOJIT NA STÁVAJÍCÍ SVĚTELNÝ OBVOD

VNĚJŠÍ VLVY DLE ČSN 33 2000-1 ed.2 S ODKAZEM NA ČSN 33 2000-5-51 ed.3
V PROSTORECH BEZ OZNAČENÍ VNĚJŠÍCH VLVŮ JSOU VNĚJŠÍ VLVY BEZ ZVYŠUJÍCÍHO NEBEZPEČÍ ÚRAZU ELEKTRICKÝM PROUDEM.

ROZVODNÁ SOUSTAVA: SÍŤ TNC/S, 3+PEN / 3+N+PE, 400 / 230V, 50Hz
DLE ČSN 33 2000-1 ed.2, čl. 312.2.1

OCHRANA PŘED NEBEZPEČNÝM DOTYKEM DLE ČSN 33 2000-4-41 ed.3

čl. 411- OCHRANA AUTOMATICKÝM ODPOJENÍM OD ZDROJE:

čl. 411.2 – OCHRANA ZÁKLADNÍ (PŘED NEBEZPEČNÝM DOTYKEM ŽIVÝCH ČÁSTÍ)

čl. 411.3 – OCHRANA PŘI PORUŠĚ (PŘED DOTYKEM NEŽIVÝCH ČÁSTÍ)

Zodpovědný projektant: ING. FŮSEK PETR ČKAIT: 0012051 <i>Fusek</i>		Projektant: BC. FŮSEK JIŘÍ <i>Fusek</i>	Kontroloval: ING. FŮSEK PETR <i>Fusek</i>	Obchodní společnost specializující se na oblasti: ELPRO Fusek - kompletní elektrická projekce - světlo a osvětlení - projektový management - konzultace a ICT ELPRO Fusek s.r.o. Lipník nad Bečvou-V, Podhoří 16 www.fusek.eu IČ: 03035476 DIČ: CZ-03035476		Paré:
Místo: nám. T. G. M. 1007, 763 12 Vizovice				Stupeň: DPS		
Investor: MĚSTO VIZOVICE, Masarykovo náměstí 1007, 763 12 Vizovice				Datum: 11/2023		
Akce: BEZBARIÉROVÝ PŘÍSTUP DO KULTURNÍHO CENTRA VIZOVICE				Formát: A3		
				Zak.č.: 517/2023		
				Měřítko: 1:50		
Obsah: ELEKTROINSTALACE - 2.NP				EL2		
						© 2014–2023, ELPRO Fusek s.r.o.