

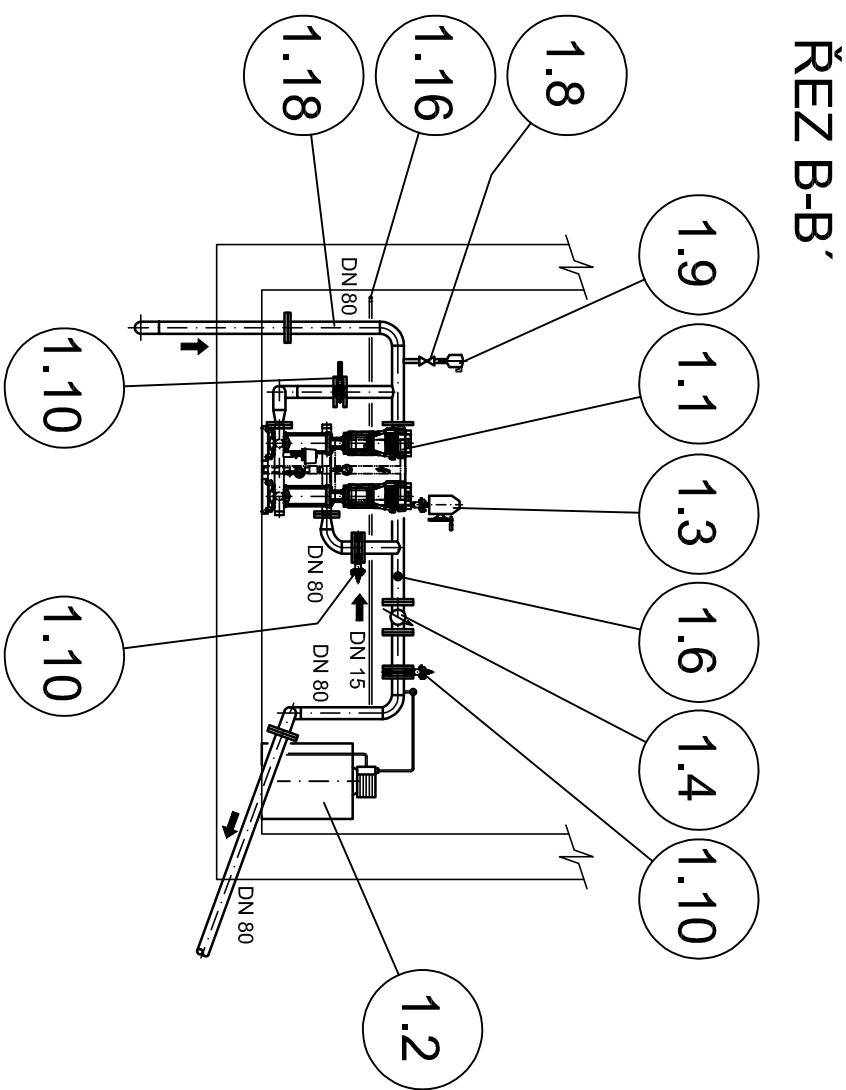


NETŘEBICE - ATS

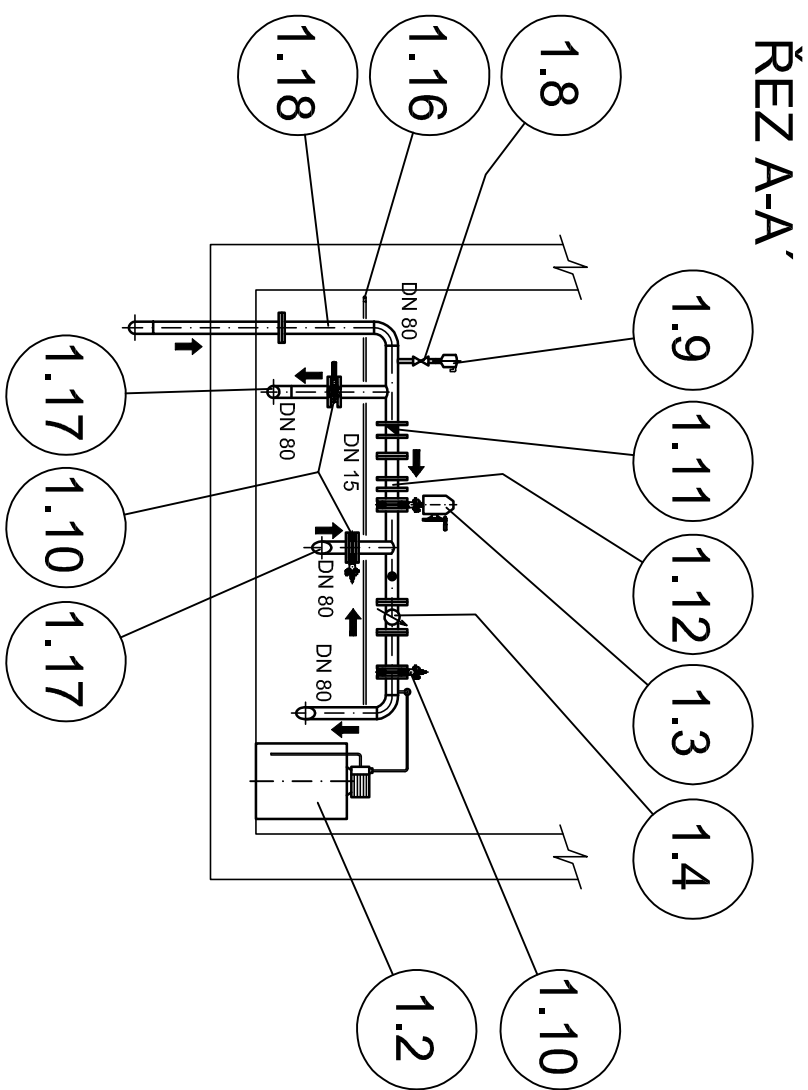

PŮDORYS

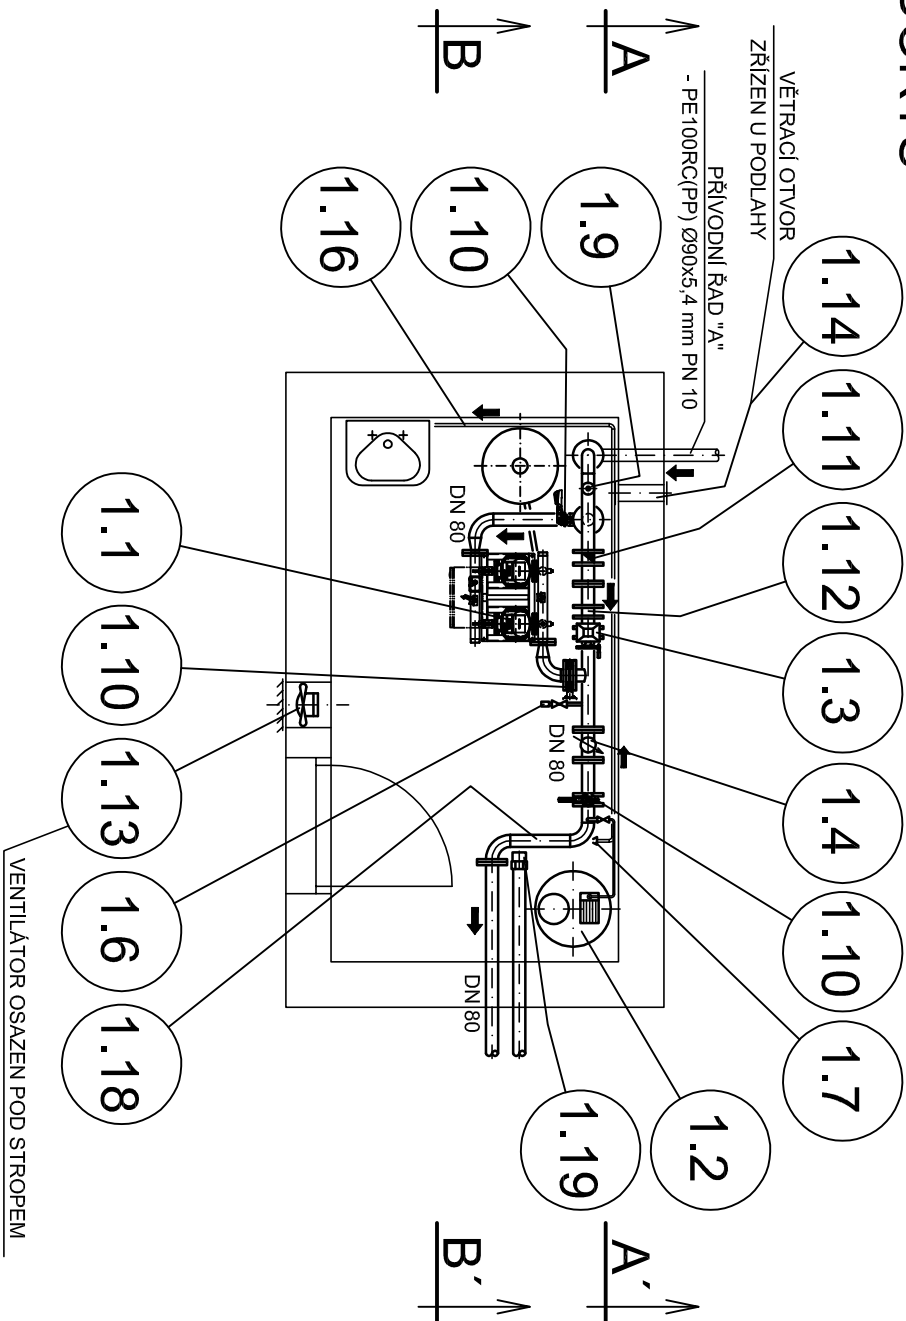

POZNÁMKA:

LEGENDA POTRUBÍ A ZAŘÍZENÍ VIZ. PŘÍLOHA č.D.2.1 - 01

		Vodohospodářsko-inženýrské služby spol. s r. o., Na Střežině 1079, 500 03 Hradec Králové tel.: 495 076 011, e-mail: vis@vshk.cz	
DOKUMENTACE PRO PROVÁDĚNÍ STAVBY			
HLAVNÍ ING. PROJEKTANT ING. PŘÍVRATSKÝ	ZODP. PROJEKTANT ING. PŘÍVRATSKÝ	PROJEKTANT LUKAŠ HYNEK	KONTROLOVAL ING. PŘÍVRATSKÝ
INVESTOR OBEC NETŘEBICE	OBJEDNATEL OBEC NETŘEBICE		
KRAJ STŘEDOČESKÝ	OBEC NETŘEBICE		
AKCE VODOVOD NETŘEBICE - PŘÍVADĚČ VODOVODU PS 01 - ATS NETŘEBICE		MĚŘÍTKO 1:50 ČÍSLO PŘÍLOHY D.2.1 - 02	
PŘÍLOHA ATS NETŘEBICE - PŮDORYS, ŘEZY			
TENTO VÝKRES A JEHO PŘÍLOHY JSOU NAŠIM DUŠEVNÍM VLASTNICTVÍM, NESMÍ BÝT BEZ NAŠEHO PŘEDCHOZÍHO PÍSEMNÉHO SOUHLASU KOPIROVÁNY, ROZMNOŽOVÁNY ANI ZPŘÍSTUPNĚNY JINÝM OSOBÁM NEBO FIRMÁM			