



VODOMĚRNÁ ŠACHTA

PŮDORYS

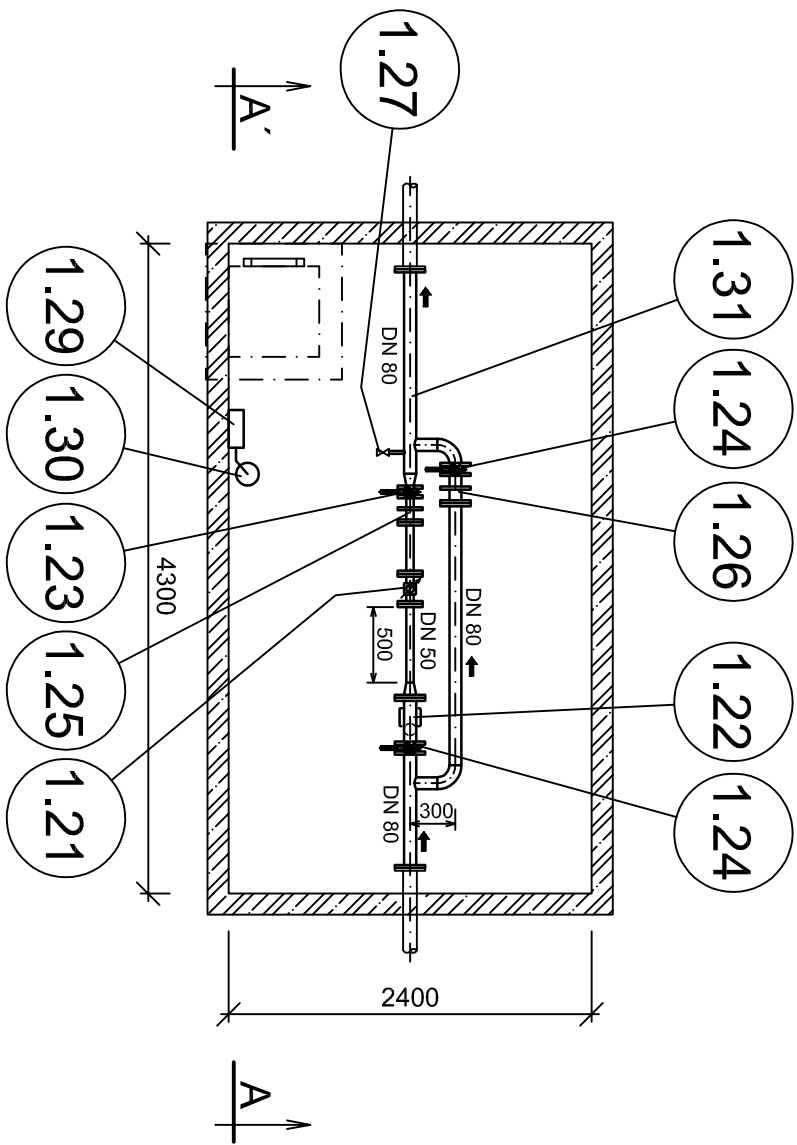

ŘEZ A - A'

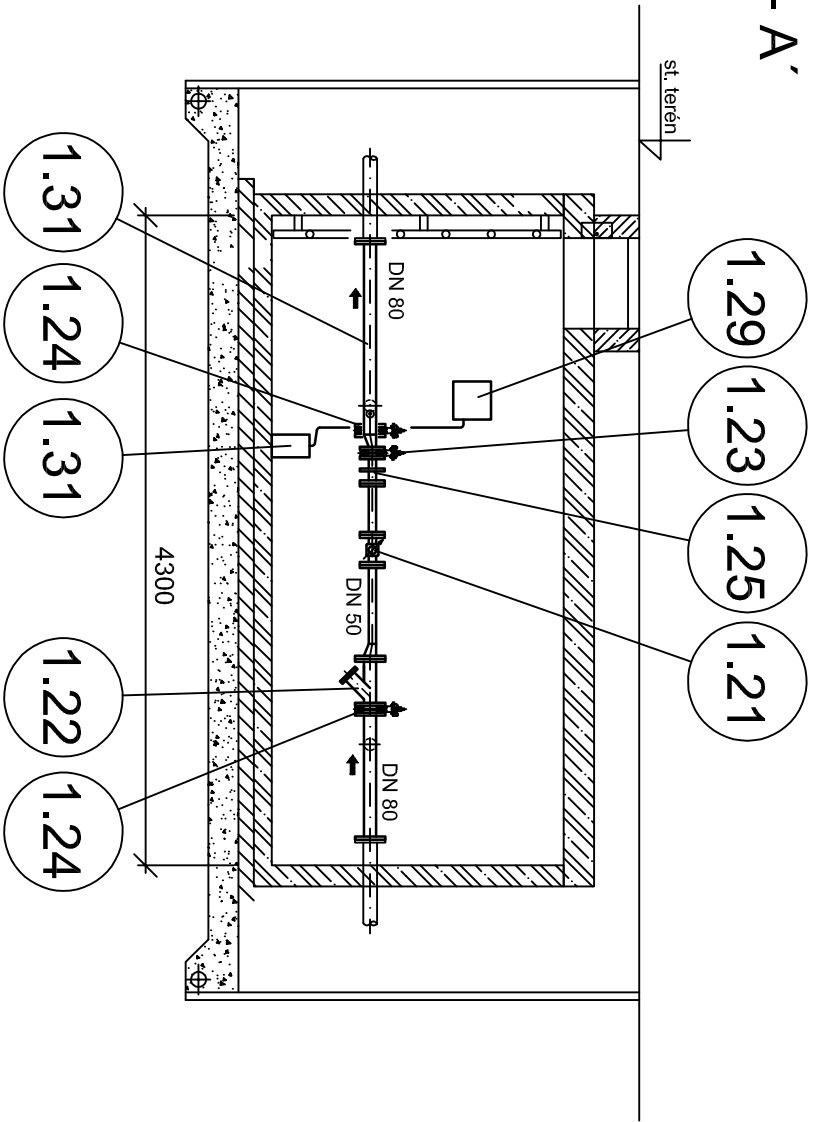

POZNÁMKA:
LEGENDA POZIC VIZ. PŘÍLOHA č. D.2.1 - 01

 Vodohospodářsko-inženýrské služby spol. s r. o., Na Stěžízině 1079, 500 03 Hradec Králové tel.: 495 076 011, e-mail: vis@vishk.cz				
DOKUMENTACE PRO PROVÁDĚNÍ STAVBY				
HLAVNÍ ING. PROJEKTU ING. PŘÍVRATSKÝ <i>Hynek</i>		ZODP. PROJEKTANT ING. PŘÍVRATSKÝ	PROJEKTANT LUKÁŠ HYNEK	KONTROLOVAL ING. PŘÍVRATSKÝ <i>Hynek</i>
INVESTOR obec NETŘEBICE	OBJEDNATEL obec NETŘEBICE		FORMÁT 2 A4	
KRAJ STŘEDOČESKÝ	OBEC NETŘEBICE	DATUM 06/2022		
		STUPĚŇ DPS		
		Č. ZAK. 06122-400		
AKCE	VODOVOD NETŘEBICE - PŘÍVADĚČ VODOVODU PS 01 - VŠ NETŘEBICE	ARCH. Č		
		MĚŘÍTKO 1 : 50		
		ČÍSLO PŘÍLOHY		
PŘÍLOHA	VODOMĚRNÁ ŠACHTA - NETŘEBICE			D.2.1 - 03
TENTO VÝKRES A JEHO PŘÍLOHY JSOU NAŠIM DUŠEVNÍM VLASTNICTVÍM, NESMÍ BÝT BEZ NAŠEHO PŘEDCHOZÍHO PÍSEMNÉHO SOUHLASU KOPÍROVÁNY, ROZMNOŽOVÁNY ANI ZPŘÍSTUPNĚNY JINÝM OSOBÁM NEBO FIRMÁM				