


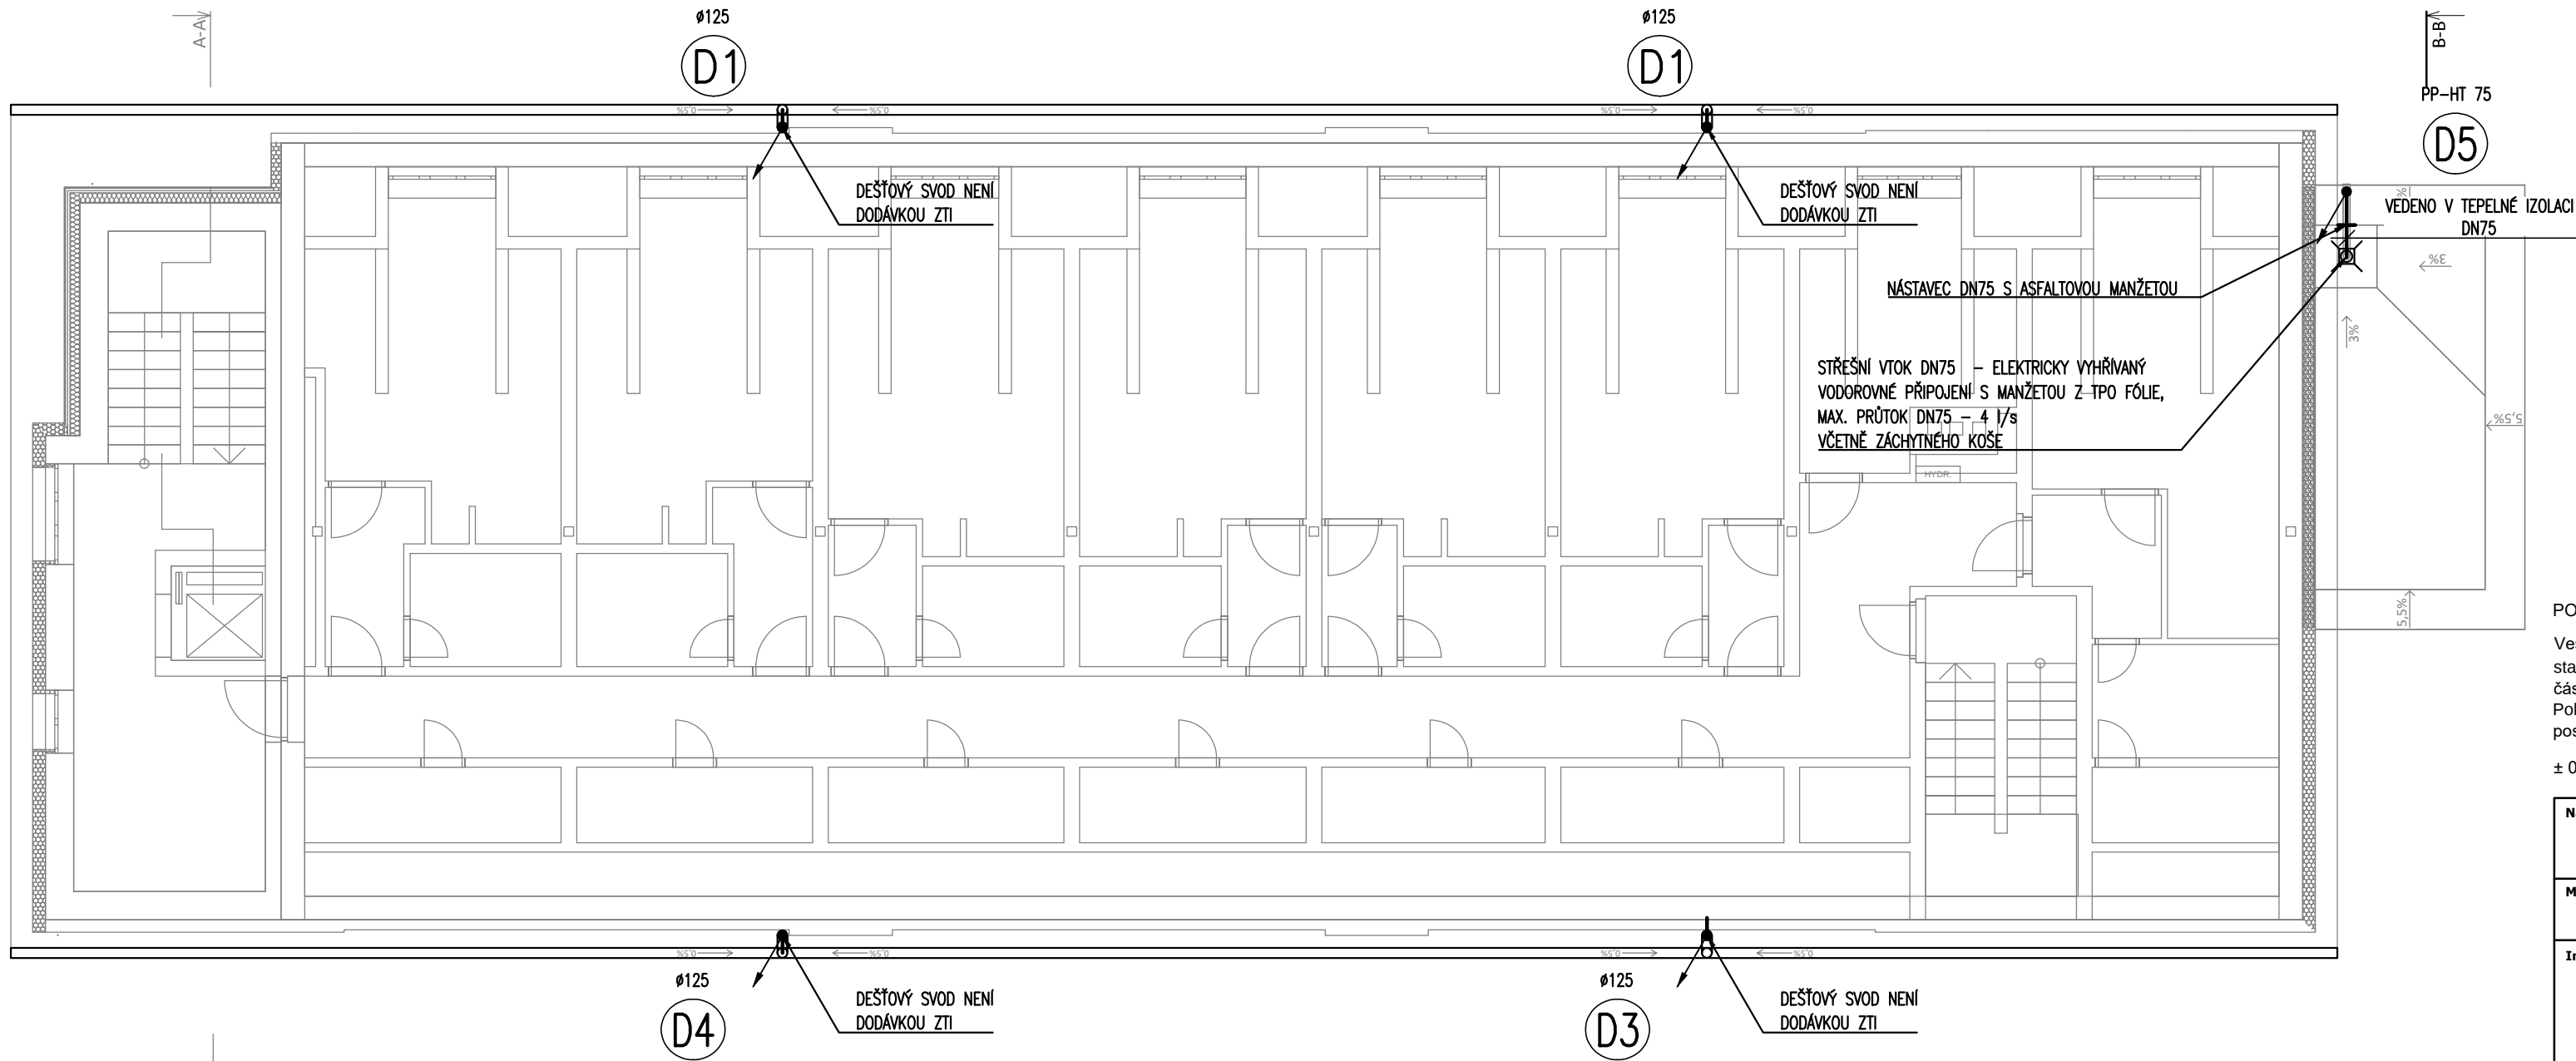

LEGENDA:

S1

D1

SVISLÉ ODPADNÍ POTRUBÍ SPLAŠKOVÉ KANALIZACE (PP-HT)

SVISLÉ ODPADNÍ POTRUBÍ DEŠŤOVÉ KANALIZACE (PP-HT, MĚĐ/POZINK)

DEŠŤOVÁ KANALIZACE – STÁVAJÍCÍ

SPLAŠKOVÁ KANALIZACE – STÁVAJÍCÍ

KANALIZACE SPLAŠKOVÁ – PŘIPOJOVACÍ POTRUBÍ (PP-HT)

KANALIZACE SP. V PODLAŽE (PP-HT) NEBO ZEMI (PVC-KG)

KANALIZACE DEŠŤOVÁ V PODLAŽE (PP-HT) NEBO ZEMI (PVC-KG)

ČK

Vp

– ČISTICÍ KUS

– PODLAHOVÁ VPUST

ZAŘIZOVACÍ PŘEDMĚTY:

WC

P

– KLOZET

– PRAČKA

SK

U

– SPRCHOVÝ KOUT

– UMYVADLO

- POZNÁMKA:
- PŘED ZAPOČETÍM STAVEBNÍCH PRACÍ BUDOU PROVEDENY SONDY PRO ZJIŠTĚNÍ HLoubKY KANALIZACE V MÍSTĚ NAPOJENÍ, MATERIÁLU A DIMENZE POTRUBÍ

– NEDÍLNou součástí výkresové dokumentace je technická zpráva

– výkresy architektonické stavební části PD mají přednost před stavebním podkresem v profesních výkresech.

– projekt je zpracován dle platných ČSN, zákonů, vyhlášek, nařízení vlády a předpisů výrobce.

POZNÁMKA:

Veškeré práce budou prováděny dle platných norem a předpisů. Budou dodržovány platné ČSN, technologická pravidla a předpisy BOZ. Při provádění stavby je nutné provést řádnou koordinaci stavební části se stavebními úpravami jednotlivých profesí (prostupy, drážky a pod.). Součástí výkresu stavební části jsou technické a průvodní zprávy a další dokumentace.

Pokud se při provádění stavby vyskytnou nejasnosti nebo nepředvídané okolnosti, je nutné přizvat projektanta k posouzení, popřípadě k upřesnění dalšího postupu prací.

± 0,000 = Stávající podlaha 1.NP

Název stavby: PŘÍSTAVBA BYTOVÉHO DOMU			Tento výkres používá ochrany dle zákona č. 121/2000 Sb. (autorský zák.). Originál tohoto výkresu a návrh řešení na něm zobrazené jsou majetkem autora: Ing. arch. Jan Kratochvíl. Výkres nesmí být - vyjma zřejmého účelu, pro nějž byl pořízen - používán a žádným jiným způsobem nerespektujícím ustanovení autorského zákona nebo dohodu klienta a hlavního architekta (autora) poskytnut třetí osobě.		
Místo stavby: Králíky 193, KÚ Králíky, parc. č. st. 1015, 1822/8 a 1822/12			Autorizační razítko:		
Investor: Město Králíky Velké náměstí 5 561 69 Králíky		Generální projektant: atelier nla web: www.ateliernolimits.cz email: office@ateliernolimits.cz tel.: +420 734 468 552 datová schránka: xe343fu		Zodpovědný projektant: Ing. Lukáš Nekvinda ČKAIT 0011664	
Zástupce investora pro akci na základě PM: Ing. arch. Tereza Ježková Údolní 552/31, 602 00, Brno - Brno-město mobil: 734 468 552 email: jezkova@ateliernolimits.cz		Vypracoval: Ing. Pavel Úradníček	Kontroloval Ing. Lukáš Nekvinda	Datum: Revize:	05/2023
HIP: Ing. arch. Martin Štěpánek, Ph.D. +420 777 995 371				Stupeň:	DUR + DSP
Profese: D.1.4.a - ZDRAVOTNĚ TECHNICKÉ INSTALACE					
Název přílohy: PŮDORYS 3.NP - KANALIZACE				Měřítko: 1:100	Číslo výkresu: D.1.4.a-05
					Paré

TABULKA MÍSTNOSTÍ 2.NP - NOVÉ						
Č.	NÁZEV MÍSTNOSTI	PLOCHA [m2]	PODLAHA	S.V. [m]	STĚNY	STROP
2.01	ŠATNA	11,96		2,91	OMÍTKA MVC	OMÍTKA MVC
2.02	KOUPELNA	5,70		2,91	OMÍTKA MVC	OMÍTKA MVC
		17,66 m²				