


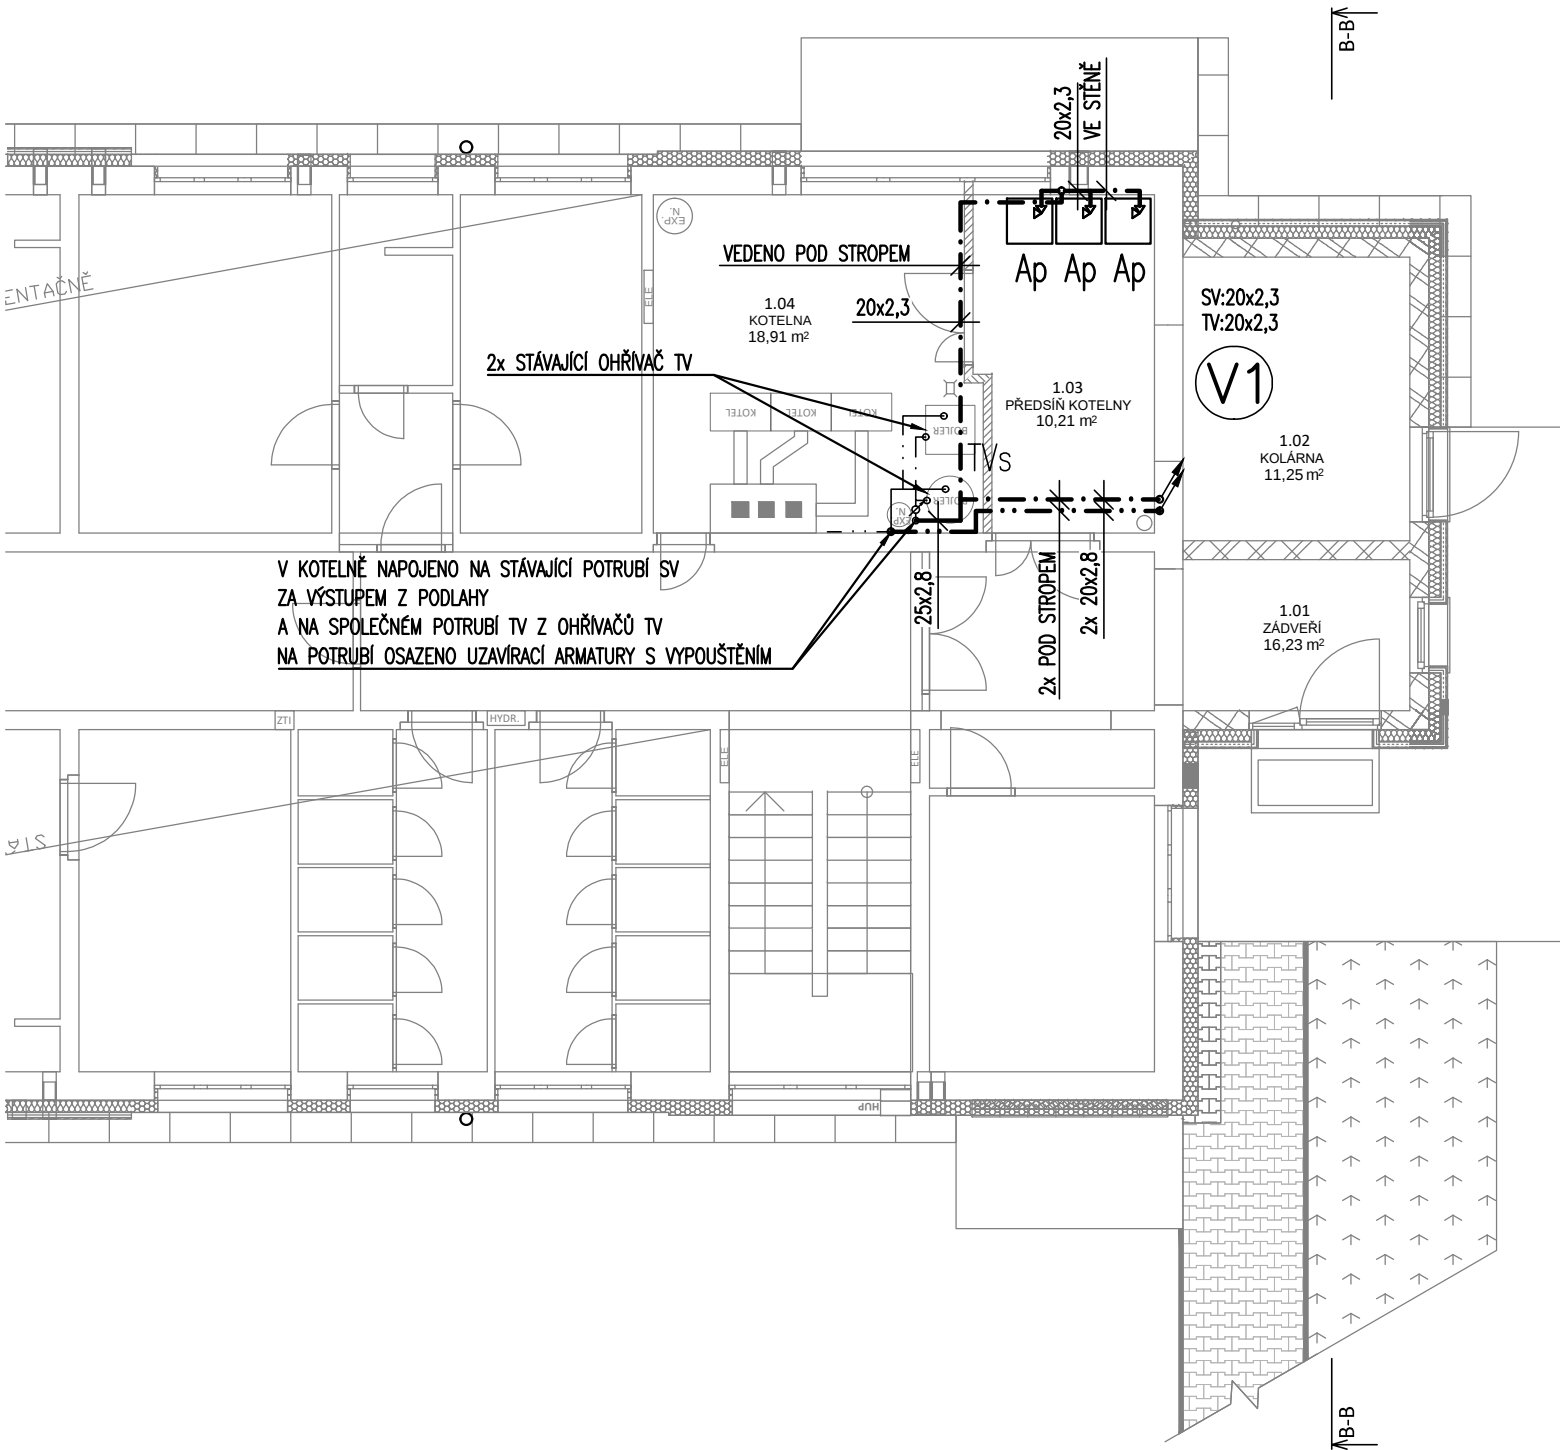

LEGENDA:

- V1

STOUPACÍ POTRUBÍ PITNÉ VODY
- STUDENÁ VODA – STÁVAJÍCÍ
- TEPLÁ VODA – STÁVAJÍCÍ
- STUDENÁ VODA (PP–RCT PN22) – NOVÁ
- TEPLÁ VODA (PP–RCT PN22) – NOVÁ

ZAŘIZOVACÍ PŘEDMĚTY: OSTATNÍ:

- WC

SK

P

U
- KLOZET

– SPRCHOVÝ KOUT

– PRAČKA

– UMYVADLO
- TVs

– STÁVAJÍCÍ ZÁSOBNÍK TV

POZNÁMKA:

- PŘED ZAPOČETÍM STAVEBNÍCH PRACÍ BUDE OVĚŘENO MÍSTO NAPOJENÍ NA STÁVAJÍCÍ ROZVODY SV A TV VČETNĚ DIMENZE POTRUBÍ
- NEDÍLNOU SOUČÁSTÍ VÝKRESOVÉ DOKUMENTACE JE TECHNICKÁ ZPRÁVA
- VÝKRESY ARCHITEKTONICKO STAVEBNÍ ČÁSTI PD MAJÍ PŘEDNOST PŘED STAVEBNÍM PODKRESEM V PROFESNÍCH VÝKRESECH.
- ROZVODY VODY BUDOU IZOLOVANÉ IZOLACÍ Z PĚNOVÉHO POLYETHYLENU ZN. MIRELON PŘEDEPSANÉ TLOUŠTKY.
- PROJEKT JE ZPRACOVÁN DLE PLATNÝCH ČSN, ZÁKONŮ, VYHLÁŠEK, NAŘÍZENÍ VLÁDY A PŘEDPISŮ VÝROBCE

POZNÁMKA:

Veškeré práce budou prováděny dle platných norem a předpisů. Budou dodržovány platné ČSN, technologická pravidla a předpisy BOZ. Při provádění stavby je nutné provést řádnou koordinaci stavební části se stavebními úpravami jednotlivých profesí (prostupy, drážky a pod.). Součástí výkresu stavební části jsou technické a průvodní zprávy a další dokumentace. Pokud se při provádění stavby vyskytnou nejasnosti nebo nepředvídané okolnosti, je nutné přizvat projektanta k posouzení, popřípadě k upřesnění dalšího postupu prací.

± 0,000 = Stávající podlaha 1.NP

TABULKA MÍSTNOSTÍ 1.NP - NOVÉ						
Č.	NÁZEV MÍSTNOSTI	PLOCHA [m2]	PODLAHA	S.V. [m]	STĚNY	STROP
1.01	ZÁDVEŘÍ	16,23		2,73	OMÍTKA MVC	OMÍTKA MVC
1.02	KOLÁRNA	11,25		2,73	OMÍTKA MVC	OMÍTKA MVC
1.03	PŘEDSÍŇ KOTELNY	10,21			OMÍTKA MVC	OMÍTKA MVC
1.04	KOTELNA	18,91			OMÍTKA MVC	OMÍTKA MVC
		56,60 m²				

Název stavby: PŘÍSTAVBA BYTOVÉHO DOMU			Tento výkres používá ochrany dle zákona č. 121/2000 Sb. (autorský zák.). Originál tohoto výkresu a návrh řešení na něm zobrazené jsou majetkem autora: Ing. arch. Jan Kratochvíl. Výkres nesmí být - vyjma zřejmého účelu, pro nějž byl pořízen - používán a žádným jiným způsobem nerespektujícím ustanovení autorského zákona nebo dohodu klienta a hlavního architekta (autora) poskytnut třetí osobě.		
Místo stavby: Králíky 193, KÚ Králíky, parc. č. st. 1015, 1822/8 a 1822/12					
Investor: Město Králíky Velké náměstí 5 561 69 Králíky	Generální projektant: atelier nla, s.r.o. Hlinky 135/68, 603 00, Brno - Staré Brno IČO 069 364 31 web: www.ateliernolimits.cz email: office@ateliernolimits.cz tel.: +420 734 468 552 datová schránka: xe343fu		Autorizační razítko:		
Zástupce investora pro akci na základě PM: Ing. arch. Tereza Ježková Údolní 552/31, 602 00, Brno - Brno-město mobil: 734 468 552 email: jezkova@ateliernolimits.cz			Zodpovědný projektant: Ing. Lukáš Nekvinda ČKAIT 0011664		
HIP: Ing. arch. Martin Štěpánek, Ph.D.+420 777 995 371	Vypracoval: Ing. Pavel Úradníček	Kontroloval Ing. Lukáš Nekvinda	Datum: Revize:	05/2023	
Profese: D.1.4.a - ZDRAVOTNĚ TECHNICKÉ INSTALACE			Stupeň:	DUR + DSP	
Název přílohy: PŮDORYS 1.NP - VODOVOD			Měřítko: 1:100	Číslo výkresu:	Paré