


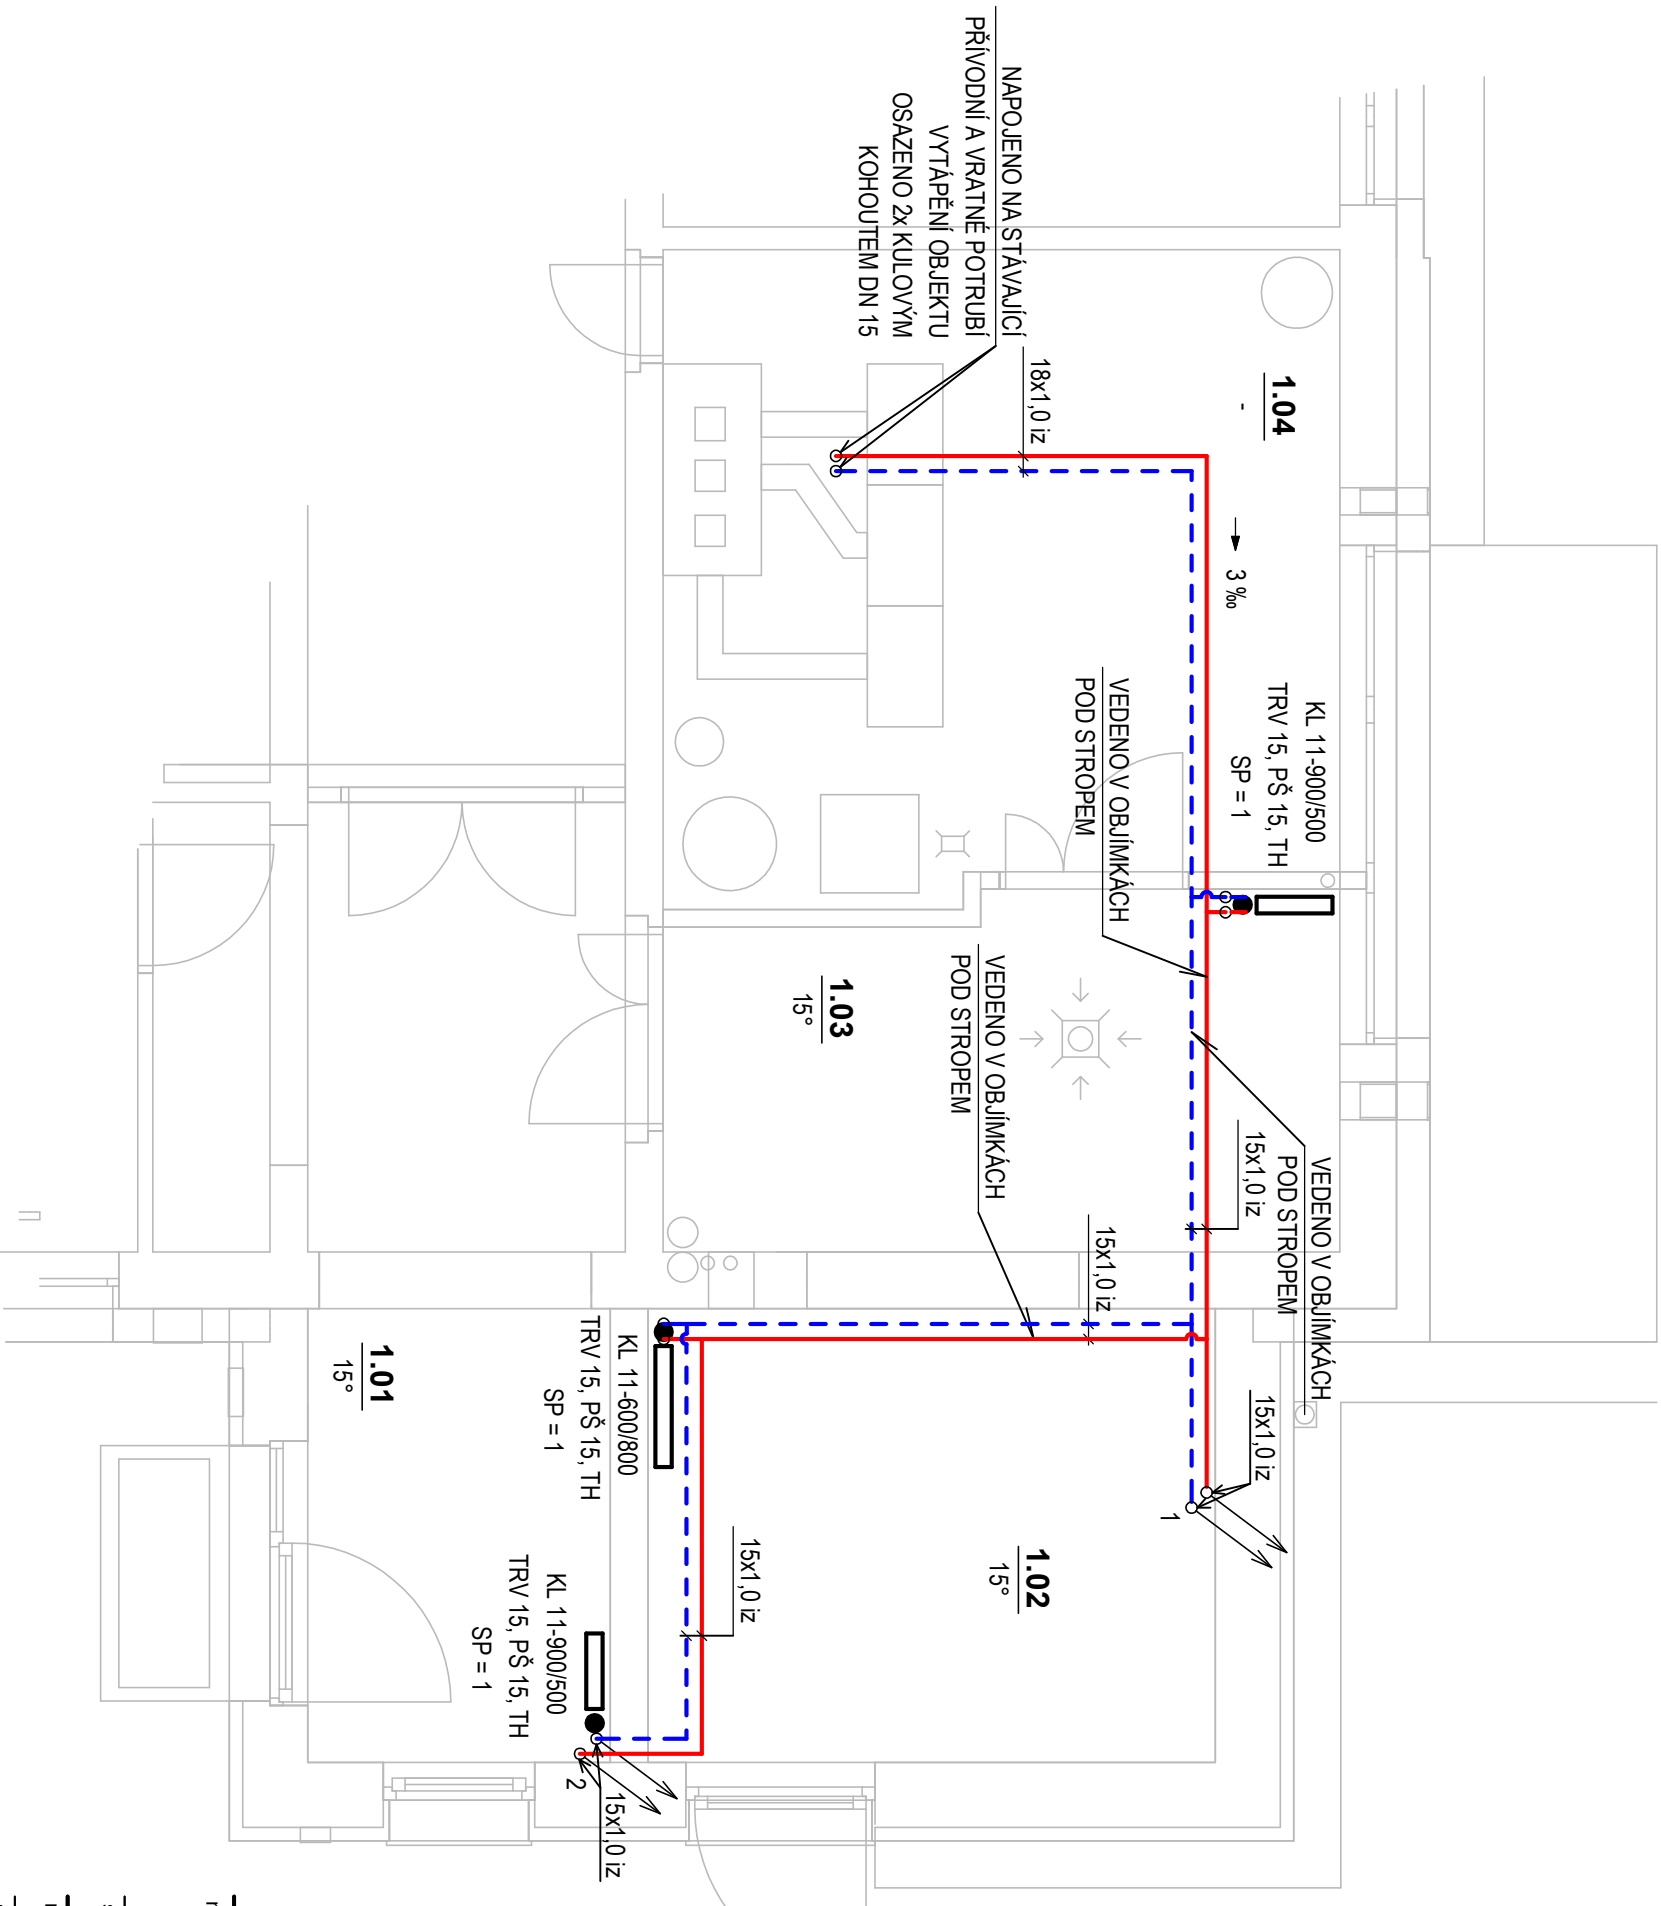

LEGENDA ČAR A TVAROVEK:

- HLAVNÍ ROZVODY VYTÁPĚNÍ - TEPELNÝ SPÁD 55/45°C**
- POTRUBÍ MĚDĚNÉ POLOTVRDÉ PÁJENÉ
- TER. IZOL. NAVLEKY Z PE MIRELON POLAR TL.STĚNY 25mm (λ=0,046 W/mK)
- ROZVODY VEDOUcí VOLNĚ V OBJÍMKÁCH
- IZ. OZNAČENÉ POTRUBÍ OPATŘENO TEPELNOU IZOLACÍ
- OCELOVÉ DESKOVÉ OTOPNÉ TĚLESO S TVAROVANOU PŘEDNÍ DESKOU.**
- PROVEDENÍ KLASIK NEBO VENTIL KOMPAKT S BOČNÍMI NEBO SPODNI MI VÝVODY PRO MOŽNOST PŘIPOJENÍ Z LEVA I Z PRAVA
- ZAVĚŠENO NA STĚNU (KONZOLA SOUČÁSTÍ DODÁVKY TĚLESA)
- OCELOVÉ TRUBKOVÉ OTOPNÉ TĚLESO KOUPELNOVÉ**
- SE STŘEDOVÝM SPODNI M PŘIPOJENÍ M
- SP STUPEŇ PŘEDNASTAVENÍ TERMOSTATICKÉHO VENTILU OT (8STUPŇOVÝ VENTIL)
- SP VYSPÁDOVÁNÍ POTRUBÍ
- 3 ‰
- 1 - 2 OZNAČENÍ STOUPACÍHO POTRUBÍ (PROCHÁZEJÍCÍ DO JINÉHO PODLAŽÍ)

LEGENDA ARMATURA A ZAŘÍZENÍ:

- TH TERMOSTATICKÁ HLAVICE KAPALINOVÁ
- TRV TERMOSTATICKÝ VENTIL DN15 PŘÍMÝ - PŘIPOJENÍ NA OTOPNÉ TĚLESO VNĚJŠÍ ZÁVIT 1/2", PŘIPOJENÍ NA POTRUBÍ 1x SVĚRNÉ ŠROUBENÍ 1/2" PRO MĚDĚNÉ POTRUBÍ 15x1
- PŠ REGULAČNÍ RADIÁTOROVÉ ŠROUBENÍ DN 15 PŘÍMÉ. UZAVÍRATELNÉ S VYPOUŠTĚNÍM - PŘIPOJENÍ OTOPNÉ TĚLESO VNĚJŠÍ ZÁVIT 1/2", 1x SVĚRNÉ ŠROUBENÍ 1/2" PRO MĚDĚNÉ POTRUBÍ 15x1
- HMf INTEGROVANÁ PŘIPOJOVACÍ ARMATURA ROHOVÁ TYP HM UZAVÍRATELNÁ S VYPOUŠTĚNÍM, ROZTEČ 50 MM, 2 x SVĚRNÉ ŠROUBENÍ 1/2" PRO MĚDĚNÉ POTRUBÍ 15x1 mm - SOUČÁSTÍ DODÁVKY JE TERMOSTATICKÁ HLAVICE
- RAR KOMPAKTNÍ PŘIPOJOVACÍ ARMATURA PŘÍMÁ UZAVÍRATELNÁ S VYPOUŠTĚNÍM, ROZTEČ 50mm, 2x SVĚRNÉ ŠROUBENÍ 3/4" PRO MĚDĚNÉ POTRUBÍ 15x1

POZNÁMKA:

U VYTÁPĚNÍ MUSÍ BÝT ZHOOTOVITELEM DODRŽEN MONTÁŽNÍ POSTUP URČENÝ VÝROBCEM JEDNOTLIVÝCH ZAŘÍZENÍ.

název akce: PŘÍSTAVBA K BYTOVÉMU DOMU	
stavební objekt:	
místo stavby:	Krátký 193, k. ú. Krátký, parc. č. st. 1015, 1822/8 a 1822/12
stavebník:	Město Krátký, Velké náměstí 5, 561 69 Krátký
zodp. projektant:	Ing. Michal Vondrák
vyracovali:	Ing. Jirí Duda
část projektu:	D.1.4.b - Vytápění
obsah výkresu:	Půdorys 1. NP
datum: 08 / 2023	
stupeň PD: DPS	
formát: 2 x A4	
měřítko: 1:50	
číslo výkresu: D.1.4.b-02	