


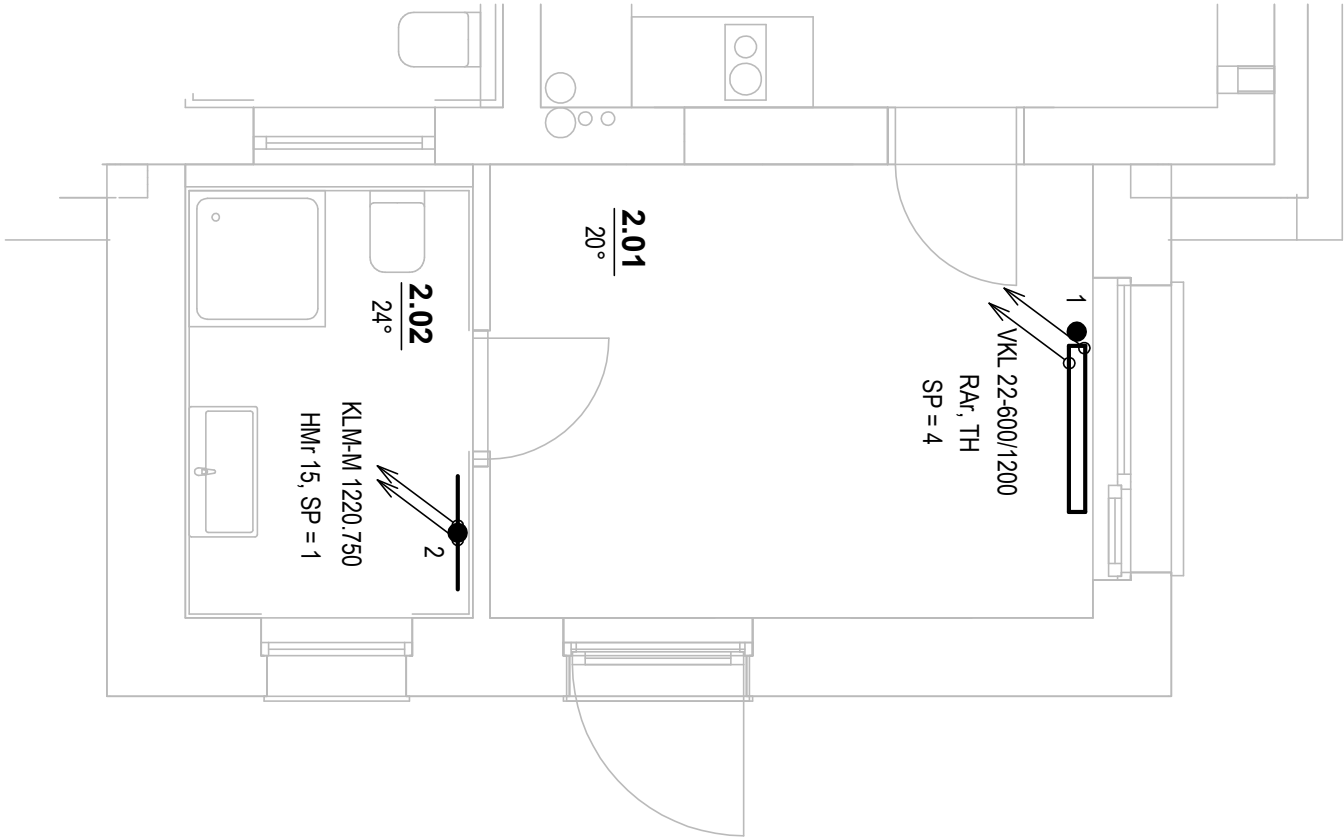

LEGENDA ČAR A TVAROVEK:

- HLAVNÍ ROZVODY VYTÁPĚNÍ - TEPELNÝ SPÁD 55/45°C

- POTRUBÍ MĚDĚNÉ POLOTVRDÉ PÁJENÉ

- TER. IZOL. NAVLEKY Z PE MIRELON POLAR TL.STĚNY 25mm (λ=0,046 W/mK)

- ROZVODY VEDOUcí VOLNĚ V OBJÍMKÁCH
- iz.

OZNAČENÉ POTRUBÍ OPATŘENO TEPELNOU IZOLACÍ
- OCELOVÉ DESKOVÉ OTOPNÉ TĚLESO S TVAROVANOU PŘEDNÍ DESKOU.

- PROVEDENÍ KLASIK NEBO VENTIL KOMPAKT S BOČNÍMI NEBO SPODNIIMI VÝVODY PRO MOŽNOST PŘIPOJENÍ Z LEVA I Z PRAVA

- ZAVĚŠENO NA STĚNU (KONZOLA SOUČÁSTÍ DODÁVKY TĚLESA)
- OCELOVÉ TRUBKOVÉ OTOPNÉ TĚLESO KOUPELNOVÉ

- SE STŘEDOVÝM SPODNIÍM PŘIPOJENÍM
- SP

STUPEŇ PŘEDNASTAVENÍ TERMOSTATICKÉHO VENTILU OT (8STUPŇOVÝ VENTIL)
- 3 ‰

VYSPÁDOVÁNÍ POTRUBÍ
- 1 - 2

OZNAČENÍ STOUPACÍHO POTRUBÍ (PROCHÁZEJÍCÍ DO JINÉHO PODLAŽÍ)

LEGENDA ARMATURA A ZAŘÍZENÍ:

- TH

TERMOSTATICKÁ HLAVICE KAPALINOVÁ
- TRV

TERMOSTATICKÝ VENTIL DN15 PŘÍMÝ - PŘIPOJENÍ NA OTOPNÉ TĚLESO VNĚJŠÍ ZÁVIT 1/2", PŘIPOJENÍ NA POTRUBÍ 1x SVĚRNÉ ŠROUBENÍ 1/2" PRO MĚDĚNÉ POTRUBÍ 15x1
- PŠ

REGULAČNÍ RADIÁTOROVÉ ŠROUBENÍ DN 15 PŘÍMÉ. UZAVÍRATELNÉ S VYPOUŠTĚNÍM - PŘIPOJENÍ OTOPNÉ TĚLESO VNĚJŠÍ ZÁVIT 1/2", 1x SVĚRNÉ ŠROUBENÍ 1/2" PRO MĚDĚNÉ POTRUBÍ 15x1
- HMr

INTEGROVANÁ PŘIPOJOVACÍ ARMATURA ROHOVÁ TYP HM UZAVÍRATELNÁ S VYPOUŠTĚNÍM, ROZTEČ 50 MM, 2 x SVĚRNÉ ŠROUBENÍ 1/2" PRO MĚDĚNÉ POTRUBÍ 15x1 mm - SOUČÁSTÍ DODÁVKY JE TERMOSTATICKÁ HLAVICE
- RAR

KOMPAKTNÍ PŘIPOJOVACÍ ARMATURA PŘÍMÁ UZAVÍRATELNÁ S VYPOUŠTĚNÍM, ROZTEČ 50mm, 2x SVĚRNÉ ŠROUBENÍ 3/4" PRO MĚDĚNÉ POTRUBÍ 15x1

POZNÁMKA:

U VYTÁPĚNÍ MUSÍ BYT ZHOTOVITELEM DODRŽEN MONTÁŽNÍ POSTUP URČENÝ VÝROBCEM JEDNOTLIVÝCH ZAŘÍZENÍ.

název akce: PŘÍSTAVBA K BYTOVÉMU DOMU	
stavební objekt:	
místo stavby:	Krátký 193, k. ú. Králky, parc. č. st. 1015, 1822/8 a 1822/12
stavebník:	Město Králky, Velké náměstí 5, 561 69 Králky
zodp. projektant:	Ing. Michal Vondrák
vyrabovali:	Ing. Jiří Duda
část projektu:	D.1.4.b - Vytápění
obsah výkresu:	Půdorys 2. NP
datum: 08 / 2023	
stupeň PD: DPS	
formát: 2 × A4	
měřítko: 1:50	
číslo výkresu: D.1.4.b-03	