


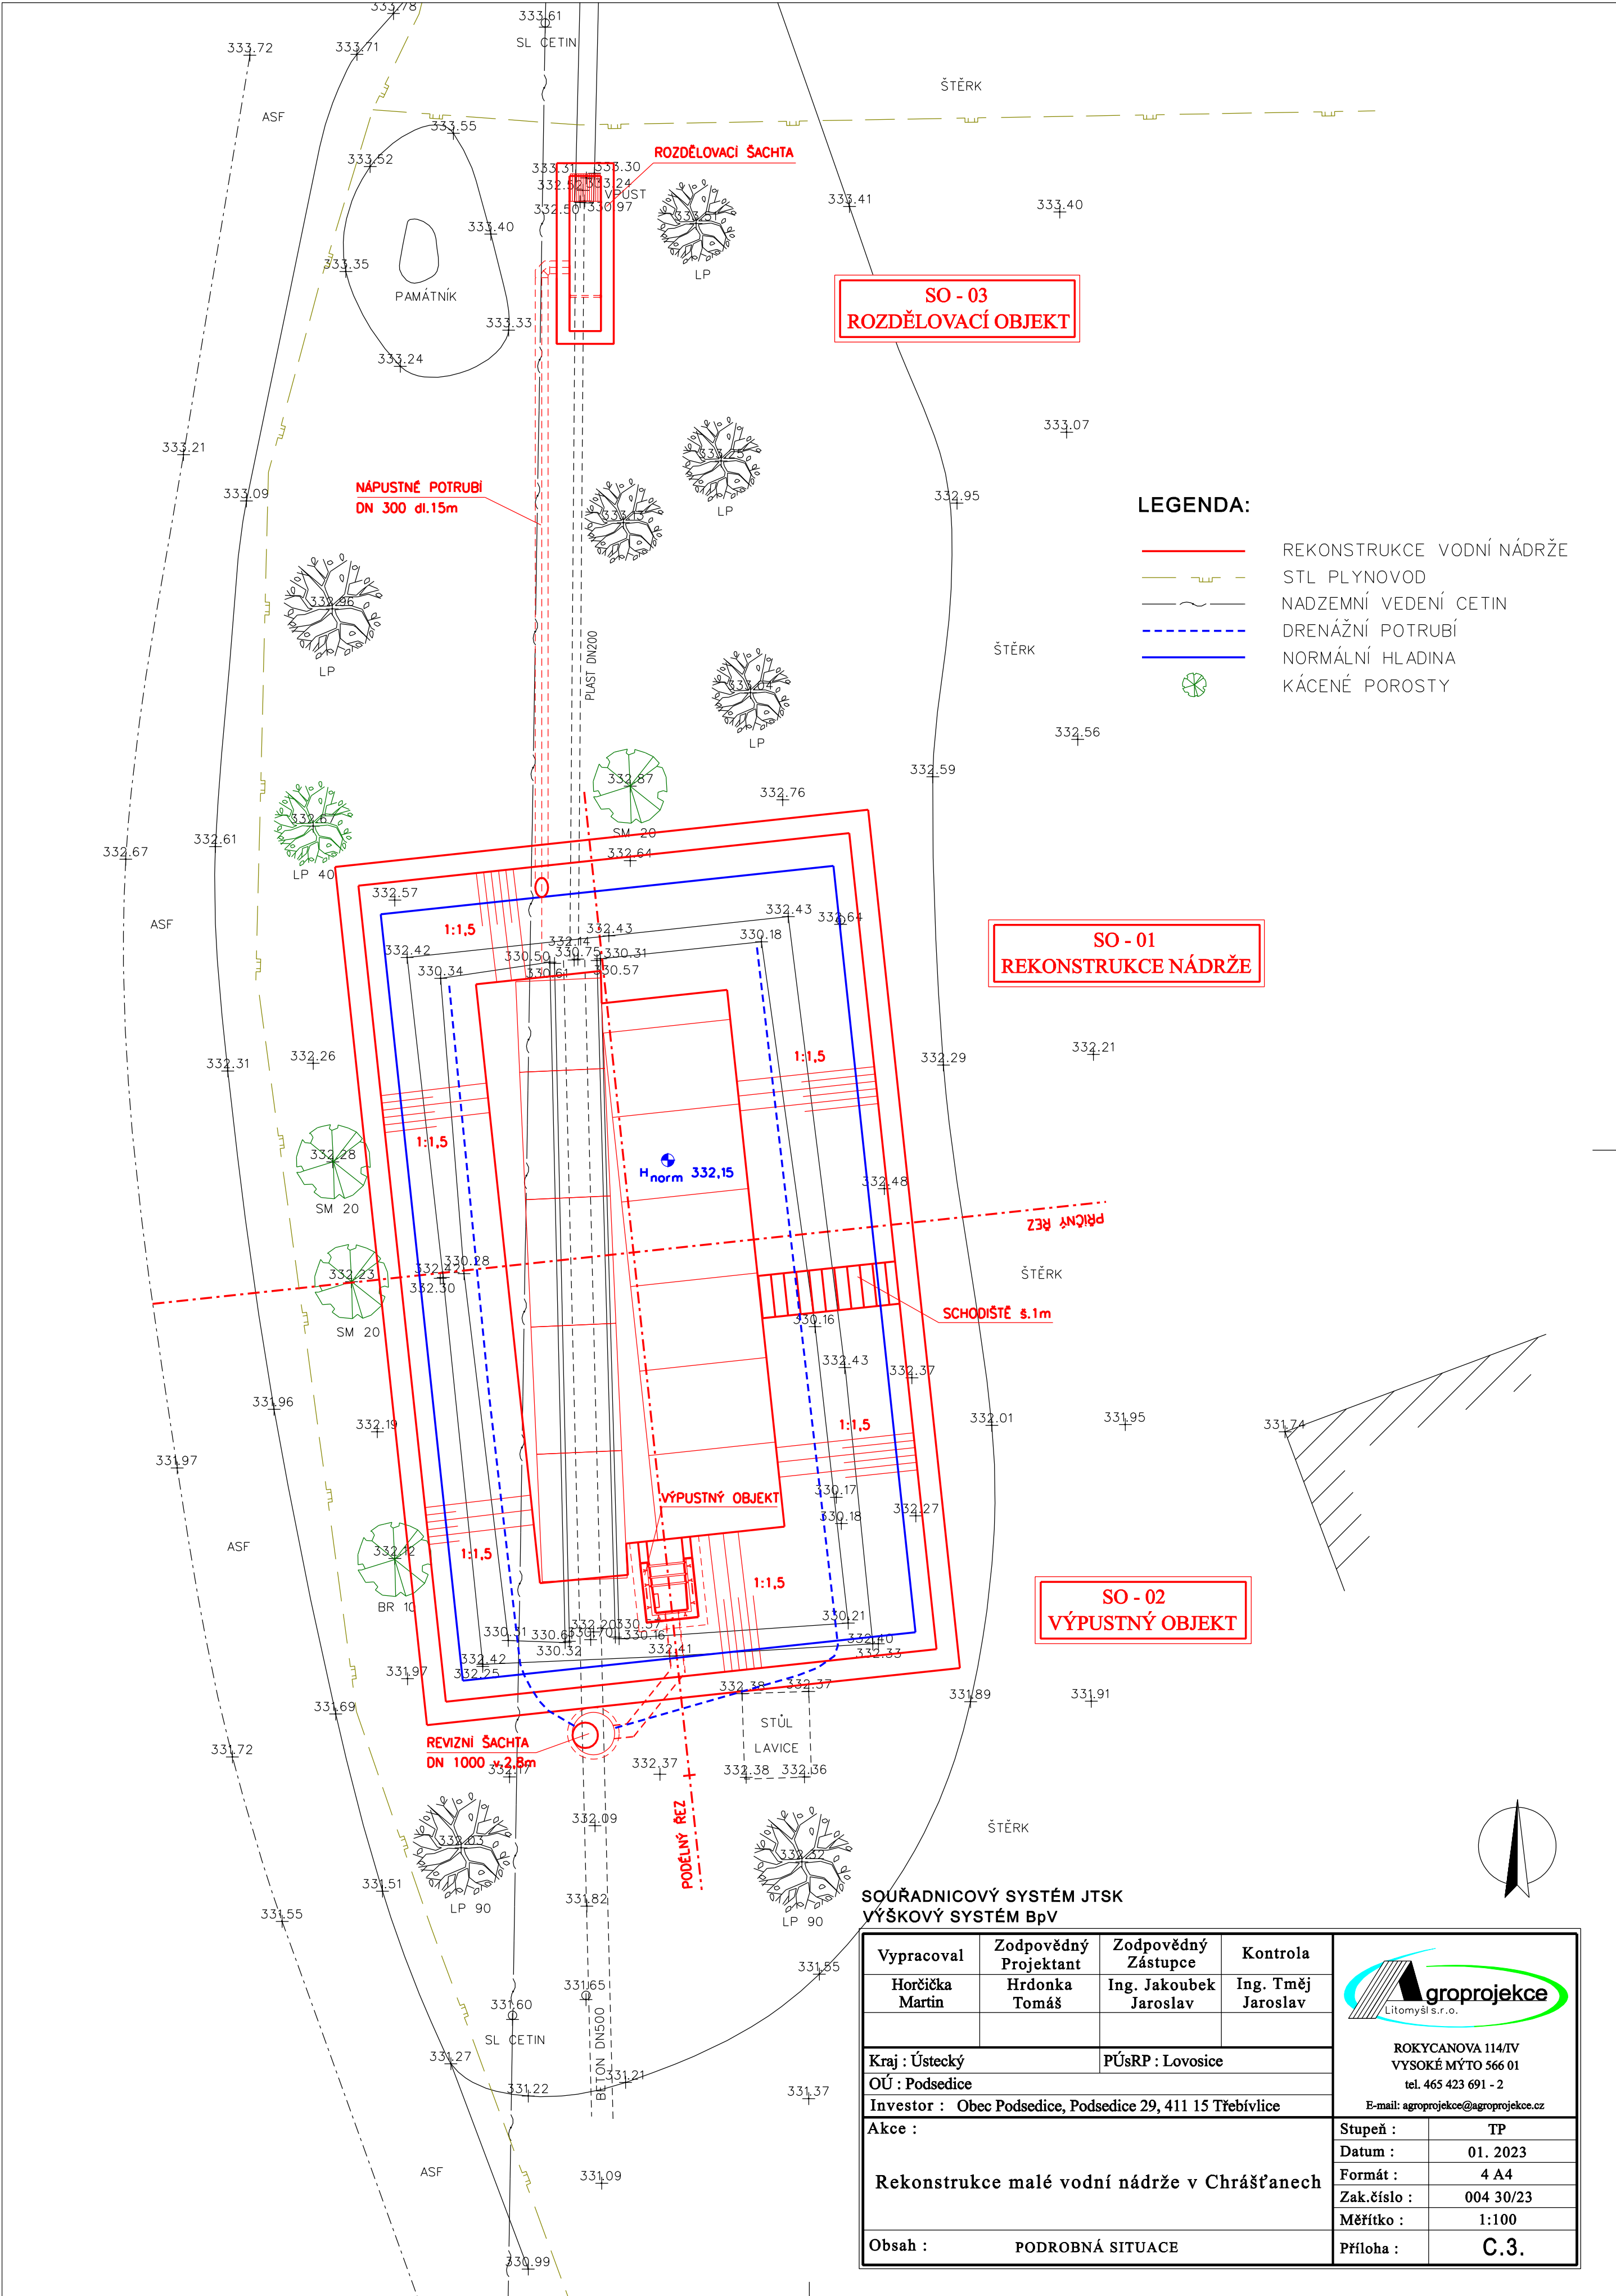

SOUŘADNICOVÝ SYSTÉM JTSK
VÝŠKOVÝ SYSTÉM BpV

Vypracoval	Zodpovědný Projektant	Zodpovědný Zástupce	Kontrola	
Horčíčka Martin	Hrdonka Tomáš	Ing. Jakoubek Jaroslav	Ing. Tměj Jaroslav	
Kraj : Ústecký		PÚsRP : Lovosice		
OÚ : Podsedice				ROKYCANOVA 114/IV VYSOKÉ MÝTO 566 01 tel. 465 423 691 - 2 E-mail: agroprojekce@agroprojekce.cz
Investor : Obec Podsedice, Podsedice 29, 411 15 Třebívlice				
Akce :				
Rekonstrukce malé vodní nádrže v Chrástanech				Stupeň : TP
				Datum : 01. 2023
				Formát : 4 A4
				Zak. číslo : 004 30/23
				Měřítko : 1:100
Obsah : PODROBNÁ SITUACE				Příloha : C.3.



ROKYCANOVA 114/IV
VYSOKÉ MÝTO 566 01
tel. 465 423 691 - 2
E-mail: agropojekce@agropojekce.cz