


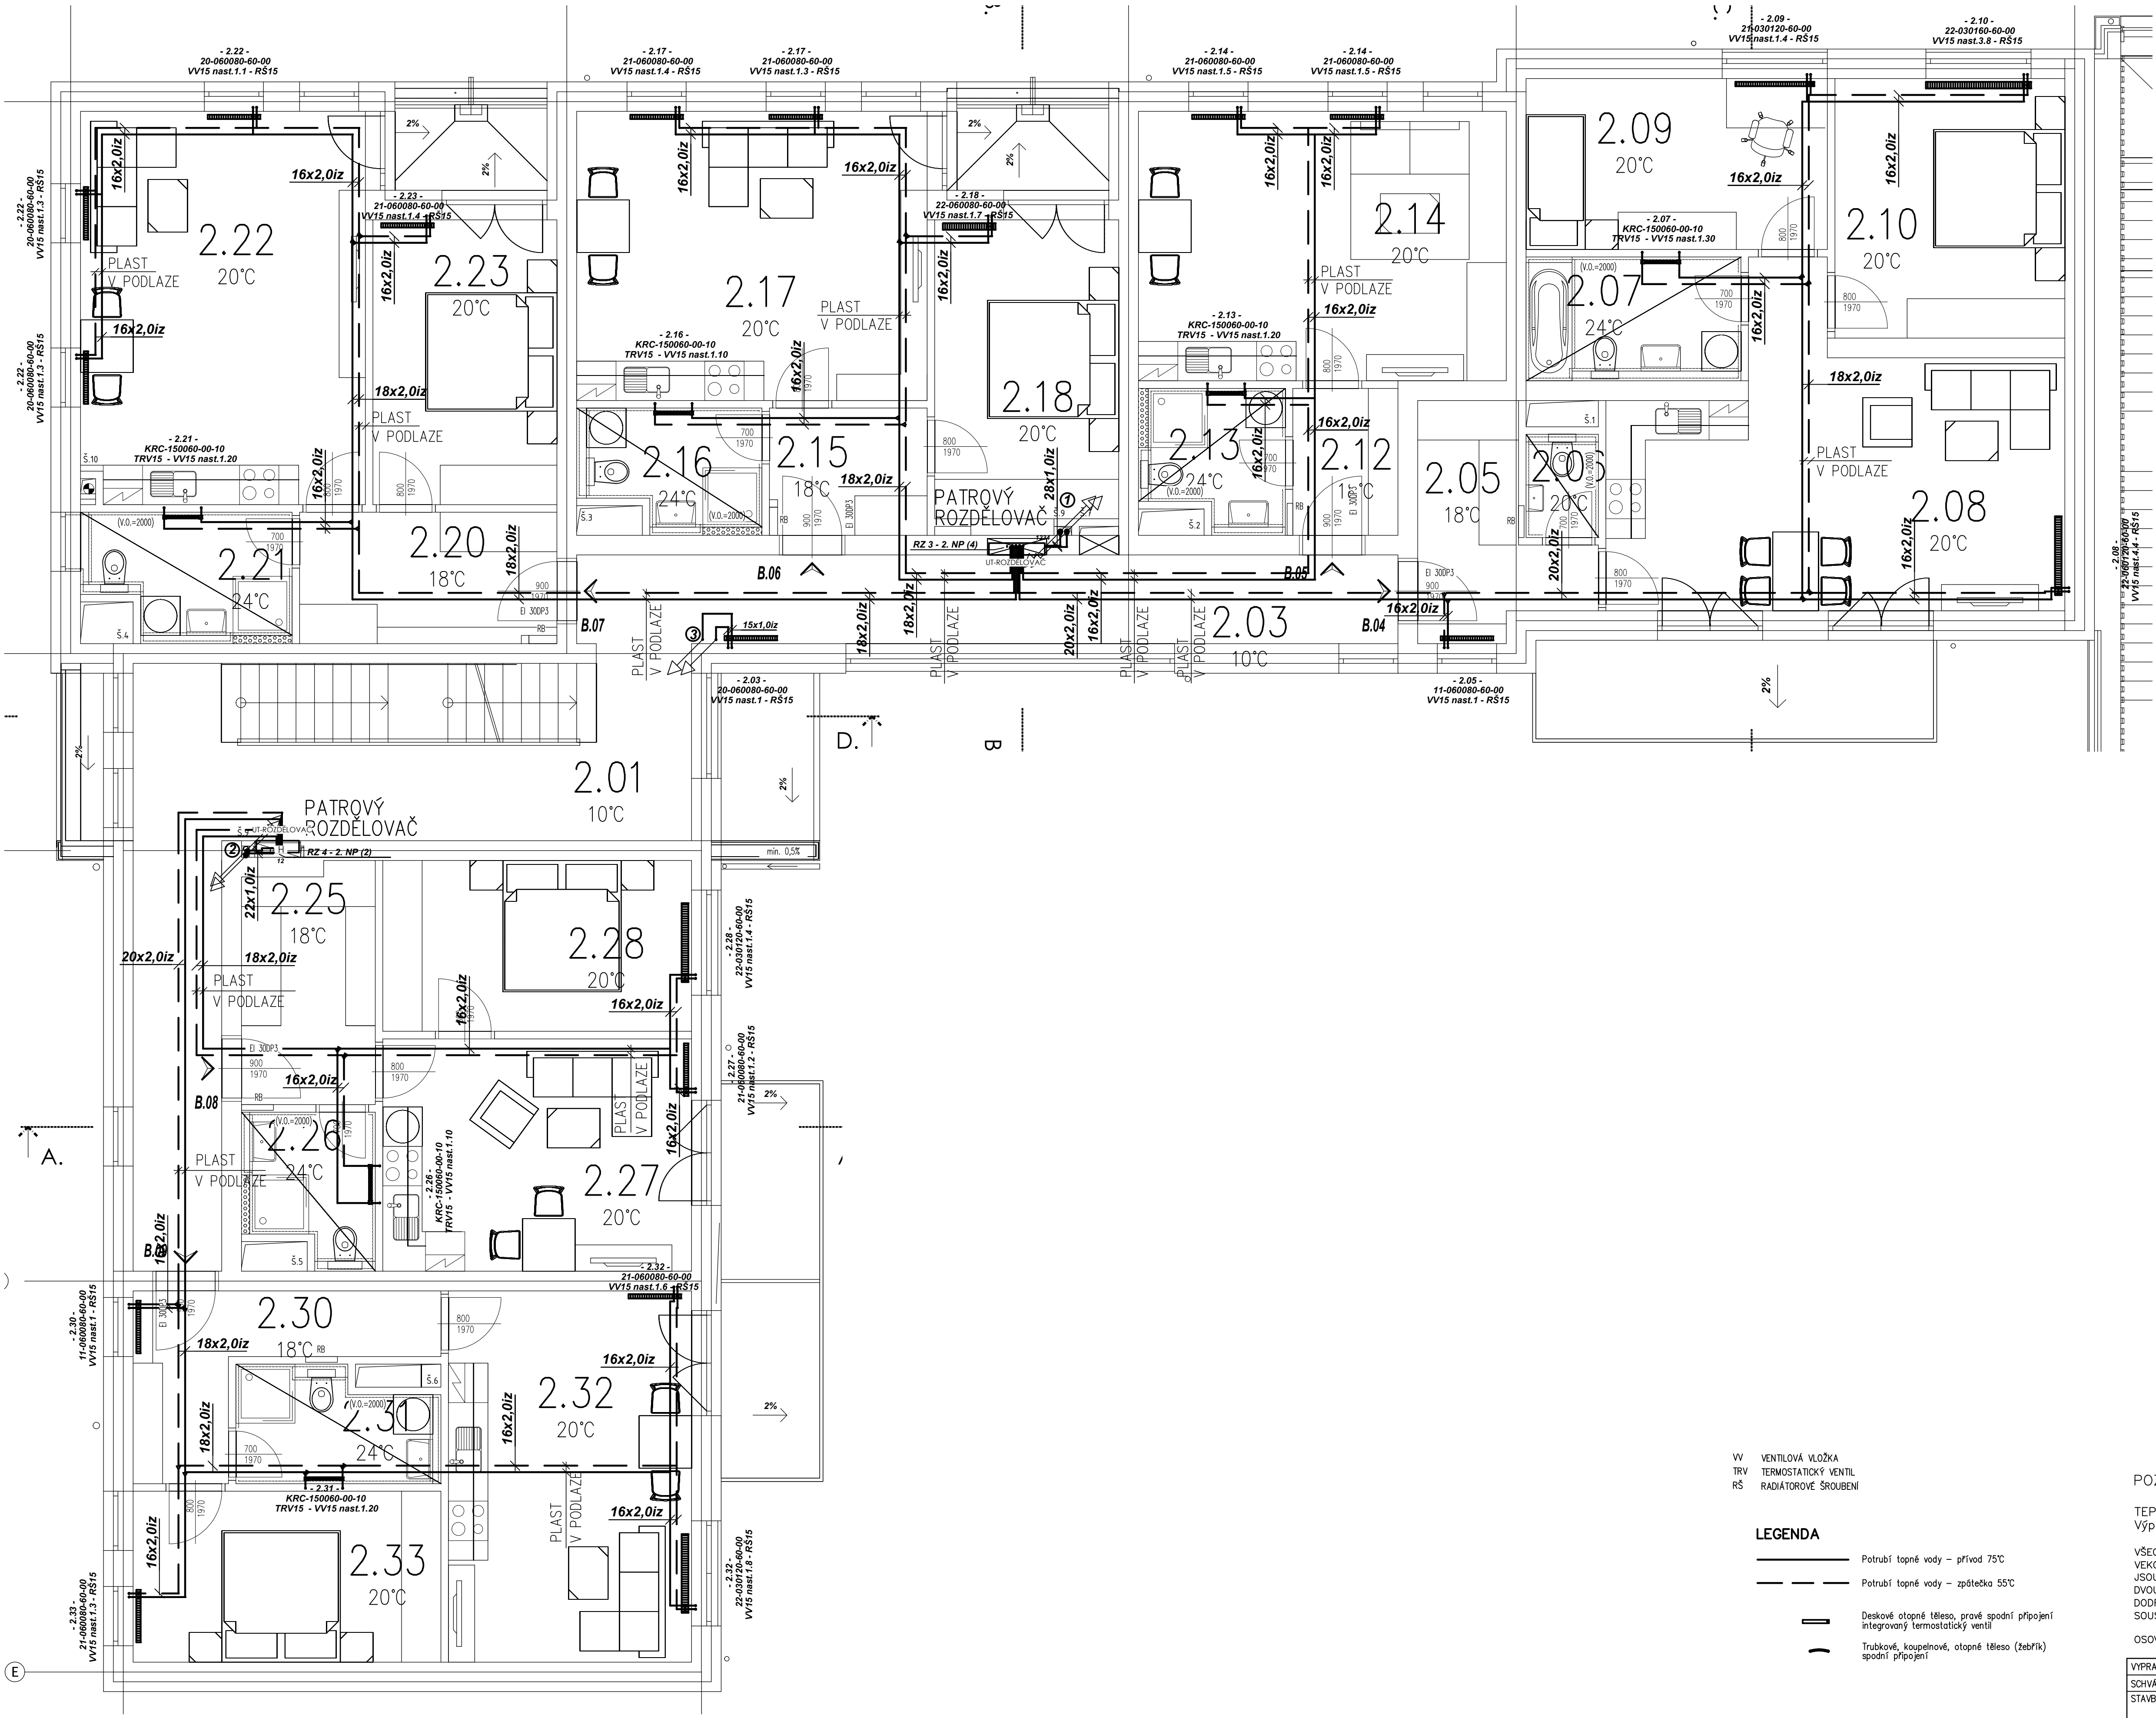

LEGENDA MÍSTNOSTÍ

Č.B.	Č.M.	MÍSTNOST
B.04	2.01	SCHODIŠTĚ - CHODBA
	2.02	SCHODIŠTĚ
	2.03	CHODBA
	2.04	CHODBA
B.05	2.05	PŘESÍŘ
	2.06	WC
	2.07	KOUPELNA
	2.08	OBYTNÁ MÍSTNOST S KUCHYNÍ
B.06	2.09	POKOJ
	2.10	LOŽNICE
	2.11	BALKÓN
	2.12	PŘESÍŘ
B.07	2.13	KOUPELNA + WC
	2.14	OBYTNÁ MÍSTNOST S KUCHYNÍ
	2.15	PŘESÍŘ
	2.16	KOUPELNA + WC
B.08	2.17	OBYTNÁ MÍSTNOST S KUCHYNÍ
	2.18	LOŽNICE
	2.19	TERASA
	2.20	PŘESÍŘ
B.09	2.21	KOUPELNA + WC
	2.22	OBYTNÁ MÍSTNOST S KUCHYNÍ
	2.23	LOŽNICE
	2.24	TERASA
B.10	2.25	PŘESÍŘ
	2.26	KOUPELNA + WC
	2.27	OBYTNÁ MÍSTNOST S KUCHYNÍ
	2.28	LOŽNICE
B.11	2.29	BALKÓN
	2.30	PŘESÍŘ
	2.31	KOUPELNA + WC
	2.32	OBYTNÁ MÍSTNOST S KUCHYNÍ
B.12	2.33	LOŽNICE
	2.34	BALKÓN
	2.35	

VV VENTILOVÁ VLOŽKA
TRV TERMOSTATICKÝ VENTIL
RS RADIÁTOROVÉ SROUBENÍ

LEGENDA

- Potrubí topné vody - přívod 75°C
- Potrubí topné vody - zpátečka 55°C
- Deskové otopné těleso, pravé spodní připojení integrovaný termostatický ventil
- Trubkové, koupelnové, otopné těleso (žebřík) spodní připojení

POZNÁMKA:

TEPELNÝ SPÁD ZDROJE TEPLA 75/55°C
Výpočtová venkovní teplota objektu je -18°C

VŠECHNA OTOPNÁ TĚLESA S PRAVÝM SPODNÍM PŘIPOJENÍM PŘES ROHOVÉ REGULAČNÍ ARMATURY JEKOLUXIVAR (DVOUTRUBKOVÝ SYSTÉM EK) S ADAPTÉRY EUROKONUS. DESKOVÁ OTOPNÁ TĚLESA JSOU V PROVEDENÍ VENTIL KOMPACT SE ZABUDOVANÝM PROPOJOVACÍM ROZVODEM A VENTILEM. U DVOUTRUBKOVÉ OTOPNÉ SOUSTAVY JE PRO SPRÁVNOU FUNKCI OTOPNÝCH TĚLES NEZBYTNÉ DODRŽET STUPEŇ PŘEDNASTAVENÍ VENTILU V PROJEKTOVÉ DOKUMENTACI. PŘI REALIZACI OTOPNÉ SOUSTAVY MUSÍ BÝT MONTÁŽNÍ FIRMOU RESPEKTOVÁN.

OSOVÁ VZDÁLENOST SPODNÍCH VÝVODŮ JE 50 MM. VNITŘNÍ ZÁVIT G1/2".

VYPRACOVAL	RYBÁK	DATUM	STUPEŇ P.D.	
SCHVÁLIL	ŠKARDA	06/2021	Provedení stavby	
STAVBA	NOVOSTAVBA BYTOVÉHO DOMU na p.č. 2136, 2147 A 110/1 v k.ú. Dolní Dvořiště			Lamnova 205/16 370 01 České Budějovice cb-energo.cz
INVESTOR	OBC DOLNÍ DVORIŠTĚ, DOLNÍ DVORIŠTĚ 62, 382 72 DOLNÍ DVORIŠTĚ			
STAVEBNÍ OBJEKT	S0-01			MĚŘÍTKO 1:50
PROFESE	D.1.4.2 Vytápění			ZAK. ČÍSLO 0019_2021_06
OBSAH VÝKRESU	Půdorys 2.NP			POZNÁMKA
			POČET A4 8	Č. VÝKRESU D.1.4.2-03