


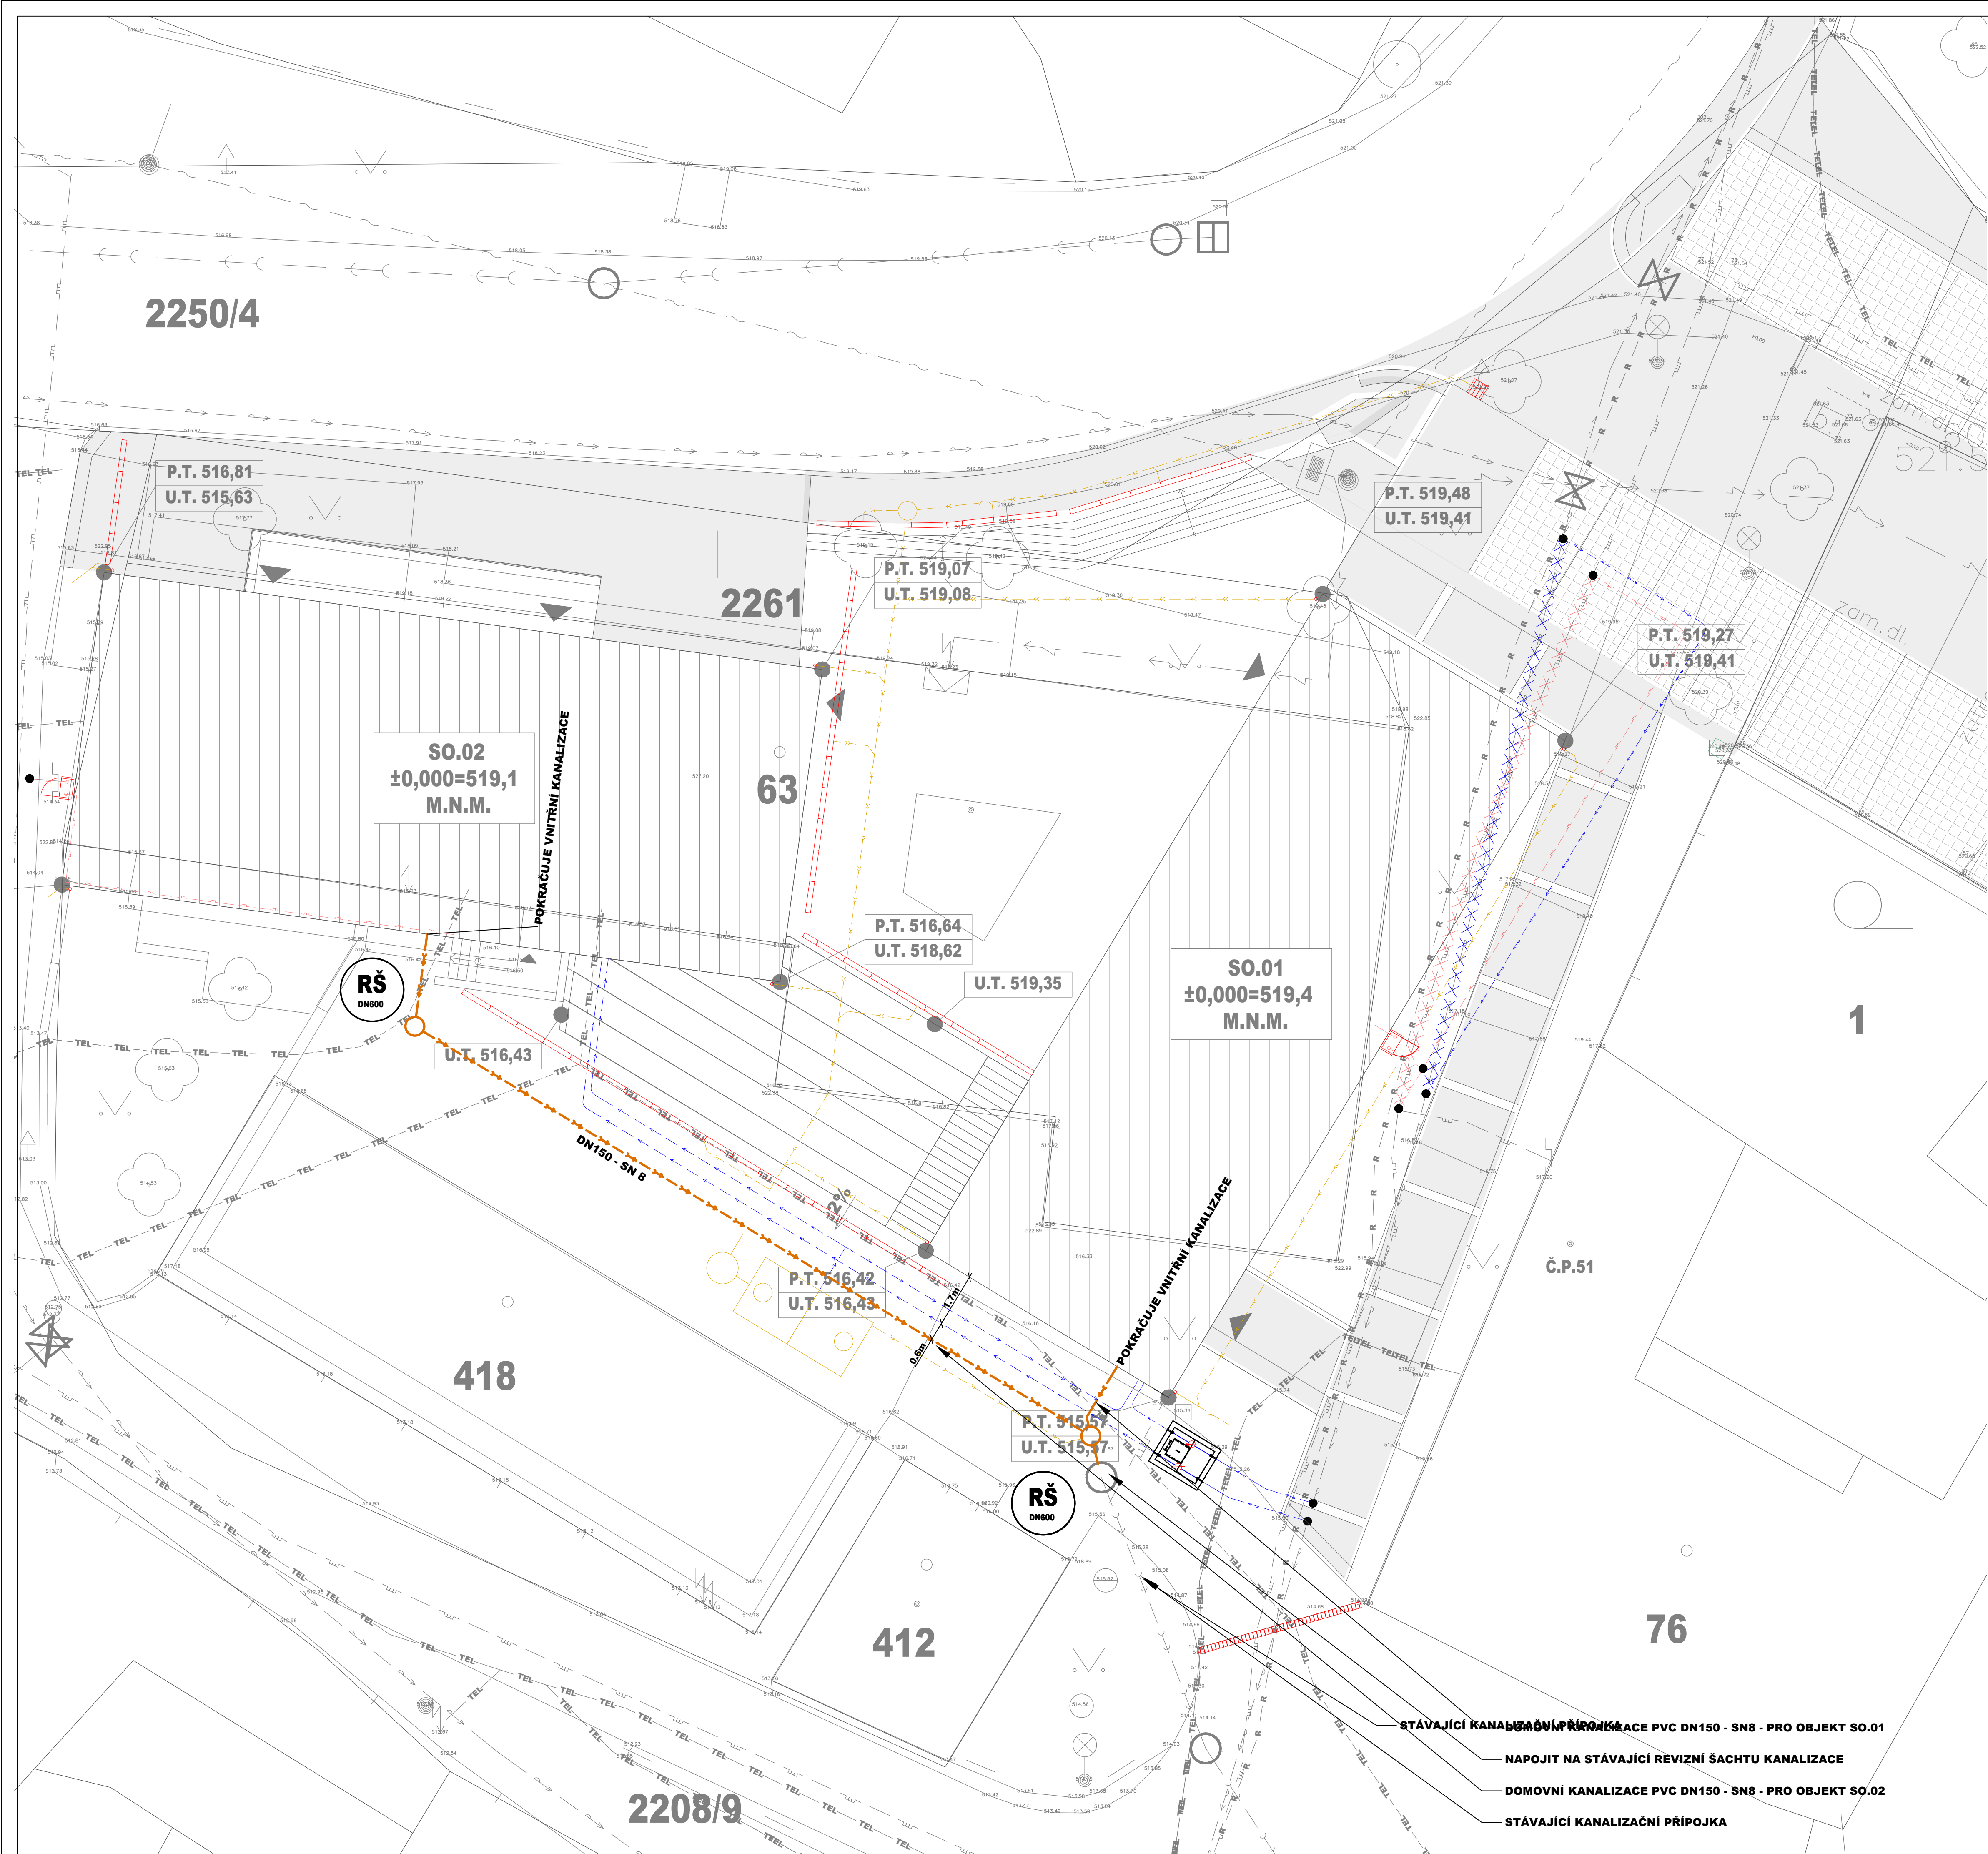

LEGENDA:


NAVRŽENÉ SÍTĚ:

- KANALIZACE SPLAŠKOVÁ DOMOVNÍ PVC SN8

RŠ - REVIZNÍ ŠACHTA

LEGENDA OSTATNÍCH SÍTÍ:

- VODOVOD VĚŘEJNÝ S PŘÍPOJKOU
- VODOVOD DOMOVNÍ
- KANALIZACE JEDNOTNÁ
- SDĚLOVACÍ VEDENI
- VEDENI NN ELEKTRO
- STL PLYNOVOD

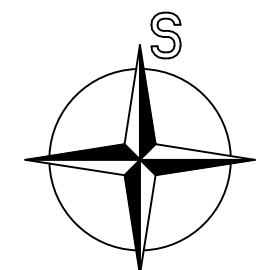

ODPOVĚDNÝ PROJEKTANT HLAVNÍ ARCHITEKT VYPRACOVAL STAVEBNÍK		ONDŘEJ ŽIKÁN ING. ARCH. MILAN DRBÁLEK ONDŘEJ ŽIKÁN OBECE RUDÍKOV, Č. P. 2, 67505 RUDÍKOV			GENERÁLNÍ PROJEKTANT: BS projekt architektonická a projekční kancelář s.r.o. Nám. Míru 30/16, 276 01 Mělník email: info@bsprojekt.cz tel.: 721378100 www.bsprojekt.cz		
NÁZEV STAVBY		OBECNÍ DŮM RUDÍKOV			ZPRACOVATEL ČÁSTI: PRODIN a.s. středisko TZB K Vápence 2745, 530 02 Pardubice email: Ondrej.Zikan@prodin.cz tel.: 60816937 www.prodin.cz		
MÍSTO STAVBY		RUDÍKOV, P.Č. 22504, 2261, ST. 63, 2208/9, K.Ú. RUDÍKOV			DATUM 11/2023		
STAVEBNÍ OBJEKTY		SO.08 / SO.09			FORMÁT 8x44		
ČÁST		SPLAŠKOVÁ KANALIZACE			STUPEŇ PD DPS		
OBSAH		SITUACE			MĚŘÍTKO 1:100		Č. VÝKRESU SO.08 / SO.09.02