


 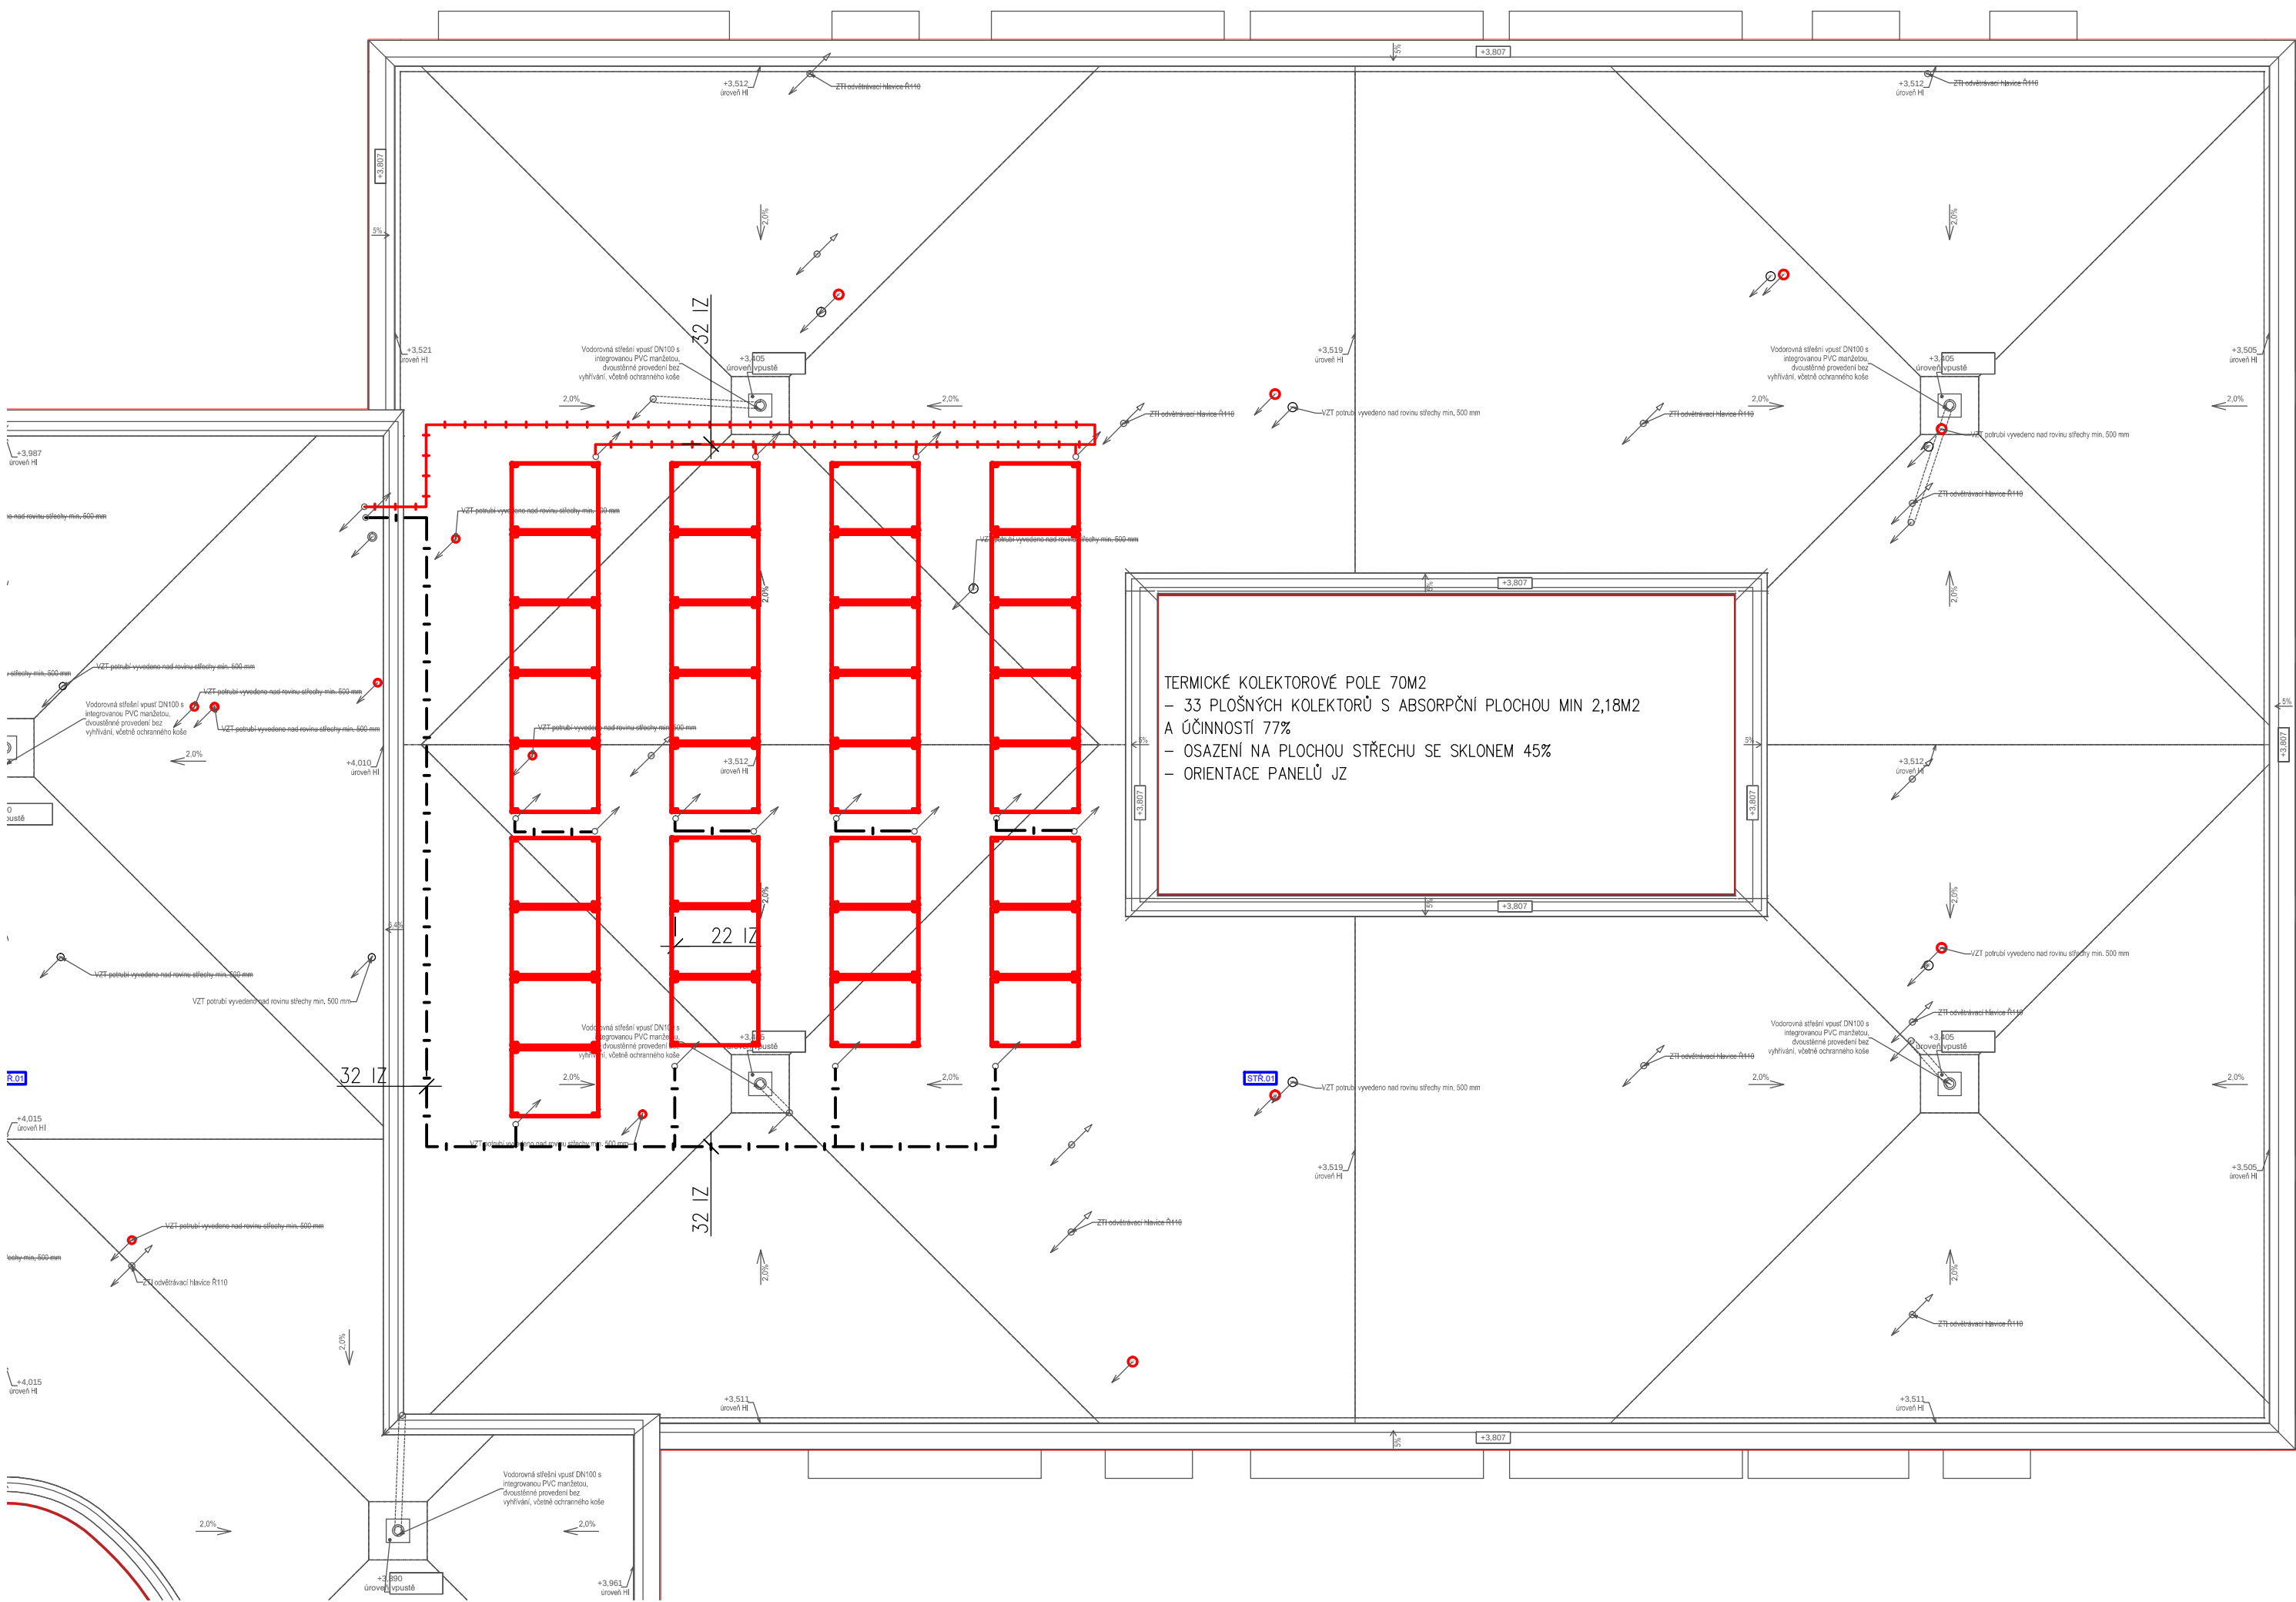


LEGENDA POTRUBÍ:

- OTOPNÝ SYSTÉM – ZDROJ TEPLA – POTRUBÍ PŘÍVODNÍ 45°C
- OTOPNÝ SYSTÉM – ZDROJ TEPLA – POTRUBÍ ZPĚTNÉ 35°C
- OTOPNÝ SYSTÉM – PDL . VYT. – POTRUBÍ PŘÍVODNÍ 45°C
- OTOPNÝ SYSTÉM – PDL . VYT. – POTRUBÍ ZPĚTNÉ 35°C
- OTOPNÝ SYSTÉM – PDL . VYT. – POTRUBÍ PŘÍVODNÍ
- OTOPNÝ SYSTÉM – PDL . VYT. – POTRUBÍ ZPĚTNÉ

TRUBNÍ ROZVOD:

- ROZVODNÉ POTRUBÍ OKRUHU SOLÁRNÍHO OHŘEVU BUDE PŘEVEDENO Z POTRUBÍ Z UHLÍKOVÉ OCELI NEBO POTRUBÍ MĚDĚNÉHO LISOVANÉHO POTRUBÍ URČENÉHO K POUŽITÍ PRO SOLÁRNÍ SYSTÉMY.
- ROZVODNÉ POTRUBÍ TOPNÉ VODY V OBJEKTU MŮŽE BÝT ALTERNATIVNĚ PŘEVEDENO Z JINÉHO MATERIÁLU PŘI ZACHOVÁNÍ STEJNÉHO NEBO VĚTŠÍHO SVĚTLÉHO PRŮŘEZU POTRUBÍM !
- VEŠKERÉ ROZVODNÉ POTRUBÍ BUDE IZOLOVÁNO DLE ZÁSAD UVEDENÝCH VE VYHLÁŠCE MPO 193/2007.
- TRUBNÍ VEDENÍ BUDE OPATŘENO MINERÁLNÍ IZOLACÍ S POKRYTOU ÚPRAVOU AL FOLIÍ, VNĚJŠÍ VEDENÍ BUDE OPATŘENO POKRYTOU ÚPRAVOU OPLECHOVÁNÍM, PŘÍPADNĚ JINOU POKRYTOU ÚPRAVOU ODOLNOU PROTI PŮSOBENÍ VNĚJŠÍHO PROSTŘEDÍ.

PROJEKT: Domov pro seniory, Nový Bydžov			
LOKALITA: k. ú. Nový Bydžov, 707163	STAVEBNÍK: Město Nový Bydžov Masarykovo náměstí 1, 504 01 Nový Bydžov		
ZPRACOVATEL DOKUMENTACE: Architektura s.r.o. Vikova 1142/15, Praha 4 – Krč, 140 00 IČO 2650525	GENERALNÍ PROJEKTANT: Architektura s.r.o. Ing. arch. David Kraus tel. +420 777 117 575, kraus@archi.cz AUTORIZOVANÝ ARCHITEKT ČKA 2942	ZPRACOVAL: Bc. Alina Fornaleva	
ZPRACOVATEL DÍLČÍ ČÁSTI DOKUMENTACE:  Kubelkova 46/2, 500 03 Hrodec Králové Tel./fax. 495 407 311-2 jvik@vkk.cz IČO 11018019 obch. registr. Krasná Ves 188 oddě. A, vložka 348	ZODPOVĚDNÝ PROJEKTANT: Jiří VÍK jvik@vik.cz ČKA IČ: 0601059	ZPRACOVAL: Jiří VÍK jvik@vik.cz	
OBJEKT: S0.01 - Domov pro seniory	STUPĚŇ: DPS PROFESE: ZAŘÍZENÍ PRO VYTÁPĚNÍ STAVEB	DATUM: 07.11.2022 FORMÁT: 4x A4	VERZE/REVIZE: MĚŘÍTKO: 1:100 ČÍSLO PARÉ:
OBSAH: PŮDORYS STŘECHY		12	