




KUCHYŇSKÁ LINKA
SPOLEČENSKÁ JIDELNA + KUCHYŇKA (č.m. I-02 a III-02)
VÝVODY PRO KUCHYŇ UKONČENY V KRABICI
INFORMATIVNÍ SCHEMA ELEKTROINSTALACE PRO
KUCHYNSKOU LINKU

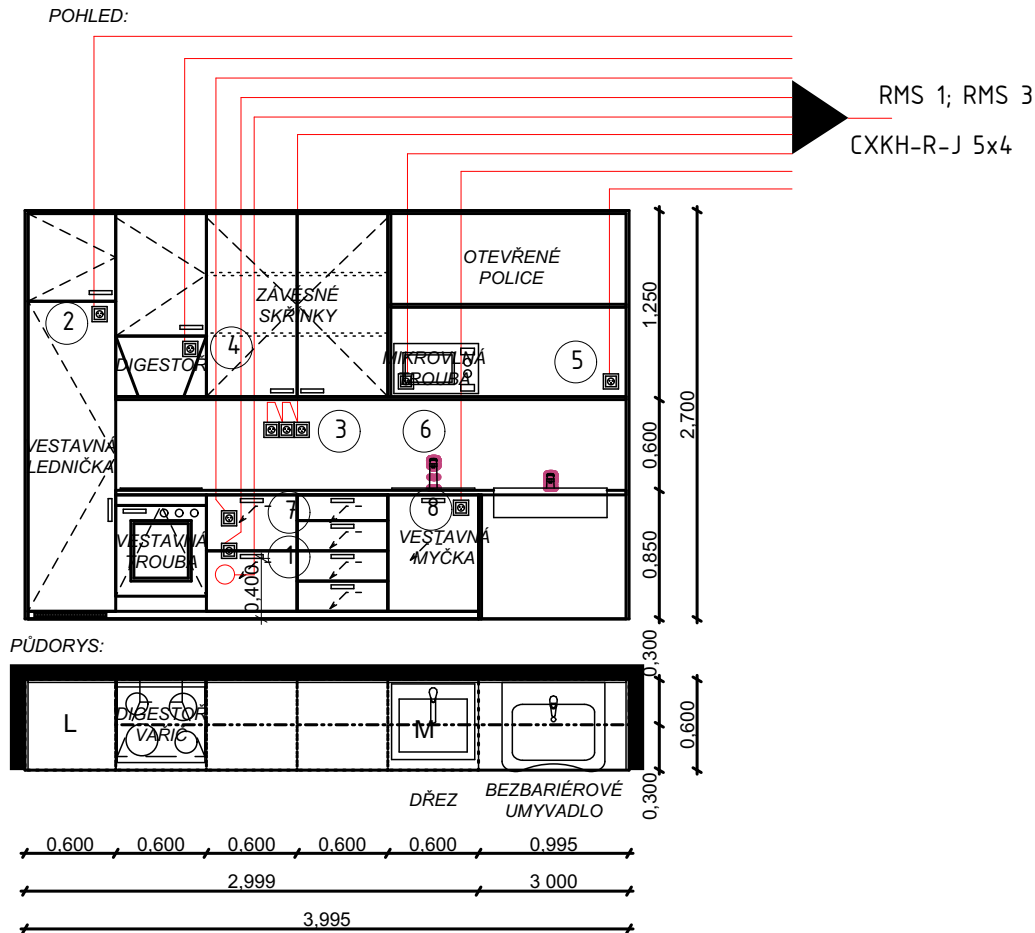


KUCHYŇSKÁ LINKA
SPOLEČENSKÁ JIDELNA + KUCHYŇKA (č.m. II-02 a IV-02)
VÝVODY PRO KUCHYŇ UKONČENY V KRABICI
INFORMATIVNÍ SCHEMA ELEKTROINSTALACE PRO
KUCHYNSKOU LINKU

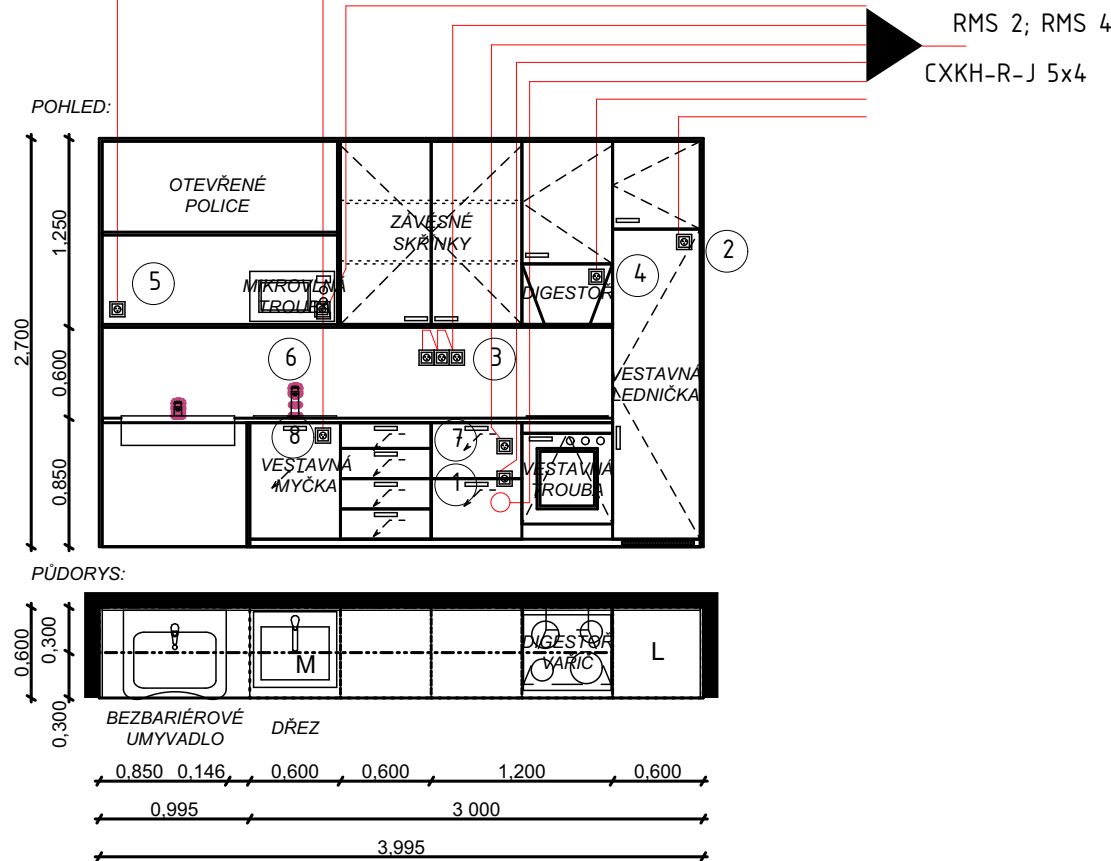

KUCHYŇSKÁ LINKA
DENNÍ MÍSTNOST PRO PERSONÁL (č.m. II.32 a IV.33)
VÝVODY PRO KUCHYŇ UKONČENY V KRABICI
INFORMATIVNÍ SCHEMA ELEKTROINSTALACE PRO
KUCHYNSKOU LINKU

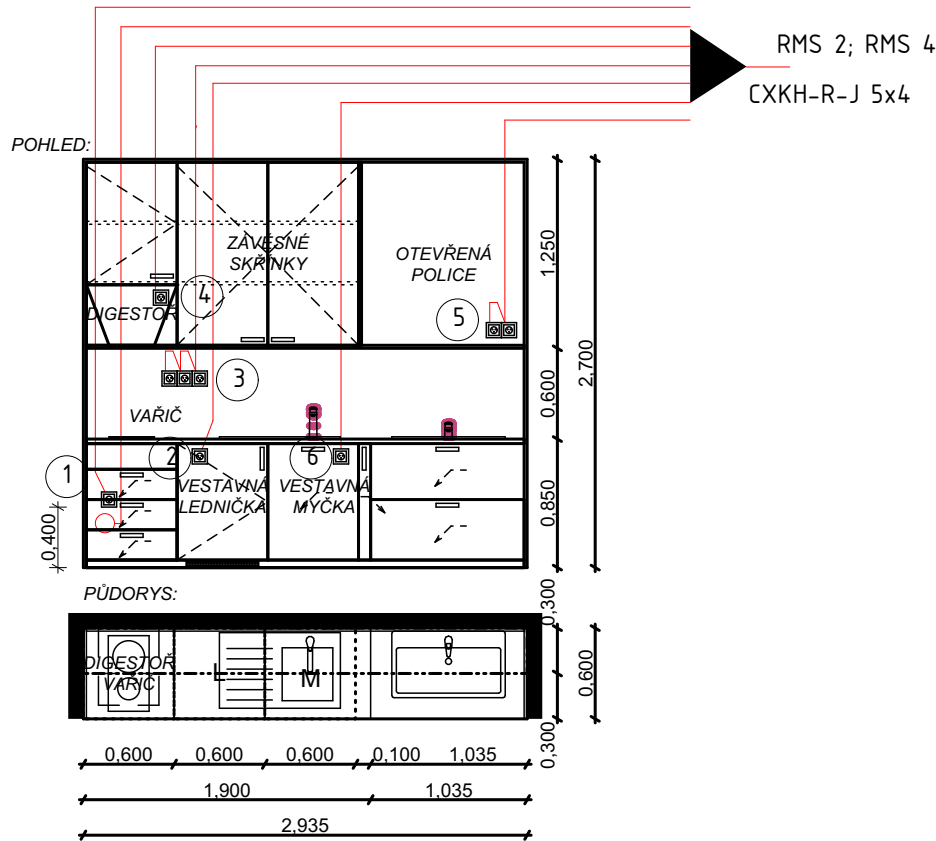

KUCHYŇSKÁ LINKA
DENNÍ MÍSTNOST PRO PERSONÁL (č.m. I.33 a III.33)
VÝVODY PRO KUCHYŇ UKONČENY V KRABICI
INFORMATIVNÍ SCHEMA ELEKTROINSTALACE PRO
KUCHYNSKOU LINKU

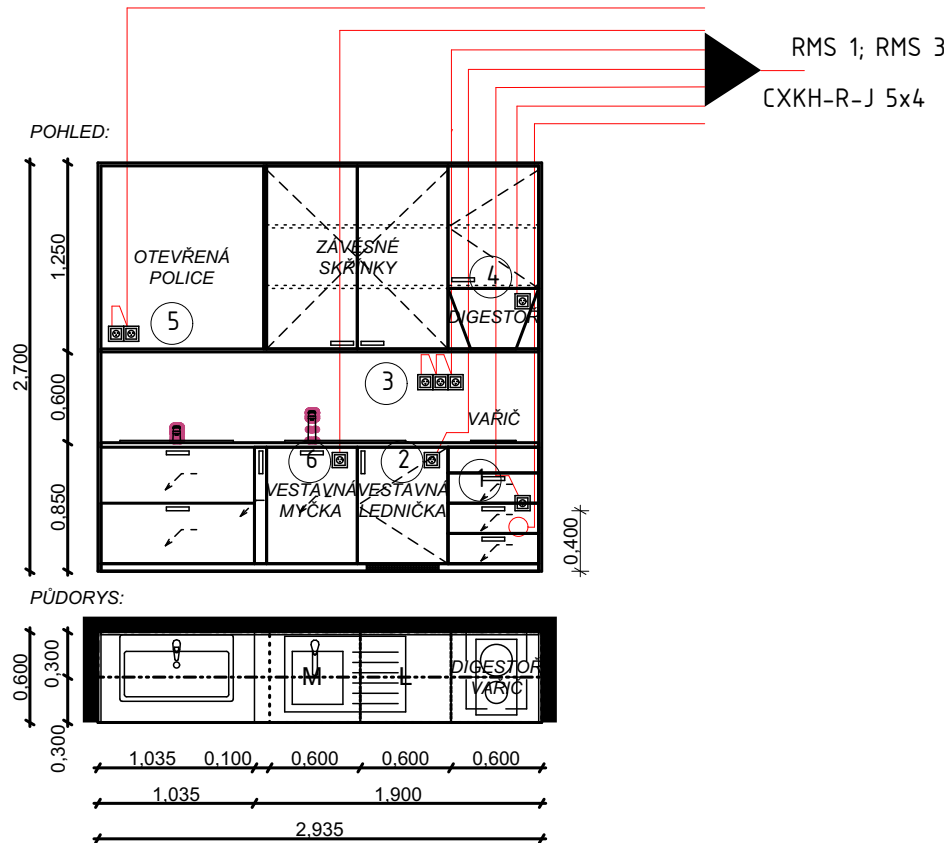

PROJEKT: Domov pro seniory, Nový Bydžov			
LOKALITA: k. ú. Nový Bydžov, 707163		STAVEBNÍK: Město Nový Bydžov Masarykovo náměstí 1, 504 01 Nový Bydžov	
ZPRACOVATEL DOKUMENTACE: Architektura s.r.o. Vikova 1142/15, Praha 4 - Krč, 140 00 IČO 26505525		GENERÁLNÍ PROJEKTANT: Architektura s.r.o. Ing. arch. David Kraus tel. +420 777 117 575, kraus@archi.cz AUTORIZOVANÝ ARCHITEKT ČKA 2942	
ZPRACOVATEL DÍLČÍ ČÁSTI DOKUMENTACE: PROJECTICON s.r.o. PROJEKČNÍ A KONZULTAČNÍ KANCELAR Projecticon s.r.o. Antonína Kopeckého 151 549 22 Nový Hrádek IČO: 28809459		ZODPOVĚDNÝ PROJEKTANT: Ing. Pavel Ježek pavel.jezek@projecticon.cz ČKAIT: 0602160	
OBJEKT: S0.01 - Domov pro seniory		STUPEŇ: DPS PROFESE: Elektroinstalace	
VÝKRES: Kuchyňky		ČÍSLO VÝKRESU: D.1.4.d.3	ČÍSLO PARÉ:
		DATUM: 18.11.2022	VERZE/REVIZE:
		FORMÁT:	MĚŘÍTKO: 1:50