


PŮDORYSNÝ ŘEZ 1.NP


SCHEMA OSVĚTLENÍ

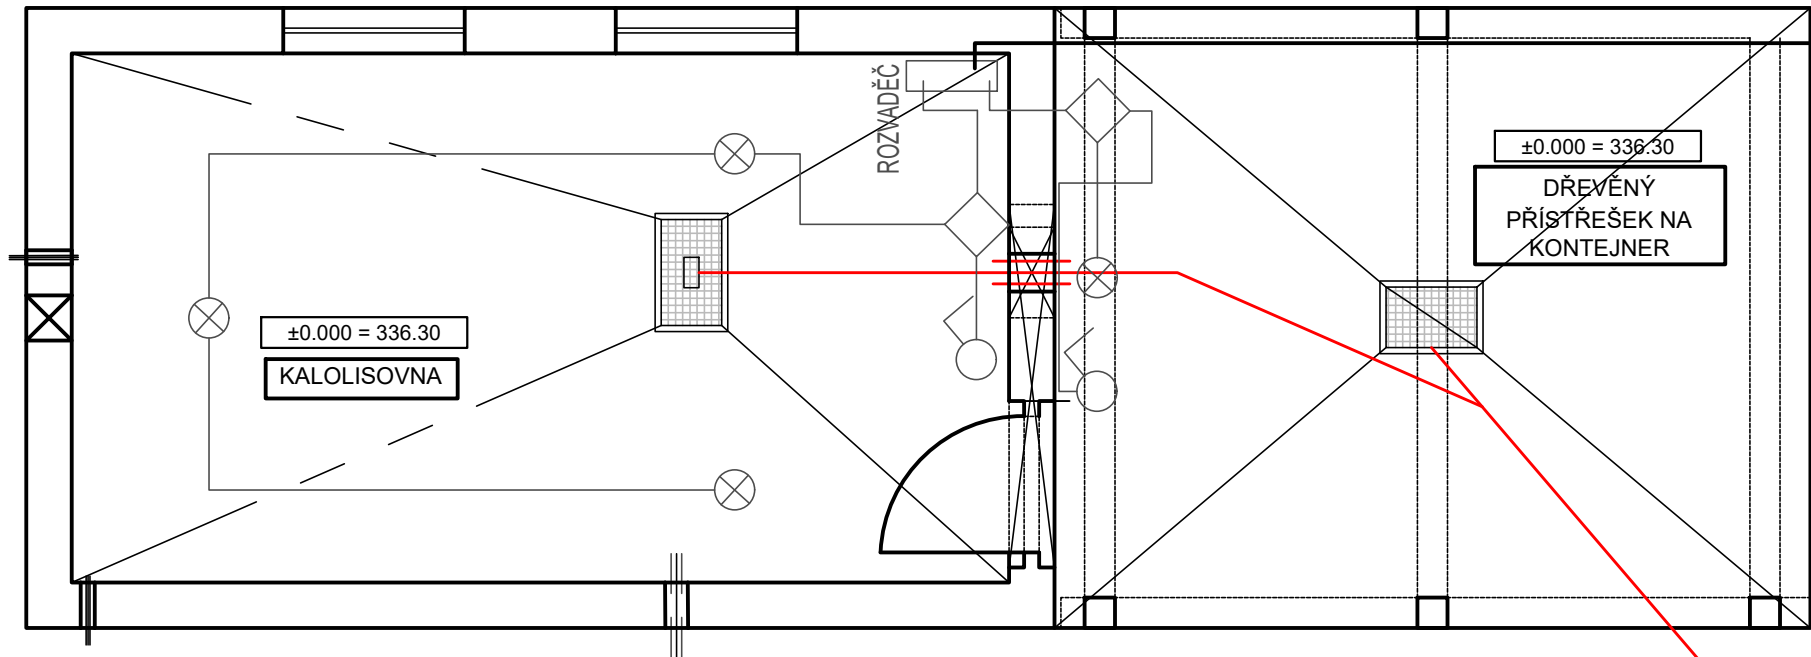

- ROZVADĚČ
- ŽÁROVKA
- DVOJITÝ VYPÍNAČ
- JEDNODUCHÝ VYPÍNAČ
- KRABÍČKA
- JEDNODUCHÁ ZÁSUVKA
- DVOJITÁ ZÁSUVKA
- CYKY - O 3x1,5
- CYKY - J 3x1,5
- CYKY - J 3x2,5

PŮDORYSNÝ ŘEZ 1.NP

SCHEMA ZÁSUVEK

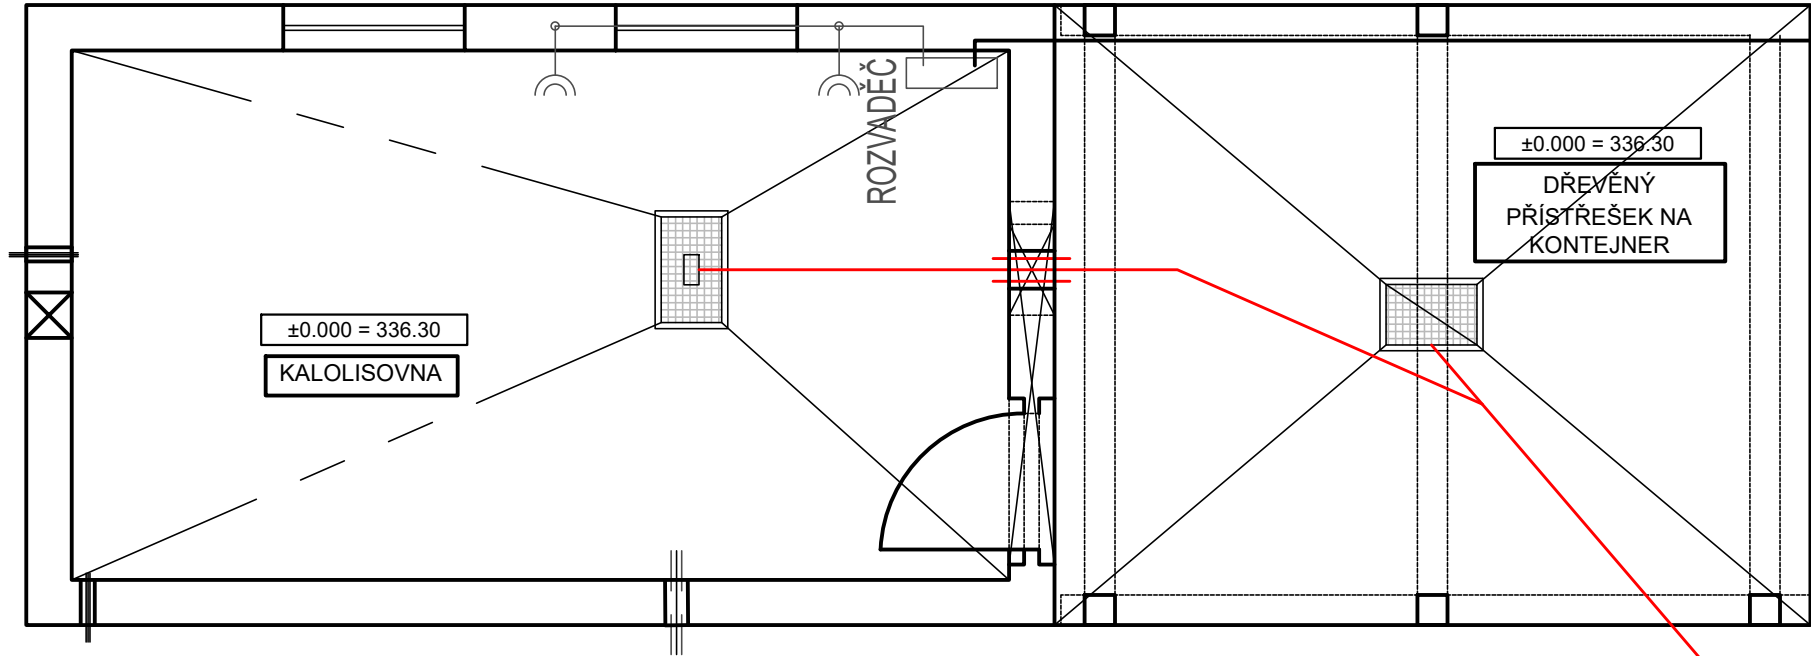

	VODOHOSPODÁŘSKÉ INŽENÝRSKÉ SLUŽBY a.s.	
	Křížová 47, 150 39 PRAHA 5	
Vypracoval: Ing. V. Pittnerová		Hlavní inž. projektu: Ing. M. Butor
Projektant: Ing. V. Pittnerová		Ved. atelieru: Ing. L. Kužel
ČOV TŘEBOTOV - NAVÝŠENÍ KAPACITY		Datum: červen 2025
D. DOKUMENTACE OBJEKTŮ A TECHNICKÝCH A TECHNOLOG. ZAŘÍZENÍ		Stupeň: DPS
D.1 - SO 01 - KALOLISOVNA - D.1.2 - SO 01.1 ELEKTRO-STAVEBNÍ ČÁST		Formát: 3A4
Investor: Obec Třebotov, Klidná 69, 252 26 Třebotov		Zak.číslo: VIS 3/ 25 - 005
SCHÉMA OSVĚTLENÍ A ZÁSUVEK		Měřítko: 1:50
TENTO VÝKRES A JEHO PŘÍLOHY JSOU NAŠIM DUŠEVNÍM VLASTNICTVÍM, NESMÍ BÝT BEZ NAŠEHO PŘEDCHOZÍHO PÍSEMNÉHO SOUHLASU KOPÍROVÁNY, ROZMNOŽOVÁNY ANI ZPŘÍSTUPNĚNY JINÝM OSOBÁM NEBO FIRMÁM		Číslo přílohy: D.1.2.01