



PŮDORYSNÝ ŘEZ 1.NP
SCHEMA OSVĚTLENÍ

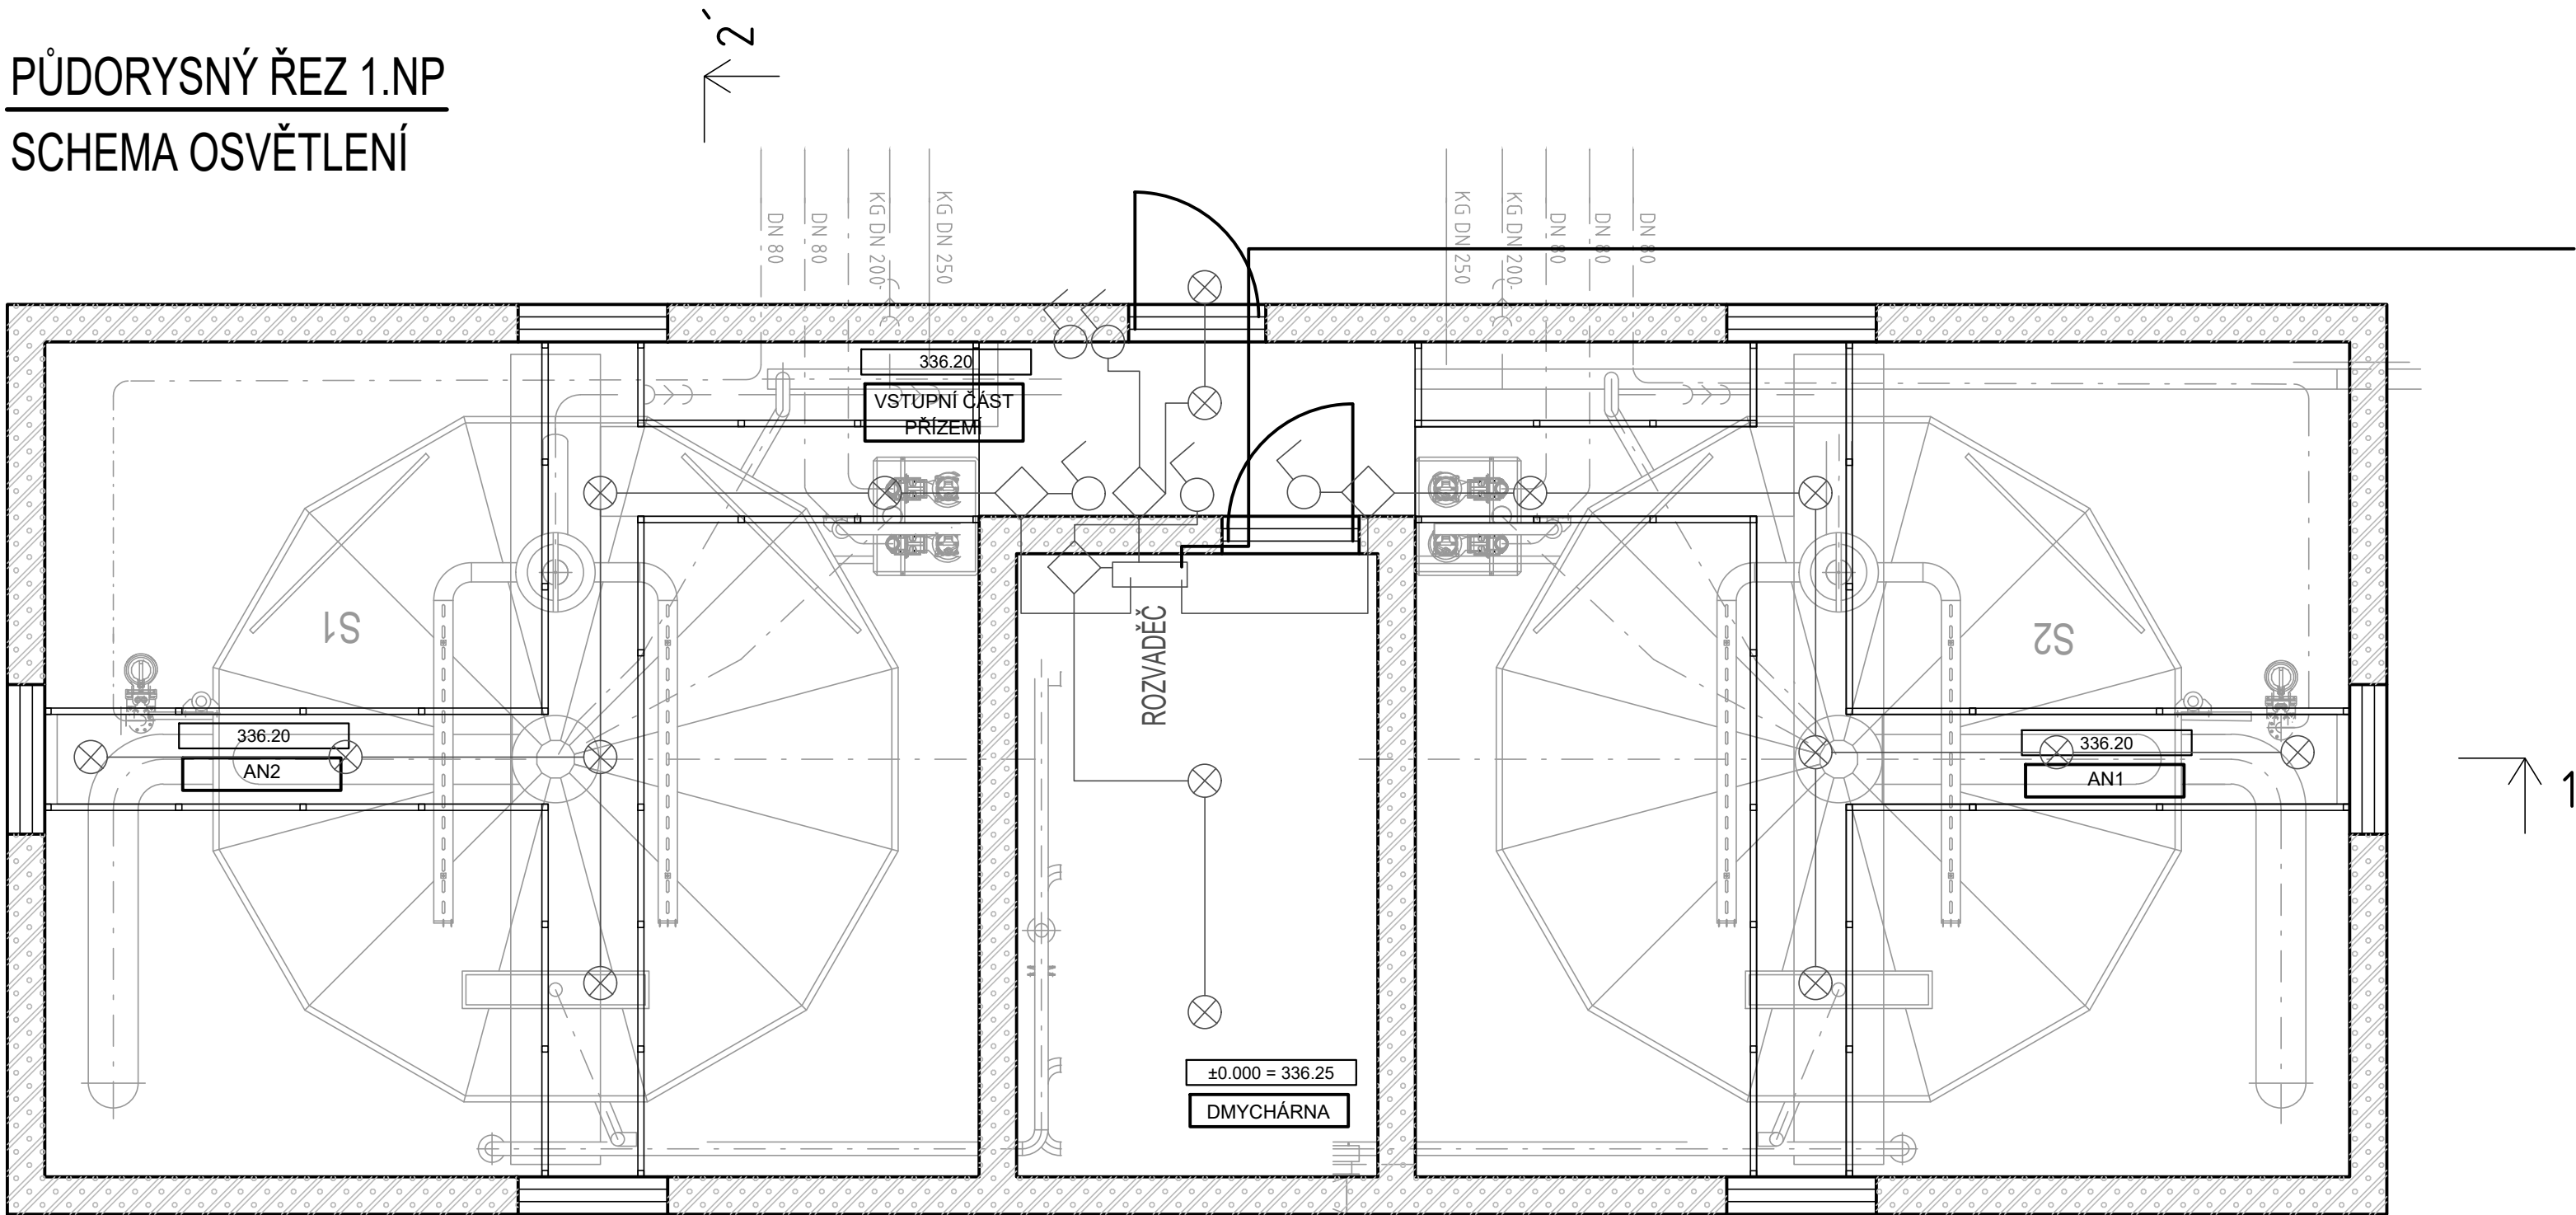

PŮDORYSNÝ ŘEZ 1.NP
SCHEMA ZÁSUVEK

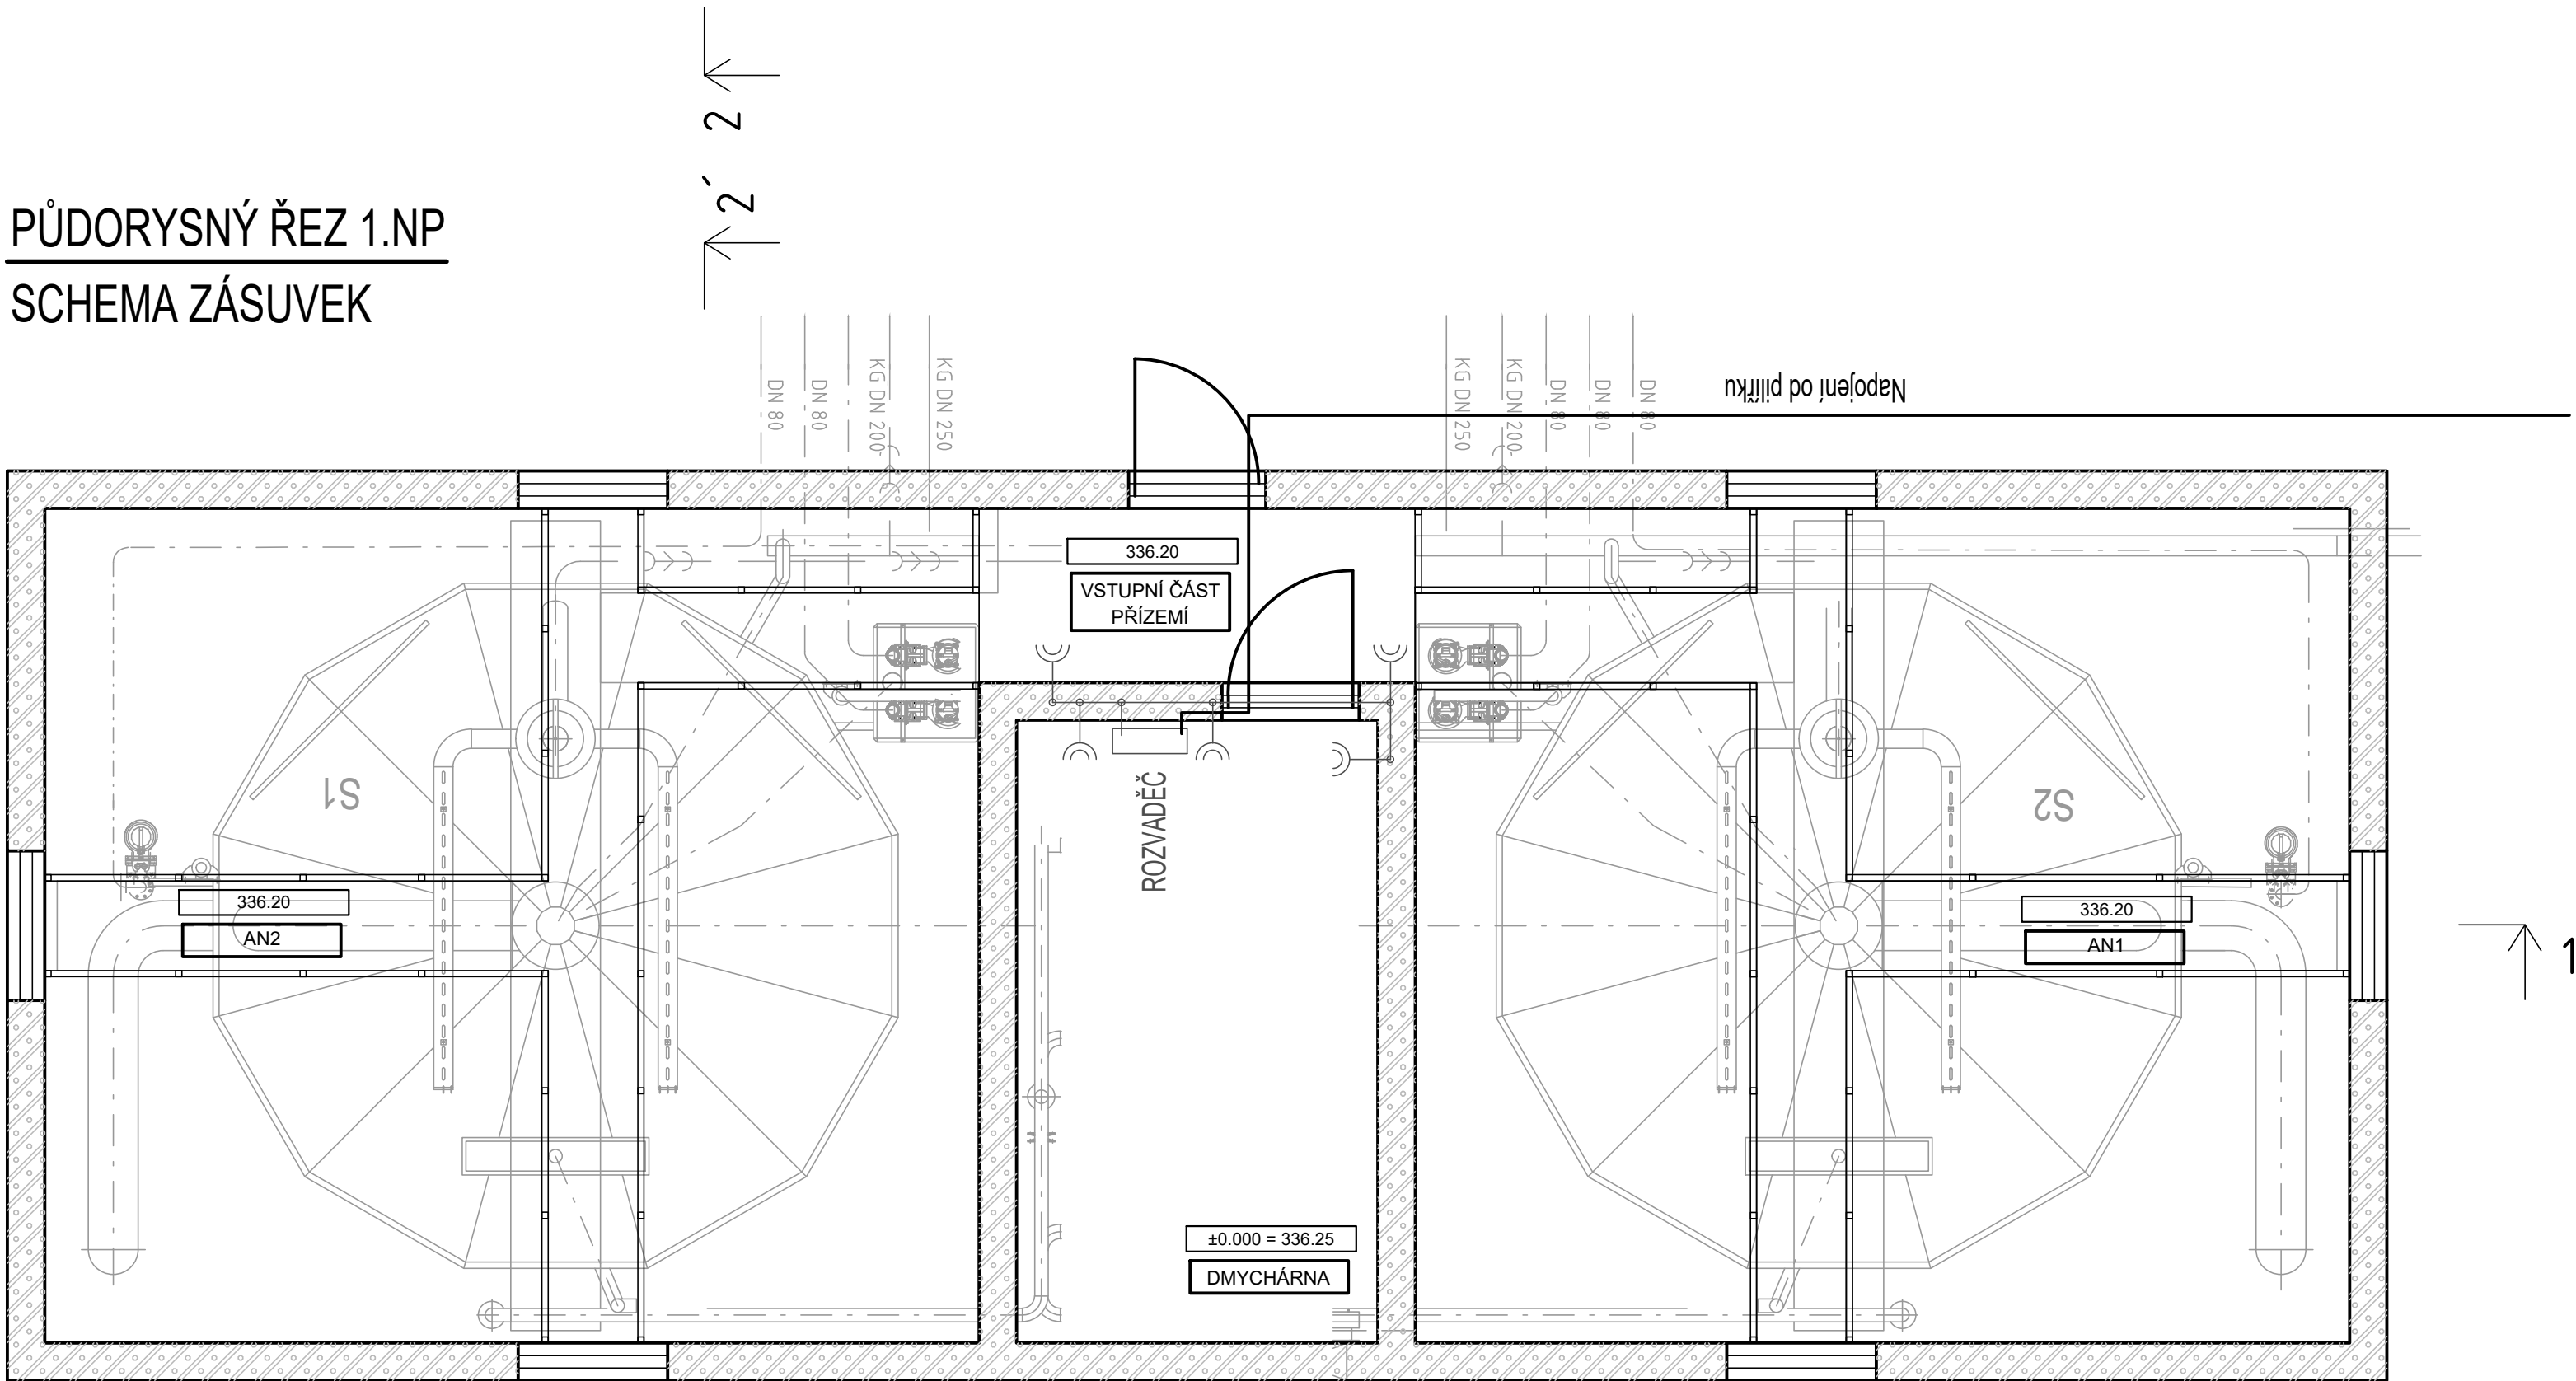

- ROZVADĚČ
- ŽÁROVKA
- DVOJITÝ VYPÍNAČ
- JEDNODUCHÝ VYPÍNAČ
- KRABÍČKA
- JEDNODUCHÁ ZÁSUVKA
- DVOJITÁ ZÁSUVKA
- CYKY - O 3x1,5
- CYKY - J 3x1,5
- CYKY - J 3x2,5

		VODOHOSPODÁŘSKÉ INŽENÝRSKÉ SLUŽBY a.s.	
Křížová 47, 150 39 PRAHA 5			
Vypracoval: Ing. V. Pittnerová		Hlavní inž. projektu: Ing. M. Butor	
Projektant: Ing. V. Pittnerová		Ved. atelieru: Ing. L. Kužel	
ČOV TŘEBOTOV - NAVÝŠENÍ KAPACITY		Datum: červen 2025	
D. DOKUMENTACE OBJEKTŮ A TECHNICKÝCH A TECHNOLOG. ZAŘÍZENÍ		Stupeň: DPS	
D.2 - SO 02 - NOVÁ BUDOVA ČOV - D.2.3 - SO 02.3 ELEKTRO-STAVEBNÍ		Formát: A4	
Investor: Obec Třebotov, Kildná 69, 252 26 Třebotov		Zak.číslo: VIS 3/25 - 005	
ELEKTROINSTALACE - SCHEMA OSVĚTLENÍ A ZÁSUVEK		Měřítko: 1:50	
TENTO VÝKRES A JEHO PŘÍLOHY JSOU NAŠIM DUŠEVNÍM VLASTNICTVÍM, NESMÍ BÝT BEZ NAŠEHO PŘEDCHOZÍHO PÍSEMNÉHO SOUHLASU KOPÍROVÁNY, ROZMNOŽOVÁNY ANI ZPŘÍSTUPNĚNY JINÝM OSOBÁM NEBO FIRMÁM		Číslo přílohy: D.2.3.01	